

LEGENDA

PŘESNÉ UMÍSTĚNÍ KONCOVÝCH PRVKŮ NA STROPECH, STĚNÁCH A PODLAHÁCH BUDE PŘEVEDENO PODLE VÝKRESŮ PŮDORYSŮ, PODHLEDŮ A POHLEDŮ NA VYBRANÉ STĚNY A NA ZÁKLADĚ POTŘEBNÝCH KOORDINACÍ NA STAVBĚ

- KABELOVÉ TRASY V PODLAŽÍ, NA ZEMI
- KABELOVÉ TRASY JINAK SPECIFIKOVANÉ
- POŽADAVEK NA SILNOPROUD PRO AV
- POŽADAVEK NA STAVBU
- POŽADAVEK NA SLABOPROUD
- POŽADAVEK KABELOVÉ PŘÍVODY
- KONCOVÉ PRVKY

POPISY

projektant části:

AVETON
AKUSTIKA
AV TECHNICA
DESIGN

AVETON s.r.o.

Sídlo: Krátkého 211/2; 190 00, Praha 9
Kancelář: Drahobejlůva 1452/54, 190 00 Praha 9
T: +420 777 89 19 16 E: hradek@aveton.cz

Zpracoval:

Ing. Antonín Štengl

zodpovědný projektant:

Ing. Antonín Štengl

akce:

20-11-04_Hlavní nádraží - sály v 1NP

stupeň:

DPS

měřítko:

1:100

datum:

12/2020

část:


AV technika

číslo přílohy:

AV.01

název přílohy:

Půdorys 1. NP - rozmístění prvků AV techniky

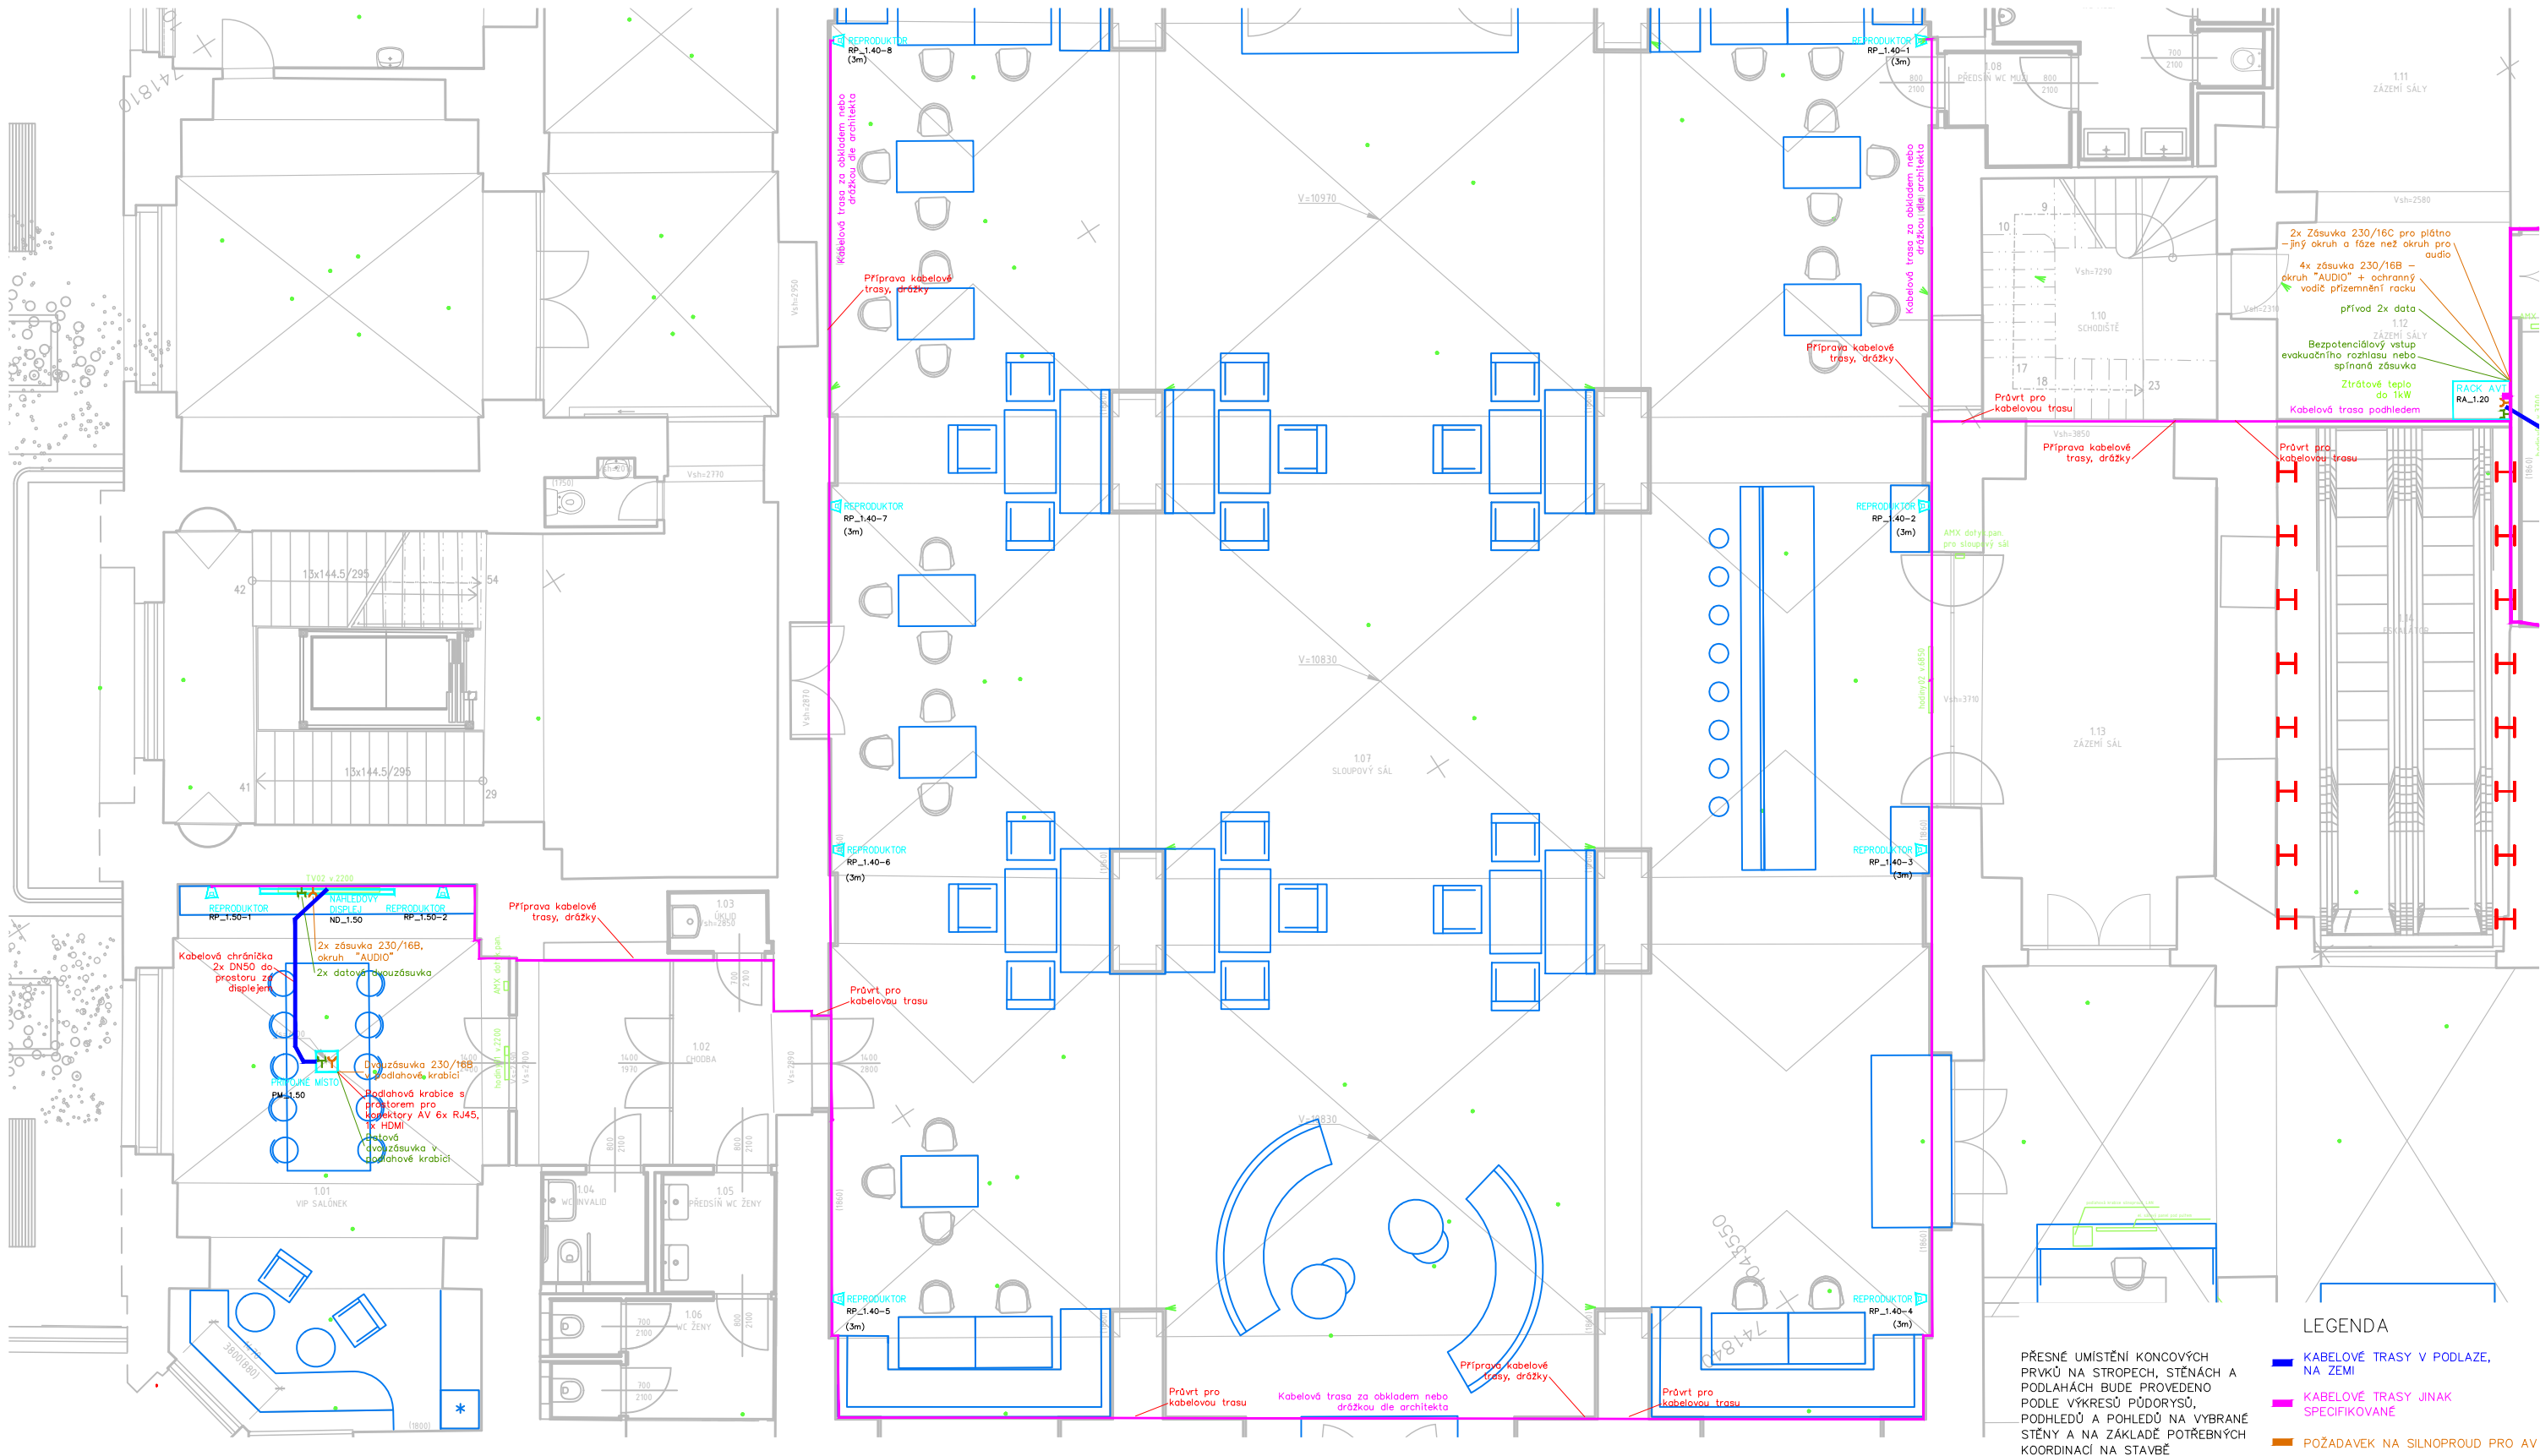

PŘESNÉ UMÍSTĚNÍ KONCOVÝCH PRVKŮ NA STROPECH, STĚNÁCH A PODLAHÁCH BUDE PŘEVEDENO PODLE VÝKRESŮ PŮDORYSŮ, PODHLÉDŮ A POHLÉDŮ NA VYBRANÉ STĚNY A NA ZÁKLADĚ POTŘEBNÝCH KOORDINACÍ NA STAVBĚ

LEGENDA

- KABELOVÉ TRASY V PODLAŽÍ, NA ZEMI
- KABELOVÉ TRASY JINAK SPECIFIKOVANÉ
- POŽADAVEK NA SILNOPROUD PRO AV
- POŽADAVEK NA STAVBU
- POŽADAVEK NA SLABOPROUD
- POŽADAVEK KABELOVÉ PŘÍVODY
- KONCOVÉ PRVKY

POPISY