


žst.Blažovice

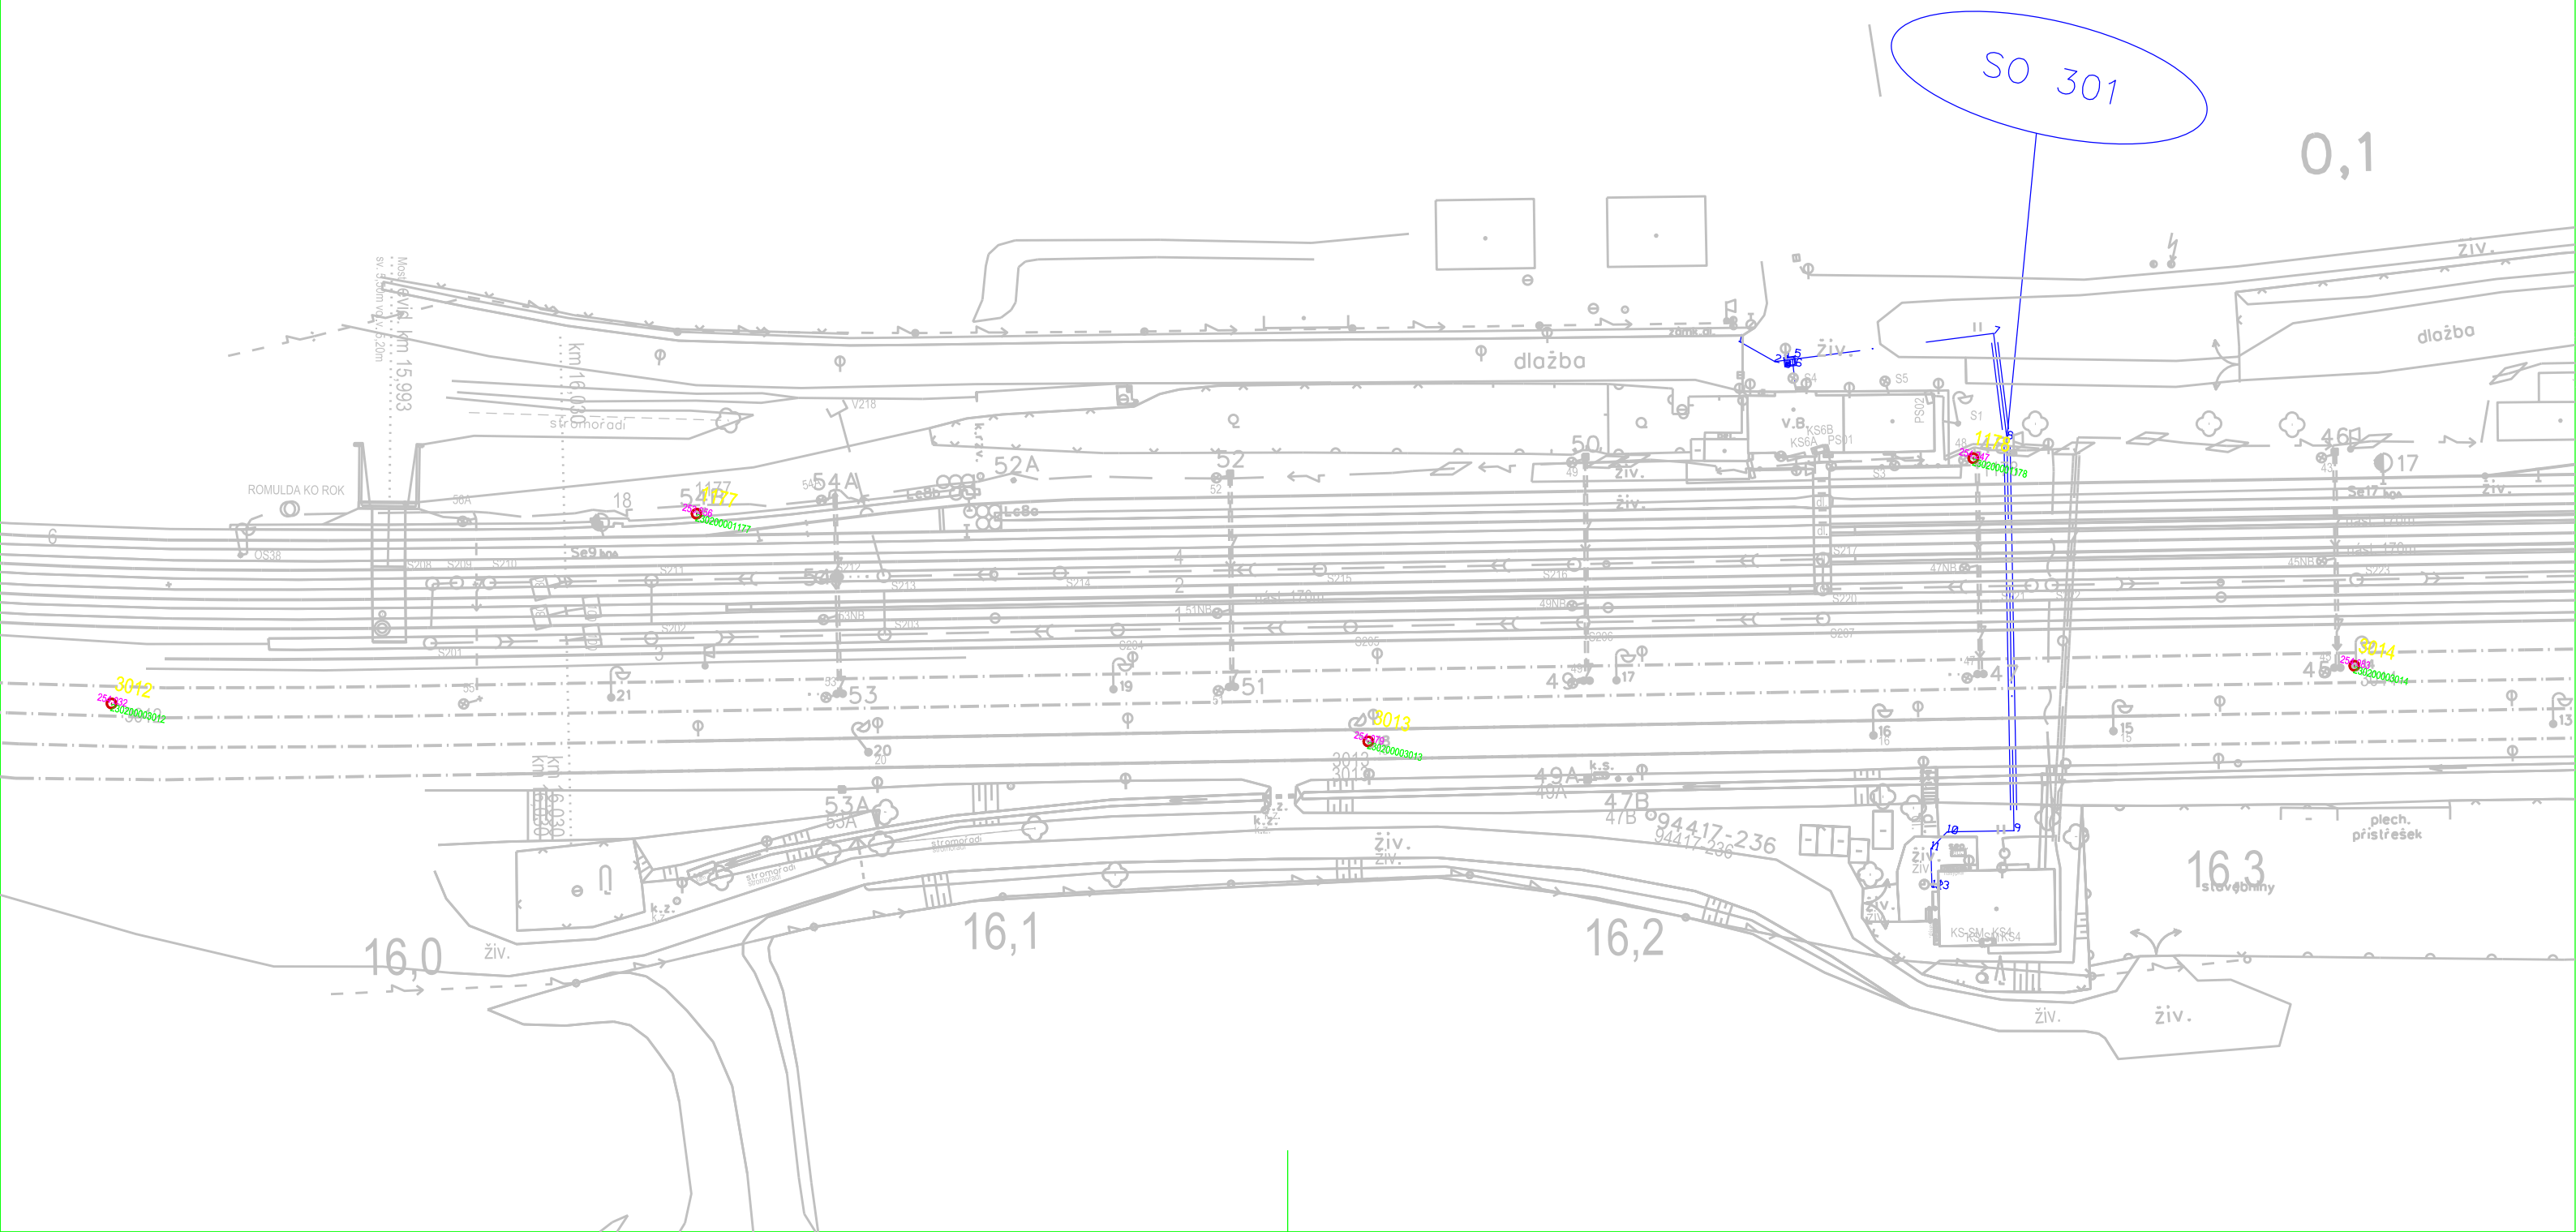

			ČÍSLO SOUPRAVY:
REVIZE Č.	DATUM	ZMĚNA	

**SUDOP BRNO**

SUDOP BRNO, spol. s r.o.  
Kounicova 26  
611 36 Brno

OBJEDNATEL:	Správa železnic, s.o., Dílčeděná 1003/7, 110 00 Praha 1 Správa železnic, Oblastní ředitelství Brno		tel. : +420 972 625 804 E-mail: sudop@sudop-brno.cz	
PROFESNÍ SKUPINA:	14 GEODEZIE	VEDOUČÍ PROF. SKUPINY Ing. Jiří Noništa	GENERÁLNÍ ŘEDITEL Ing. Kamil Chmela	
ODPOVĚDNÝ PROJ. ZAKÁZKY Ing. Daniel Šimkovičová <i>Šimkovičová</i>	ODPOVĚDNÝ PROJ. PS, SO	NAVRHL, VYPRACOVAL Ing. Jiří Noništa <i>Noništa</i>	KONTROLOVAL Ing. Jan Klecker <i>Klecker</i>	
KRAJ: Jihomoravský	POVĚŘENÝ OÚ: Šlapanice		STUPEŇ: DUR+DSP	
Blažovice - zajištění zásobování pracoviště pitnou vodou GEODETICKÁ DOKUMENTACE			ZAK. ČÍSLO 20020-01-0920	ARCH. ČÍSLO 2020320002
			MĚŘÍTKO 1:1000	POČET FORMÁTŮ 3xA4
			DATUM: 07/2020	
			ČÁST I.4.1	PŘÍLOHA
Situace				