


LEGENDA MATERIÁLU

- STÁVAJÍCÍ ZDIVO
- DEMONTÁŽE, BOURÁNÍ

LEGENDA MÍSTNOSTÍ - STÁVAJÍCÍ STAV

Ozn.	NÁZEV	m²
1P01	Schodiště	12,96
1P02	WC	1,26
1P03	WC ženy	1,26
1P04	Předsíň	1,50
1P05	Předsíň	1,94
1P06	Kancelář	6,91
1P07	Kancelář	14,04
1P08	Kancelář	14,64
1P09	Kancelář	14,04
1P10	Kancelář	14,04
1P11	Kancelář	25,92
1P12	Kancelář	16,74
1P13	Kancelář	25,92
1P14	Kancelář	16,06
1P15	Kancelář	17,80
1P16	Kancelář	24,30
1P17	Schodiště	14,85
1P18	Předsíň	4,13
1P19	WC	1,26
1P20	WC	1,26
1P21	Sprchy	7,26
1P22	Pokladna	13,98
1P23	Pokladna	14,12
1P24	Kancelář	14,12
1P25	Učebna	14,12
1P26	Kancelář	13,98
1P27	Zasedací místnost	13,98
1P28	Kavárna	119,04
1P29	WC muži	104,30
1P30	WC muži	1,28
1P31	WC ženy	2,45
1P32	Předsíň	1,28
1P33	Předsíň	2,62
1P34	Předsíň	1,54
1P35	Připravna	2,69
1P36	Výtah	15,38
1P37	Výtah	0,67
1P38	Schodiště	0,90
1P39	Zároveň	13,20
1P40	Hala	3,13
1P41	Chodba	20,09
1P42	Chodba	33,84
1P43	Výtah	22,70
1P44	Předsíň	1,88
1P45	WC	1,35
1P46	Ostatní technologie	5,90
1P47	Ostatní technologie	4,94
1P48	Chodba	55,73
1P49	Hala	29,80
1P50	Sklad	9,49
1P51	Chodba	20,36
1P52	Učebna	40,32
1P53	Kancelář	14,88
1P54	Předsíň	12,96

POHLED OD KOLEJIŠTĚ

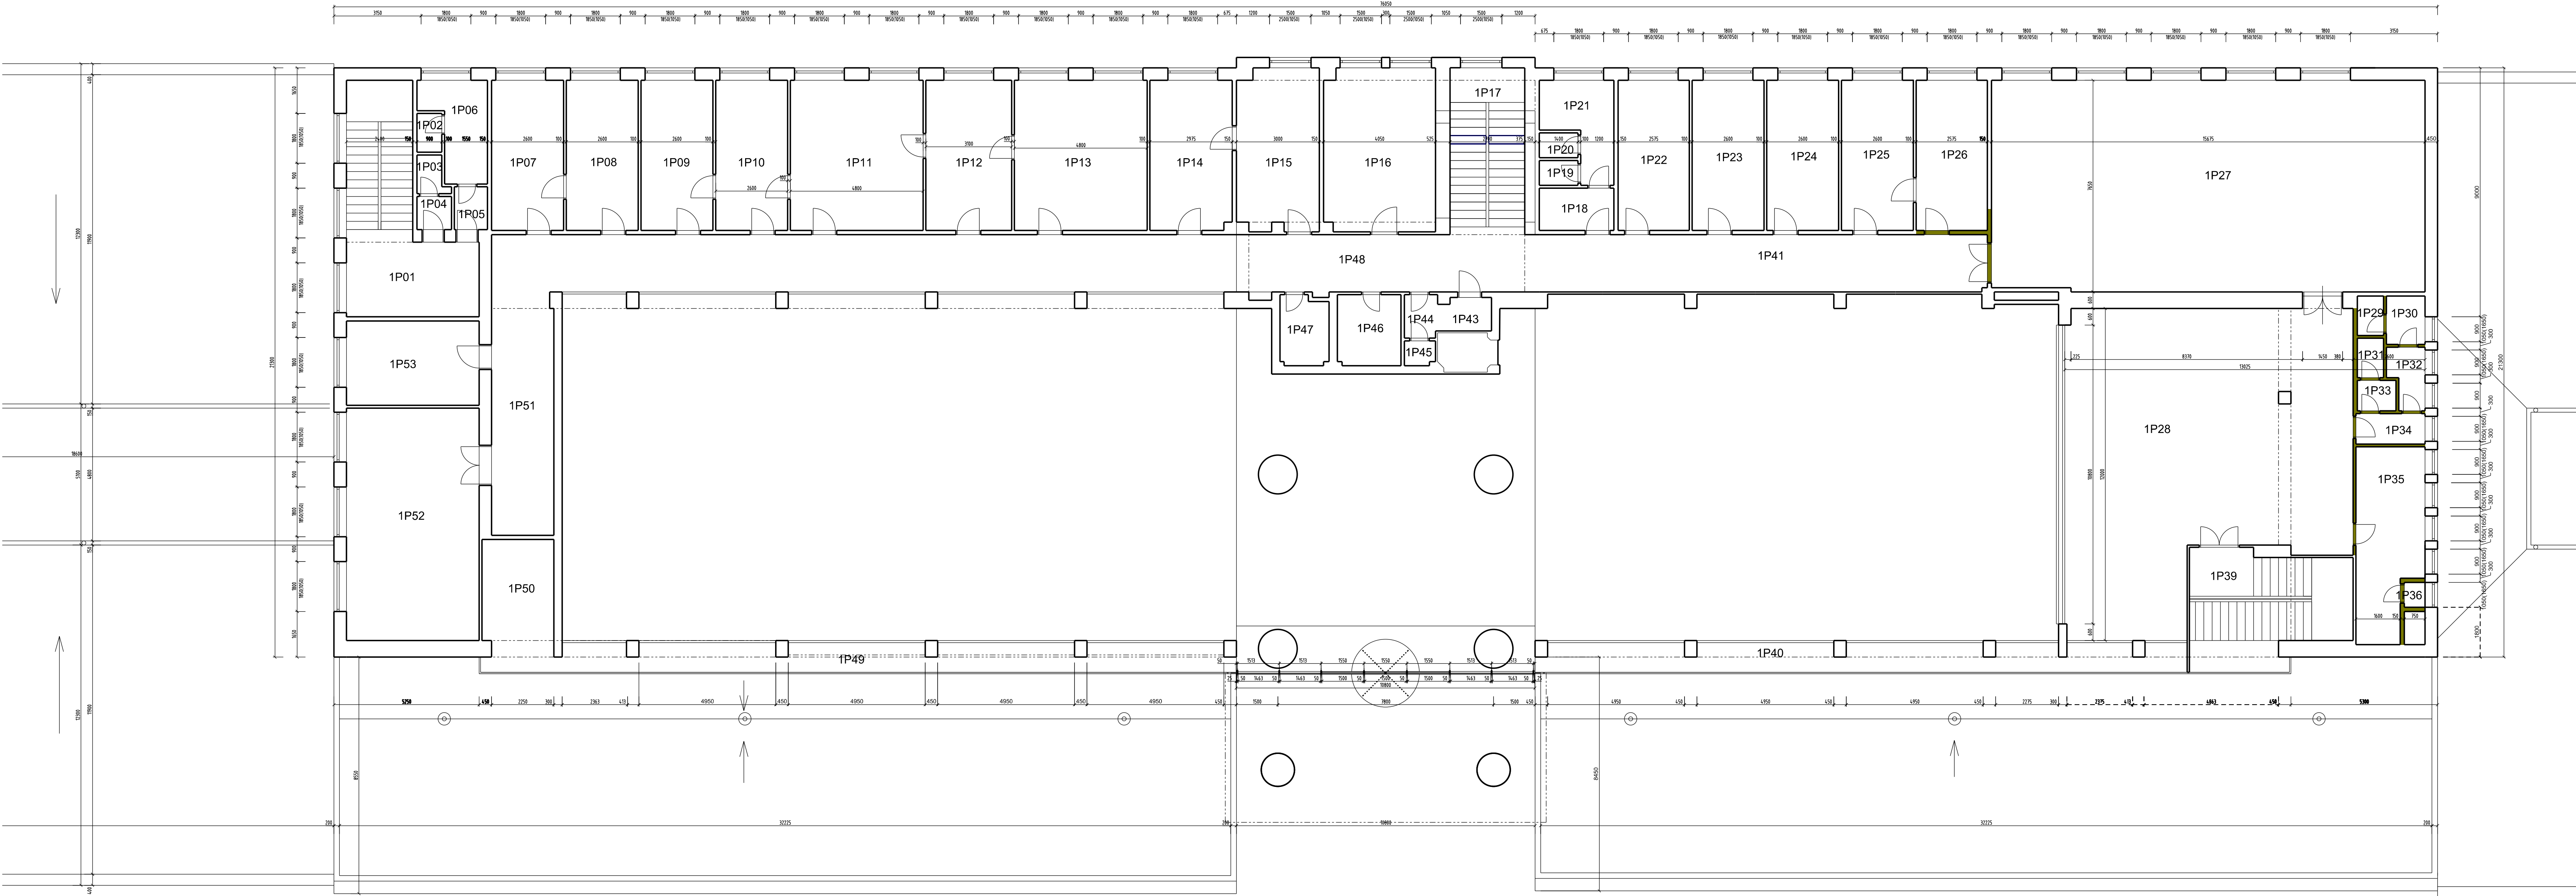

Spolufinancováno Evropskou unií

Nástroj pro propojení Evropy

Projekt „ETCS Plzeň (mimo) - Cheb“ je spolufinancovaný EU z programu Nástroj pro propojení Evropy (CEF).  
Za tuto publikaci odpovídá pouze její autor. Evropská unie nenese odpovědnost za jakékoli využití informací v ní obsažených.

VÝŠKOVÝ SYSTÉM BpV      SOUŘADNICOVÝ SYSTÉM S-JTSK      ±0,000 = xxx,xx m n. m.

Číslo změny:	Obsah změny:	Datum změny:
01	-	-
02	-	-
03	-	-

Investor:

Správa železniční dopravní cesty, s.o.  
Dlážděná 1003/7, 110 00 Praha 1

Stavební správa západ se sídlem v Praze  
Sokolovská 278/1955, 190 00 Praha 9

Generální projektant:

SUDOP PRAHA a.s.  
Olšanská 1a, 130 80 Praha 3  
tel.: +420 267 094 111  
e-mail: praha@sudop.cz

Hlavní inženýr projektu:  
ING. MARTIN ŠTROF  
Garant profese:  
ING. JANA PTAČKOVÁ

Středisko:

PROJEKTOVÉ STŘEDISKO USTÍ NAD LABEM

Vedoucí střediska:

ING. MIROSLAV VÁHA

Odpovědný projektant SO, IO, PS:

ING. JANA PTAČKOVÁ

Vypracoval:

ING. JANA PTAČKOVÁ

Kontroloval:

ING. PETR VIDLÁK

Název akce:

ETCS PLZEŇ (MIMO) - CHEB

Číslo smlouvy:

16 310 208

Projektový stupeň:

PD

Část:

SO 02-51-01 ŽST Cheb, stavební úpravy ve VB

Datum:

02/2018

Číslo části:

E.2

Měřítko:

1:100

Podíl formátů:

12 x A4

Název přílohy:

PŮDORYS 2.NP - stávající stav, demontáže

Číslo přílohy:

6