



ŘEZ A

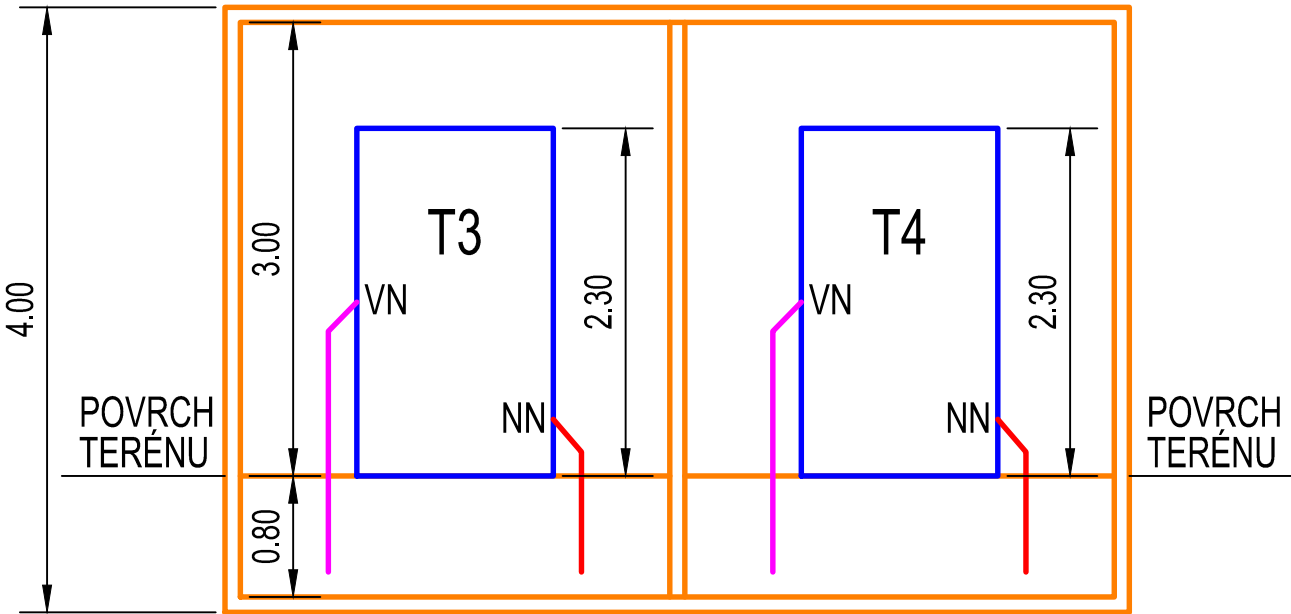

PŮDORYS

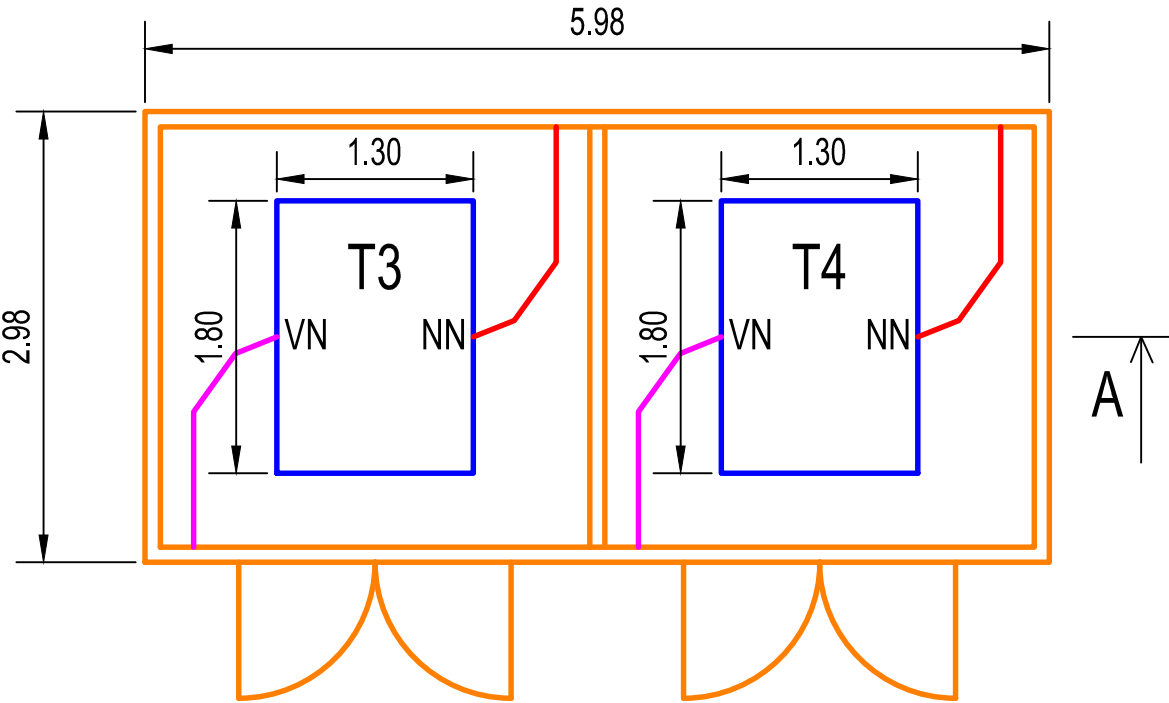


 




LEGENDA

- NOVÁ TRAFOSTANICE TS03
- TRANSFORMÁTORY
- KABELY VN 22 kV
- KABELY NN

POPIS

KÓTY JSOU UVEDENY V METRECH

Změna:		Název změny:		Datum:	Provedl:	Podpis:
Investor, objednatel:		Kontaktní adresa:				
 Správa železnic		Správa železnic, státní organizace Dlážděná 1003/7 110 00 Praha 1			Správa železnic, s.o. Stavební správa západ Sokolovská 278/1955, 190 00 Praha 9	
METROPROJEKT Praha a.s. Argentinská 1621/36, 170 00 Praha 7 generální ředitel: Ing. David Krása tel.: +420 296 154 105 www.metroprojekt.cz info@metroprojekt.cz					Souprava číslo:	
HIP: Ing. Petr Hofman tel.: +420 296 154 115 Stupeň: PODKLAD PRO SOUTĚŽ		Podpis: 		Název a účel díla: Optimalizace trati Beroun (včetně) - Králov Dvůr		
Zpracovatelský útvar: S71 tel.: +420 296 154 158 Vedoucí útvaru: Ing. Jan Kahuda		Podpis: 			Název části díla: Technologická část Silnoproudá technologie včetně DŘT Technologie transformačních stanic vn/nn (energetika) PS 13-23-10 Beroun trafostanice 22/0,4 kV	
Odpovědný projektant: Ing. Václav Misárek		Podpis: 			Název přílohy: DISPOZICE NOVÉ TRAFOSTANICE TS03	
Vypracoval: Ing. Václav Misárek		Podpis: 			Změna: -	
Skart. znak: V20/2042		Datum: 09/2021		Číslo příl.: 006		
Počet formátů: 2xA4		Měřítko: 1:50		IČD: 21 0000 001 00 00 00		