



SITUACE M 1:1000

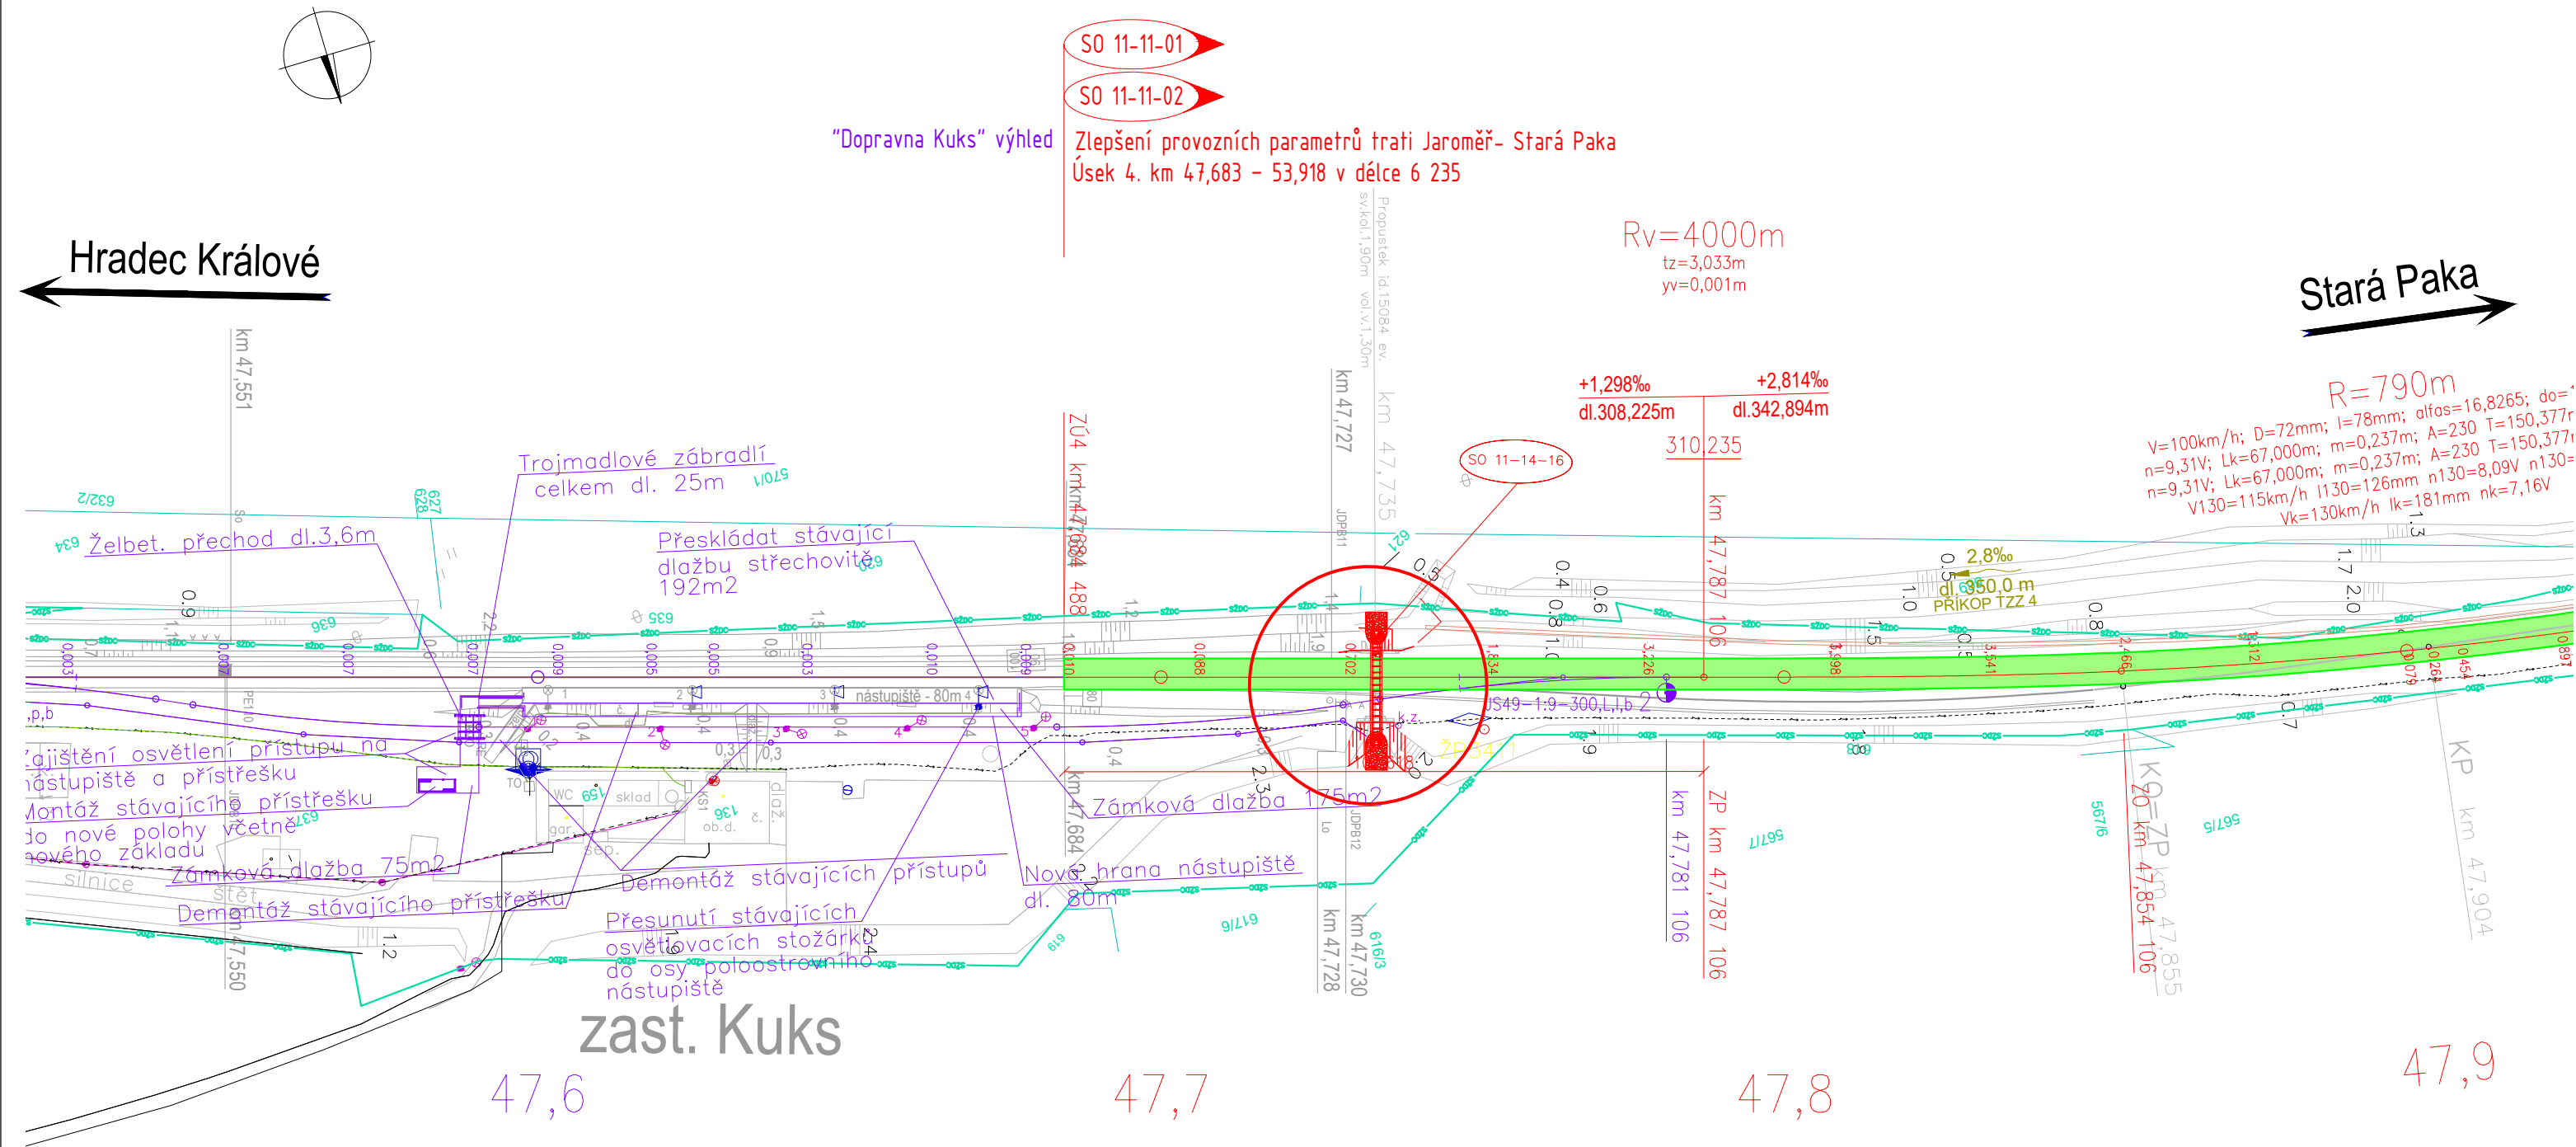

VÝŠKOVÝ SYSTÉM BpV		SOUŘADNICOVÝ SYSTÉM S-JTSK
Číslo změny:	Obsah změny:	Datum změny:
01	-	-
02	-	-
03	-	-

Objednatel:	SŽDC, s.o. Dlážděná 1003/7, 110 00 Praha 1 tel.: +420 222 335 777 e-mail: szdc@szdc.cz
	

Generální projektant:	SUDOP PRAHA a.s. Olšanská 1a, 130 80 Praha 3 tel.: +420 267 094 111 fax: +420 224 230 316 e-mail: praha@sudop.cz	Hlavní inženýr projektu: ING. MARTIN RAIBR
		Garant profese: DLE PŘÍLOH

Středisko: ELEKTROTECHNIKY, TRAKCE, SDĚLOVACÍ A ZABEZPEČOVACÍ TECHNIKY			
Vedoucí střediska:	Odpovědný projektant SO, IO, PS:	Vypracoval:	Kontroloval:
ING. MARTIN RAIBR	ING. MARTIN KLOMÍNSKÝ	ING. MARTIN KLOMÍNSKÝ	ING. MARTIN KLOMÍNSKÝ

Název akce:	Číslo smlouvy: 17 291 208	
Zlepšení provozních parametrů trati Jaroměř - Stará Paka	Projektový stupeň: PD	
Část:	Datum: 2018	
MOSTY, PROPUSTKY A ZDI SO 11-14-16 PROPUSTEK EV. KM 47,735	Číslo části: E.1.4	
Název přílohy:	Měřítko: 1 : 1000	Počet formátů: 3 x A4
SITUACE	Číslo přílohy:	2

SEZNAM SOUVISEJÍCÍCH SO

PS 00-21-01	Jaroměř – Stará Paka, úpravy TK, DOK
PS 00-21-01	Jaroměř – Stará Paka, úpravy MK
PS 10-12-01	Jaroměř-Dvůr Králové n. L., úpravy TZZ
SO 11-11-01	Jaroměř-Dvůr Králové n. L. – železniční svršek
SO 11-11-02	Jaroměř-Dvůr Králové n. L. – železniční spodek
SO 11-13-03	Přejezd P5231 km 48,672