




PŮDORYS M 1:100

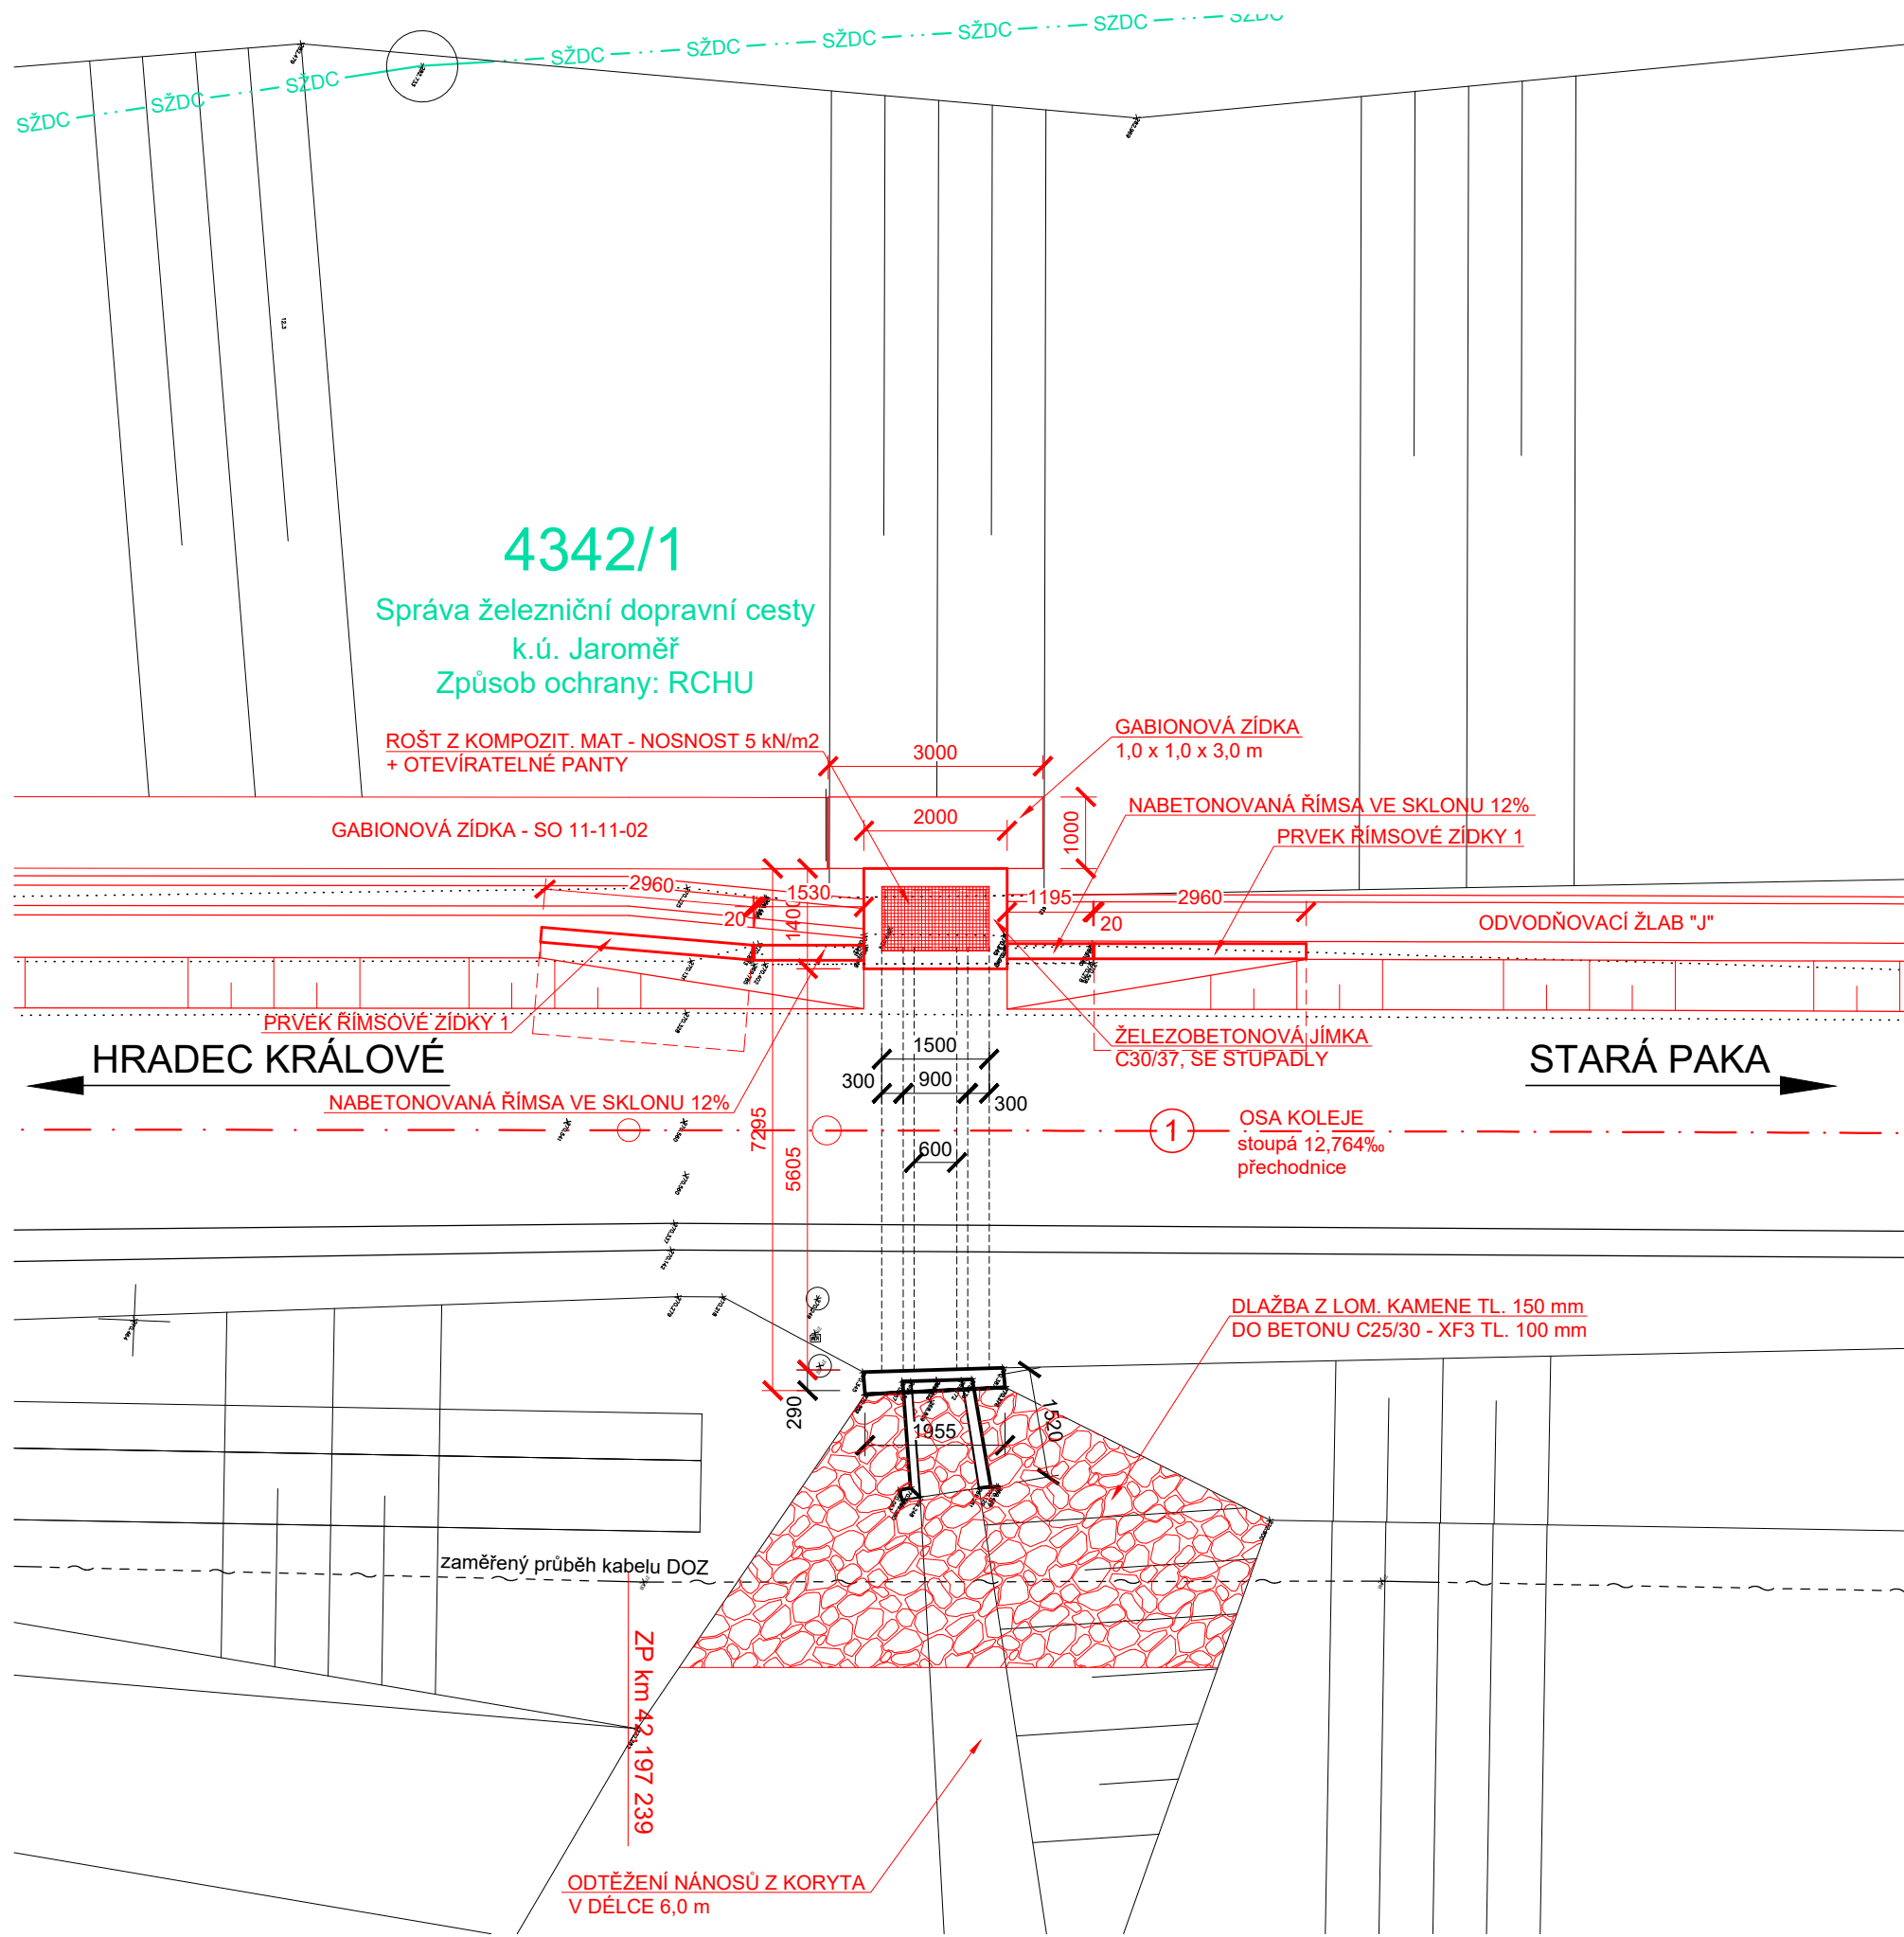


PŘÍČNÝ ŘEZ M 1:50

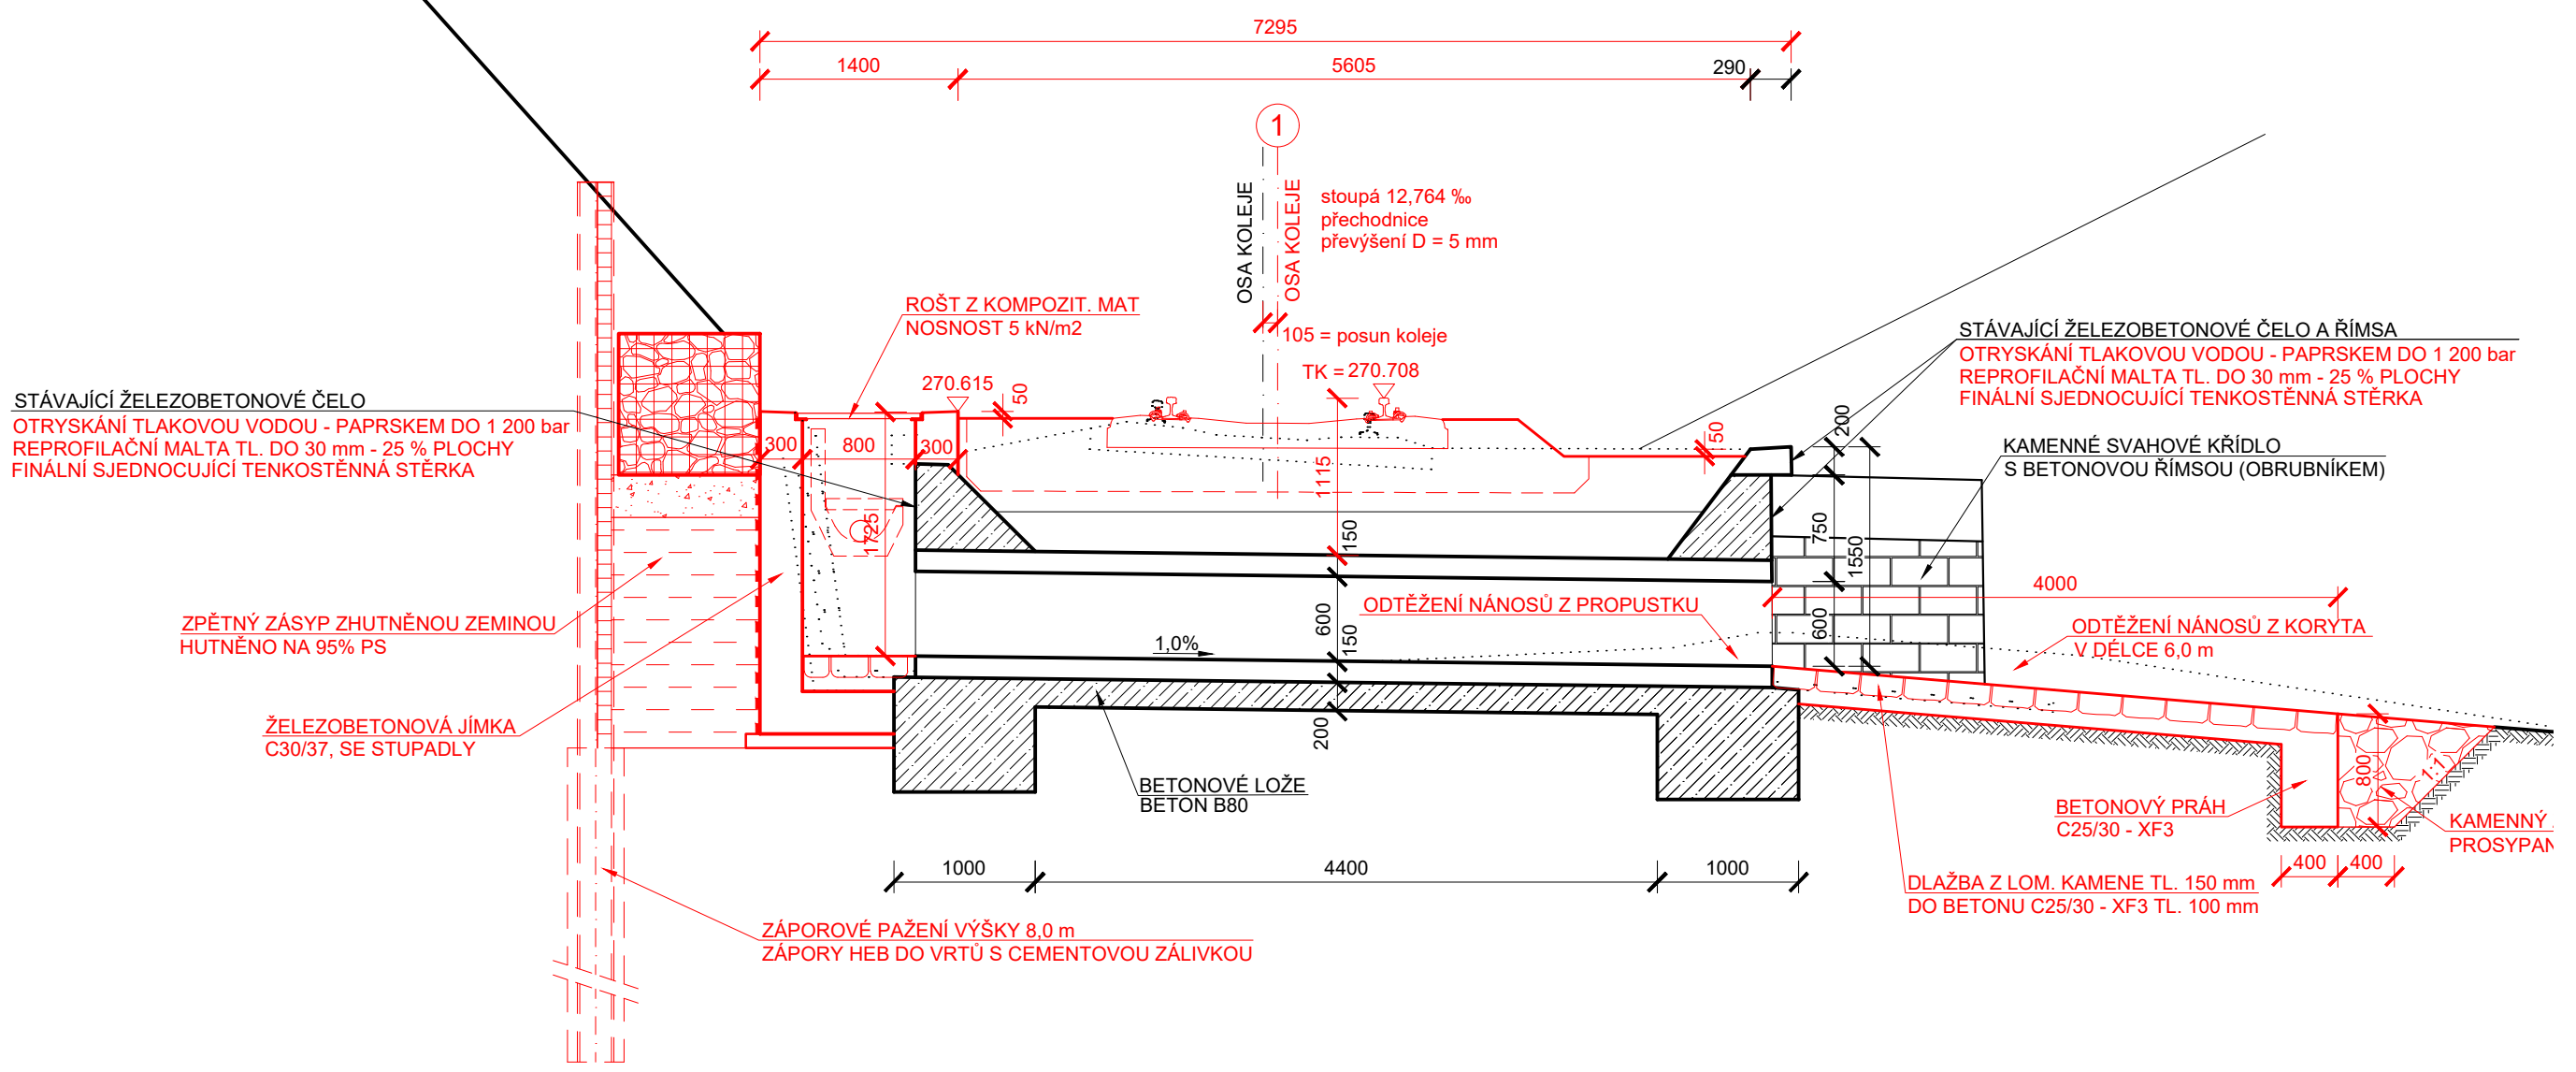

POHLED ZPRAVA M 1:50

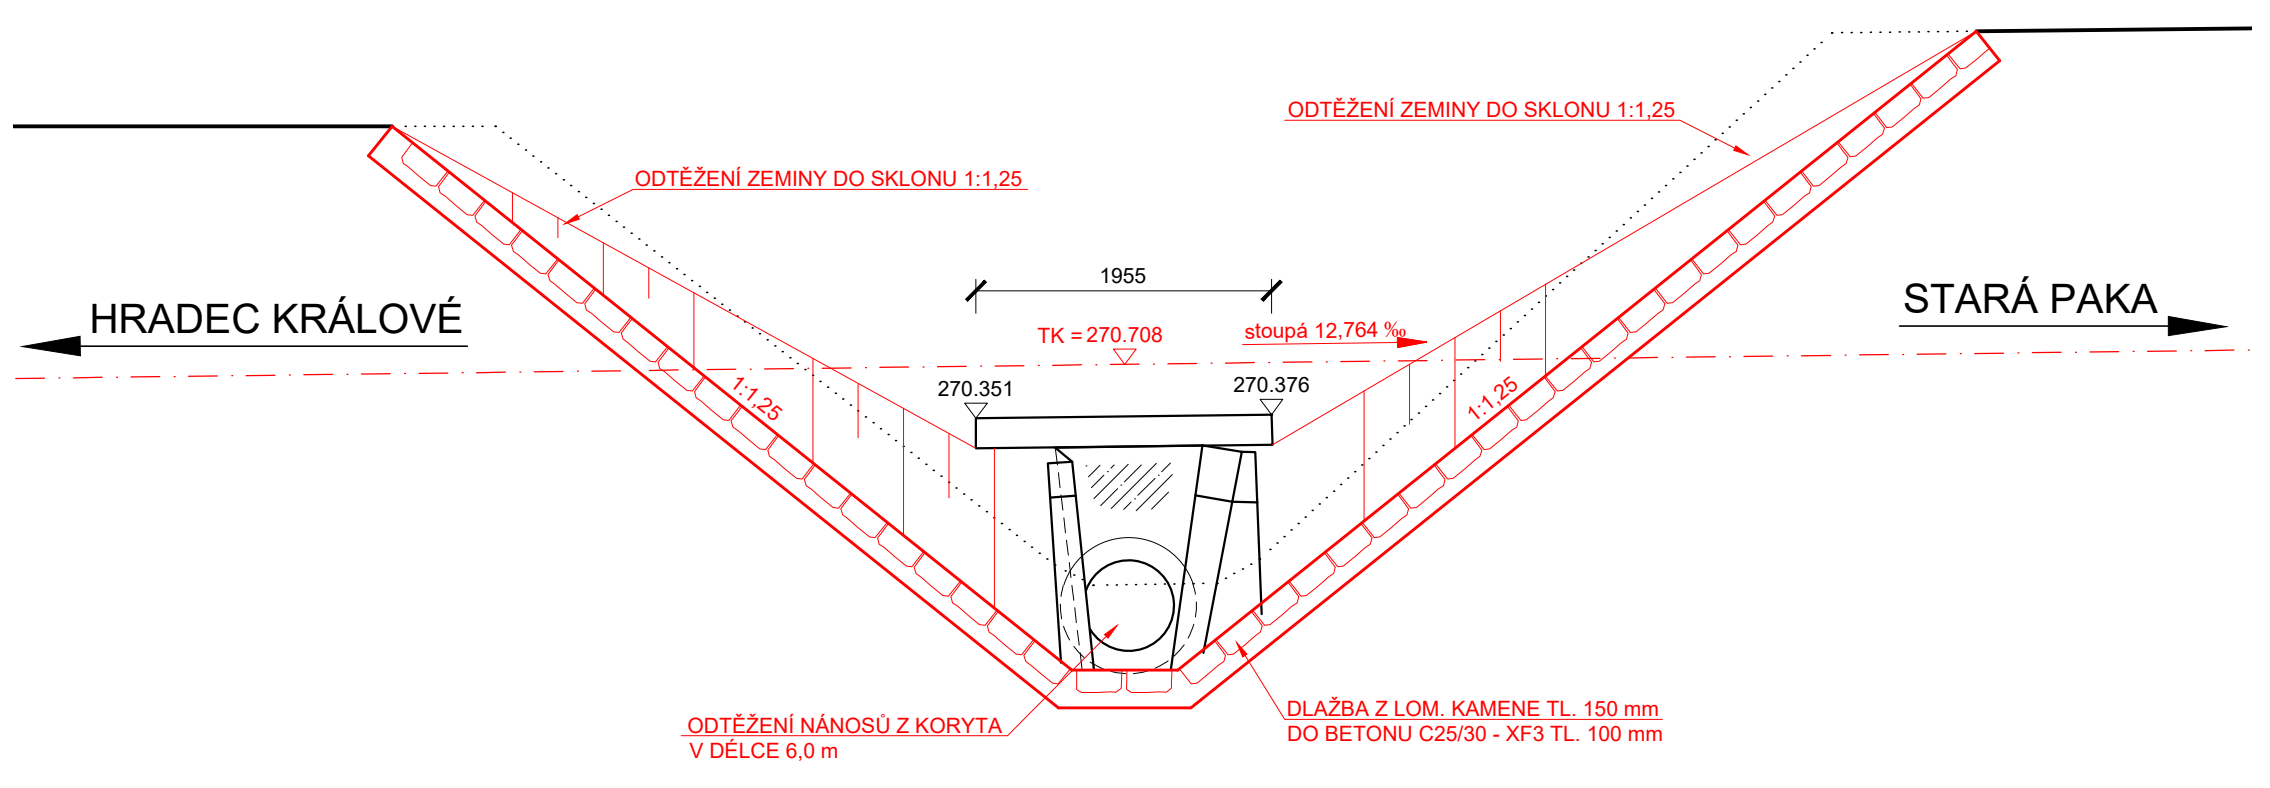

PODÉLNÝ ŘEZ M 1:50

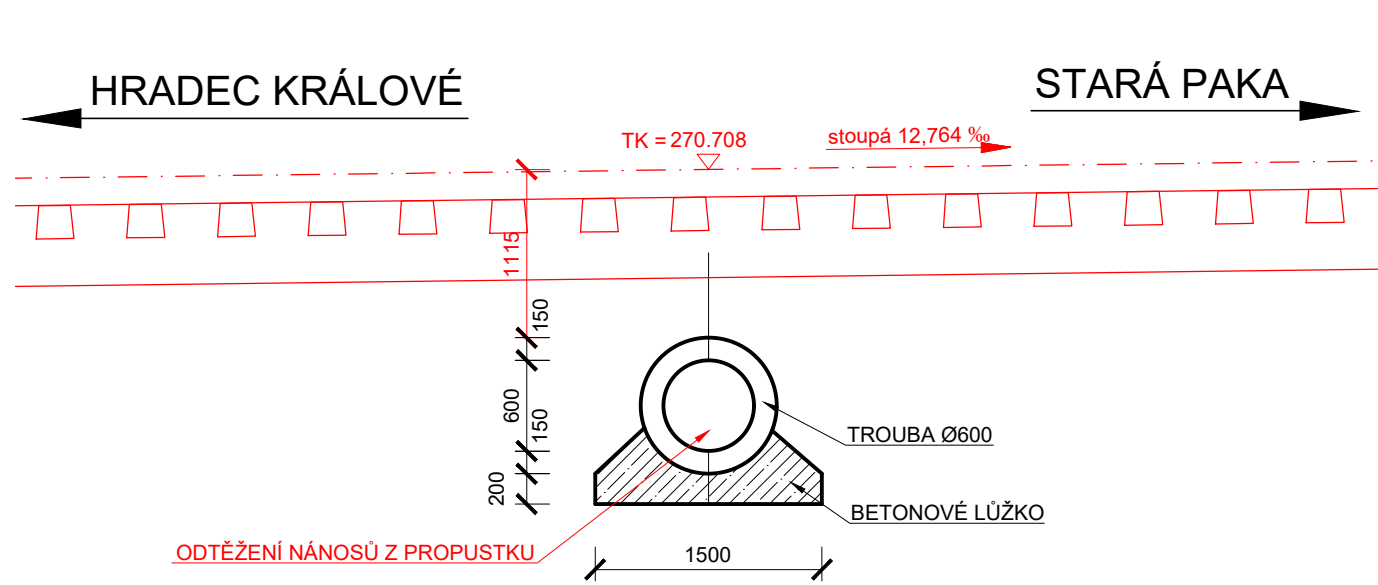

VÝŠKOVÝ SYSTÉM BpV		SOUŘADNICOVÝ SYSTÉM S-JTSK	
Číslo změny:	Obsah změny:	Datum změny:	
01	-	-	
02	-	-	
03	-	-	

Objednatel:  
  
Správa železniční dopravní cesty

SŽDC, s.o.  
Dlážděná 1003/7, 110 00 Praha 1  
tel.: +420 222 335 777  
e-mail: szdc@szdc.cz

Generální projektant:  


SUDOP PRAHA a.s.  
Olšanská 1a, 130 80 Praha 3  
tel.: +420 267 094 111  
fax: +420 224 230 316  
e-mail: praha@sudop.cz

Hlavní inženýr projektu:  
ING. MARTIN RAIBR  
Garant profese:  
DLE PŘÍLOH

Středisko: ELEKTROTECHNIKY, TRAKCE, SDĚLOVACÍ A ZABEZPEČOVACÍ TECHNIKY			
Vedoucí střediska: ING. MARTIN RAIBR	Odpovědný projektant SO, IO, PS: ING. MARTIN KLOMÍNSKÝ	Vypracoval: ING. MARTIN KLOMÍNSKÝ	Kontroloval: ING. MARTIN KLOMÍNSKÝ

Název akce:		Číslo smlouvy: 17 291 208
Zlepšení provozních parametrů trati Jaroměř - Stará Paka		Projektový stupeň: PD
Část: MOSTY, PROPUSTKY A ZDI SO 11-14-04 PROPUSTEK EV. KM 42,201		Datum: 2018
Název přílohy:		Číslo části: E.1.4
		Měřítko: 1 : 100,50
		Počet formátů: 5 x A4
		Číslo přílohy: 4

DISPOZICE NOVÉHO STAVU

DOKUMENT LZE UŽÍVAT POUZE VE SMYSLU PŘÍSLUŠNÉ SMLOUVY O DÍLO. ŽÁDNÁ JEHO ČÁST NEMŮŽE BYT DÍLE ŽÁKONA č. 121/2000 Sb. KOPÍROVÁNA NEBO JINÝM ZPŮSOBEM ROZŠÍŘOVÁNA. BEZ SOUHLASU SUDOP PRAHA a.s.