



PŮDORYS M1:50

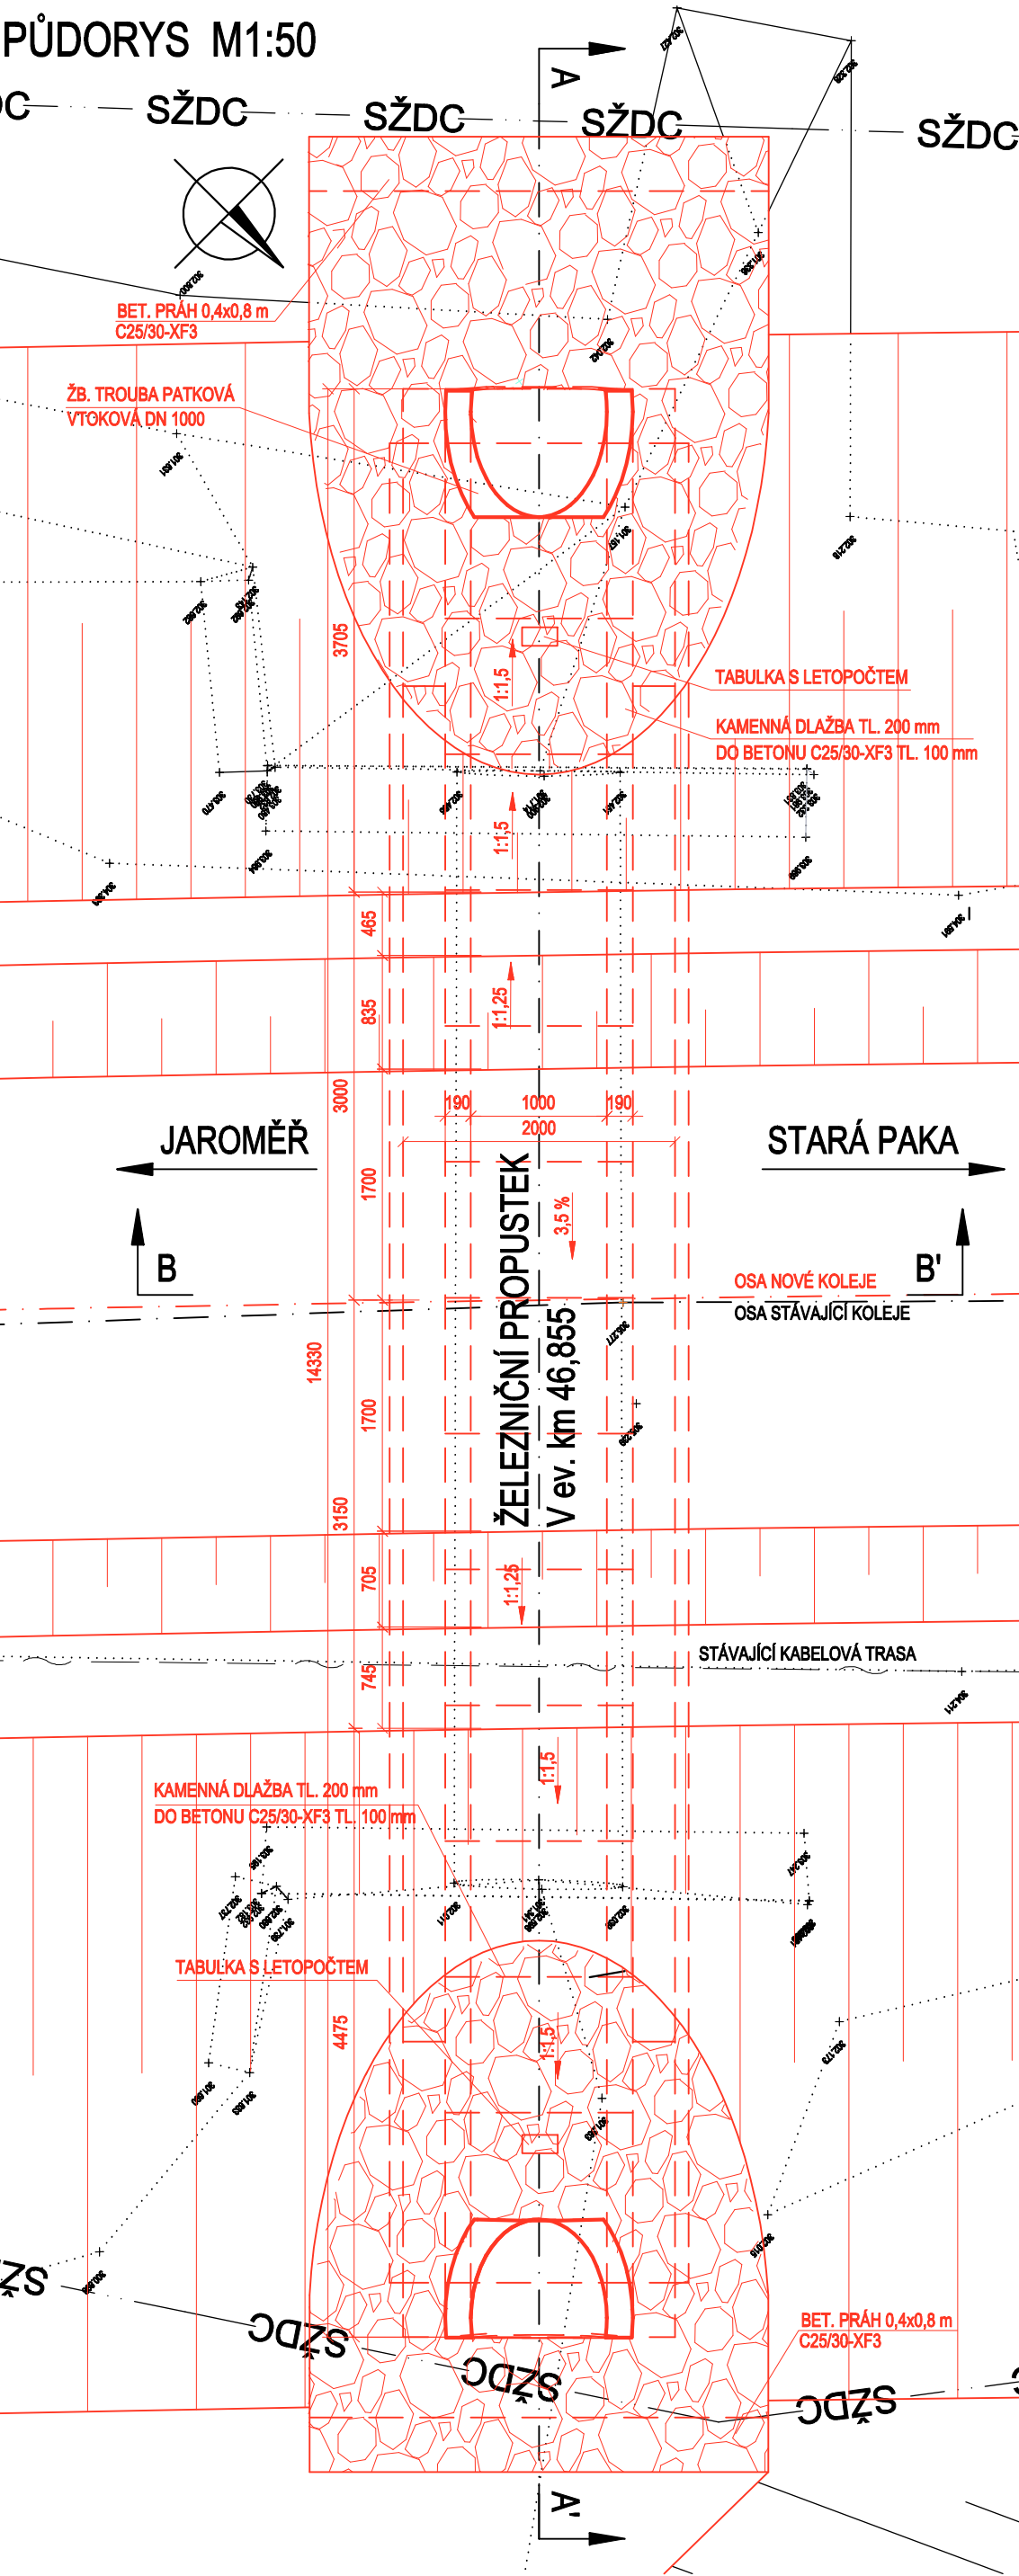


POZNÁMKA:
DIMENZE SKRYTÝCH TVARŮ SPODNÍ STAVBY PŘEVZATY Z ARCHIVNÍ DOKUMENTACE A NEMUSÍ BÝT SHODNÉ SE STÁVAJÍCÍM STAVEM. SKUTEČNOST MŮŽE BÝT ODLIŠNÁ.
Souřadnicový systém S-JTSK
Výškový systém Bpv


PODÉLNÝ ŘEZ B-B' M1:50

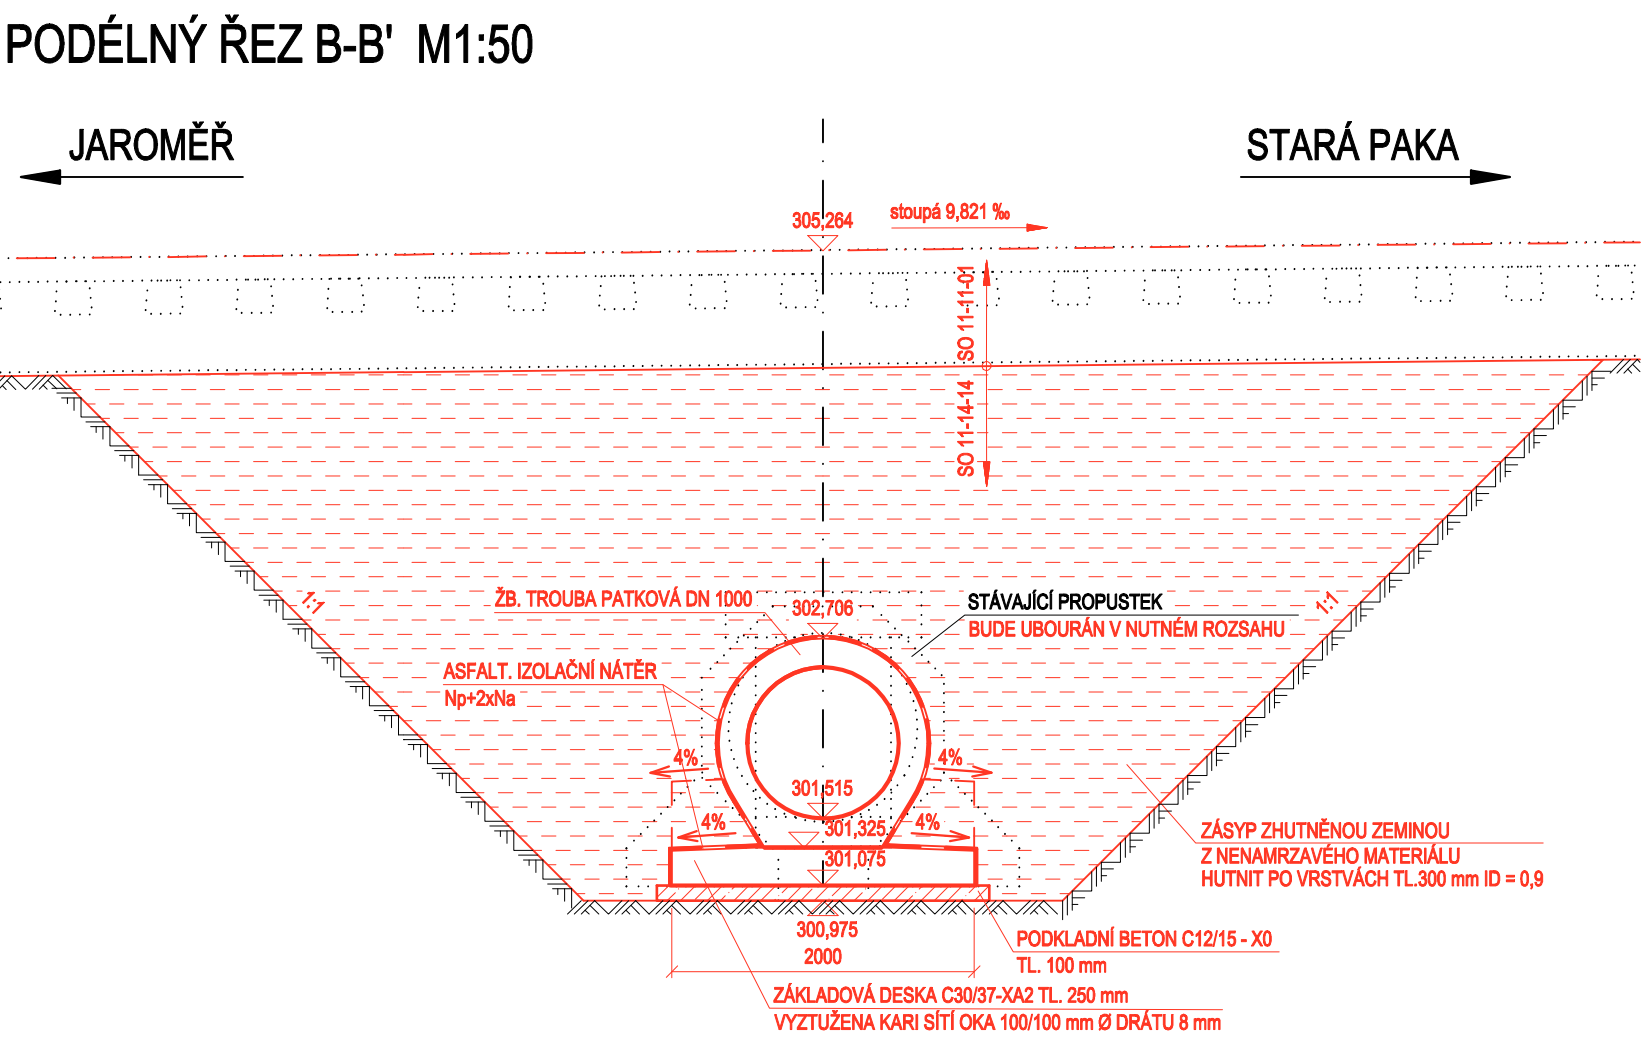


PŘÍČNÝ ŘEZ A-A' M1:50

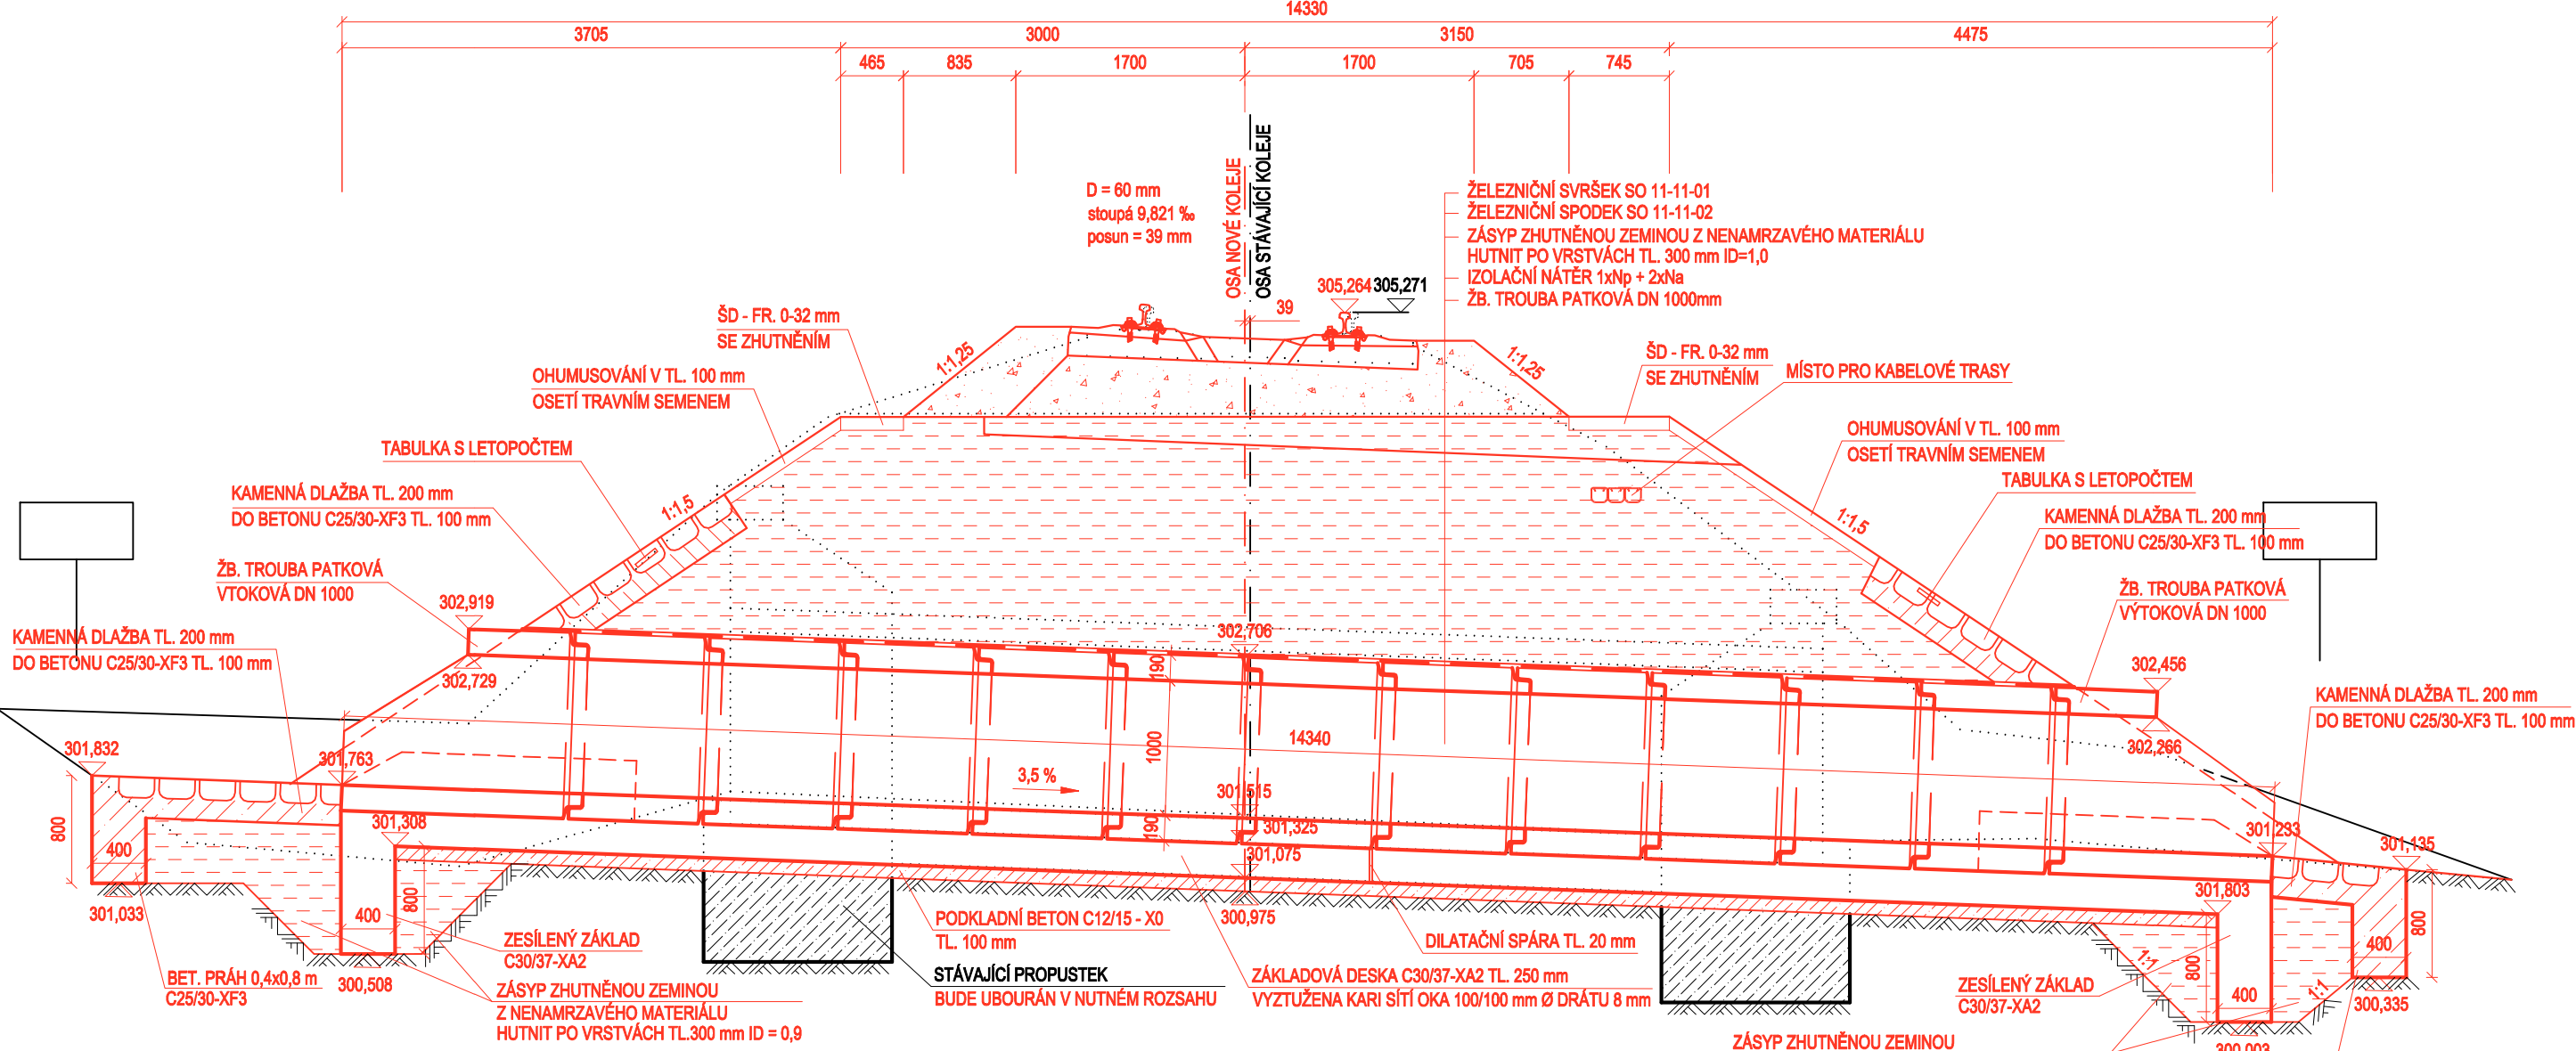

POHLED ZLEVA M1:50

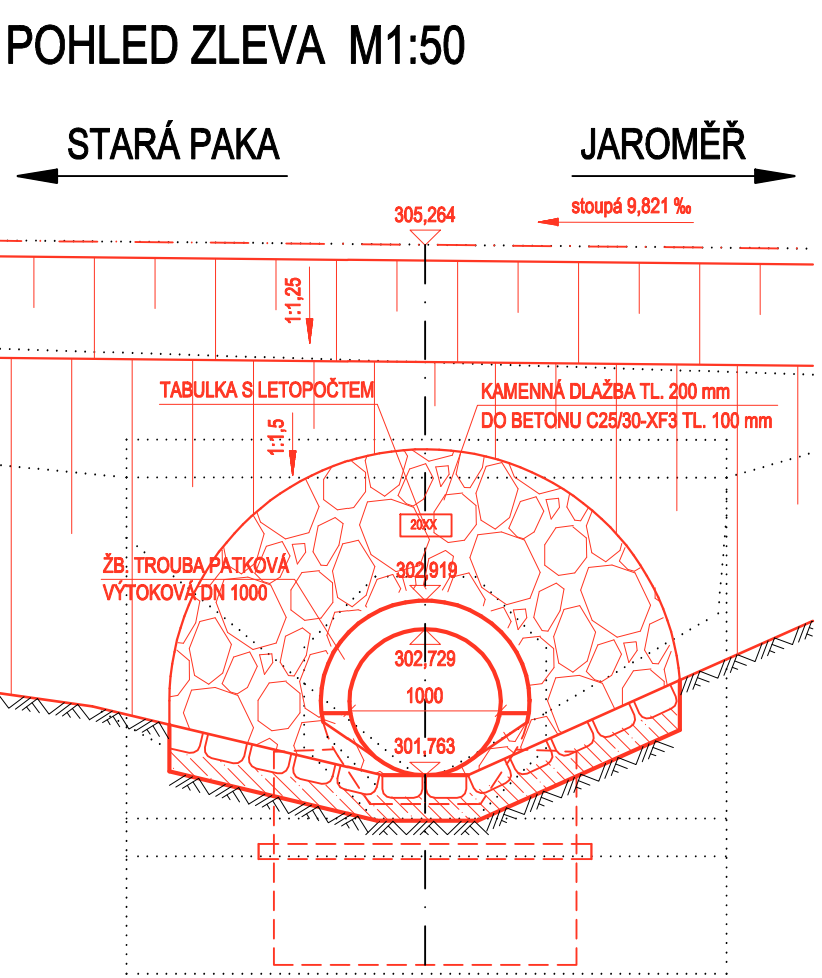

POHLED ZPRAVA M1:50

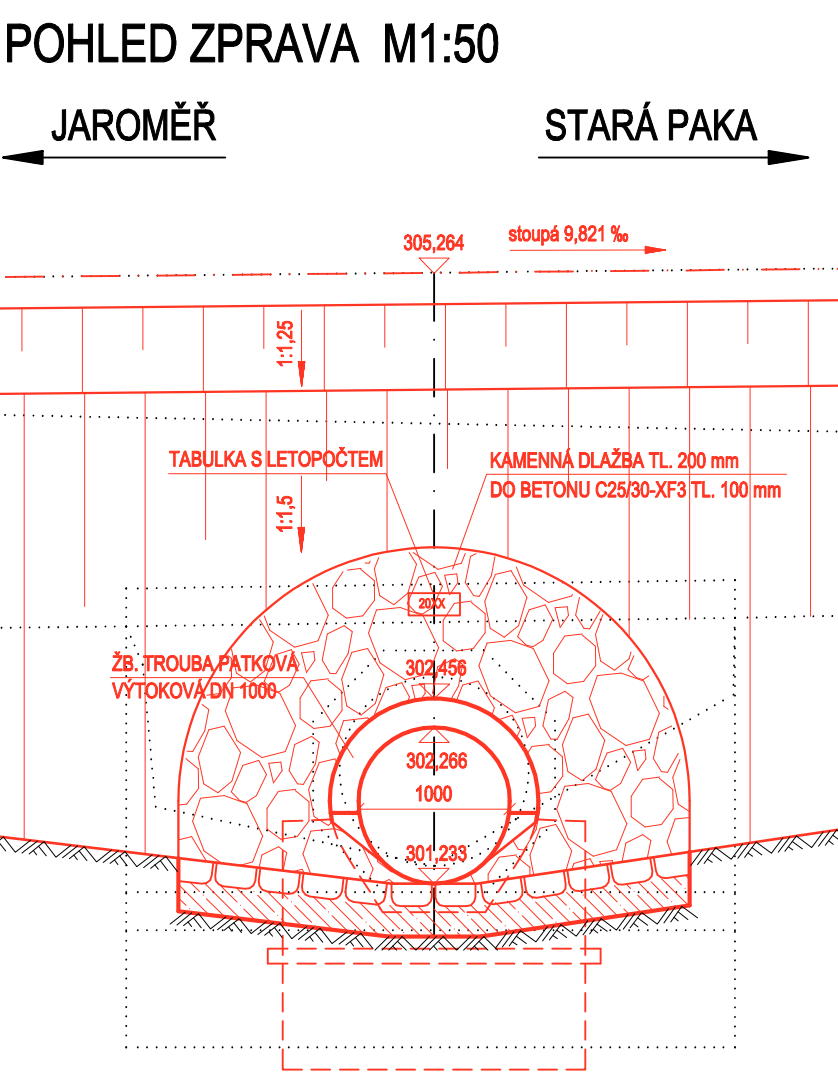

pracovní verze

Objednatel: 			
SUDOP PRAHA a.s. Olšanská 1a, 130 80 Praha tel.: +420 267 094 111 e-mail: praha@sudop.cz			
Zpracovatel částí:			
Vedoucí střediska:	Odpovědný projektant SO, IO, PS:	Vypracoval:	Kontroloval:
Název akce:			Číslo smlouvy:
„Zlepšení provozních parametrů trati Jaroměř- Stará Paka“			Projektový stupeň: PD
název PS/SO:			Datum:
SO 11-14-14 PROPUSTEK V EV. KM 46,855			Číslo části:
Název přílohy:			Měřítko: 1 : 50
NOVÝ STAV - PŘEHLEDNÝ VÝKRES			Číslo přílohy: 4