
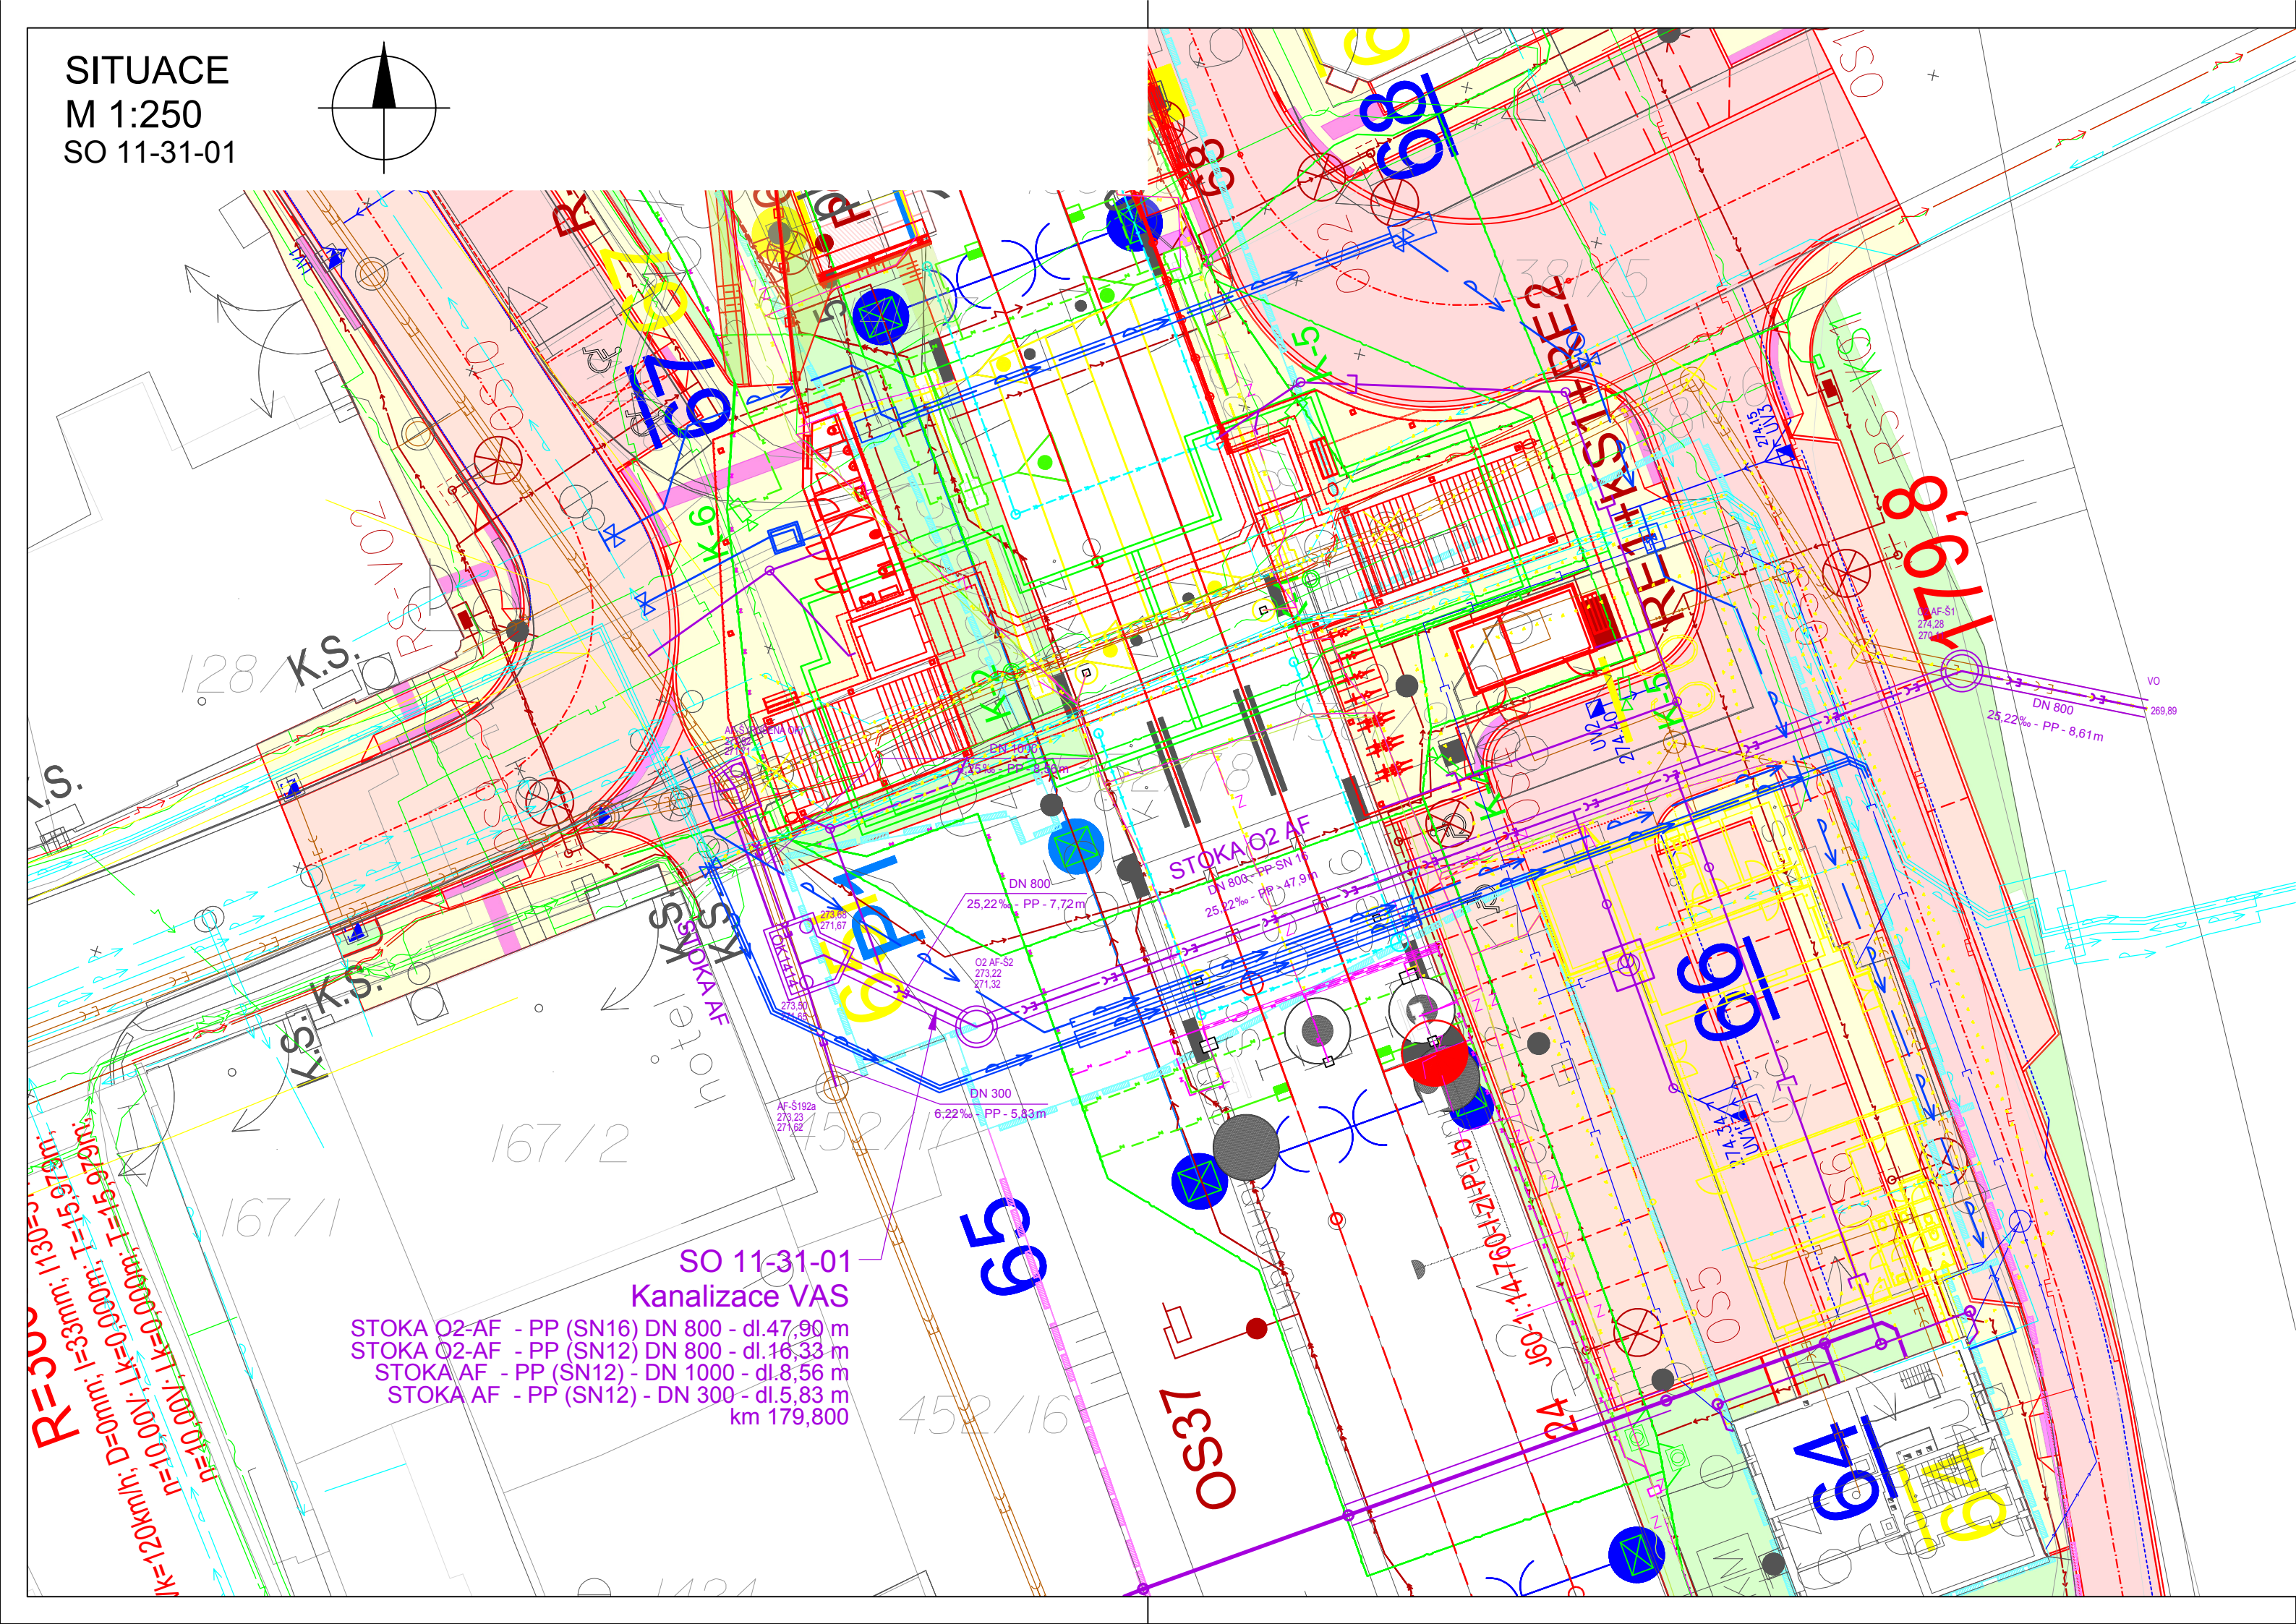


SITUACE
M 1:250
SO 11-31-01

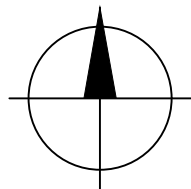

LEGENDA STÁVAJÍCÍCH INŽENÝRSKÝCH SÍTÍ

- VODOVOD PITNÁ VODA
- KANALIZACE JEDNOTNÁ
- KANALIZACE DEŠŤOVÁ
- KANALIZACE SPLAŠKOVÁ
- NN KABELY
- NN NADZEMNÍ VEDENÍ
- NTL PLYNOVOD
- STL PLYNOVOD
- SDĚLOVACÍ KABELY
- SŽ SEE NN KABELY
- ZABEZPEČOVACÍ KABELY
- ČD TELEMATIKA DOK
- ČRA SDĚLOVACÍ KABELY
- VODAFON SDĚLOVACÍ KABELY

LEGENDA NAVRŽENÝCH INŽENÝRSKÝCH SÍTÍ

- vodovod
- kanalizace dešťová
- kanalizace spašková
- výtlač kanalizace
- trativody
- sdělovací kabely
- NN kabely
- VN kabely
- kabelové trasy zabezpečovacího zařízení
- provizorní kabelové trasy zabezpečovacího zařízení
- trakční vedení
- rušení potrubí

LEGENDA ÚPRAVY POVRCHU

- ZAPRAVENÍ POVRCHU CHODNÍKŮ
- ZAPRAVENÍ POVRCHU KOMUNIKACÍ

| | | | | | |
|-----------------------------|--|---|--|---|--|
| | | EVROPSKÁ UNIE Evropské strukturální a investiční fondy Operační program Doprava | | Ministerstvo dopravy Státní fond dopravní infrastruktury | |
| Jiná ověření: | | Paré: | | | |
| Orientační schéma: | | Razítko oprávněné osoby: | | | |
| | | | | | |
| Revize: | | Datum: | | Popis: | |
| 000 | | 30.8.2021 | | Definitivní odevzdání dokumentace | |
| | | | | Kontroloval: | |
| | | | | Ing. Daniela Šimkovičová | |
| | | | | | |
| | | | | | |
| Stavebník/Investor: | | Správa železnic, státní organizace | | | |
| Adresa: | | Dlážděná 1003/7, 110 00 Praha 1 | | | |
| Zástupce investora: | | Stavební správa východ | | | |
| Adresa: | | Nerudova 1, 779 00 Olomouc | | | |
| Zhotovitel díla: | | SUDOP BRNO, spol. s r.o. | | | |
| Adresa: | | Kounicova 26, 611 36 Brno | | | |
| Kontakt: | | T: +420 972 625 804 E: sudop@sudop-brno.cz | | | |
| Zhotovitel objektu: | | SUDOP BRNO, spol. s r.o. | | | |
| Adresa: | | Kounicova 26, 611 36 Brno | | | |
| Kontakt: | | T: +420 972 625 804 E: sudop@sudop-brno.cz | | | |
| Hlavní projektant (HIP): | | Ing. Radomír Hanák Ing. Petr Šramota | | Specialista: Ing. Filip Haška | |
| Název stavby/akce: | | Zrušení přejezdu P6801 v km 179,826 trati Brno – Č. Třebová a výstavba podchodu v zast. Blansko | | Označení investora: E617-S-189/2021 | |
| Název části: | | Kanalizace | | Označení zhotovitele: 21002-01-0822 | |
| Název objektu/díle části: | | T.ú. Blansko – Rájec-Jestřebí, kanalizace VAS | | Označení části: D.2.1.6.1 | |
| Název přílohy: | | Situace | | Označení objektu/komplexu: SO 11-31-01 | |
| Název díle části přílohy: | | - | | Číslo přílohy: 2. 002 | |
| Odpovědný projektant: | | Zpracovatel přílohy: | | Stupeň dokumentace: DUSP+PDPS | |
| Ing. Filip Haška | | Ing. Filip Haška | | Měřítko: 1:250 Formáty: 4 x A4 | |
| Kraj: | | Katastrální území: | | TUDU: | |
| Jihomoravský | | Blansko (581283) | | 2002 | |
| Smluvní datum zpracování: | | 11.09.2021 | | | |
| Označení investora: | | Stupeň dokumentace: | | Část: | |
| S 6 1 2 2 1 7 1 8 9 | | D U S P | | D 2 1 6 1 | |
| Prostor pro další informace | | | | Objekt: | |
| | | | | S O 1 1 3 1 0 1 | |
| | | | | X X | |
| | | | | 2 - 0 0 2 - 0 0 0 | |
| | | | | Revize: | |
| | | | | | |