
 



DOKUMENTACE SE ZAPRACOVANÝMI PŘÍPOMÍNKAMI 12/2015

Změna:	Název změny:	Datum:	Provedl:	Podpis:

Investor, objednatel:	 Správa železniční dopravní cesty, státní organizace Diážděná 1003/7 110 00 Praha 1	kontaktní adresa: Správa železniční dopravní cesty, s.o. Stavební správa západ Sokolovská 278/1955, 190 00 Praha 9
-----------------------	---	--


METROPROJEKT Praha a.s. nám. I. P. Pavlova 2/1786 120 00 Praha 2 generální ředitel: Ing. David Krása tel.: +420 296 154 105 www.metroprojekt.cz info@metroprojekt.cz		Souprava číslo:
---	--	-----------------


HIP:	Podpis:	Název a účel díla:
Ing. Jan Nosek tel.: +420 296 154 221		Optimalizace traťového úseku Lysá nad Labem (mimo) – Čelákovice (mimo)
dokumentace pro územní rozhodnutí Stupeň: přípravná dokumentace		

 Zpracovatelský útvar:	Název části díla:	E. E.1 E.1.9
stř.S52-stavební tel.: 296 154 330	Stavební část Inženýrské stavby Kabelovody	
Vedoucí útvaru:	Podpis:	
ing.Václav Křivánek		


Odpovědný projektant: ing.Renata Vávrová		Podpis: 	Název přílohy: SO 02-35-01 Lysá nad Labem – Čelákovice, Kabelovody Situace								Změna: -
Vypracoval: ing.Renata Vávrová		Podpis: 									Číslo příl.: 002
Skart. znak: V20/2036	Datum: 12/2015										
Počet formátů: 8 x A4	Měřítko: 1:500	IČD:	15	6563	05	01	09	01			



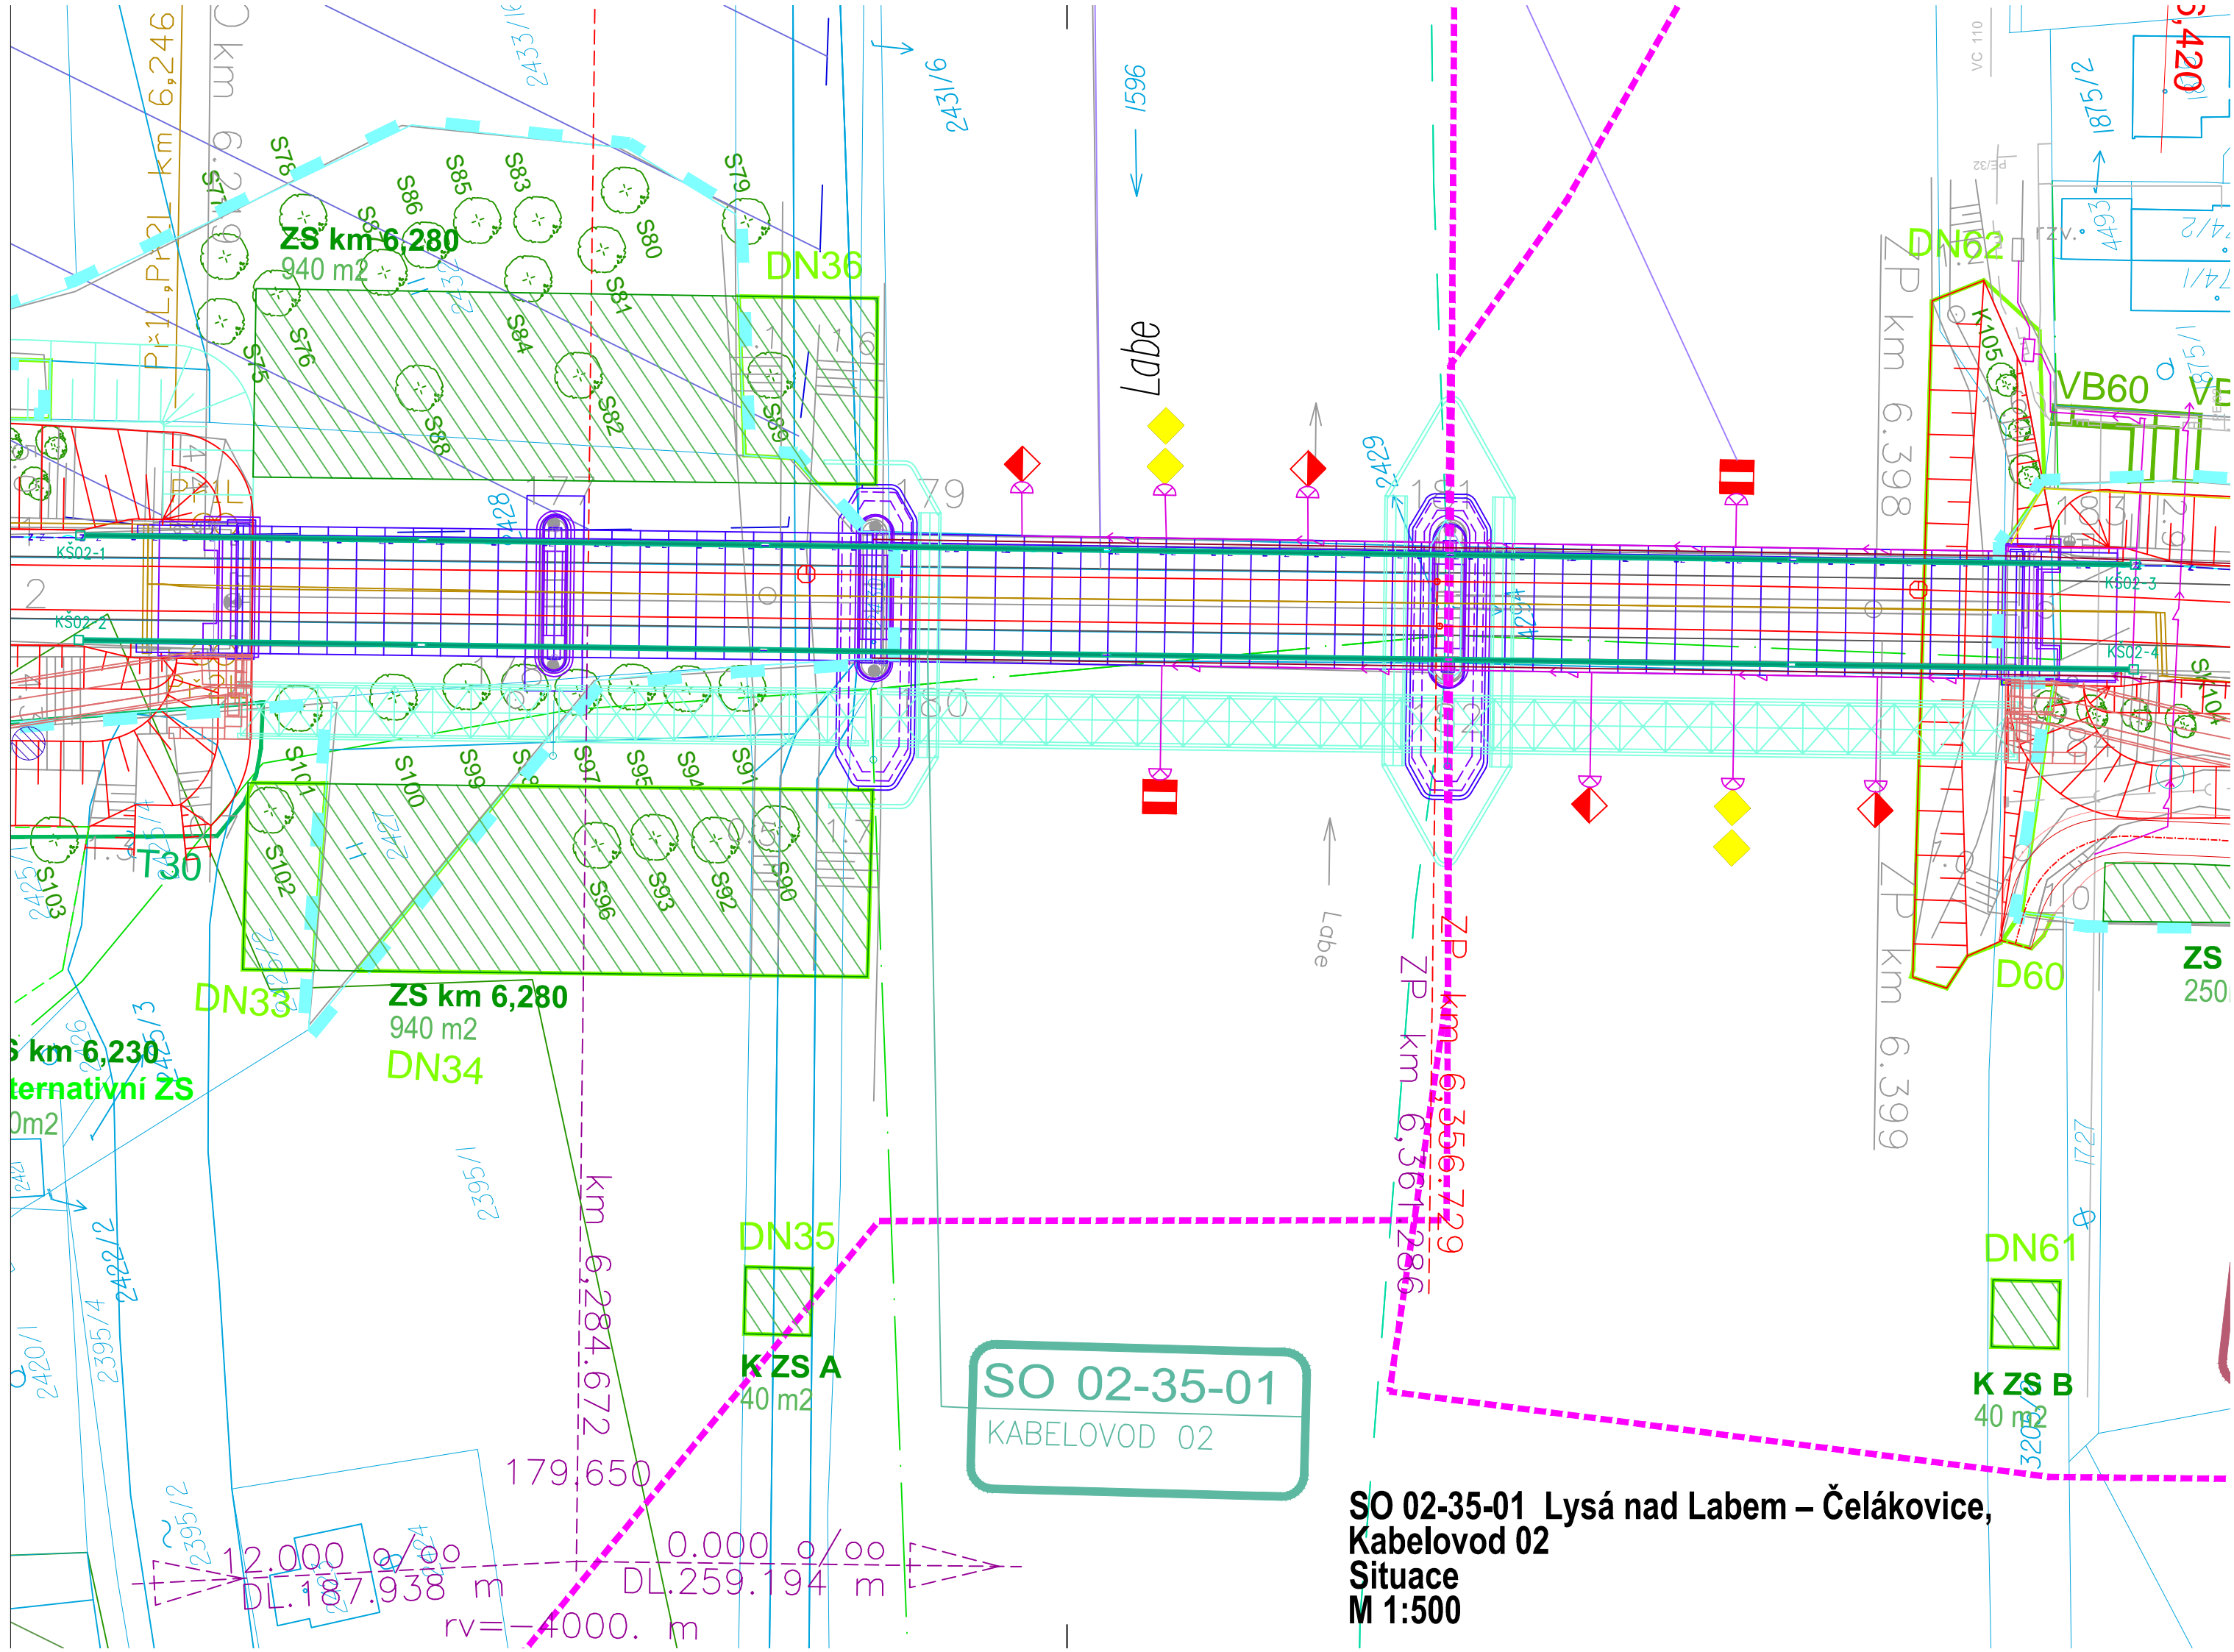

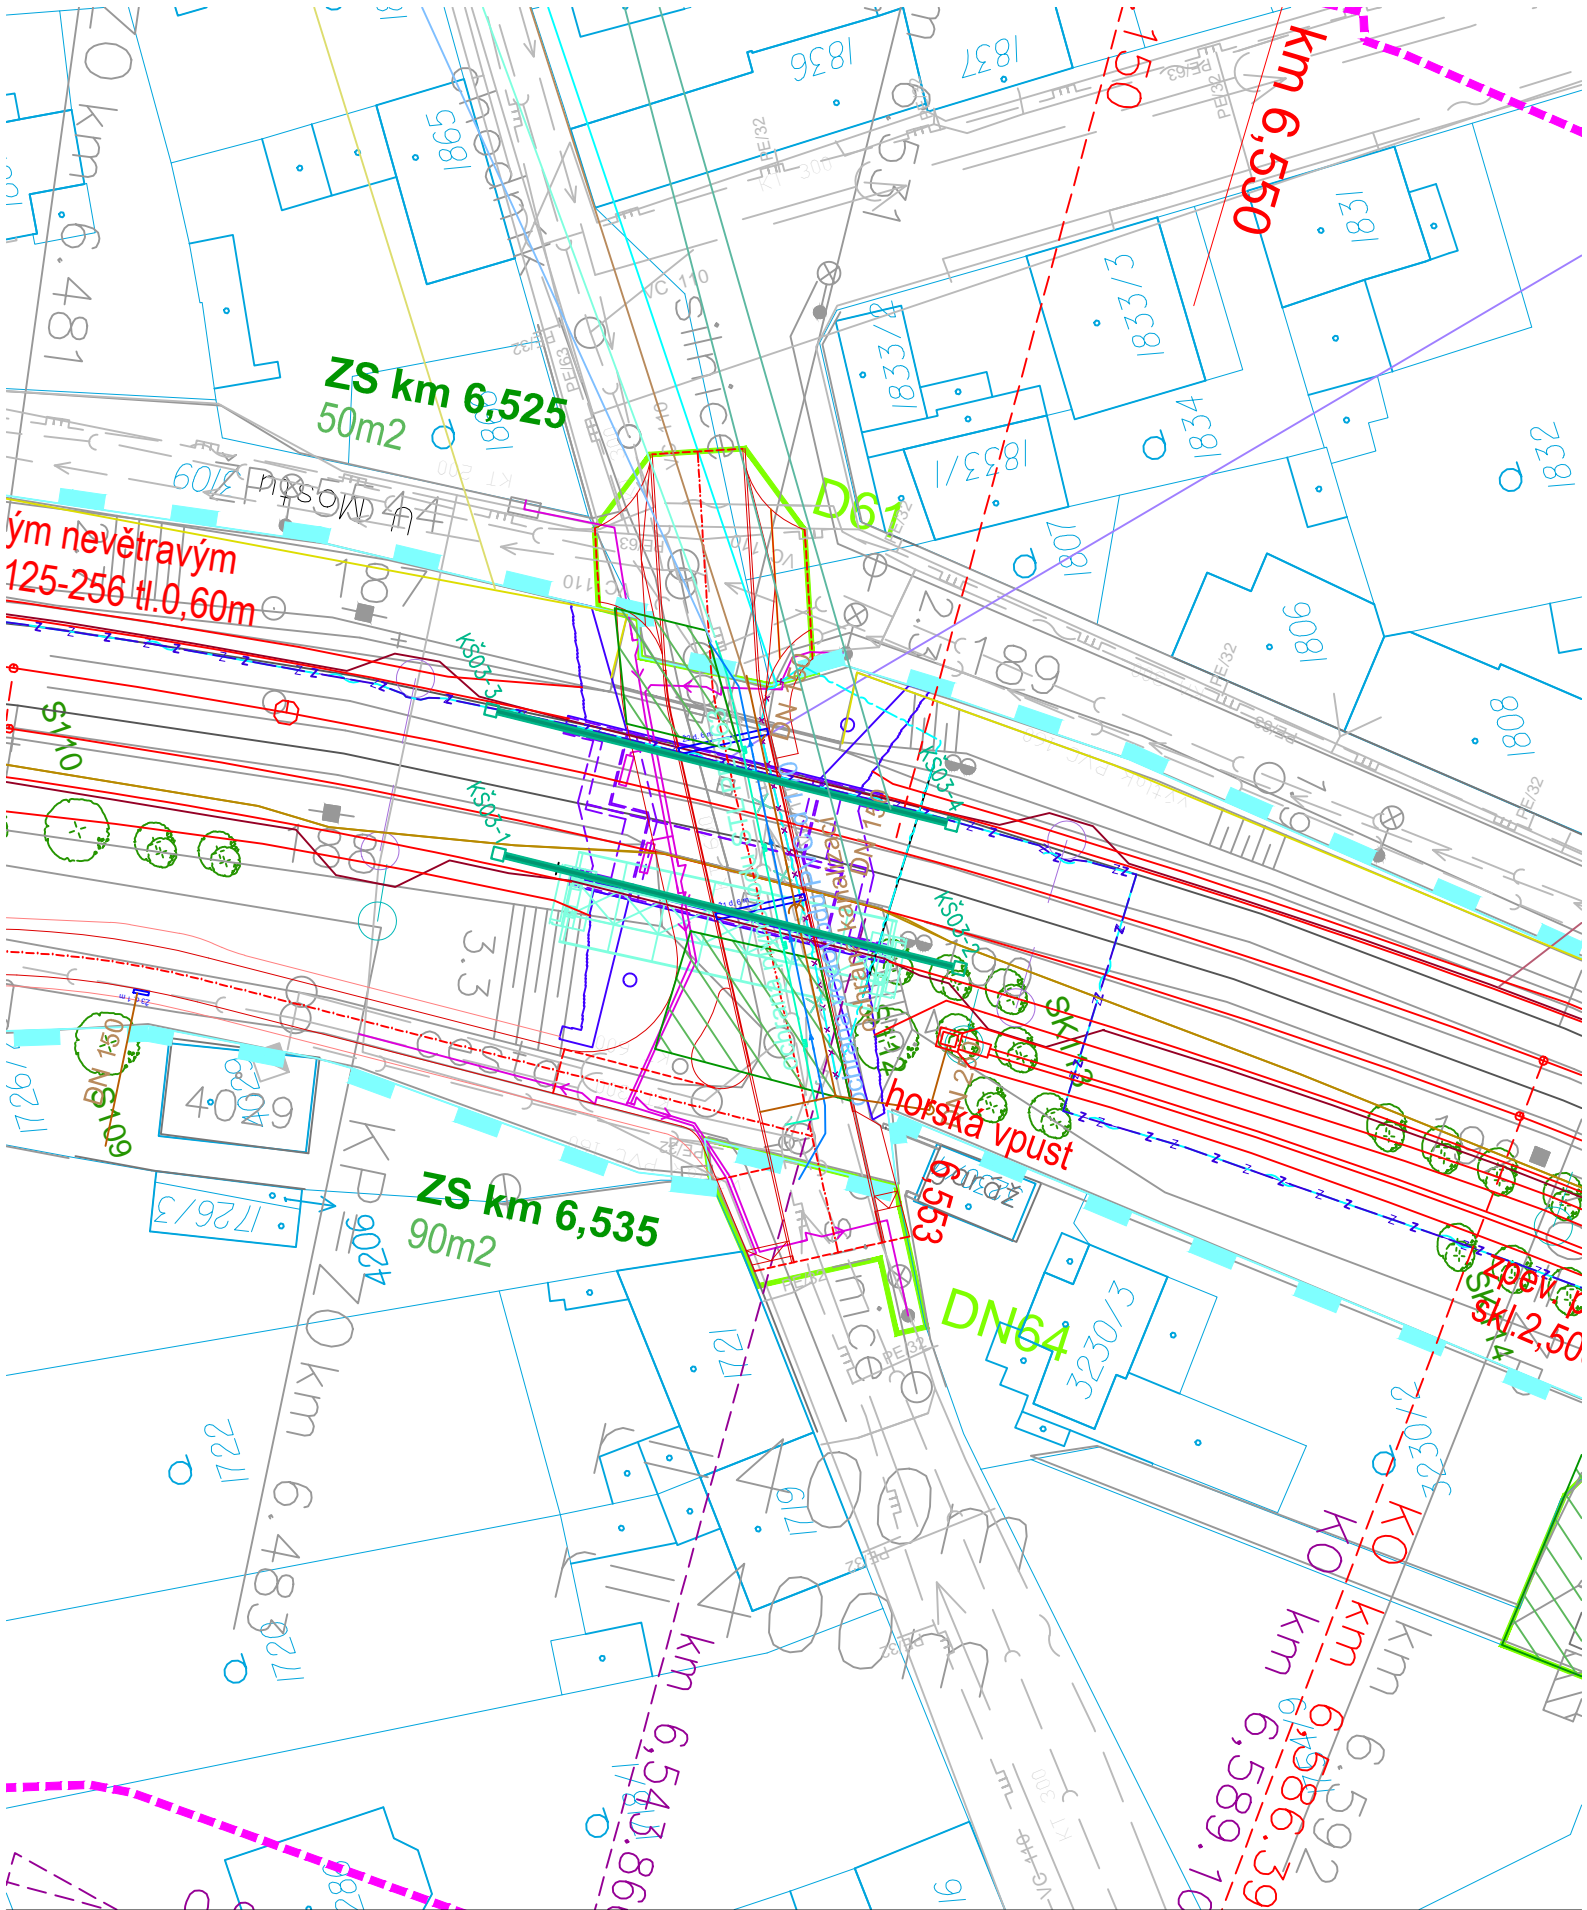


SO 02-35-01 Lysá nad Labem – Čelákovice,
Kabelovod 03
Situace
M 1:500

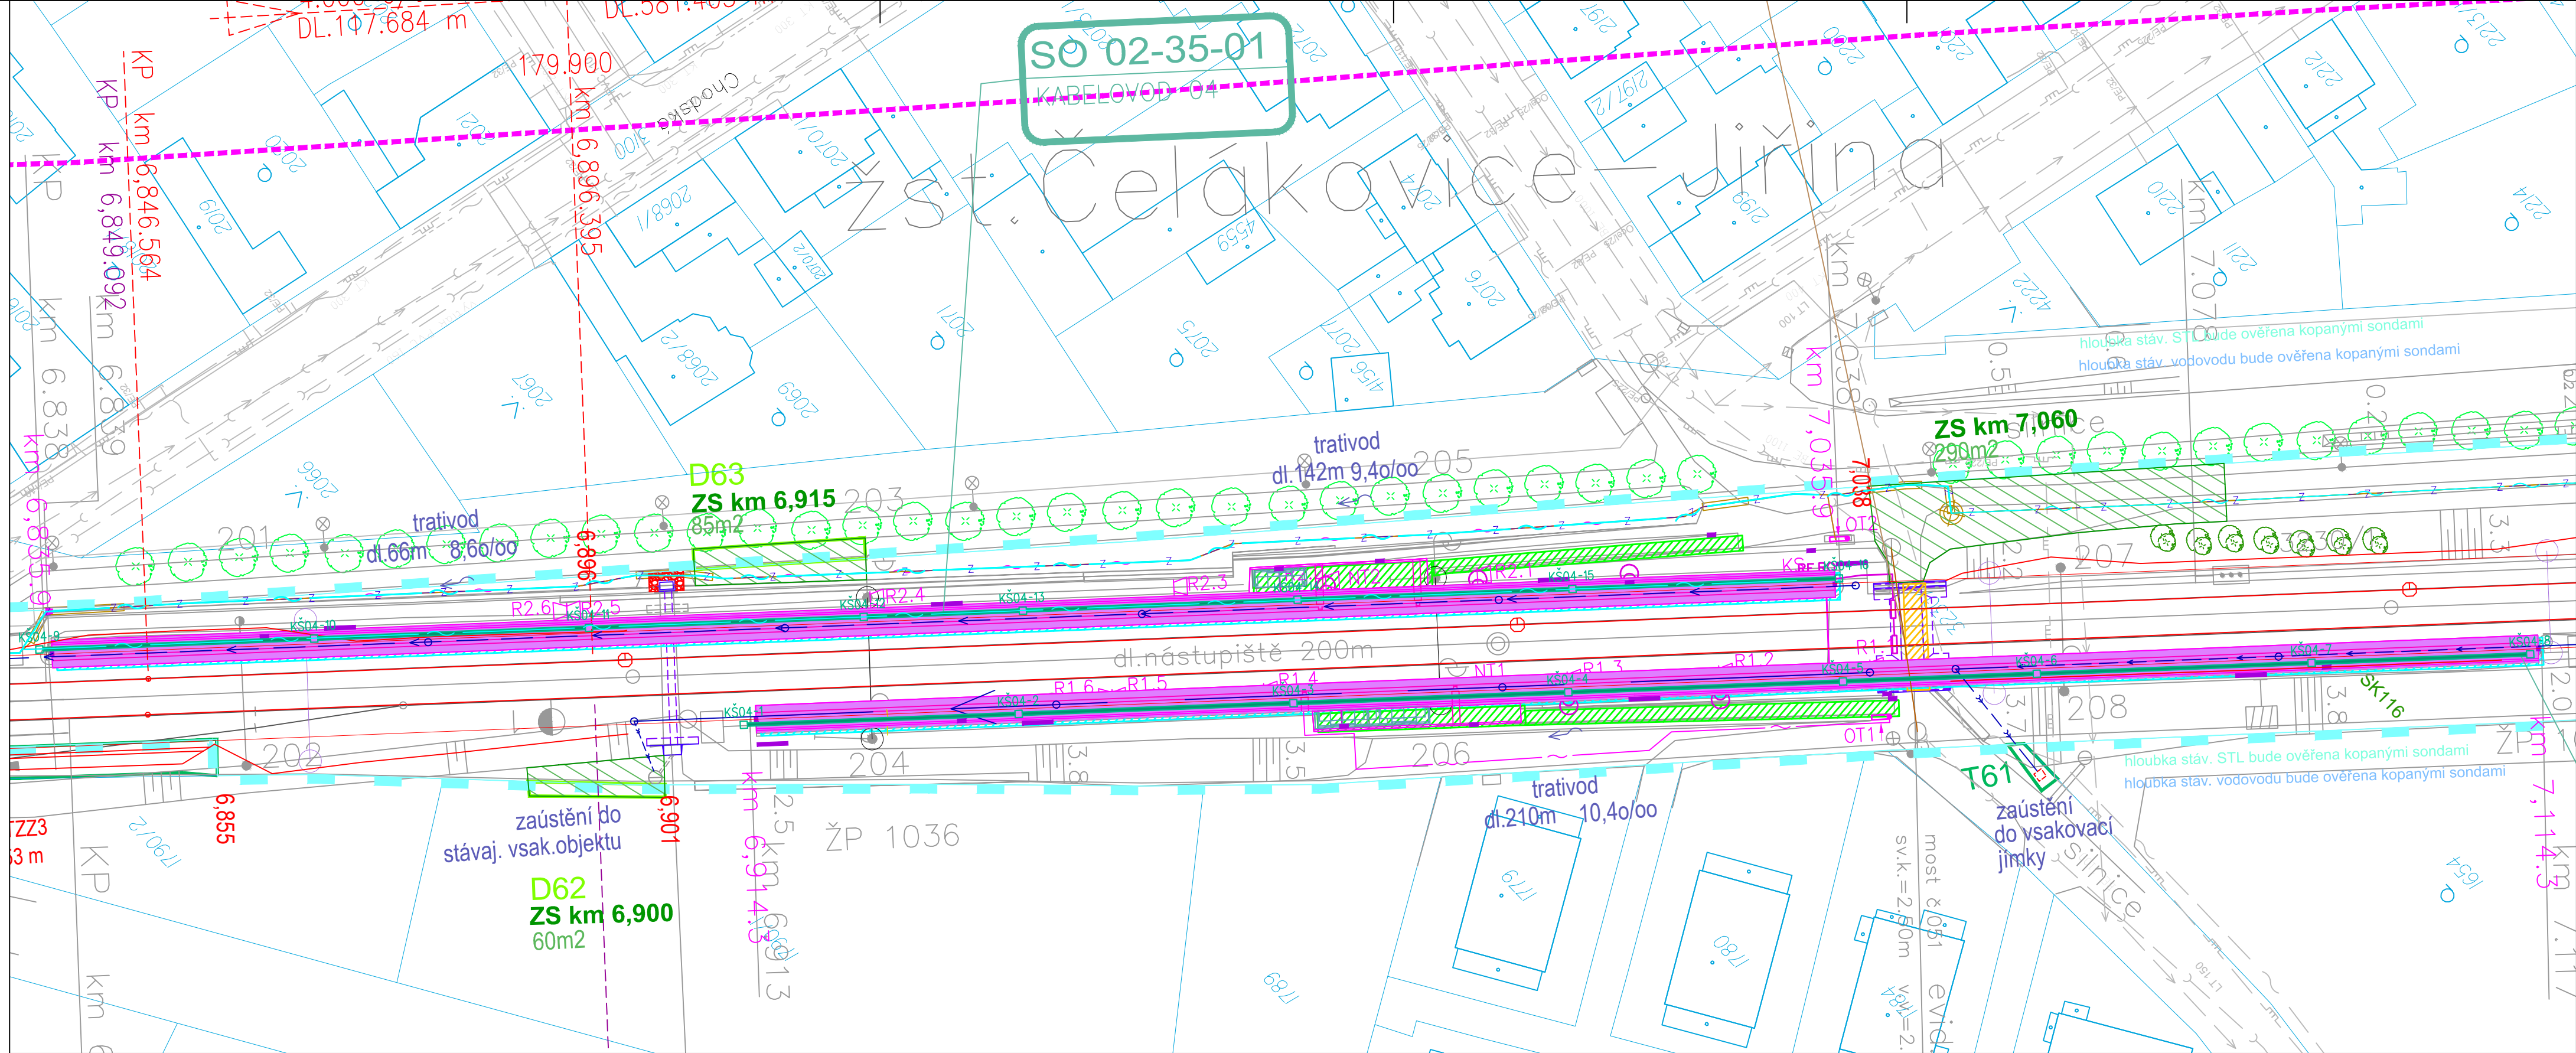

SO 02-35-01 Lysá nad Labem – Čelákovice,
Kabelovod 04
Situace
M 1:500

KABELOVOD 05

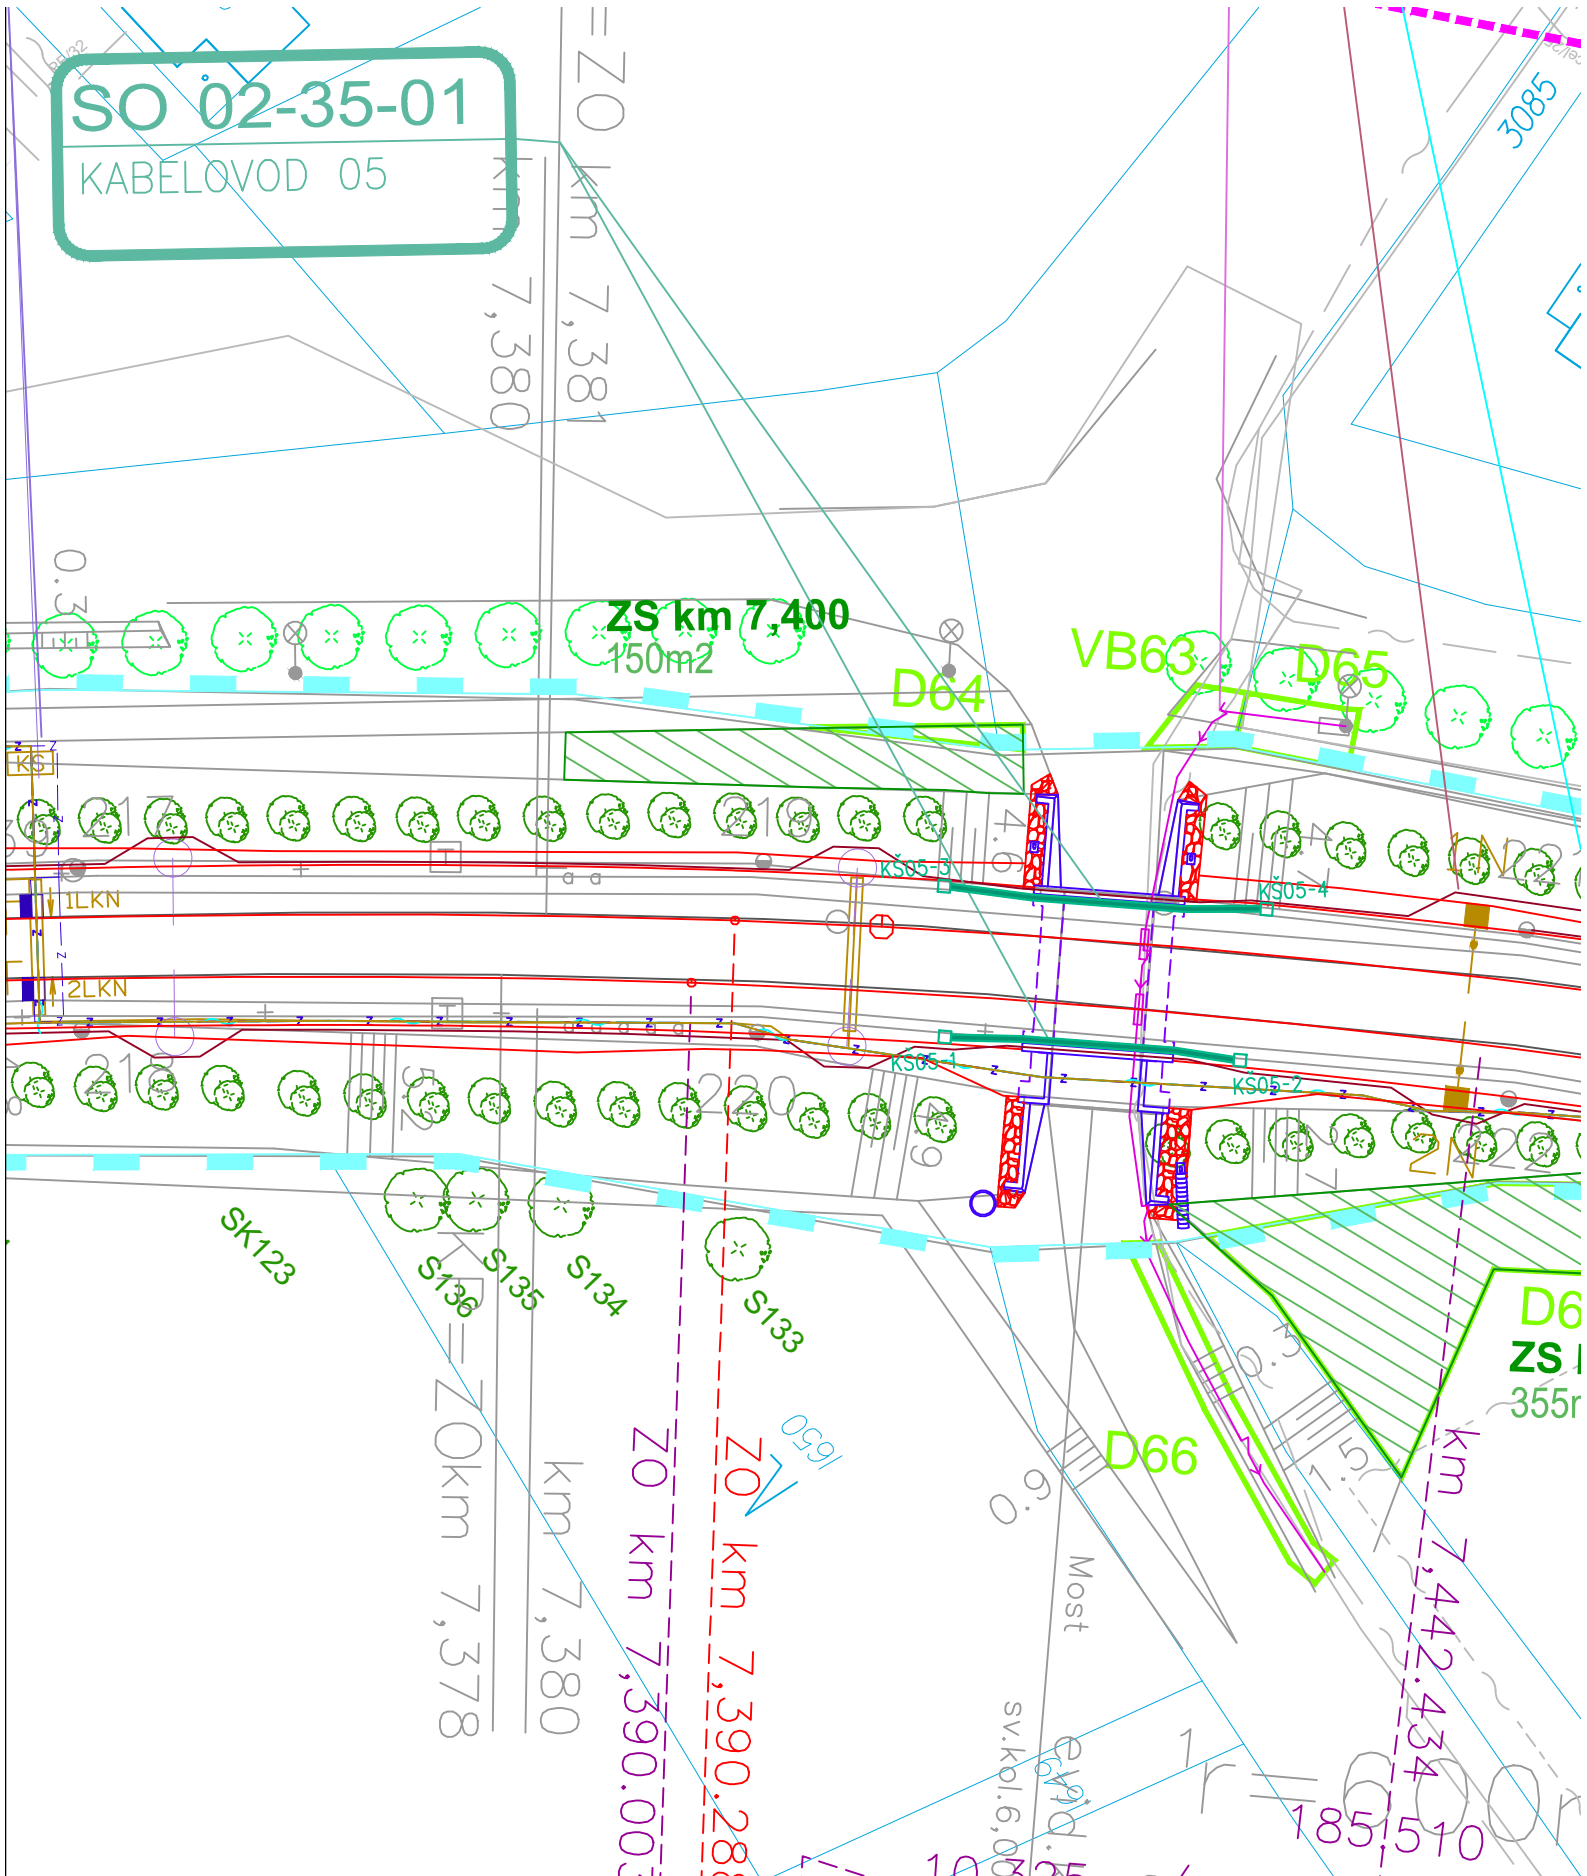

**SO 02-35-01 Lysá nad Labem – Čelákovice,
Kabelovod 05
Situace
M 1:500**