



POHLED OD KOLEJISŤE



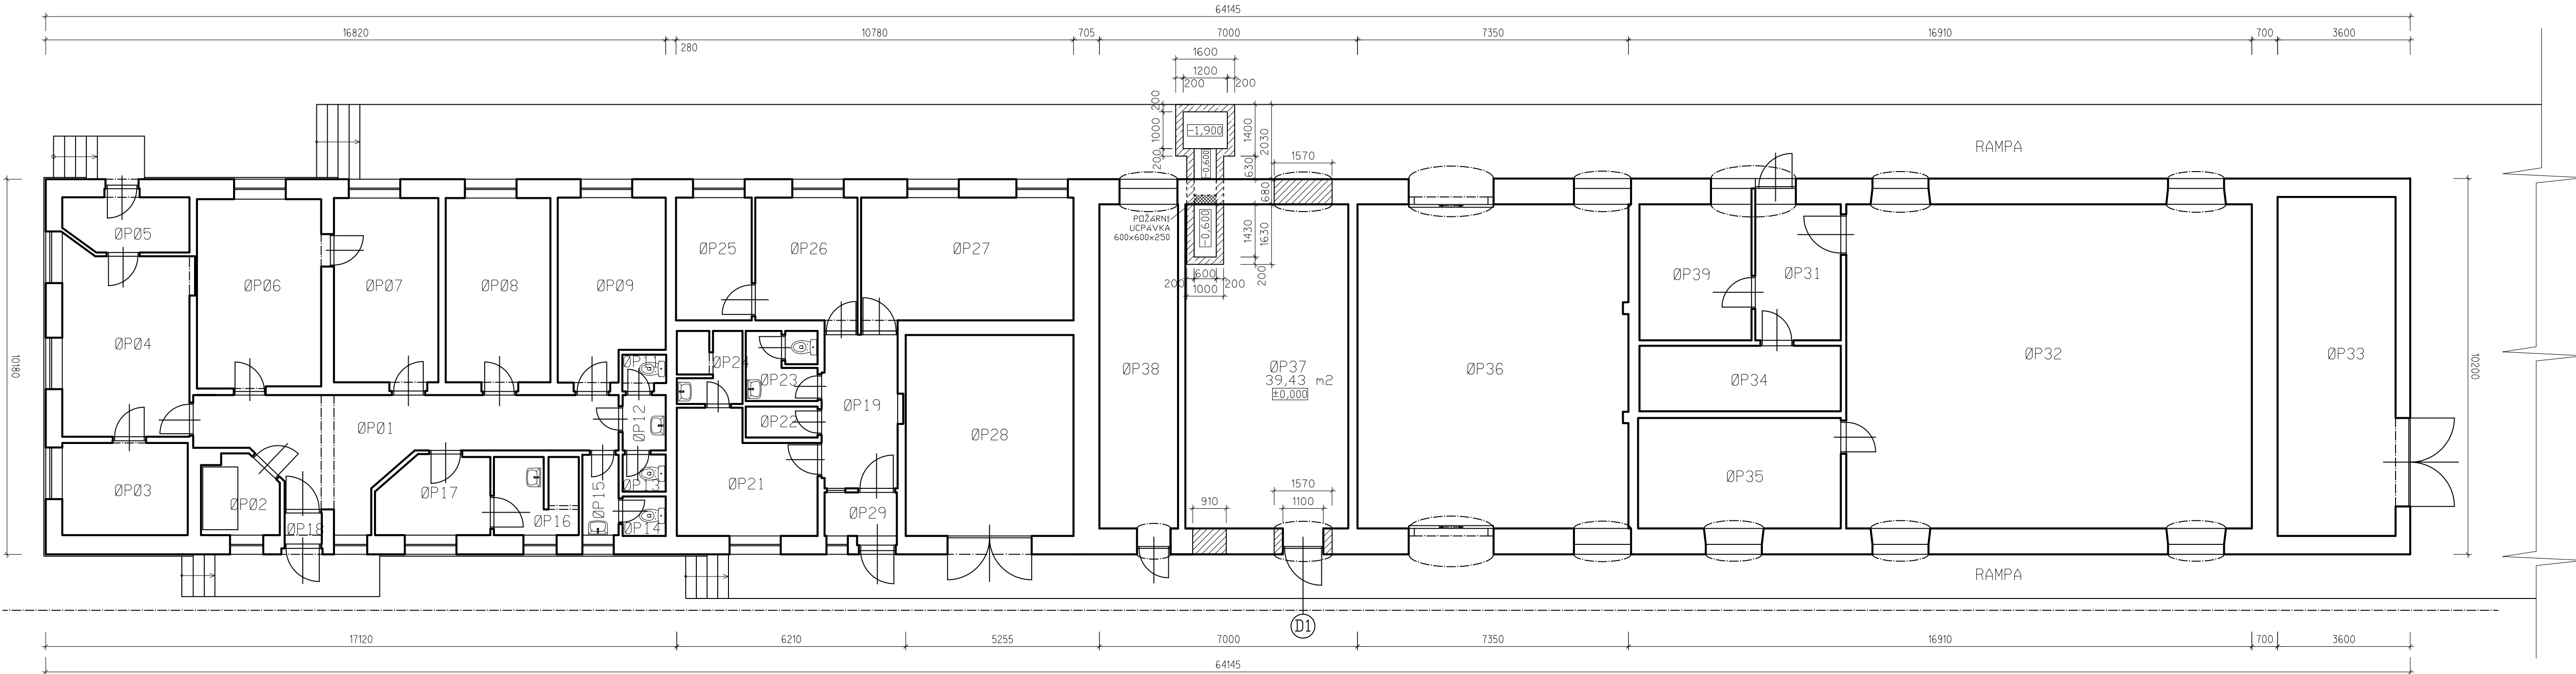

 
 


LEGENDA MATERIÁLŮ:

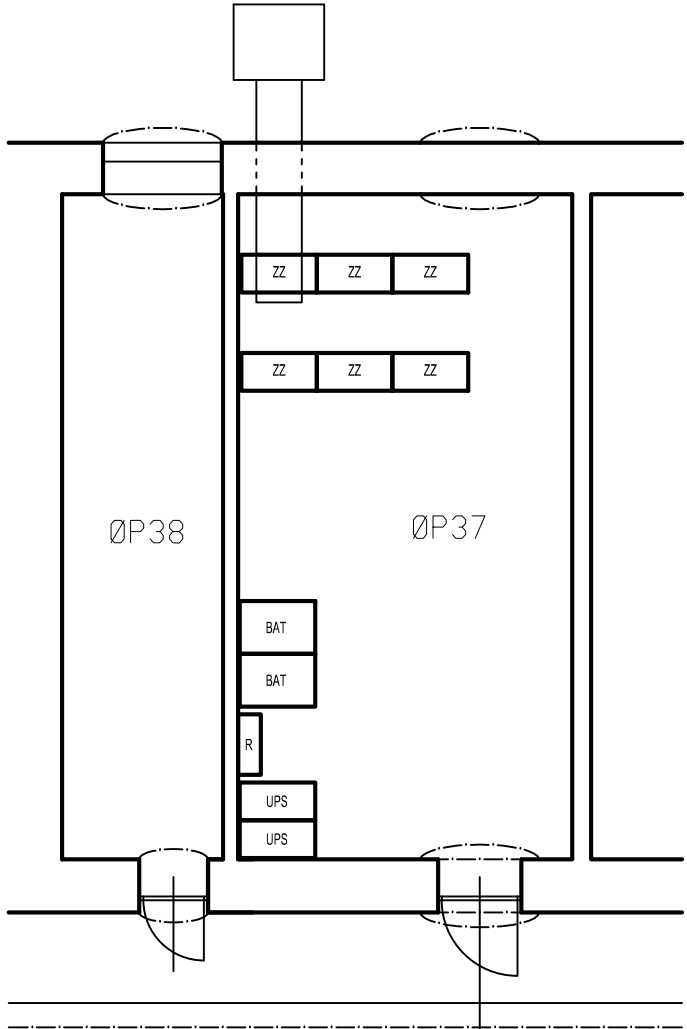- DOZDÍVKY Z CIHEL PLNÝCH
- ŽB KCE KABELOVODU
- POŽÁRNÍ UCPÁVKA

SCHEMA UMÍSTĚNÍ ZABEZPEČOVACÍHO ZAŘÍZENÍ V MÍSTNOSTI ØP37



DOKUMENTACE SE ZAPRACOVANÝMI PŘÍPOMÍNKAMI 12/2015

Změna:	Název změny:	Datum:	Provedl:	Podpis:				
Investor, objednatel:		Správa železniční dopravní cesty, státní organizace						
 Správa železniční dopravní cesty		Dlážděná 1003/7 110 00 Praha 1		kontaktní adresa: Správa železniční dopravní cesty, s.o. Stavební správa západ Sokolovská 278/1955, 190 00 Praha 9				
METROPROJEKT Praha a.s. nám. I. P. Pavlova 2/1786 120 00 Praha 2 generální ředitel: Ing. David Krása tel.: +420 296 154 105 www.metroprojekt.cz info@metroprojekt.cz		 METROPROJEKT		Souprava číslo:				
HIP: _____ Ing. Jan Nosek tel.: +420 296 154 221 dokumentace pro územní rozhodnutí Stupeň: přípravná dokumentace		Podpis:  Název a účel díla: Optimalizace traťového úseku Lysá nad Labem (mimo) – Čelákovice (mimo)						
Zpracovatelský útvar: S52 tel.: 296 154 330 Vedoucí útvaru: Ing. Václav KRIVÁNEK		Podpis:  Název části díla: Stavební část Pozemní stavební objekty Pozemní objekty budov		E. E.2 E.2.1				
Odpovědný projektant: Ing. Martin VLACH Vypracoval: Ing. Martin VLACH		Podpis:  Podpis:  Název přílohy: SO 01-40-01 ŽST Lysá nad Labem, stavební úpravy technologické budovy Půdorys - stavební úpravy		Změna: - Číslo příl.: 004				
Kart. znak: V20/2036	Datum: 01/2016	IČD:	15	6563	05	02	05	01
Počet formátů: 5 x A4	Měřítko: 1:100							