


2.NP

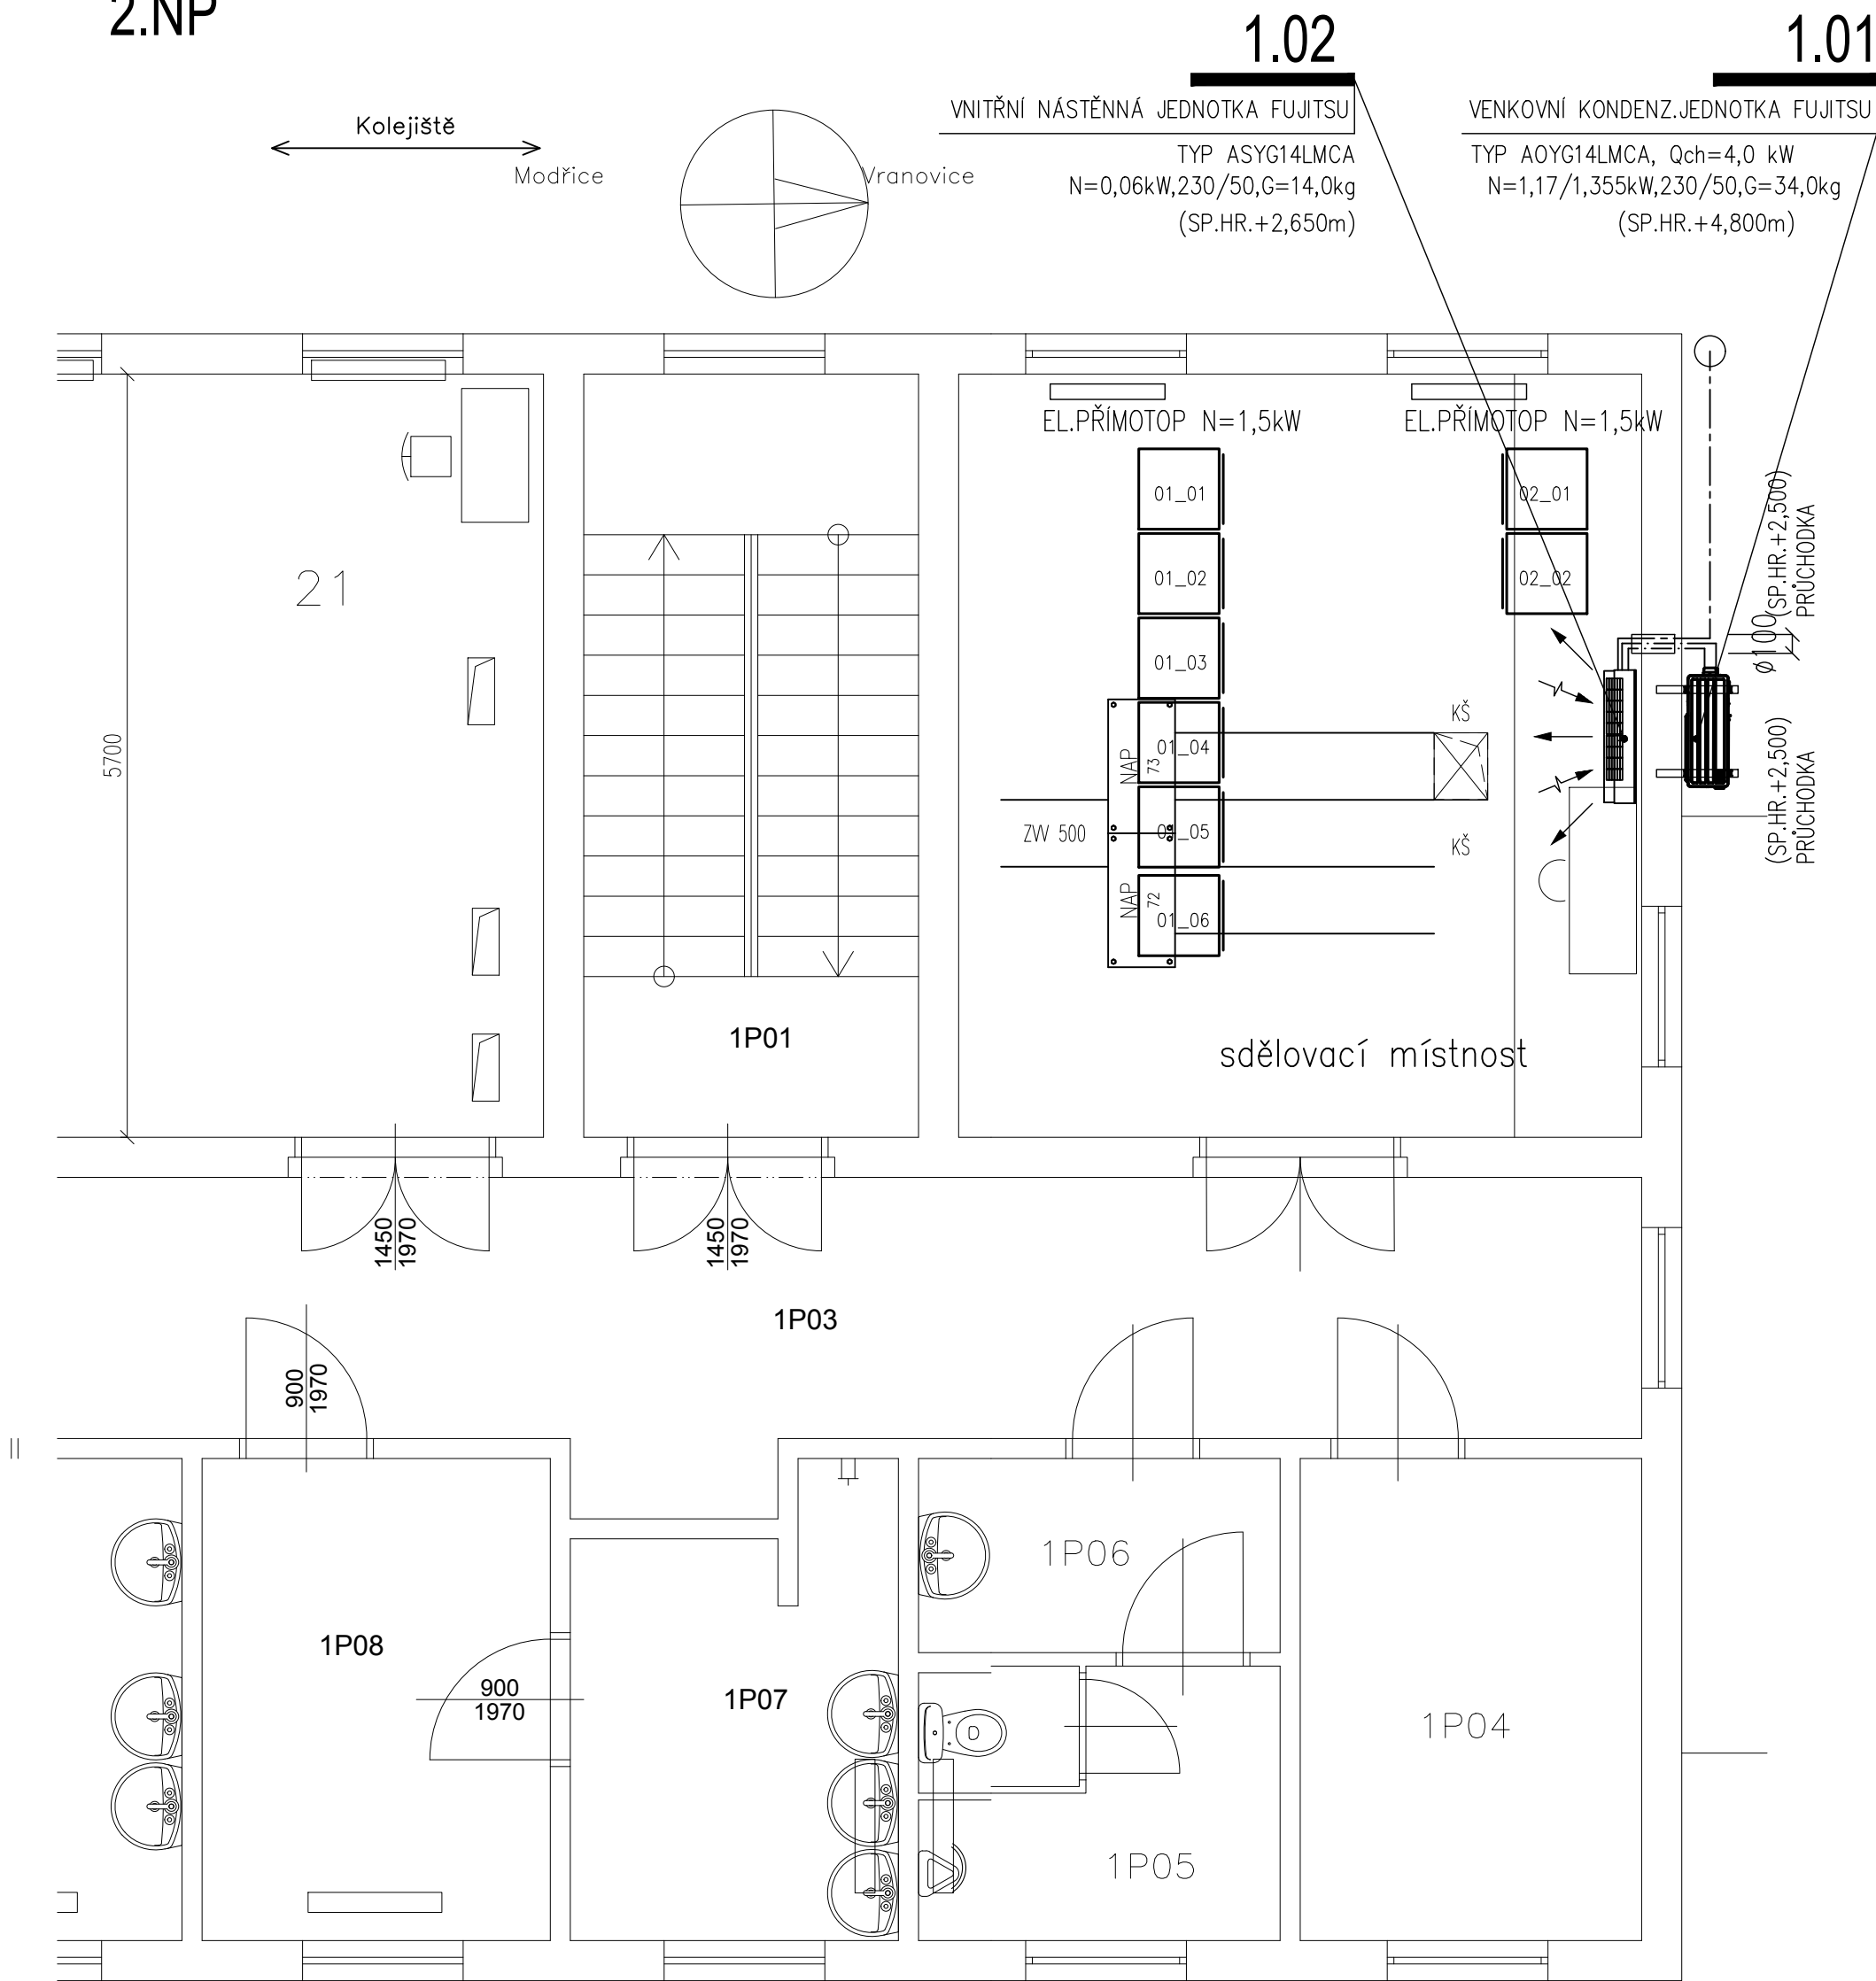

LEGENDA NEUPRAVOVANÝCH MÍSTNOSTÍ

ČÍSLO MÍSTNOSTI	NÁZEV	PLOCHA [m²]
1P01	CHODIŠTĚ	14,35
1P03	CHODBA	48,60
1P07	UMÝVÁRNA	9,18
1P08	ŠATNA	9,36
1P09	KANCELÁŘ	19,08
1P10	SKLAD	9,36
1P11	SKLAD	19,26

LEGENDA ADAPTOVANÝCH MÍSTNOSTÍ

21	STAVĚLOVÁ ÚSTŘEDNA ZZ	91,77
----	-----------------------	-------

LEGENDA VZT:

+150	PŘÍVADĚNÉ MNOŽSTVÍ VZDUCHU (M3/H)
-150	ODVADĚNÉ MNOŽSTVÍ VZDUCHU (M3/H)
	EL.PŘÍMOTOP

LEGENDA KLIMATIZACE

-----	PŘÍVODNÍ A ZPĚTNÉ POTRUBÍ CHLADIVA A KUMUNIKAČNÍ KABEL
-----	ODVODNÍ POTRUBÍ KONDENZÁTU--HOSTALEN DN25 ZAŠTÍT DO SVISLÉHO OKAPU



			ČÍSLO SOUPRAVY:
REVIZE Č.	DATUM	ZMĚNA	

		SUDOP BRNO, spol. s r.o. Kounicova 26 611 36 Brno	
OBJEDNAVATEL:	SŽDC, s.o., Dílžďená 1003/7, 110 00 Praha 1 Stavební správa východ (organizační jednotka)	tel. : +420 972 625 804 E-mail: sudop@sudop-brno.cz	
PROFESNÍ SKUPINA:	21 SDĚLOVACÍ ZAŘÍZENÍ	VEDOUČÍ PROF. SKUPINY Ing. Josef Naništa	GENERÁLNÍ ŘEDITEL Ing. Kamil Chmela
ODPOVĚDNÝ PROJ. ZAKÁZKY Ing. Radoslav Molák	ODPOVĚDNÝ PROJ. PS, SO Dle příloh	NAVRHL, VÝPRACOVAL Dle příloh	KONTROLOVAL Dle příloh
KRAJ: Jiřomoravský	POVĚŘENÝ OÚ: Židlochovice	STUPEŇ: DSPS	
“Modernizace a elektrizace trati Hrušovany u Brna - Židlochovice” PS 01-14-02.2 ,žst.Hrušovany u Brna-klimatizace sdělov.místnosti		ZAK. ČÍSLO 20059-01-0820	ARCH. ČÍSLO 2020340003
		MĚŘÍTKO 1:50	POČET FORMÁTŮ
		DATUM:	
Půdorys 2.NP-klimatizace		ČÁST DOKUM. D.2.2	PŘÍLOHA D.2.2.2