


Modernizace a elektrizace trati Hrušovany u Brna - Židlochovice
SO 01-19-01 propustek v km 125,151

2.1 Situace
M1:1000

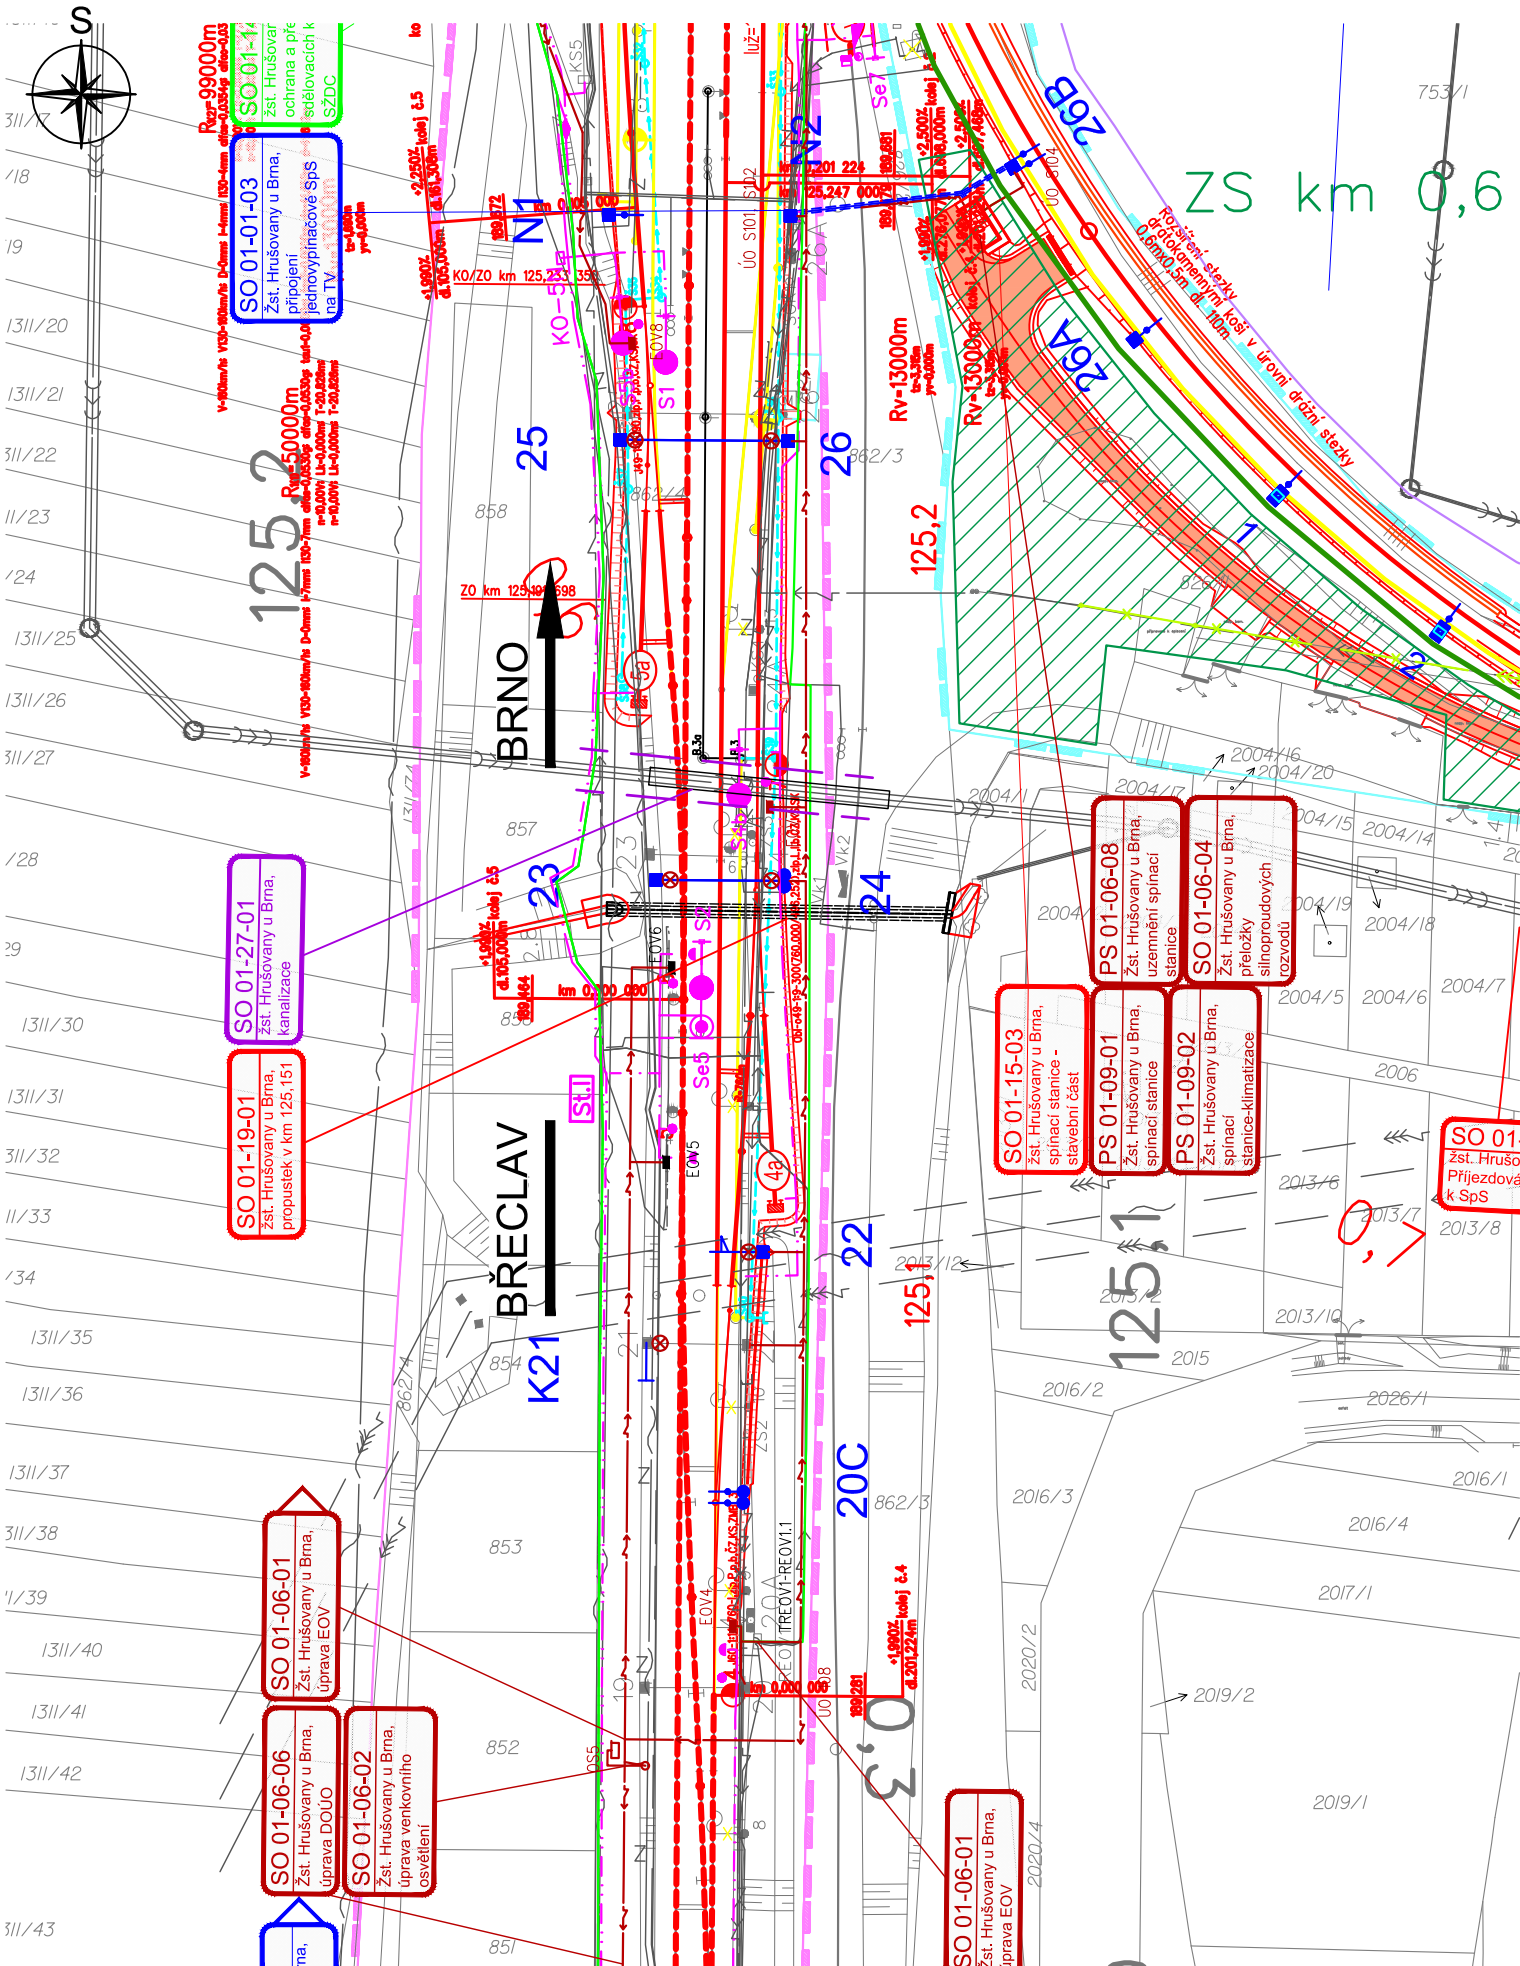

LEGENDA ČAR:

- DOPRAVNÍ TRASY
- OCHRANNÉ PÁSMO DRÁHY
- HRANICE OBVODU DRÁHY - VLASTNICTVÍ ČESKÉ REPUBLIKY
- S PRÁVEM HOSPODAŘIT S MAJETKEM STÁTU ZASTOUPENÉHO SŽDC, s.o.
- HRANICE OBVODU DRÁHY - POZEMEK FIRMY ČD a.s.
- HRANICE KATASTRÁLNÍCH ÚZEMÍ
- STÁVAJÍCÍ HRANICE KATASTRÁLNÍ MAPY (PARCELNÍ)
- STÁVAJÍCÍ HRANICE KATASTRÁLNÍ MAPY (SLUČKOVÁ)
- STÁVAJÍCÍ PHS

LEGENDA PLOCH:

- DEMOLICE A DEMONTÁŽE
- OCHRANNÉ PÁSMO DRÁHY
- NÁSTUPIŠTĚ ZPEVNĚNÉ PLOCHY, CHODNÍKY, POZEMNÍ STAVEBNÍ OBJEKTY

LEGENDA BAREVNÉHO ROZLIŠENÍ SO A PS:

- STÁVAJÍCÍ KOLEJE, OBJEKTY A INŽENÝRSKÉ SÍTĚ
- NOVÉ KOLEJE, MOSTNÍ KONSTRUKCE, KOMUNIKACE A POZEMNÍ STAVBY
- TRAKČNÍ VEDENÍ
- ZÁKLADY TV A ODVODNĚNÍ KOLEJIŠTĚ
- SILNOPROUDÉ ZAŘÍZENÍ
- ZABEZPEČOVACÍ ZAŘÍZENÍ
- SDĚLOVACÍ ZAŘÍZENÍ
- PROTIHLUKOVÁ OPATŘENÍ
- PLYNOVODY
- VODOVODY
- KANALIZACE
- VEGETAČNÍ ÚPRAVY

LEGENDA SÍTÍ:

STÁVAJÍCÍCH INŽENÝRSKÝCH SÍTÍ:

- SDĚLOVACÍ KABELY
- ZABEZPEČOVACÍ KABELY
- NN KABELY
- VN KABELY
- VVN KABELY
- VODOVOD
- KANALIZACE JEDNOTNÁ
- KANALIZACE SPLAŠKOVÁ
- KANALIZACE DEŠTOVÁ
- NTL PLYNOVOD
- STL PLYNOVOD
- VTL PLYNOVOD
- VVTL PLYNOVOD
- NADZEMNÍ VEDENÍ VVN
- KABELOVOD

NOVÝCH INŽENÝRSKÝCH SÍTÍ:

- SDĚLOVACÍ KABELY
- ZABEZPEČOVACÍ KABELY
- NN KABELY
- VN KABELY
- VVN KABELY
- VODOVOD
- KANALIZACE JEDNOTNÁ
- KANALIZACE SPLAŠKOVÁ
- KANALIZACE DEŠTOVÁ
- NTL PLYNOVOD
- STL PLYNOVOD
- VTL PLYNOVOD
- VVTL PLYNOVOD
- NADZEMNÍ VEDENÍ VVN
- KABELOVOD

LEGENDA ZNAČEK:

- PARCELNÍ ČÍSLO
- PARCELNÍ ČÍSLO POZEMKOVÉHO KATASTRU (PK)
- GEOLOGICKÉ PRŮZKUMY
- PJ-POZOROVACÍ VRT; J - JÁDROVÝ VRT; A - ARCHIVNÍ VRT; D - DYNAMICKÁ PENETRACE
- OSVĚTLOVACÍ STOŽÁR (STÁVAJÍCÍ; NAVRŽENÉ)
- TRAKČNÍ PODPĚRY (STÁVAJÍCÍ; NAVRŽENÉ)
- PŘESTAVNÍK (STÁVAJÍCÍ; NAVRŽENÉ)
- ZARÁŽEDLO PRO KOLEJOVÁ VOZIDLA (STÁVAJÍCÍ; NAVRŽENÉ)
- VEGETAČNÍ ÚPRAVY (STÁVAJÍCÍ; NAVRŽENÉ)
- DOPRAVNÍ ZNAČENÍ (STÁVAJÍCÍ; NAVRŽENÉ)
- VENKOVNÍ NÁVĚSTNÍ PRVKY (STÁVAJÍCÍ; NAVRŽENÉ)

POZNÁMKA:

SOUŘADNICOVÝ SYSTÉM: S- JTSK
VÝŠKOVÝ SYSTÉM: B.p.v.



			ČÍSLO SOUPRAVY:
REVIZE Č.	DATUM	ZMĚNA	

 SUDOP BRNO			SUDOP BRNO, spol. s r.o. Kounicova 26 611 36 Brno			
OBJEDNAVATEL:		Správa železnic, státní organizace, Dílžďená 1003/7, 110 00 Praha 1 Stavební správa východ (organizační jednotka)		tel. : +420 972 625 804 E-mail: sudop@sudop-brno.cz		
PROFESNÍ SKUPINA:		12 Mosty	VEDOUČÍ PROF. SKUPINY Ing. Karel Pukl	ŘEDITEL Ing. Kamil Chmela		
ODPOVĚDNÝ PROJ. ZAKÁZKY Ing. Radoslav Molák		ODPOVĚDNÝ PROJ. PS, SO Ing. Pavel Lhotský	NAVRHL, VYPRACOVAL Ing. Jan Dvořák	KONTROLOVAL Ing. Radomír Hanák		
KRAJ: Jihomoravský		POVĚŘENÝ OÚ: Židlochovice		STUPEŇ: DSPS		
Modernizace a elektrizace trati Hrušovany u Brna - Židlochovice SO 01-19-01 žst. Hrušovany u Brna, propustek v km 125,151				ZAK. ČÍSLO 20059-01-0820	ARCH. ČÍSLO 2020340003	
				MĚŘÍTKO 1:1000	POČET FORMÁTŮ 3 A4	
Situace				DATUM: 10/2020		
				ČÁST DOKUM. E.1.4.1		PŘÍLOHA 2.1