

V1
d20 IZ


V2
d25 IZ

V3
d25 IZ

V4
d25 IZ

Legenda místností

Číslo	Účel místnosti	Plocha (m²)
1S01	Schodiště	11,75 m²
1S02	Chodba	17,05 m²
1S03	Sklep	11,70 m²
1S04	Sklep	11,95 m²
1S05	Sklep	20,00 m²
1S06	Sklep	9,90 m²
1S07	Sklep	21,20 m²
1S08	Sklep	27,70 m²
1S09	Sklep	13,55 m²
1S11	Úkladna	22,80 m²
1S12	Chodba	25,80 m²

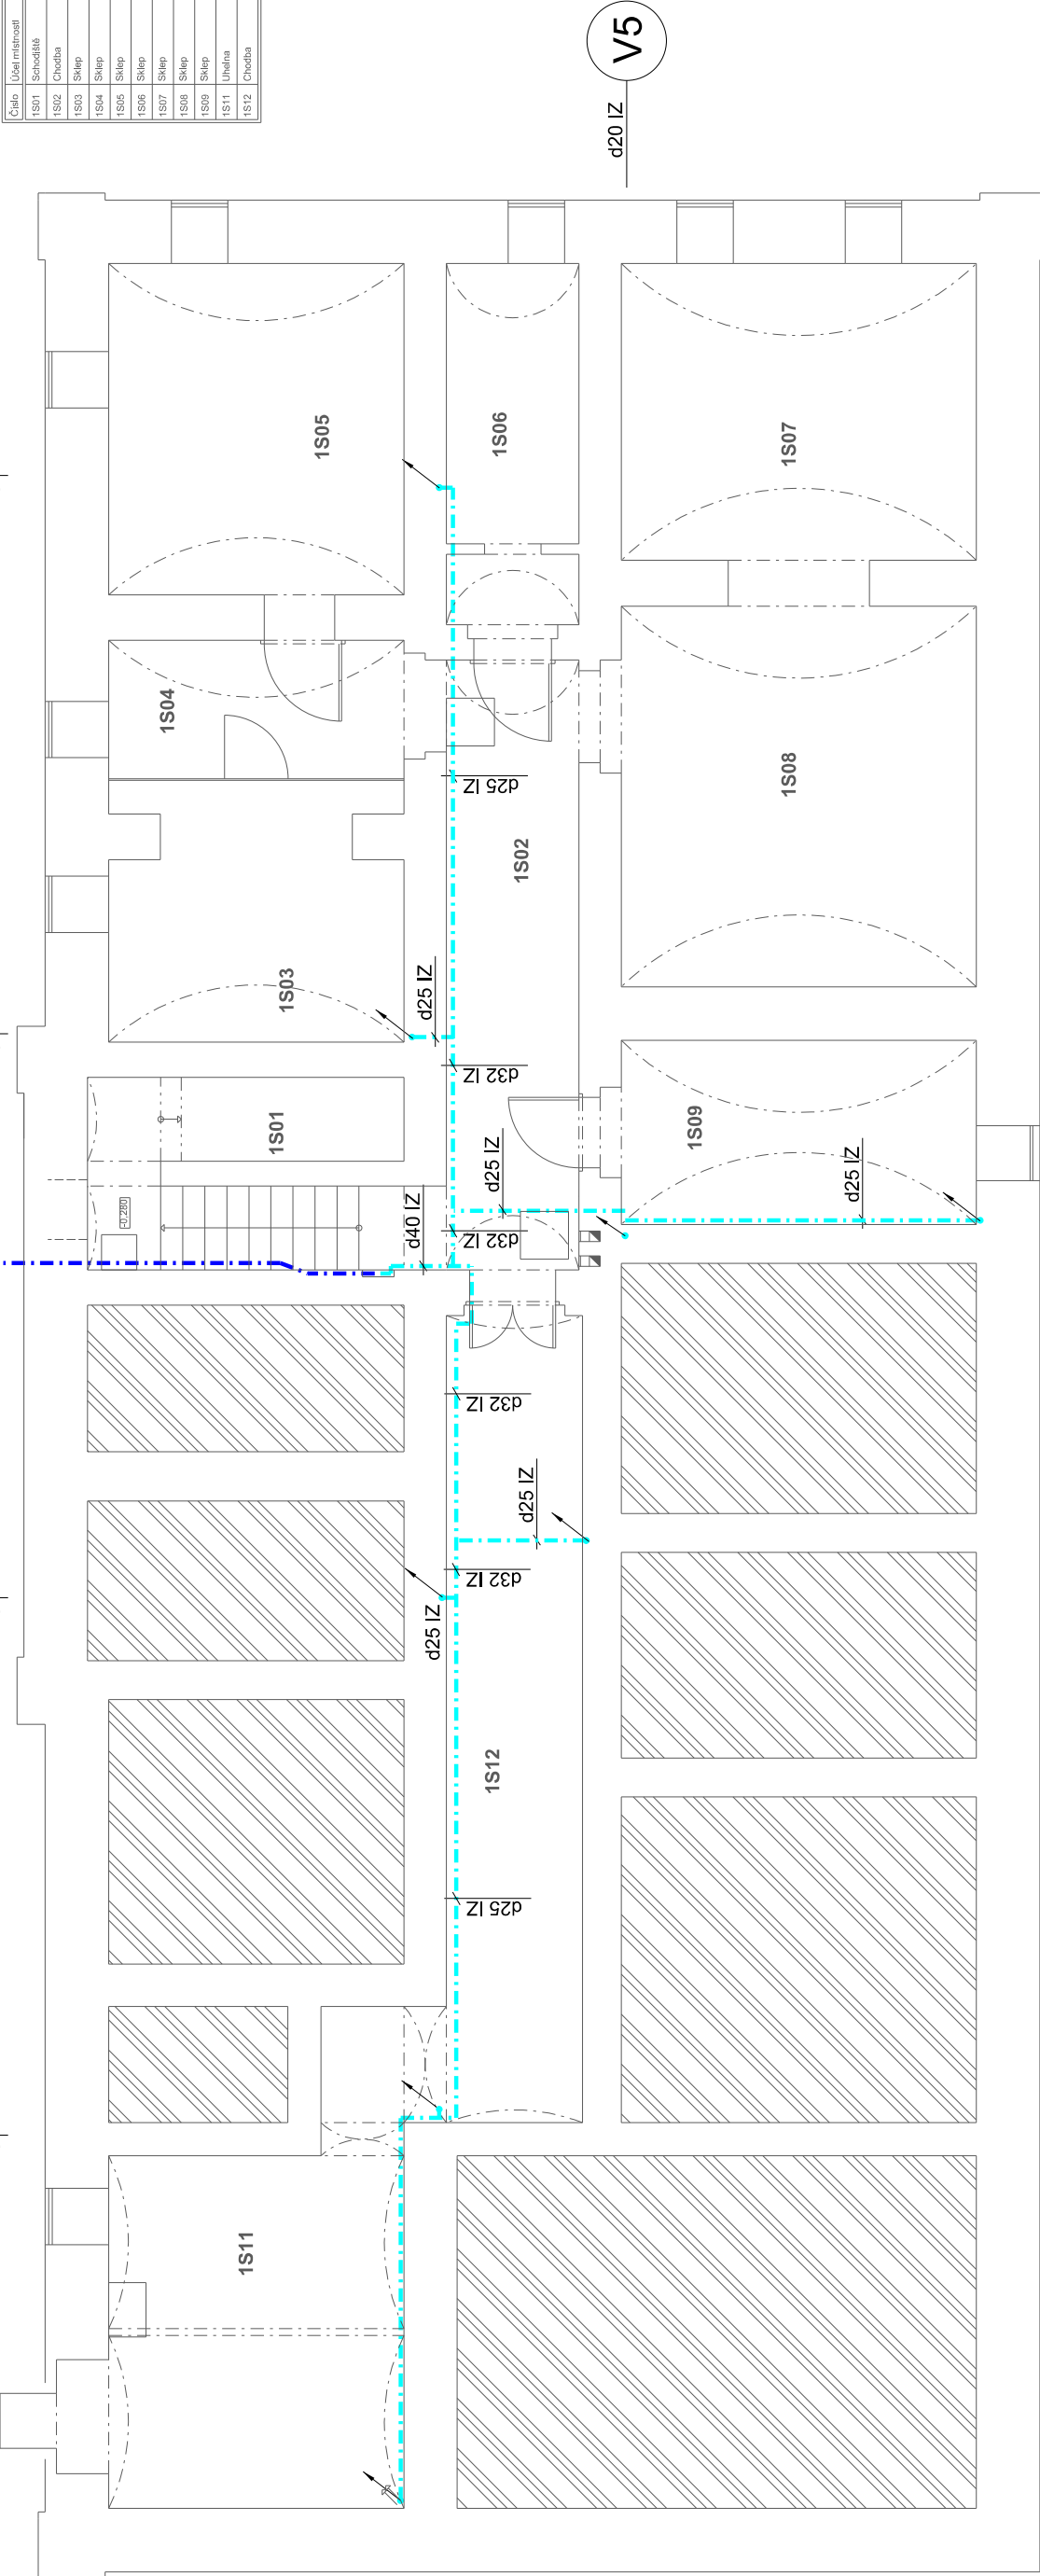

V7
d25 IZ

V6
d25 IZ

LEGENDA

- POTRUBÍ STUDENÉ VODY 8°C
- POTRUBÍ TEPLÉ VODY 55°C
- STÁVAJÍCÍ PŘÍPOJKA STV

- VODOVODNÍ POTRUBÍ BUDE VEDENO VE ZDI A V PODLAŽE
- POTRUBÍ VODY BUDE PROVEDENO Z POTRUBÍ PP-R PN 16.
- POTRUBÍ BUDE ZAIZOLOVÁNO TEPELNOU IZOLACÍ O TL. 13mm.
- JEDNOTLIVÉ ZAŘÍZOVACÍ PŘEDMĚTY MIMO VANY BUDOU PŘIPOJENY POTRUBÍ d20.

VED. PROJEKTANT	VYPRACOVAL	KONTROLOVAL	ING. DANIEL FLORIÁN			
ING. D. FLORIÁN	ING. D. FLORIÁN		PROJEKTANT VYTÁPĚNÍ, VZDUCHOTECHNIKY A ZTI TYLOVA 731/2, 405 02 DĚČÍN 2			
			TEL. : 723 373 167 E - MAIL : daniel.florian @ volny.cz			
INVESTOR	SPRÁVA ŽELEZNIC, státní organizace DLÁŽDĚNÁ 103/7, 110 00 PRAHA 1		DATUM 10. 2021	MĚŘÍTKO 1 : 100	STUPEŇ DSP	PARÉ
AKCE	RYBNÍŠTĚ ON - OPRAVA OBJEKTU RYBNÍŠTĚ 133, 407 51 RYBNÍŠTĚ		ZAK. ČÍSLO P2955-21	FORMÁT 2A4		
PROFESE			ČÍSLO VÝKRESU			
D. 1. 4. - ZDRAVOTNĚ TECHNICKÉ INSTALACE						
NÁZEV	PŮDORYS 1.PP - VODOVOD					
P2955 003 - 21						