


LEGENDA

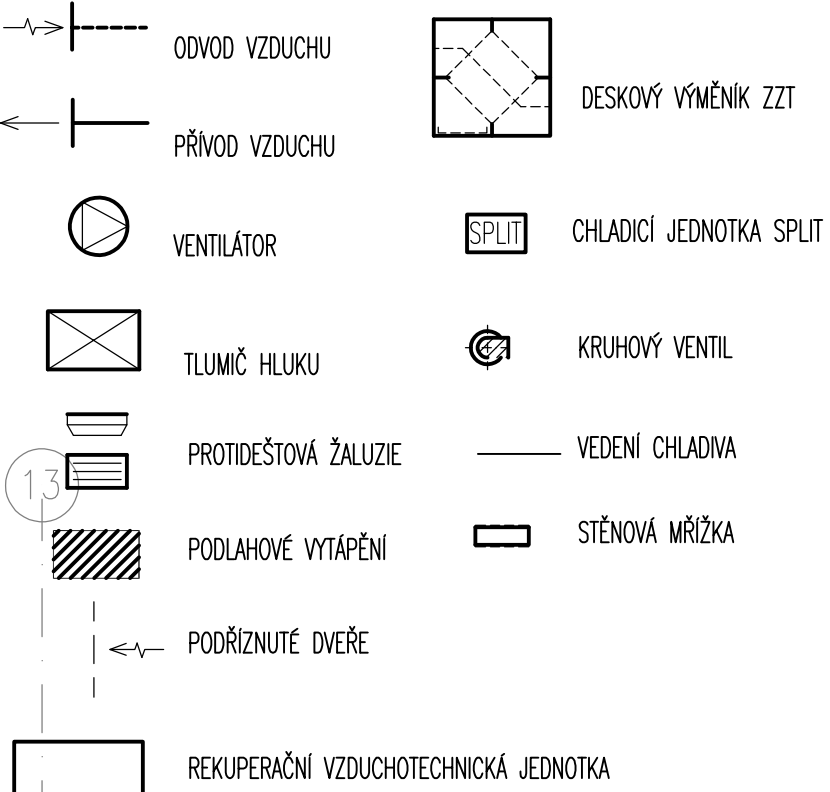

POZNÁMKA:
Všechny doměry vzt. potrubí, odsoků a etážů budou doměřeny na stavbě dle skutečné situace. Otvory pro výústky budou vystřiženy do vzt. potrubí dle situace na stavbě. Před montáží vzduchotechniky zkontrolovat zda stavba odpovídá projektované dokumentaci. Distribuční prvky budou rozmístěny podle výkresu rastru podhledu případně dle výkresu podhledu. Dotěsnění průstupů požárními a akustickými hranicemi bude spřítovat parametry prostupující přčky barevnost finálních povrchových úprav bude osouhlasena architektem na základě předložených vzorků. Všechny obočky a rozbočky budou opatřeny nábohovým plechem nebo jiným regulačním prvkem. Zařízení bude po instalaci předáno investorovi zaregulované a plně funkční, kótován je vnitřní rozměr potrubí ,veškeré potrubí bude pružně uloženo. Při realizaci je nutné předpokládat drobné změny vedení potrubí.





Souřadnicový systém: S-JTSK
Výškový systém: Bpv

Přehled verzí přílohy			
Číslo	Datum	Popis změny	Podpis
03	22.3.2021	DUSP + PDPS	-
02	17.12.2020	Dokumentace se zpracovává přílohami	-
01	30.09.2020	Dokumentace k přílohami	-
Zadavatel:		Správa železnic, státní organizace Dílčena 1003/7, Praha 1 - Nové Město 110 00 Správa železnic, Stavební správa západ Sokolovská 278/1955, Praha 9 190 00	
Zhotovitel:		PROJEKT servis spol. s r.o. U Elektry 830/2b, Praha 9 - Hloubětín 198 00 IČ: 49823141 tel.: 281 090 860 www.projekt-servis.cz firma@projekt-servis.cz	
Hlavní inženýr projektu:		Ing. Martin Koudelka Ing. Michaela Kopálková	
Zpracovatel částí:		PROJEKT servis spol. s r.o. U Elektry 830/2b, Praha 9 - Hloubětín 198 00 IČ: 49823141 tel.: 281 090 860 www.projekt-servis.cz firma@projekt-servis.cz	
Vypracoval:		Kontroloval:	Odpovědný projektant:
Miroslav Děděl		Jiří Petlach	Jiří Petlach
KRAJ: Praha		OKRES: Praha hl. m.	Ú: Praha hl. m.
Název akce: Přemístění haly pro OTV a zřízení integrovaného pracoviště OTV a ST v rámci OŘ Praha			
Část:		Číslo zakázky: ZAK-2019-06	
SO 10-61-01 ZST Praha-Libeň, hala pro kolejová vozidla a integrovaná pracoviště		Stupeň: DUSP + PDPS	
ST OŘ a OTV OŘ		Datum: 03/2021	
Vzduchotechnická zařízení		Měřítko: 1:100	
Příloha:		Formát: 12xA4	
Půdorys 2.NP		Verze: 01	Č. přílohy: 3

Dokument lze užívat pouze ve smyslu přílohy smlouvy o dílo. Změna jeho částí není možná bez souhlasu PROJEKT servis spol. s r.o.

ŘEZ 2-2

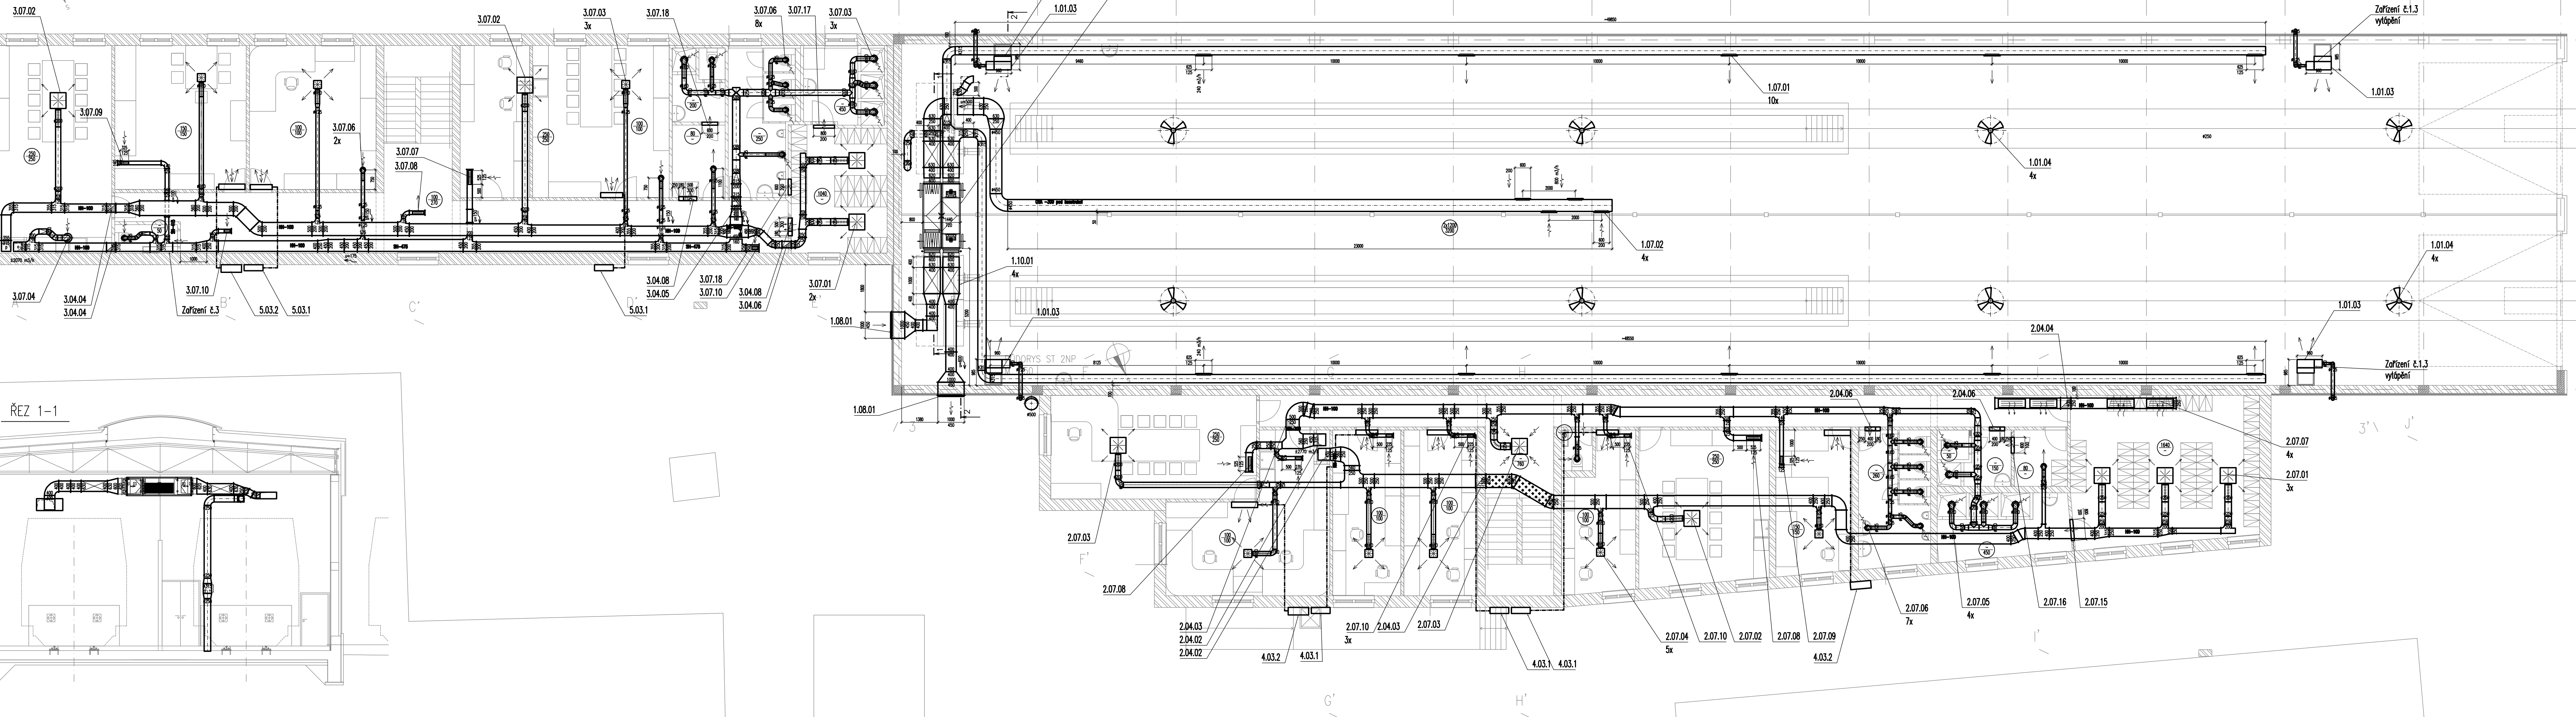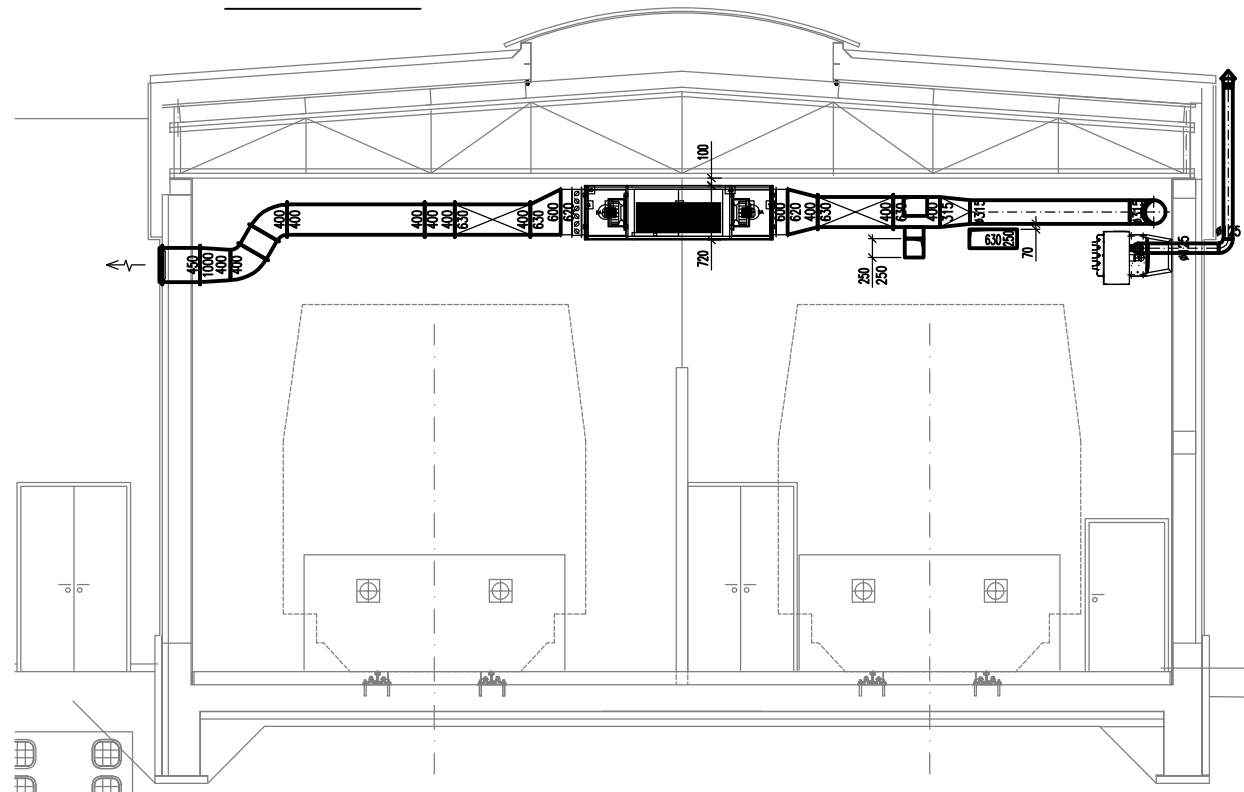

ŘEZ 1-1

