


PŮDORYS NASTAVOVANÉ
ŠACHTY
M1:25


B'

B

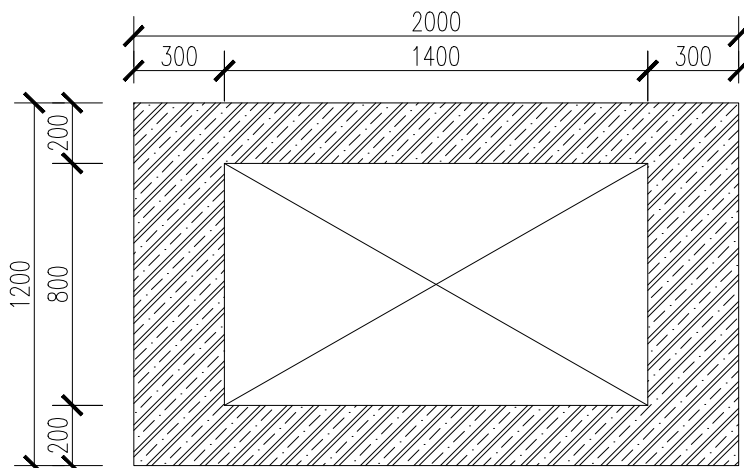


PODÉLNÝ ŘEZ 2-2'
M1:25

2'

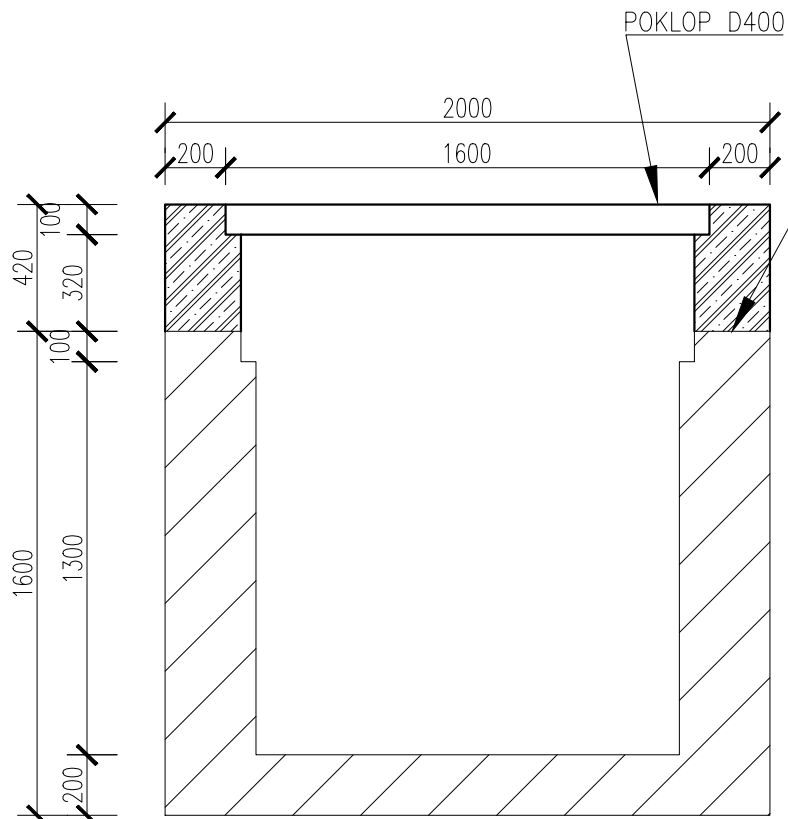

PODÉLNÝ ŘEZ B-B'
M1:25

NAPOJENÍ NA STÁVAJÍCÍ STAV PŘES CHEMICKÉ KOTVY

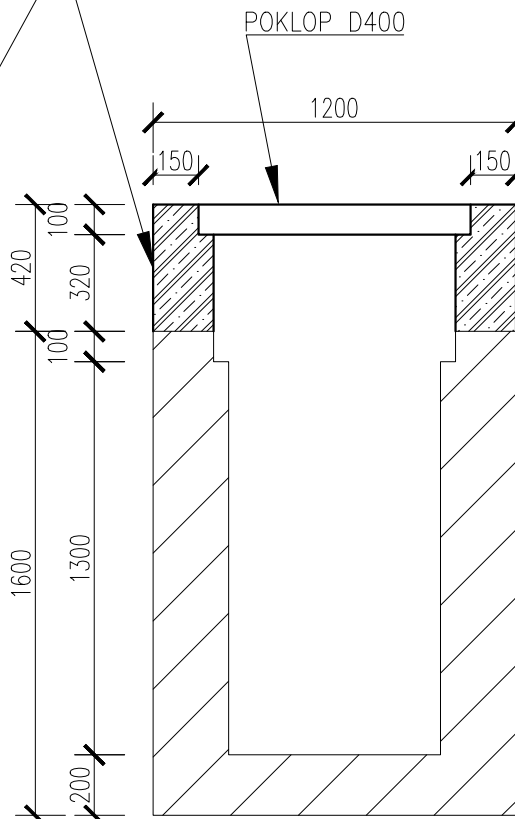

LEGENDA MATERIÁLU:

- STÁVAJÍCÍ KONSTRUKCE
- ŽB OBVODOVÉ ZDI KABELOVDOVÉ ŠACHTY
- ZHUTNĚNÝ ŠTĚRKOPÍSEK – TŘIDY G3
- Rostlý terén

Souřadnicový systém: S-JTSK

Výškový systém: Bpv

| | | | | |
|--|------------------|--|--|-------------|
| Přehled verzí přílohy | | | | |
| Číslo | Datum | Popis změny | Jméno | Podpis |
| 03 | 22.03.2021 | Dokumentace pro vydání společného povolení | ŠIMON VANĚK | |
| 02 | 17.12.2020 | Dokumentace se zpracovanými připomínkami | ŠIMON VANĚK | |
| 01 | 30.09.2020 | Dokumentace k připomínkám | ŠIMON VANĚK | |
| Zadavatel: Správa železnic, státní organizace Dlážděná 1003/7, Praha 1 - Nové Město 110 00 Správa železnic, Stavební správa západ Sokolovská 278/1955, Praha 9 190 00 | | | | |
| Zhotovitel: PROJEKT servis spol. s r.o. U Elektry 830/2b, Praha 9 - Hloubětín 198 00 IČ: 49823141 tel.: 281 090 860 www.projekt-servis.cz firma@projekt-servis.cz | | | | |
| Hlavní inženýr projektu: Ing. Martin Koudelka | | | Zástupce hlavního inženýra projektu: Ing. Michaela Kopálová | |
| Zpracovatel částí: PROJEKT servis spol. s r.o. U Elektry 830/2b, Praha 9 - Hloubětín 198 00 IČ: 49823141 tel.: 281 090 860 www.projekt-servis.cz firma@projekt-servis.cz | | | | |
| Vyracoval: Šimon Vaněk | | Kontroloval: Ing. Michaela Kopálová | Odpovědný projektant: Ing. Martin Koudelka | |
| KRAJ: Praha | | OKRES: Praha hl. m. | OÚ: Praha hl. m. | |
| Název akce: Přemístění haly pro OTV a zřízení integrovaného pracoviště OTV a ST v rámci OŘ Praha | | | | |
| Část: D.2.1.9 KABELOVODY, KOLEKTORY SO 10-40-01 ŽST Praha-Libeň, Kabelovod 404,85 - 405,10 | | | Číslo zakázky: ZAK-2019-06 | |
| Příloha: NS - nástavba kabelovodní šachty | | | Stupeň: | DUSP + PDPS |
| | | | Datum: | 03/2021 |
| | | | Měřítko: | 1:25 |
| | | | Formát: | 3xA4 |
| Verze: | Část: | Č. přílohy: | | |
| 01 | D.2.1.9.1 | 6.1 | | |