


<b>SAFETY PRO</b>	<i>Závěrečná zpráva</i>	Zakázka č.	20Sml00285
		Dokument č.	1
		Strana č.	1

# Rekonstrukce žst. Rožnov pod Radhoštěm

## Příloha č. 1 – Podrobná situace

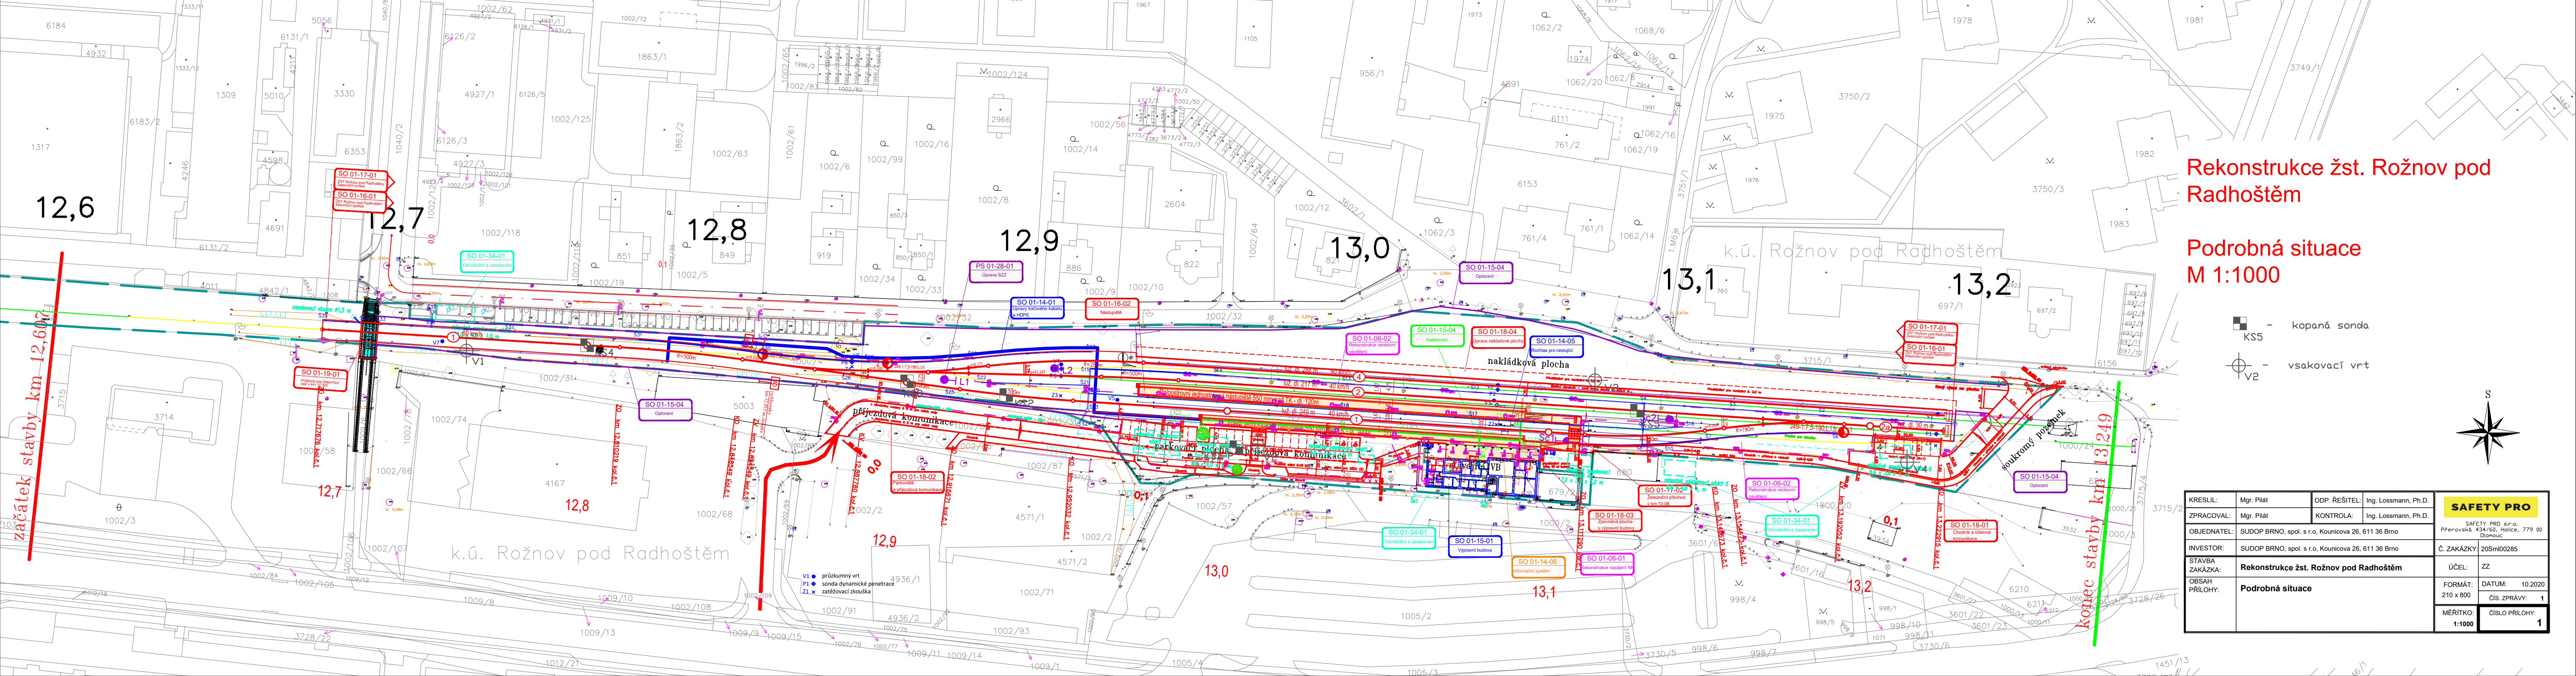

# Rekonstrukce žst. Rožnov pod Radhoštěm

Podrobná situace  
M 1:1000

- ☐ - kopaná sonda
- ⊕ - vsakovací vrt

KRESLIL:	Mgr. Pilát	ODP. ŘEŠITEL:	Ing. Lossmann, Ph.D.	SAFETY PRO		
ZPRACOVAL:	Mgr. Pilát	KONTROLA:	Ing. Lossmann, Ph.D.			
OBJEDNATEL:	SUDOP BRNO, spol. s r.o., Kounicova 26, 611 36 Brno			SAFETY PRO s.r.o. Přerovská 434/60, Holice, 779 00 Blanovic		
INVESTOR:	SUDOP BRNO, spol. s r.o., Kounicova 26, 611 36 Brno			Č. ZAKÁZKY:	20Sml00285	
STAVBA ZAKÁZKA:	Rekonstrukce žst. Rožnov pod Radhoštěm			ÚČEL:	ZZ	
OBSAH PŘÍLOHY:	Podrobná situace			FORMÁT: 210 x 800	DATUM: 10.2020	
					ČÍS. ZPRÁVY:	1
					MĚŘÍTKO: 1:1000	ČÍSLO PŘÍLOHY: