



PŮDORYS 1.NP

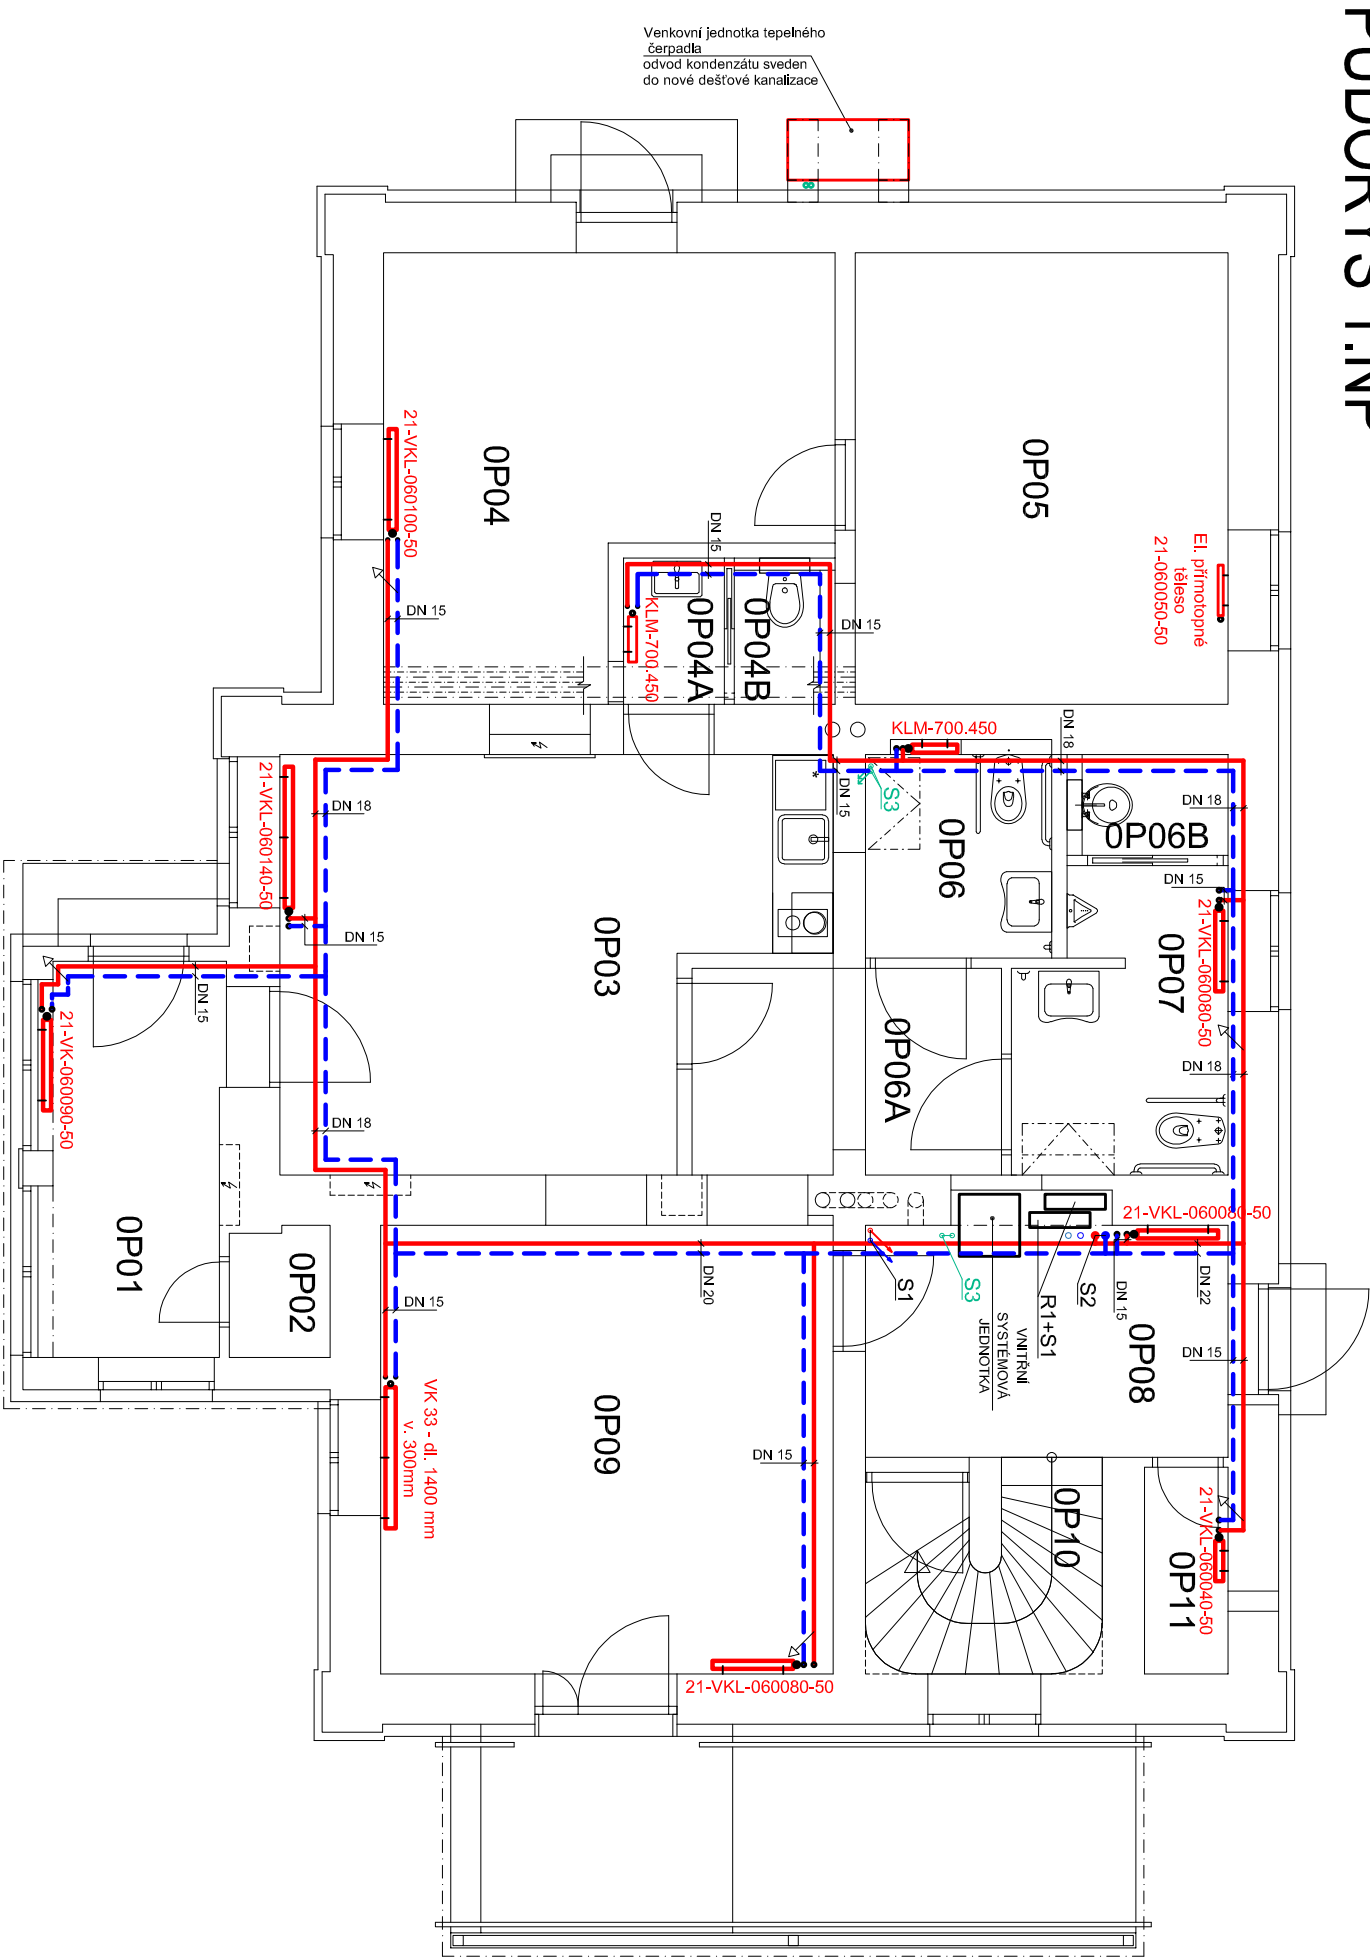

PŮDORYS 2.NP

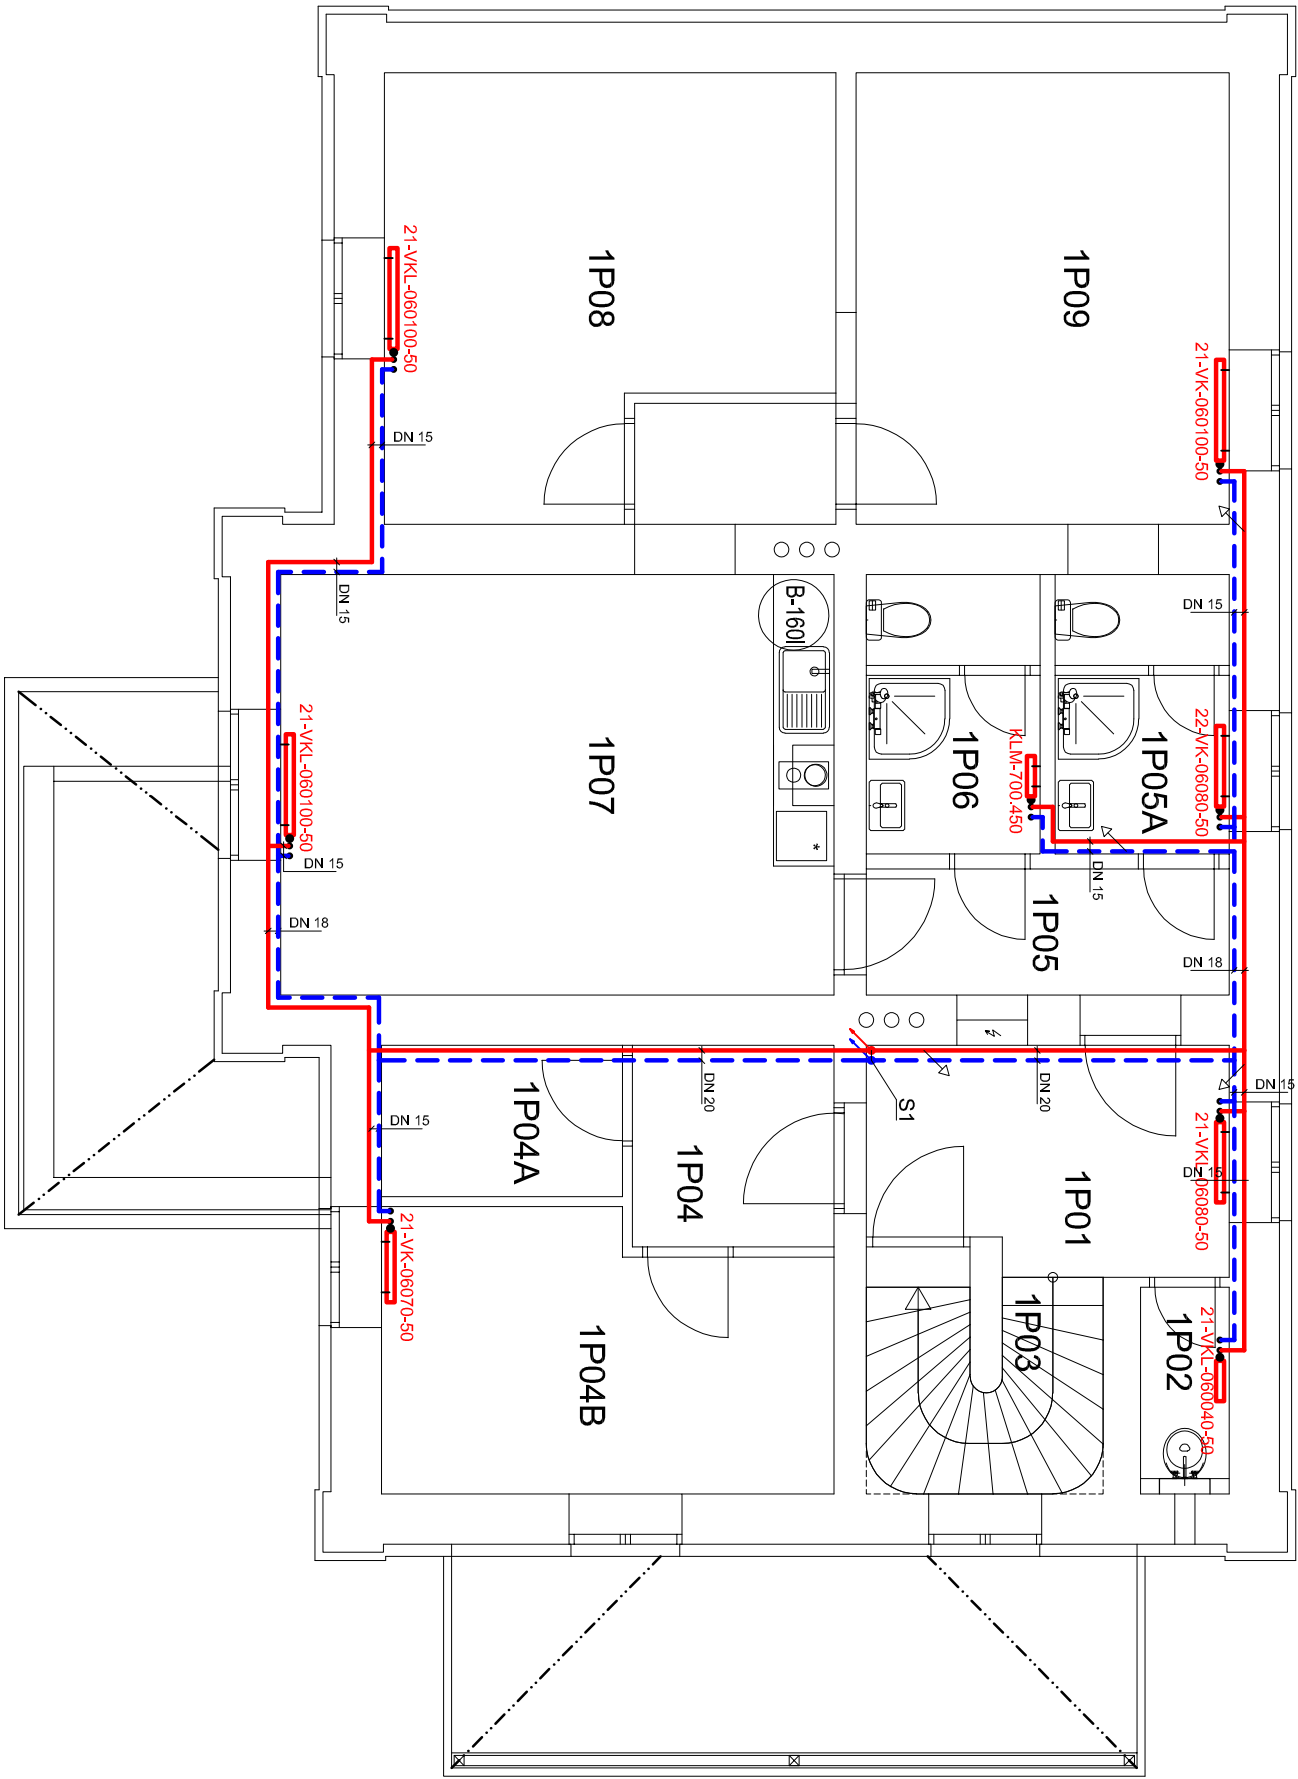

LEGENDA:

- R1+S1 ROZVADĚČ A SBĚRAČ
- S1 POTRUBÍ STOUPAJÍCÍ, PŘÍVOD A VART. DO 2NP PRO ÚT
- S2 POTRUBÍ STOUPAJÍCÍ, PŘÍVOD A VART. DO 1NP PRO ÚT
- S3 POTRUBÍ STOUPAJÍCÍ DO 1NP PRO ÚT
- S4 POTRUBÍ STOUPAJÍCÍ DO 1NP PRO ÚT
- V1 VODOVODNÍ POTRUBÍ STOUPAJÍCÍ PRO 1NP
- V2 VODOVODNÍ POTRUBÍ STOUPAJÍCÍ PRO 2NP
- POTRUBÍ, PŘÍVOD A VRAT OD TČ. K VNITŘNÍ JEDNOTCE
- POTRUBÍ TOPNÉ VODY PŘÍVOD 75°C
- POTRUBÍ TOPNÉ VODY VRAT 55°C
- OTOPNÁ DESKOVÁ TĚLESA BUDOV V PROVEDENÍ SE SPODNÍM PŘIPOJENÍM S INTEGROVANÝM TERMOSTATICKÝM VENTILEM

Revize A

Obec : Ostružná (569330)		Zodpovědný projektant	
K.U. : Ostružná (716219)		Ing. Chabouška Jaroslav	
Parcel. : p.č. st.167, st.375, st.374, 932/3, 1008/7		Výpracoval:	
Investor : Správa železnic, státní organizace		Jakubec Martin	
Název stavby : „Rekonstrukce výpravní budovy v žst. Ostružná“		Služební PD:	
Výtvar : 779 00 Olomouc		Společné územní a stavební řízení	
Datum: 05.2021		Formát: A2	
Měřítko: 1:75		Číslo výkresu: D.1.4.02	