


PŮDORYS 2.NP / 1 : 100

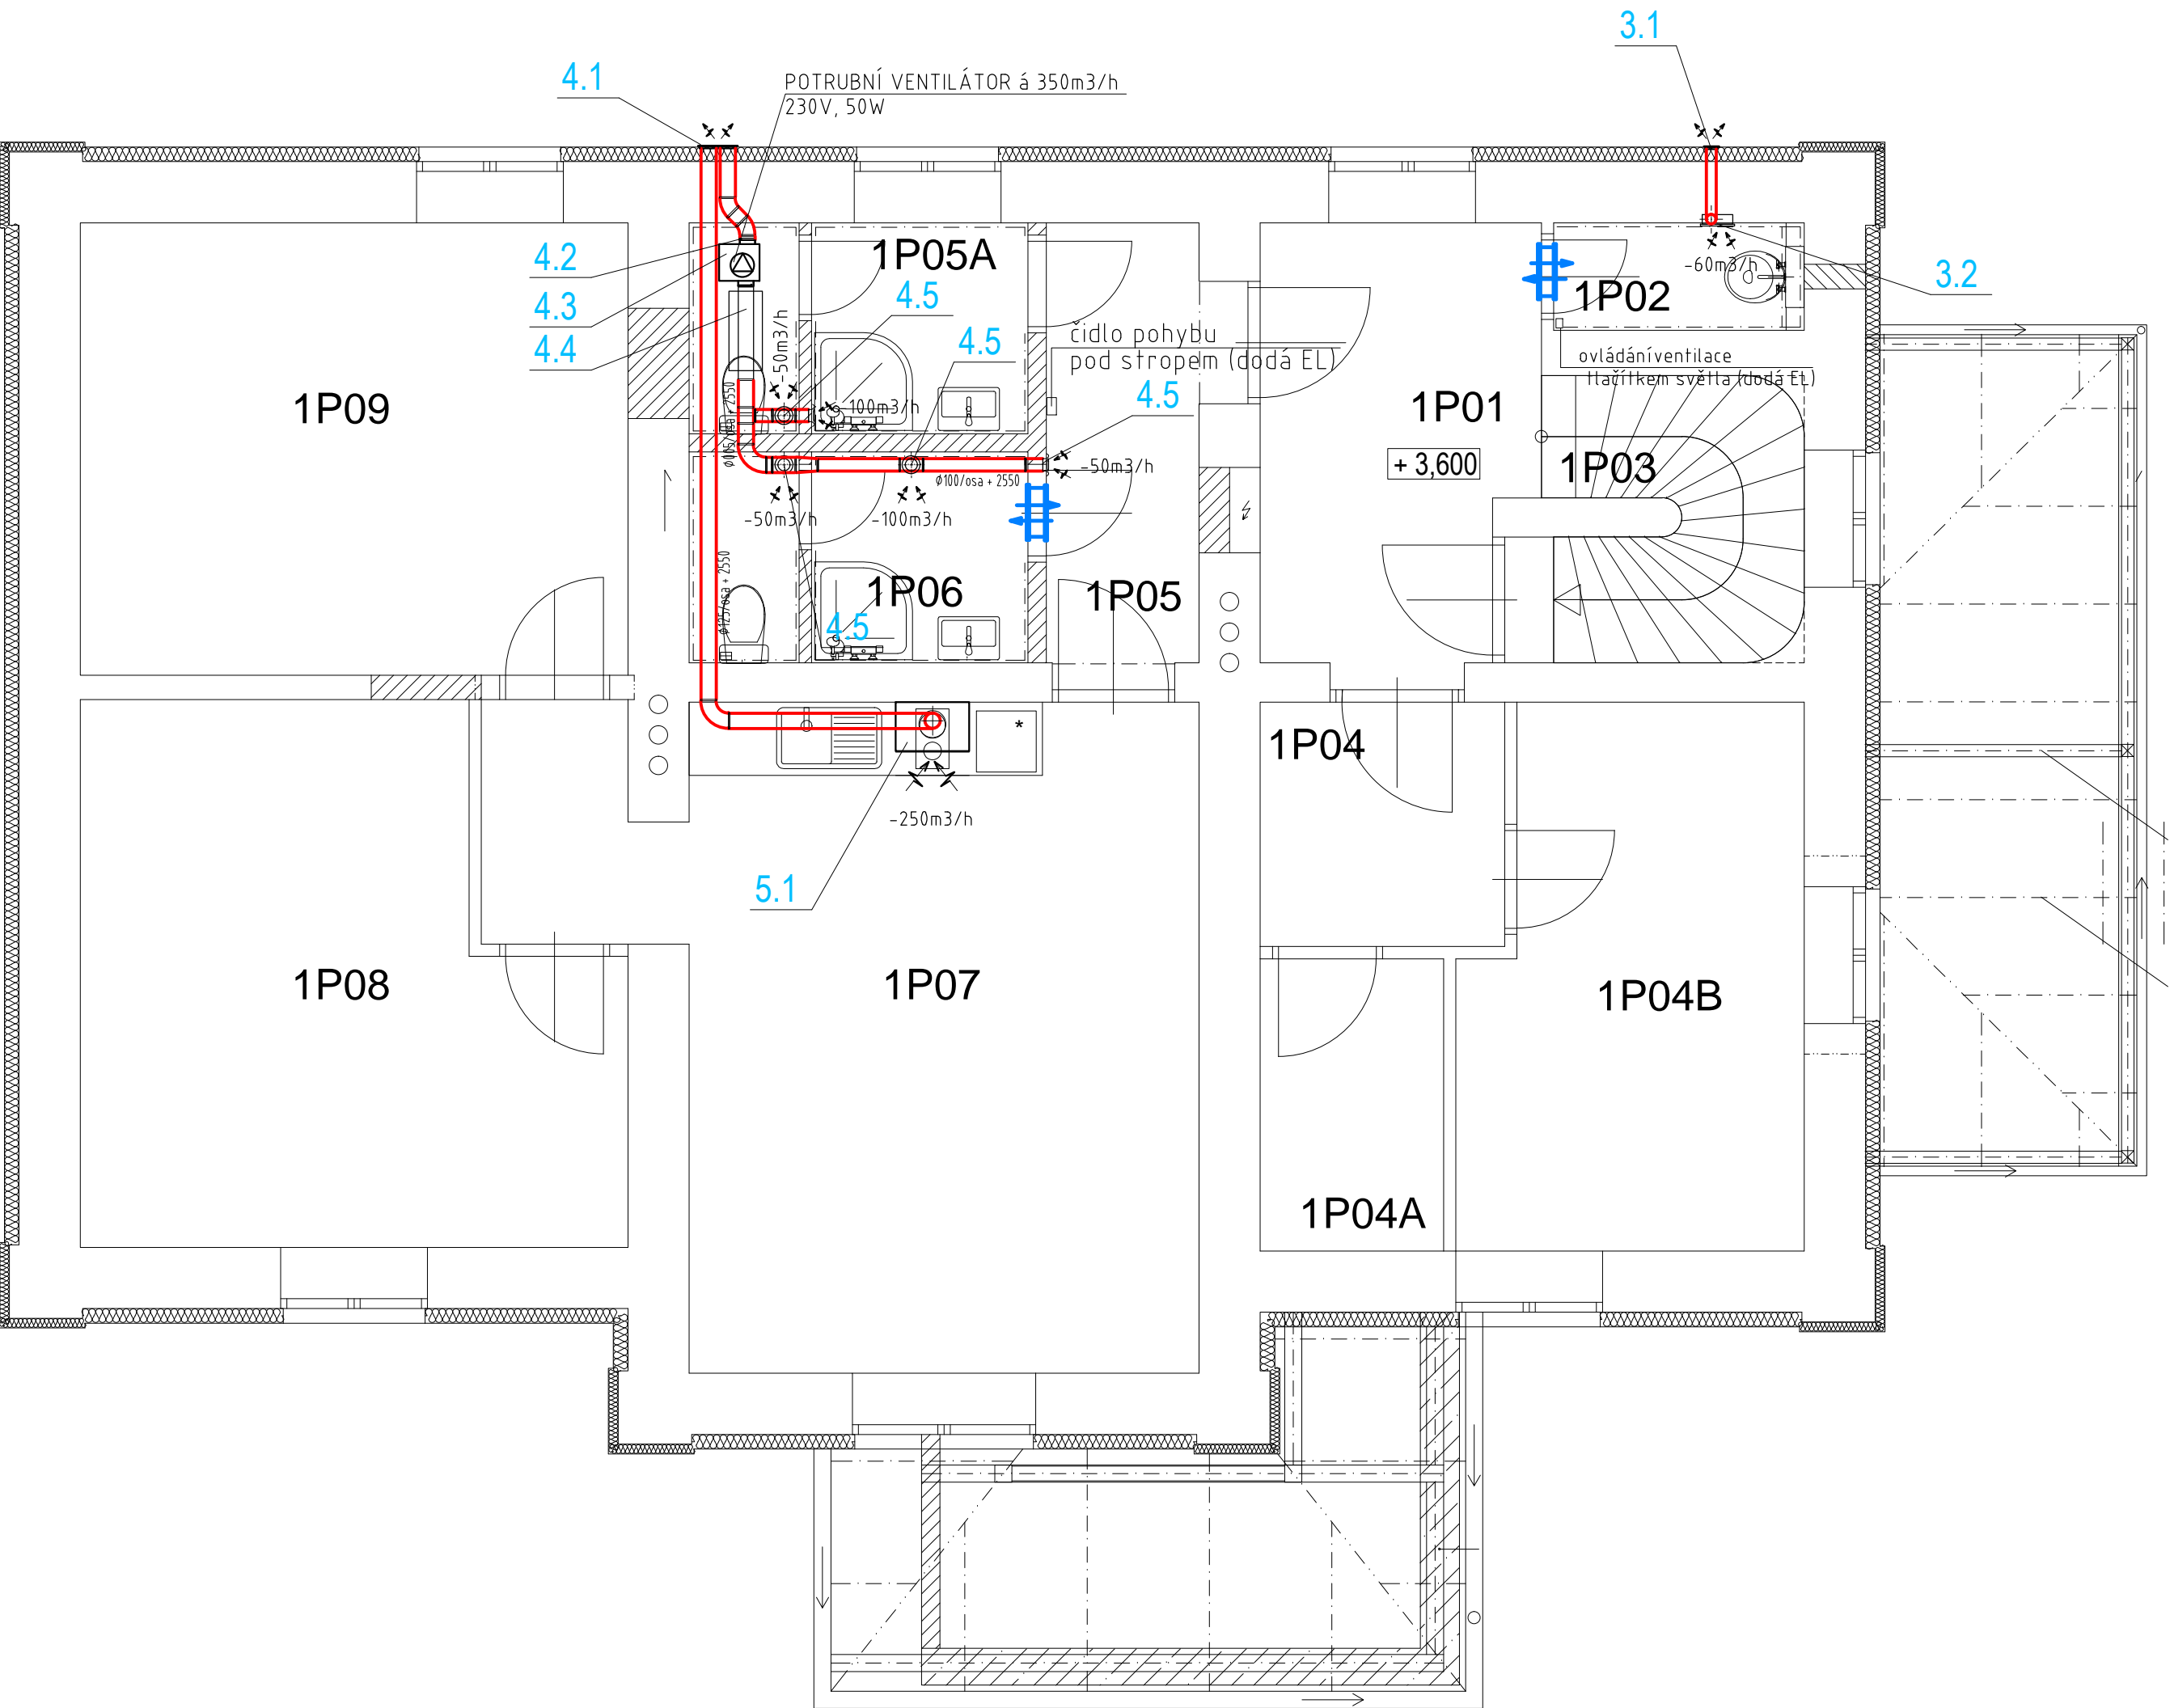

LEGENDA MÍSTNOSTÍ:

| číslo | Název místnosti | Podlaha | Plocha m2 |
|-------|-------------------|----------------|-----------|
| 1P01 | CHODBA | PVC | 7,74 |
| 1P02 | ÚKLIDOVÁ MÍSTNOST | DLAŽBA | 1,80 |
| 1P03 | SCHODIŠTĚ | PŘÍRODNÍ KÁMEN | 4,89 |
| 1P04 | PŘEDSÍŇ | PVC | 4,00 |
| 1P04A | SKLAD | PVC | 3,59 |
| 1P04B | ŠATNA | PVC | 11,75 |
| 1P05 | CHODBA | PVC | 4,50 |
| 1P05A | WC ŽENY | DLAŽBA | 4,60 |
| 1P06 | WC MUŽI | DLAŽBA | 4,60 |
| 1P07 | DENNÍ MÍSTNOST | PVC | 25,79 |
| 1P08 | POKOJ | PVC | 20,07 |
| 1P09 | POKOJ | PVC | 16,58 |

| | | | | |
|-----------------|---|--|----------------|------------|
| Obec : | Ostružná (569330) | Zodpovědný projektant | | |
| K.Ú. : | Ostružná (716219) | Ing. Bravencová Judita | | |
| Parc.č. : | p.č. st.167, st.375, st.374, 932/3,1008/7 | Vypracoval: | | |
| Investor : | Správa železnic, státní organizace Oblastní ředitelství Olomouc Nerudova 1, 779 00 Olomouc | Ing. Bravencová Judita Stupeň PD: Dokumentace pro realizaci stavby | | |
| Název stavby : | „Rekonstrukce výpravní budovy v žst. Ostružná“ | | Datum: | 05.2021 |
| | | | Formát: | 4xA4 |
| | | | Měřítko: | 1:50 |
| Název výkresu : | 2.NP | | Číslo výkresu: | D.1.4.c-04 |