



# PŮDORYS 1. PP PRIMÁRNÍ ROZVOD ÚT

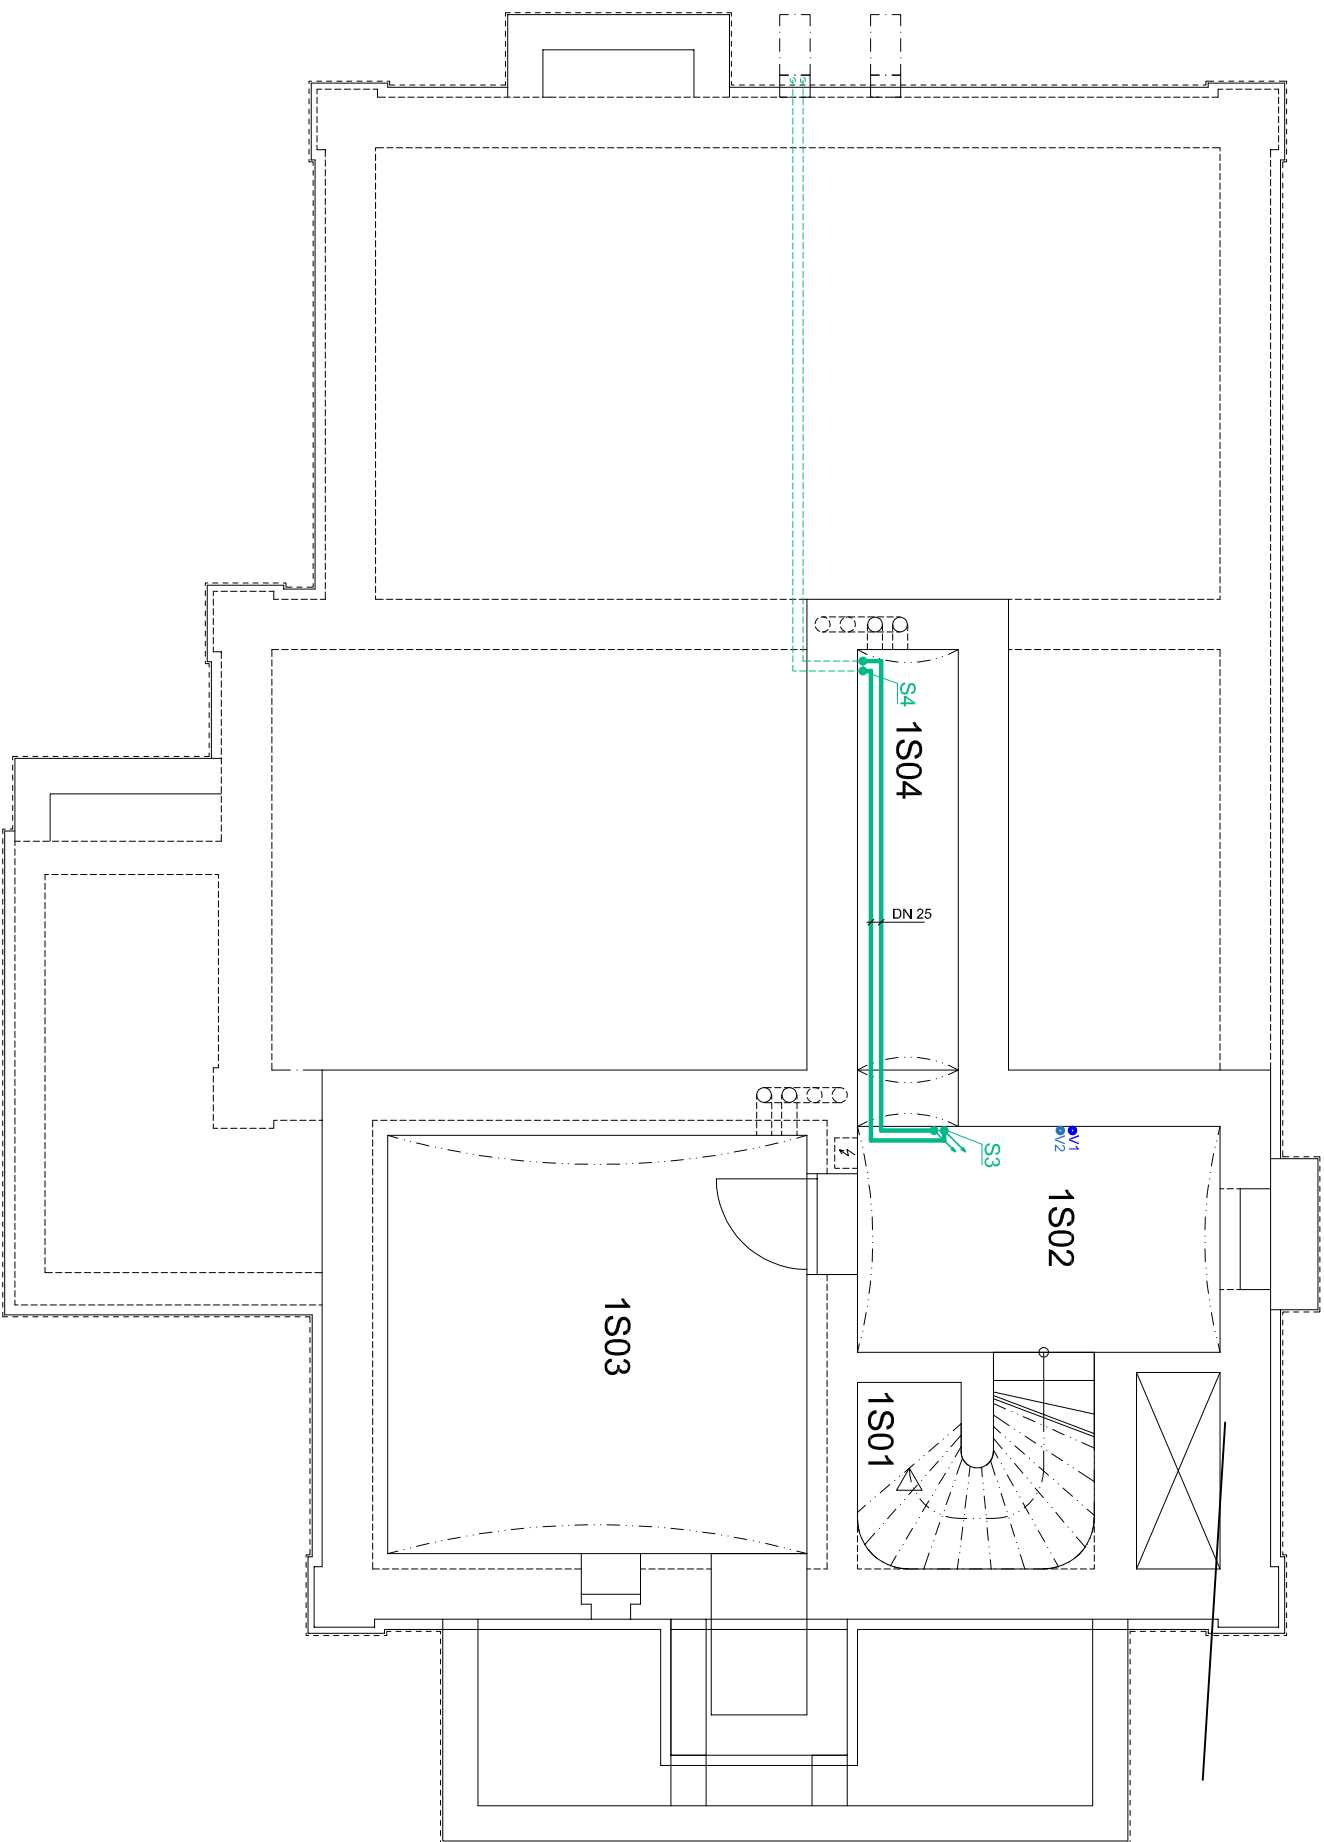

# PŮDORYS 1.NP PRIMÁRNÍ ROZVOD ÚT

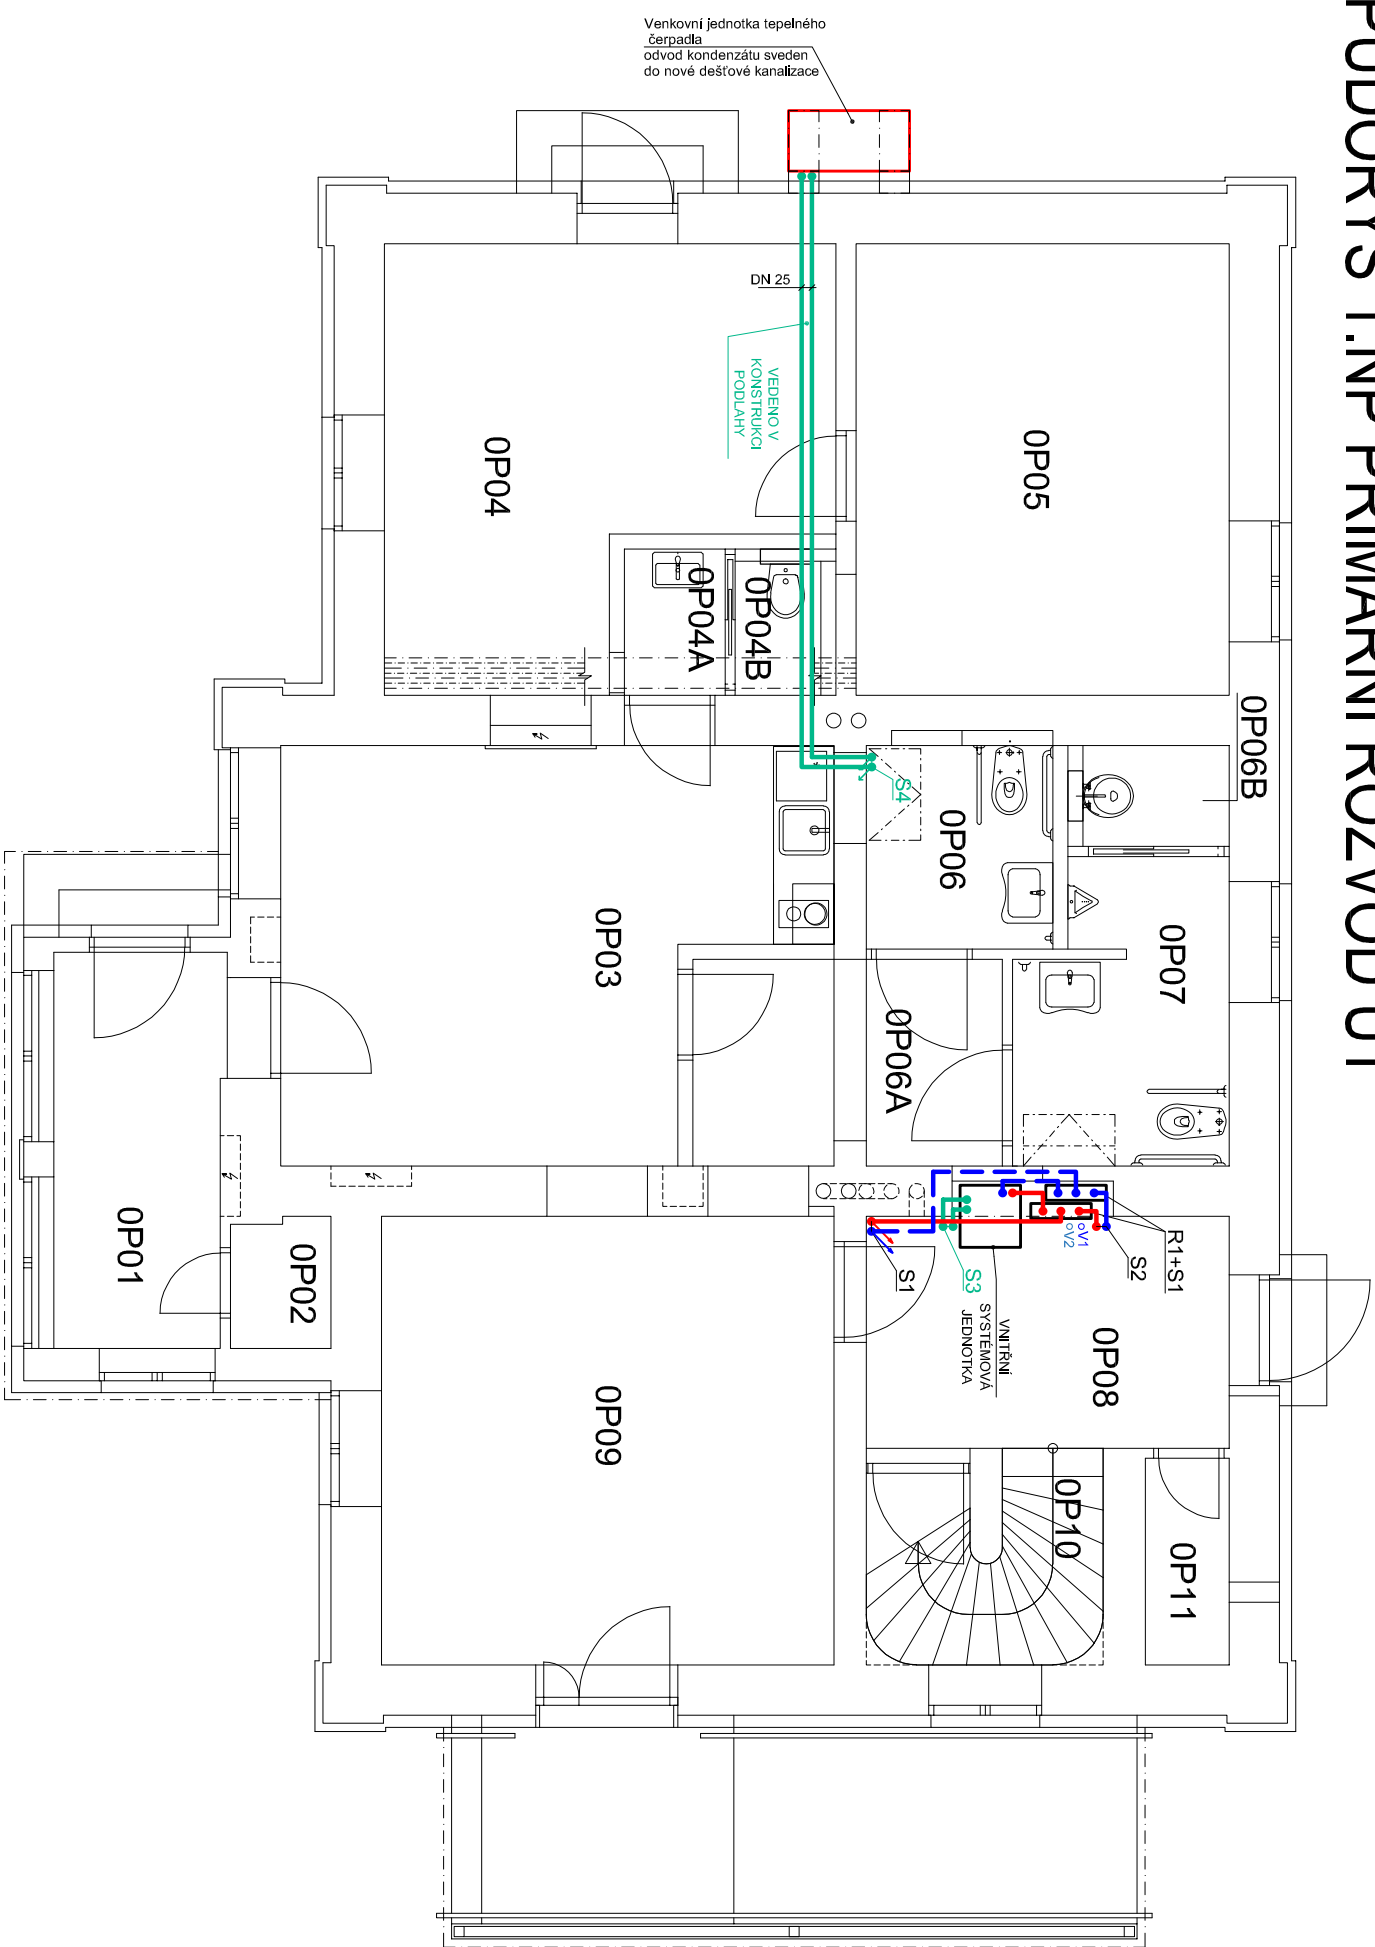

LEGENDA:

- R1+S1** ROZVADĚČ A SBĚRAČ

**S1** POTRUBÍ STROUPALJÍCÍ, PŘÍVOD A VART., DO 2NP PRO ÚT

**S2** POTRUBÍ STROUPALJÍCÍ, PŘÍVOD A VART., DO 1NP PRO ÚT

**S3** POTRUBÍ STROUPALJÍCÍ DO 1NP PRO ÚT

**S4** POTRUBÍ STROUPALJÍCÍ DO 1PP PRO ÚT

**V1** VODOVODNÍ POTRUBÍ STROUPALJÍCÍ PRO 1NP

**V2** VODOVODNÍ POTRUBÍ STROUPALJÍCÍ PRO 2NP

POTRUBÍ, PŘÍVOD A VRAT OD TČ, K VNITŘNÍ JEDNOTICE

POTRUBÍ TOPNÉ VODY PŘÍVOD 75°C

POTRUBÍ TOPNÉ VODY VRAT 55°C

OTOPNÁ DESKOVÁ TĚLESA BUDOU V PROVEDENÍ SE SPODNÍM  
PŘÍPOJENÍM S INTEGROVANÝM TERMOSTATICKÝM VENTILEM

## Revize A

Obec :	Ostružná (569330)	
K.Ú. :	Ostružná (716219)	
Parč.č. :	p.č. st.167, st.376, st.374, 932/3, 1008/7	
Investor :	Správa železnic, státní organizace	
	Oblastní ředitelství Olomouc	
	Nerudova 1, 779 00 Olomouc	
Název stavby :	„Rekonstrukce výpravní budovy v žst. Ostružná“	
Název výkresu :	VYTÁPĚNÍ - PRIMÁRNÍ ROZVODY ÚT	Číslo výkresu: D.1.4.d.01
		Datum: 05.2021
		Formát: A2
		Měřítko: 1:75