


# CELKOVÁ SITUACE STAVBY

## Legenda :

### STÁVAJÍCÍ SÍŤ :

- PODZEMNÍ VEDENÍ (ČD - Telematika a.s.)
- PODZEMNÍ VEDENÍ NN (ČEZ Distribuce a.s.)
- STL PLYNOVOD (GasNet, s.r.o.)
- ZABEZPEČOVACÍ VEDENÍ (Správa železnic)
- TELEKOMUNICAČNÍ VEDENÍ PODZEMNÍ (CETIN, a.s.)
- SVÍTIDLA VEŘEJNÉHO OSVĚTLENÍ (Správa železnic)
- KABEL VEŘEJNÉHO OSVĚTLENÍ - nezaměřený (Správa železnic)
- VODOVODNÍ PŘÍPOJKA (Vak Hradec Králové)

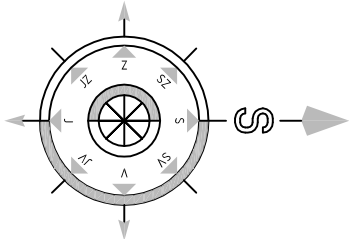


### STAVEBNÍ ÚPRAVY:


- SO 02 OPRAVA NÁDRAŽNÍ BUDOVY
- SO 03 ZP1 - CHODNÍK - betonová dlažba (24m2)
- SO 03 ZP3 - PLOCHA PO DEMOLICI - drčené kamenivo (295m2)
- SO 03 ZP6 - KANALIZAČNÍ POTRUBÍ (5,5m)
- SO 02 PŘIPOJENÍ OSVĚTLENÍ OBJEKTU NA VO (2,5m)
- SO 01 B11 - DEMONTÁŽ A LIKVIDACE ZÁBRADLÍ
- SO 01 B10 - DEMONTÁŽ A LIKVIDACE BET. PLOTU

## POZNÁMKA:

V MÍSTĚ STAVBY SE NACHÁZĚJÍ INŽENÝRSKÉ SÍTĚ, PŘED ZAHÁJENÍM STAV. PRACÍ ZAJISTI ZHOTOVITEL, U SPRÁVCŮ TĚCHTO SÍTÍ, JEJICH VYTÝČENÍ.

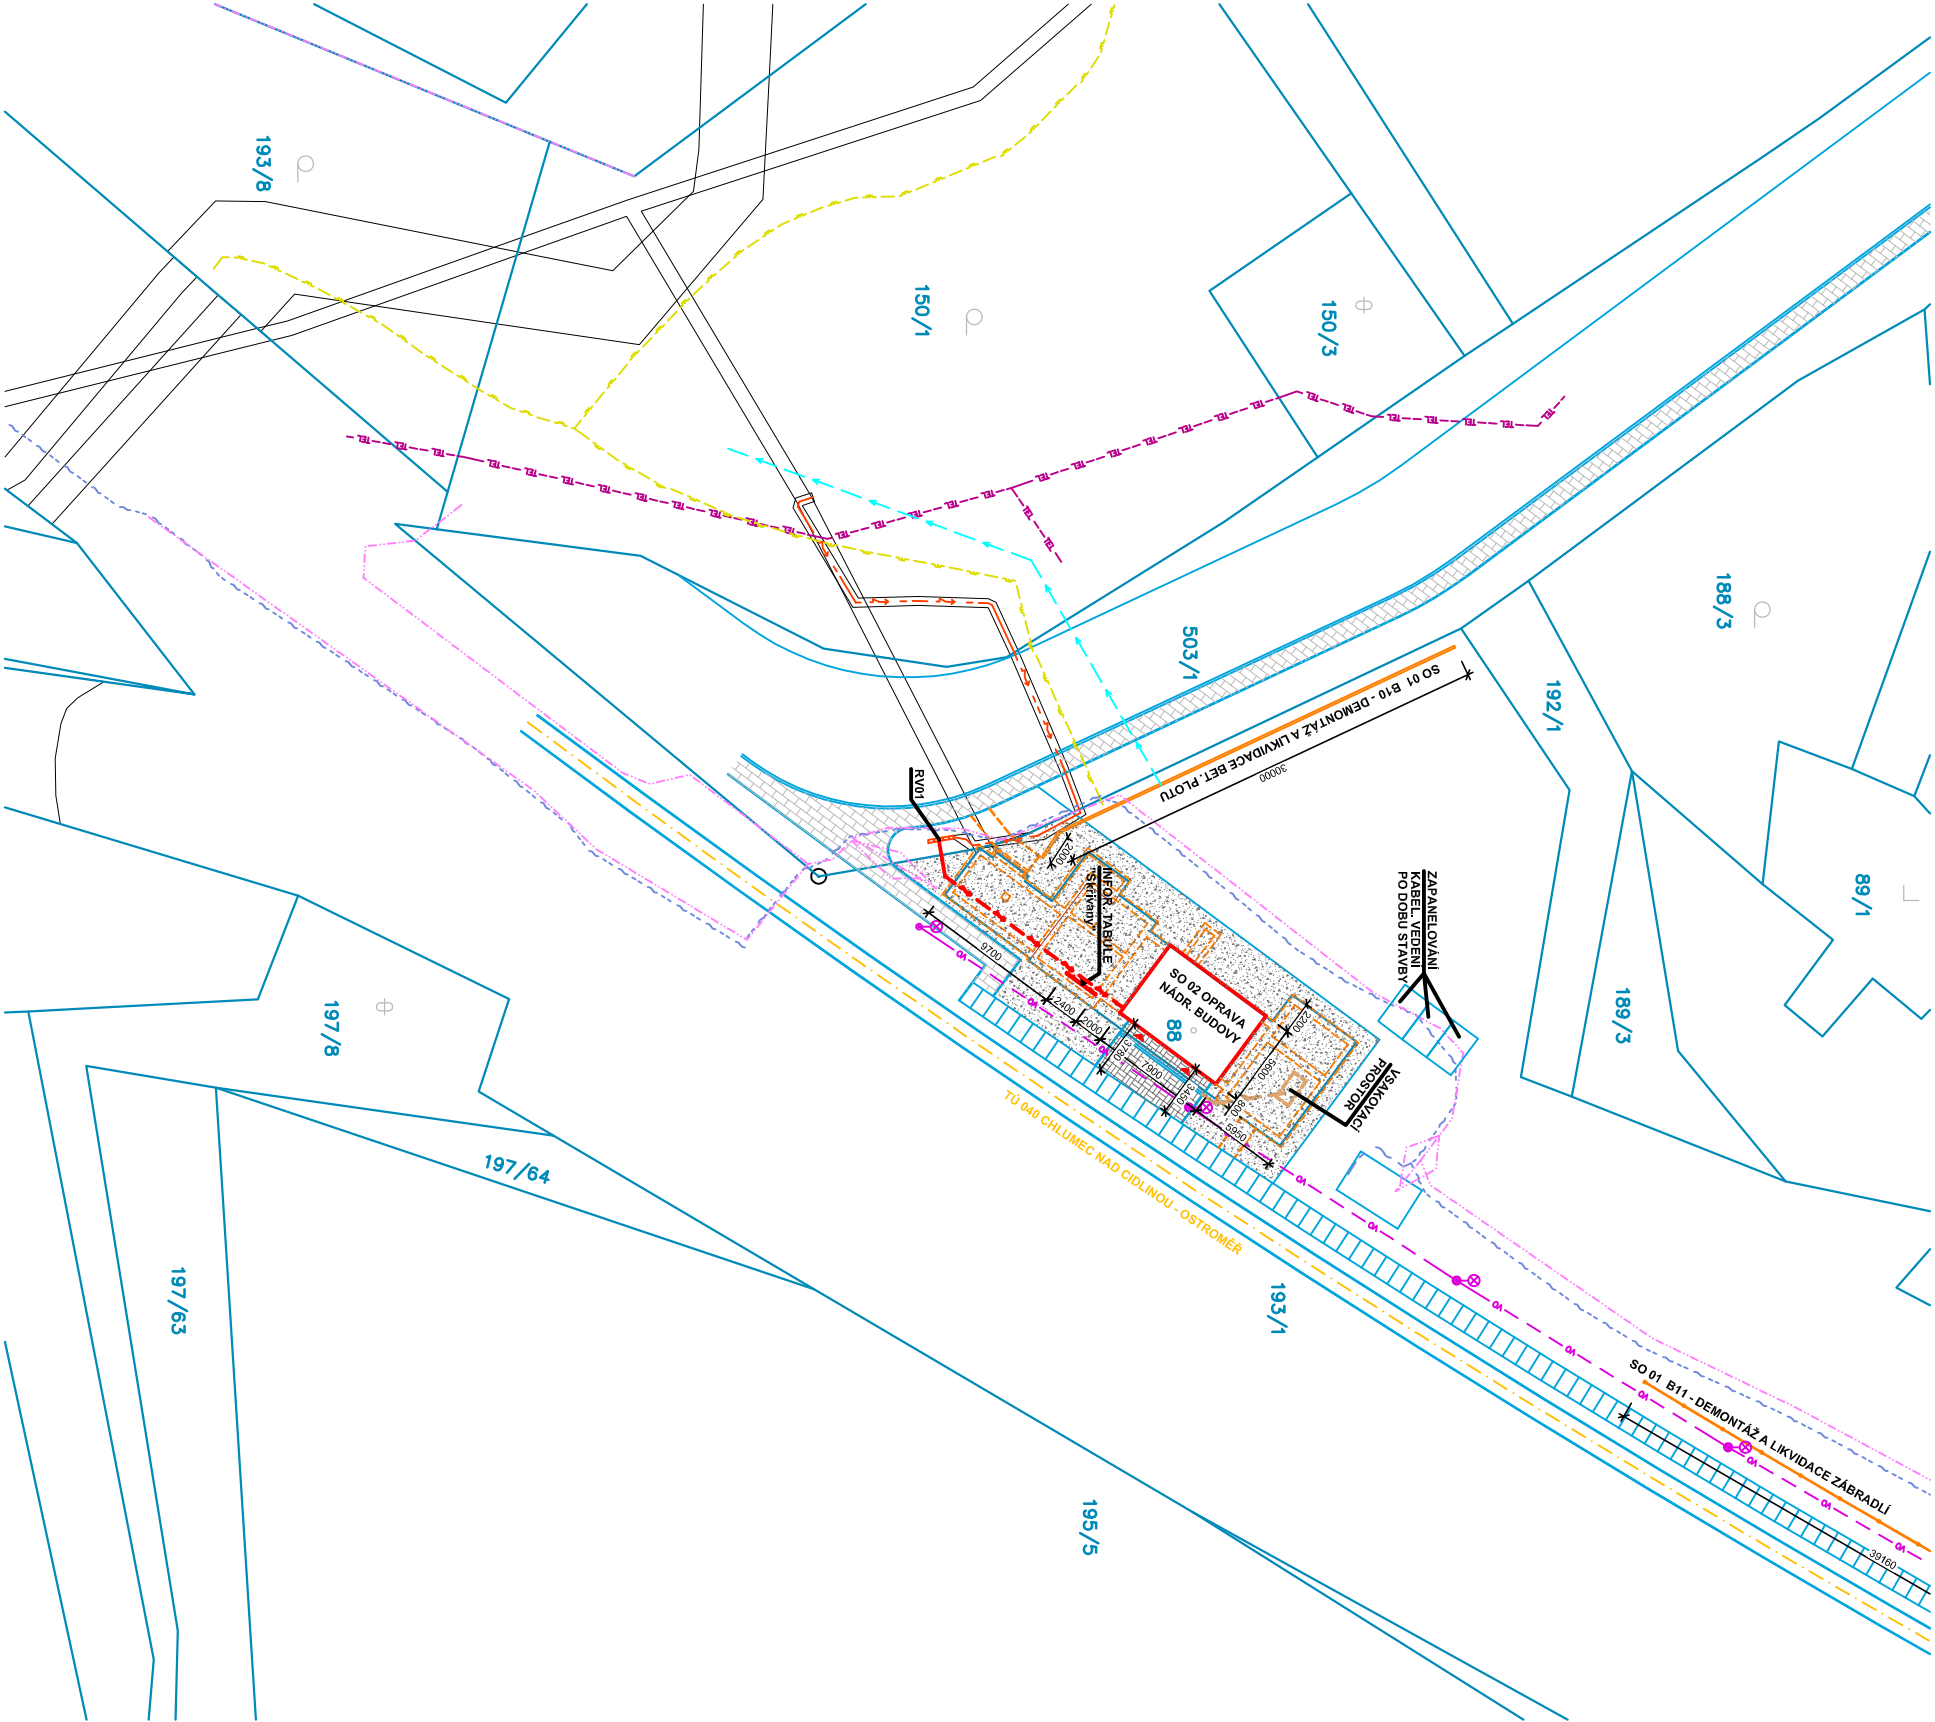

Vypracoval:		Zodpovědný projektant:		Hlavní inženýr projektu:	
ING. Antonín NÁDVORNIK		ING. Jaroslav DVOŘÁK		ING. Jaroslav DVOŘÁK	
Místo stavby:		Nádražní 88, Skřivany 503 52			
Investor:		Správa železnic, státní organizace, Dílažďená 1003/7, 110 00 Praha			
Akce:		Skřivany ON – oprava – PD			
Objekt:		SO 03 ZPEVNĚNÉ PLOCHY			
Výkres:		D.3 SO 03 ZPEVNĚNÉ PLOCHY			
CELKOVÁ SITUACE STAVBY					
Č.v.					
D.3.2					

	
PROJEKČNÍ INŽENÝRSKÁ SPOLEČNOST	
Sinc s.r.o.	IC: 288 14 878
+420 775 124 685	www.sinc.cz
Formát: 2 A4	Paré:
Datum: 05/2021	
Stupeň: DSJ	
Zak. č.: 210105	
Měřítko: 1:500	