


SITUACE UMÍSTĚNÍ INDIKÁTORU

SITUACE 1:500

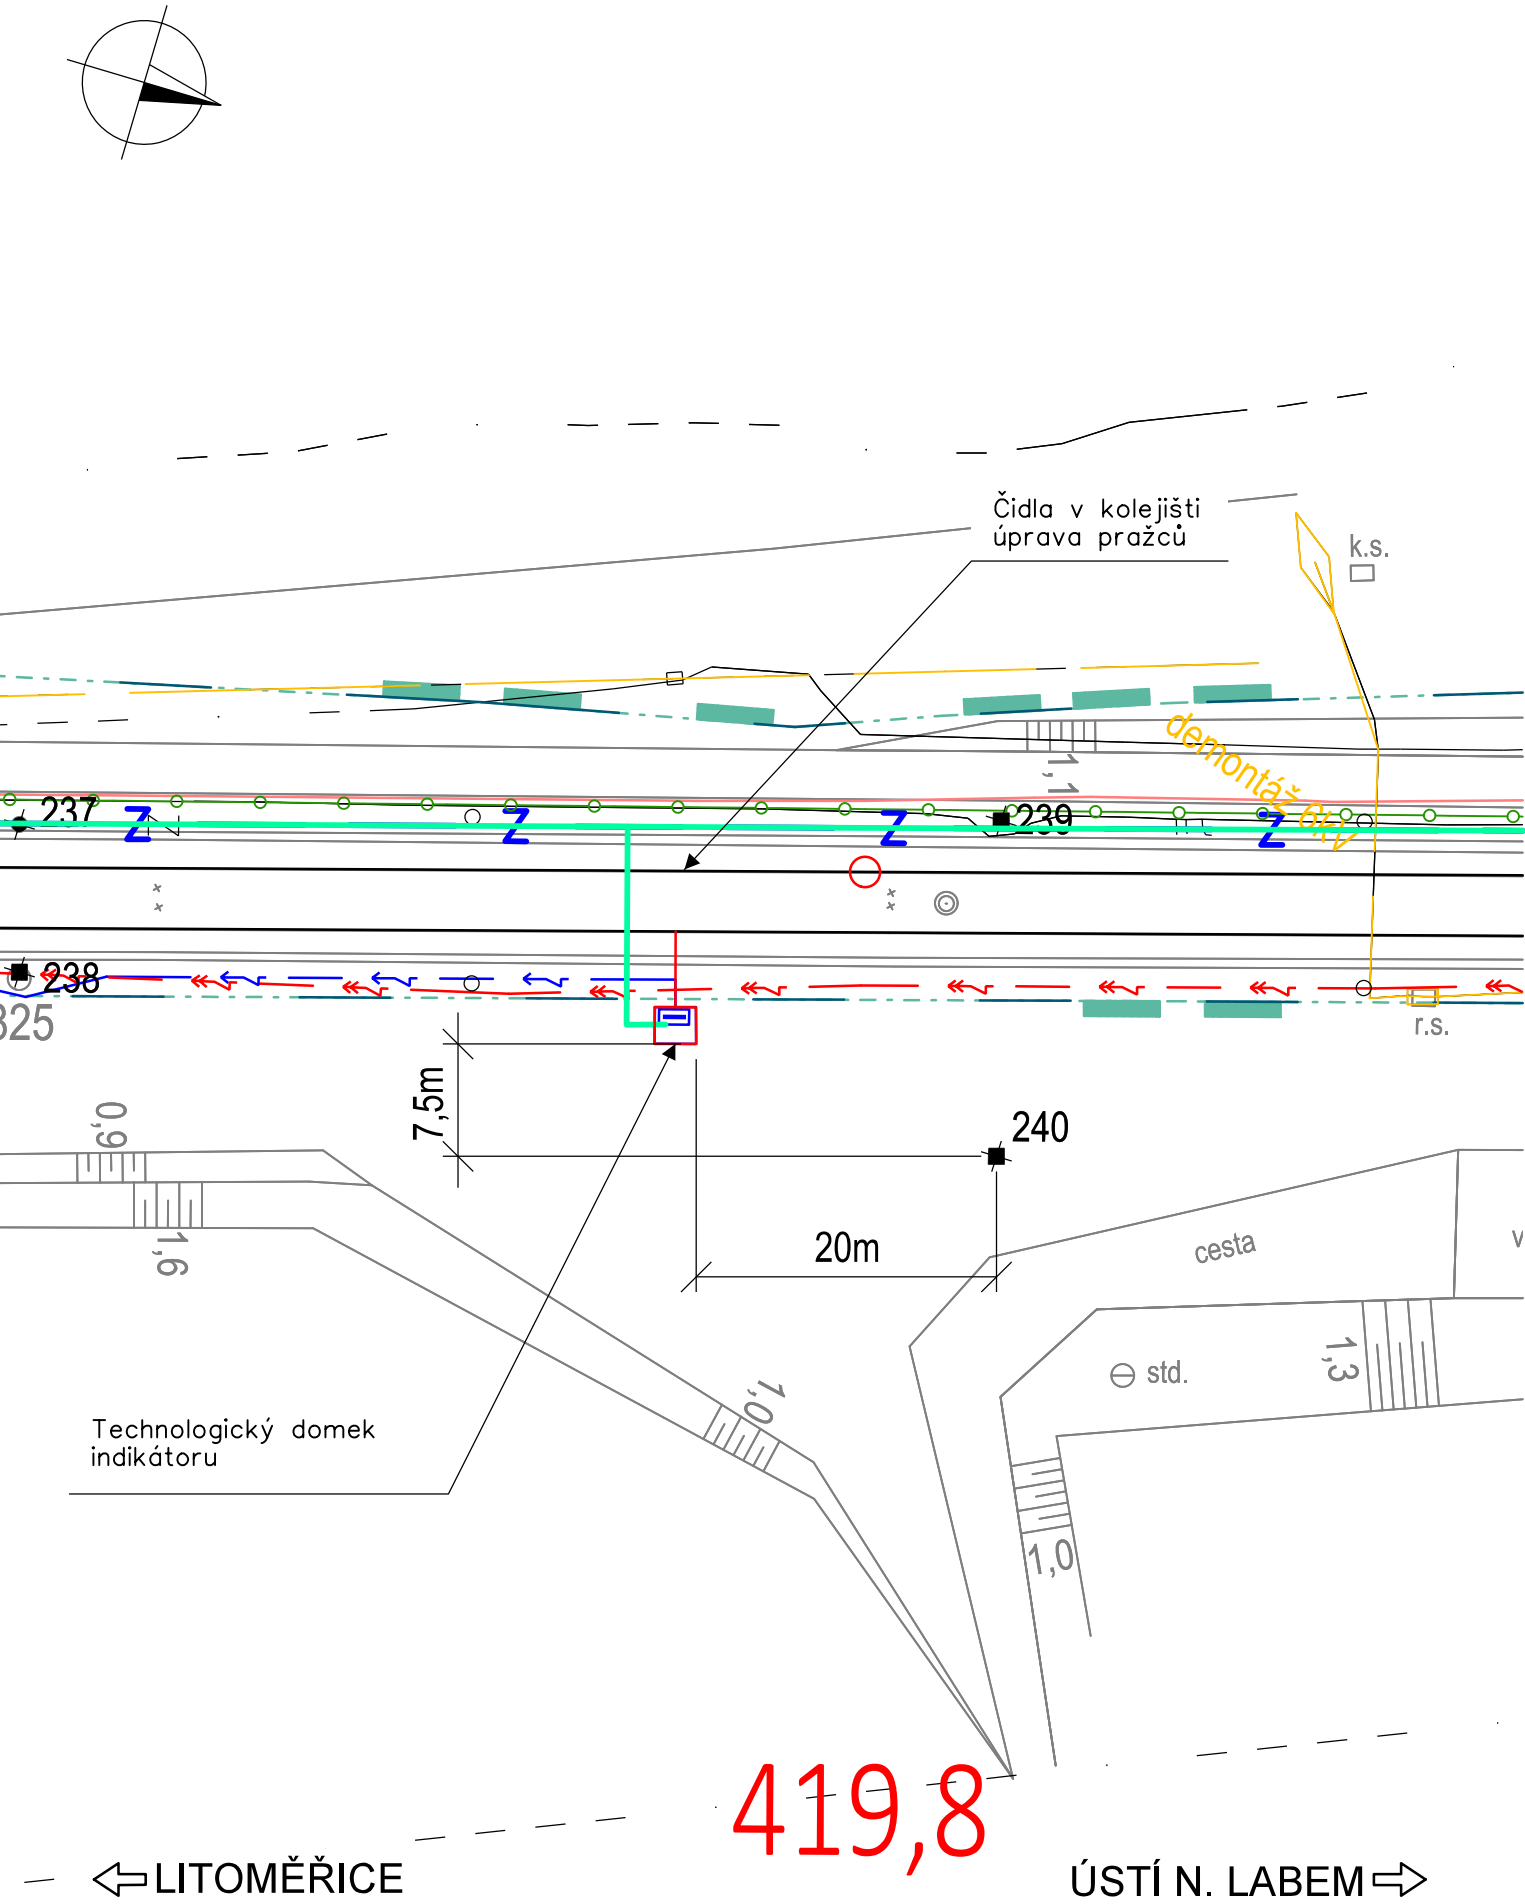

VYSVĚTLIVKY:

Sytě červeně a fialově vyznačeno nové zařízeníbudováno v rámci této stavby
v působnostidaného stavebního úřadu.
Modře vyznačeno zařízeníbudované v rámcistavby, ale spadajícípod jiný stavebníúřad

- Technologický domek indikátoru nekorektnosti jízdy
- Trasa nové sdělovacíkabelizace (optický kabel, HDPE, metalický kabel)
- Hranice drážního pozemku
- Stávající/nové inženýrské sítě:
- Sítě NN podzemní/nadzemní
- Sítě VN podzemní/nadzemní
- Sítě VVN podzemní/nadzemní
- Sítě plyn NTL
- Sítě plyn STL
- Sítě plyn VTL
- Sítě sdělovací podzemní/nadzemní metalické/optické
- Sítě teplovod podzemní/nadzemní
- Sítě SŽDC zabezpečovací
- Sítě kanalizace
- Sítě vodovod
- RRS— Rádío-reléové spoje

Vyznačeníinženýrských sítíje pouze orientační. Před započítím stavby a prováděnívýkopů kabelových rýh a ostatních zemních prací(výkopů pro základy VTO, jam pro uloženíkabelových komor a jam pro provedeníprotlaků a pod) je nutné provést jednotlivými správci těchto sítí jejich přesné vytýčenía tím zabránit jejich případnému poškození.

Přidefinitivním situováníkabelové trasy je nutno vždy zohlednit stávajícípodzemnířády.

V místě křižovatky se stávajícím podzemním zařízením se TK, MK iHDPE trubky uloží do chráničky (žlab, PE korug. trubka a pod.) minimálnídélky 3m.

Zpracování připomínek 02/2018

				číslo soupravy
2	01/2019	Změna kolejového řešení s ohledem na zavedení ETCS	Martin Štrof	
1	02/2018	Dokumentace po zpracování připomínek	Martin Štrof	
č. změny	datum	popis a zdůvodnění	podpis	

Odpov. projektant stavby 		STRABAG Rail a.s. Železničářská 1385/29 400 03 Ústí nad Labem - Střekov tel.: +420 475 300 111 e-mail: projekt.ul@strabag.com
Stavba Optimalizace traťového úseku Litoměřice d.n. (včetně) - Ústí n.L. Střekov (mimo)		Investor: Stupeň PD Datum 02/2018

Projektant dílčí části: 	SUDOP PRAHA a.s. Olšanská 1a, 130 80 Praha 3 tel.: +420 267 094 111 fax: +420 224 230 316 e-mail: praha@sudop.cz	Garant profese: ING. JIŘÍ PROKÚPEK
-----------------------------	--	---------------------------------------

Středisko: ELEKTROTECHNIKY, TRAKCE, SDĚLOVACÍ A ZABEZPEČOVACÍ TECHNIKY			
Vedoucí střediska: ING. MARTIN RAIBR	Odpovědný projektant SO, IO, PS: ING. ONDŘEJ KRUPÍČKA	Vypracoval: ING. ONDŘEJ KRUPÍČKA	Kontroloval: ING. MARTIN ŠTROF

Název akce: Optimalizace traťového úseku Litoměřice d.n. (včetně) - Ústí n. L. Střekov (mimo)		Číslo smlouvy: 17 107 208
Část: Technologická část Železniční zabezpečovací zařízení		Projektový stupeň: PD
Datum: 01/2019		Číslo části: D.1
Název přílohy: SITUACE UMÍSTĚNÍ INDIKÁTORU	Měřítko: 1:500	Počet formátů: 3xA4
Číslo přílohy: 13		