



PŮDORYS 1. PP – NOVÝ STAV

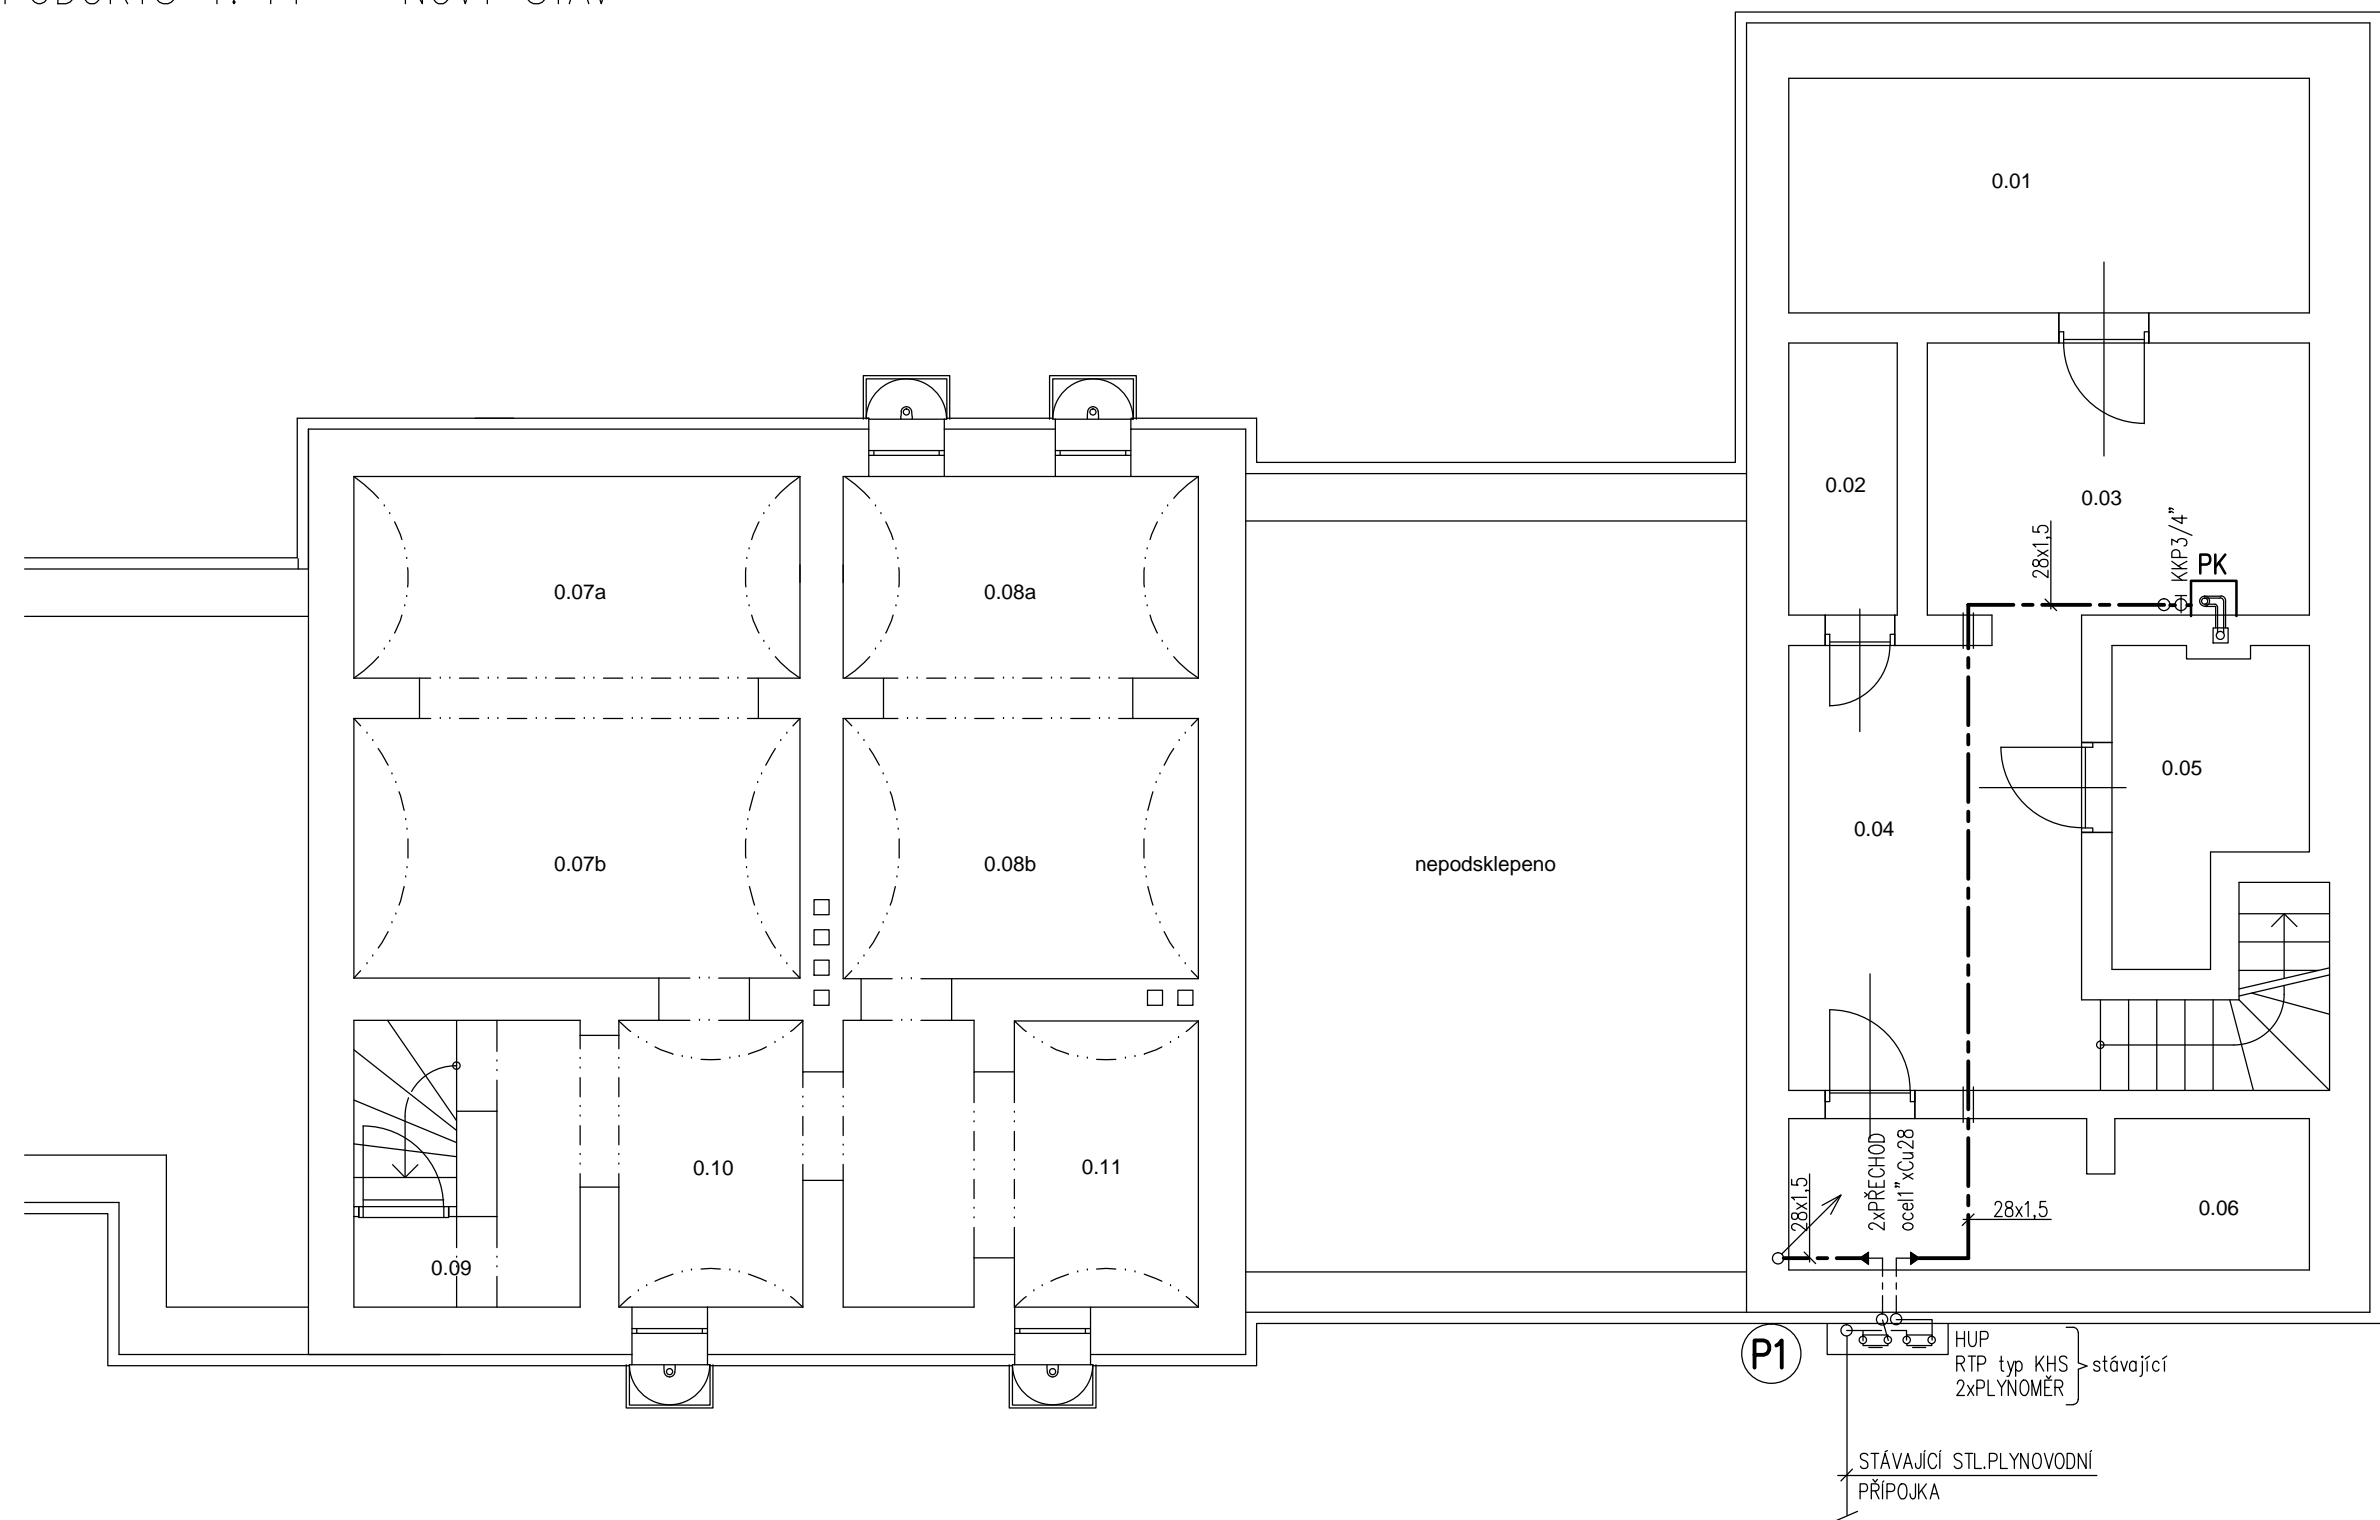

LEGENDA:

- NOVÝ ROZVOD ZEMNÍHO PLYNU Z MĚDĚNÝCH TRUBEK SPOJOVANÝCH LISOVÁNÍM
- PK NOVÝ PLYNOVÝ ZÁVĚSNÝ KONDENZAČNÍ KOTEL BEZ OHŘEVU TV, 24kW, 2,5m³/h
- KKP .. KULOVÝ KOHOUT PLYNOVÝ

TABULKA MÍSTNOSTÍ		
OZN.	NÁZEV MÍSTNOSTI	PLOCHA [m2]
0.01	SKLAD	24,61
0.02	SKLAD	20,80
0.03	KOTELNA	1,22
0.04	CHODBA	1,88
0.05	SKLAD	1,92
0.06	SKLAD	3,54
0.07	SKLAD	21,59
0.08	SKLAD	6,17
0.09	SCHODIŠTĚ, CHODBA	10,48
0.10	SKLAD	6,37
0.11	SKLAD	37,10

VEDOUcí PROJEKTANT:	ZODP.PROJEKTANT:	VYPRACOVAL:	<div>YARD service s.r.o. Suderova 2024/8 709 00 Ostrava-Mar. Hory IČO: 28633202</div>	
Ing.Jana Marková	Ing.Tomáš Pacola	Ing. Petr Skála		
INVESTOR: Správa železnic, s.o., Dílžďená 1003/7, Praha 1, 110 00				
MÍSTO STAVBY: Nádražní 84, Kravaře, k.ú. Kravaře ve Slezsku, parc.č. 4435, 4432/11, 4432/29, 4432/31, 4436 A 551				
AKCE: KRAVARE ON REKONSTRUKCE VÝPRAVNÍ BUDOVY ZDRAVOTECHNIKA			DATUM	09/2019
			STUPEŇ	DSP
			ZAKÁZKOVÉ ČÍSLO	—
VÝKRES: PŮDORYS 1.PP–PLYNOVOD			MĚŘÍTKO 1: 75	ČÍSLO VÝKRESU E.2.6.08