


## PŮDORYS 1. PP – NOVÝ STAV

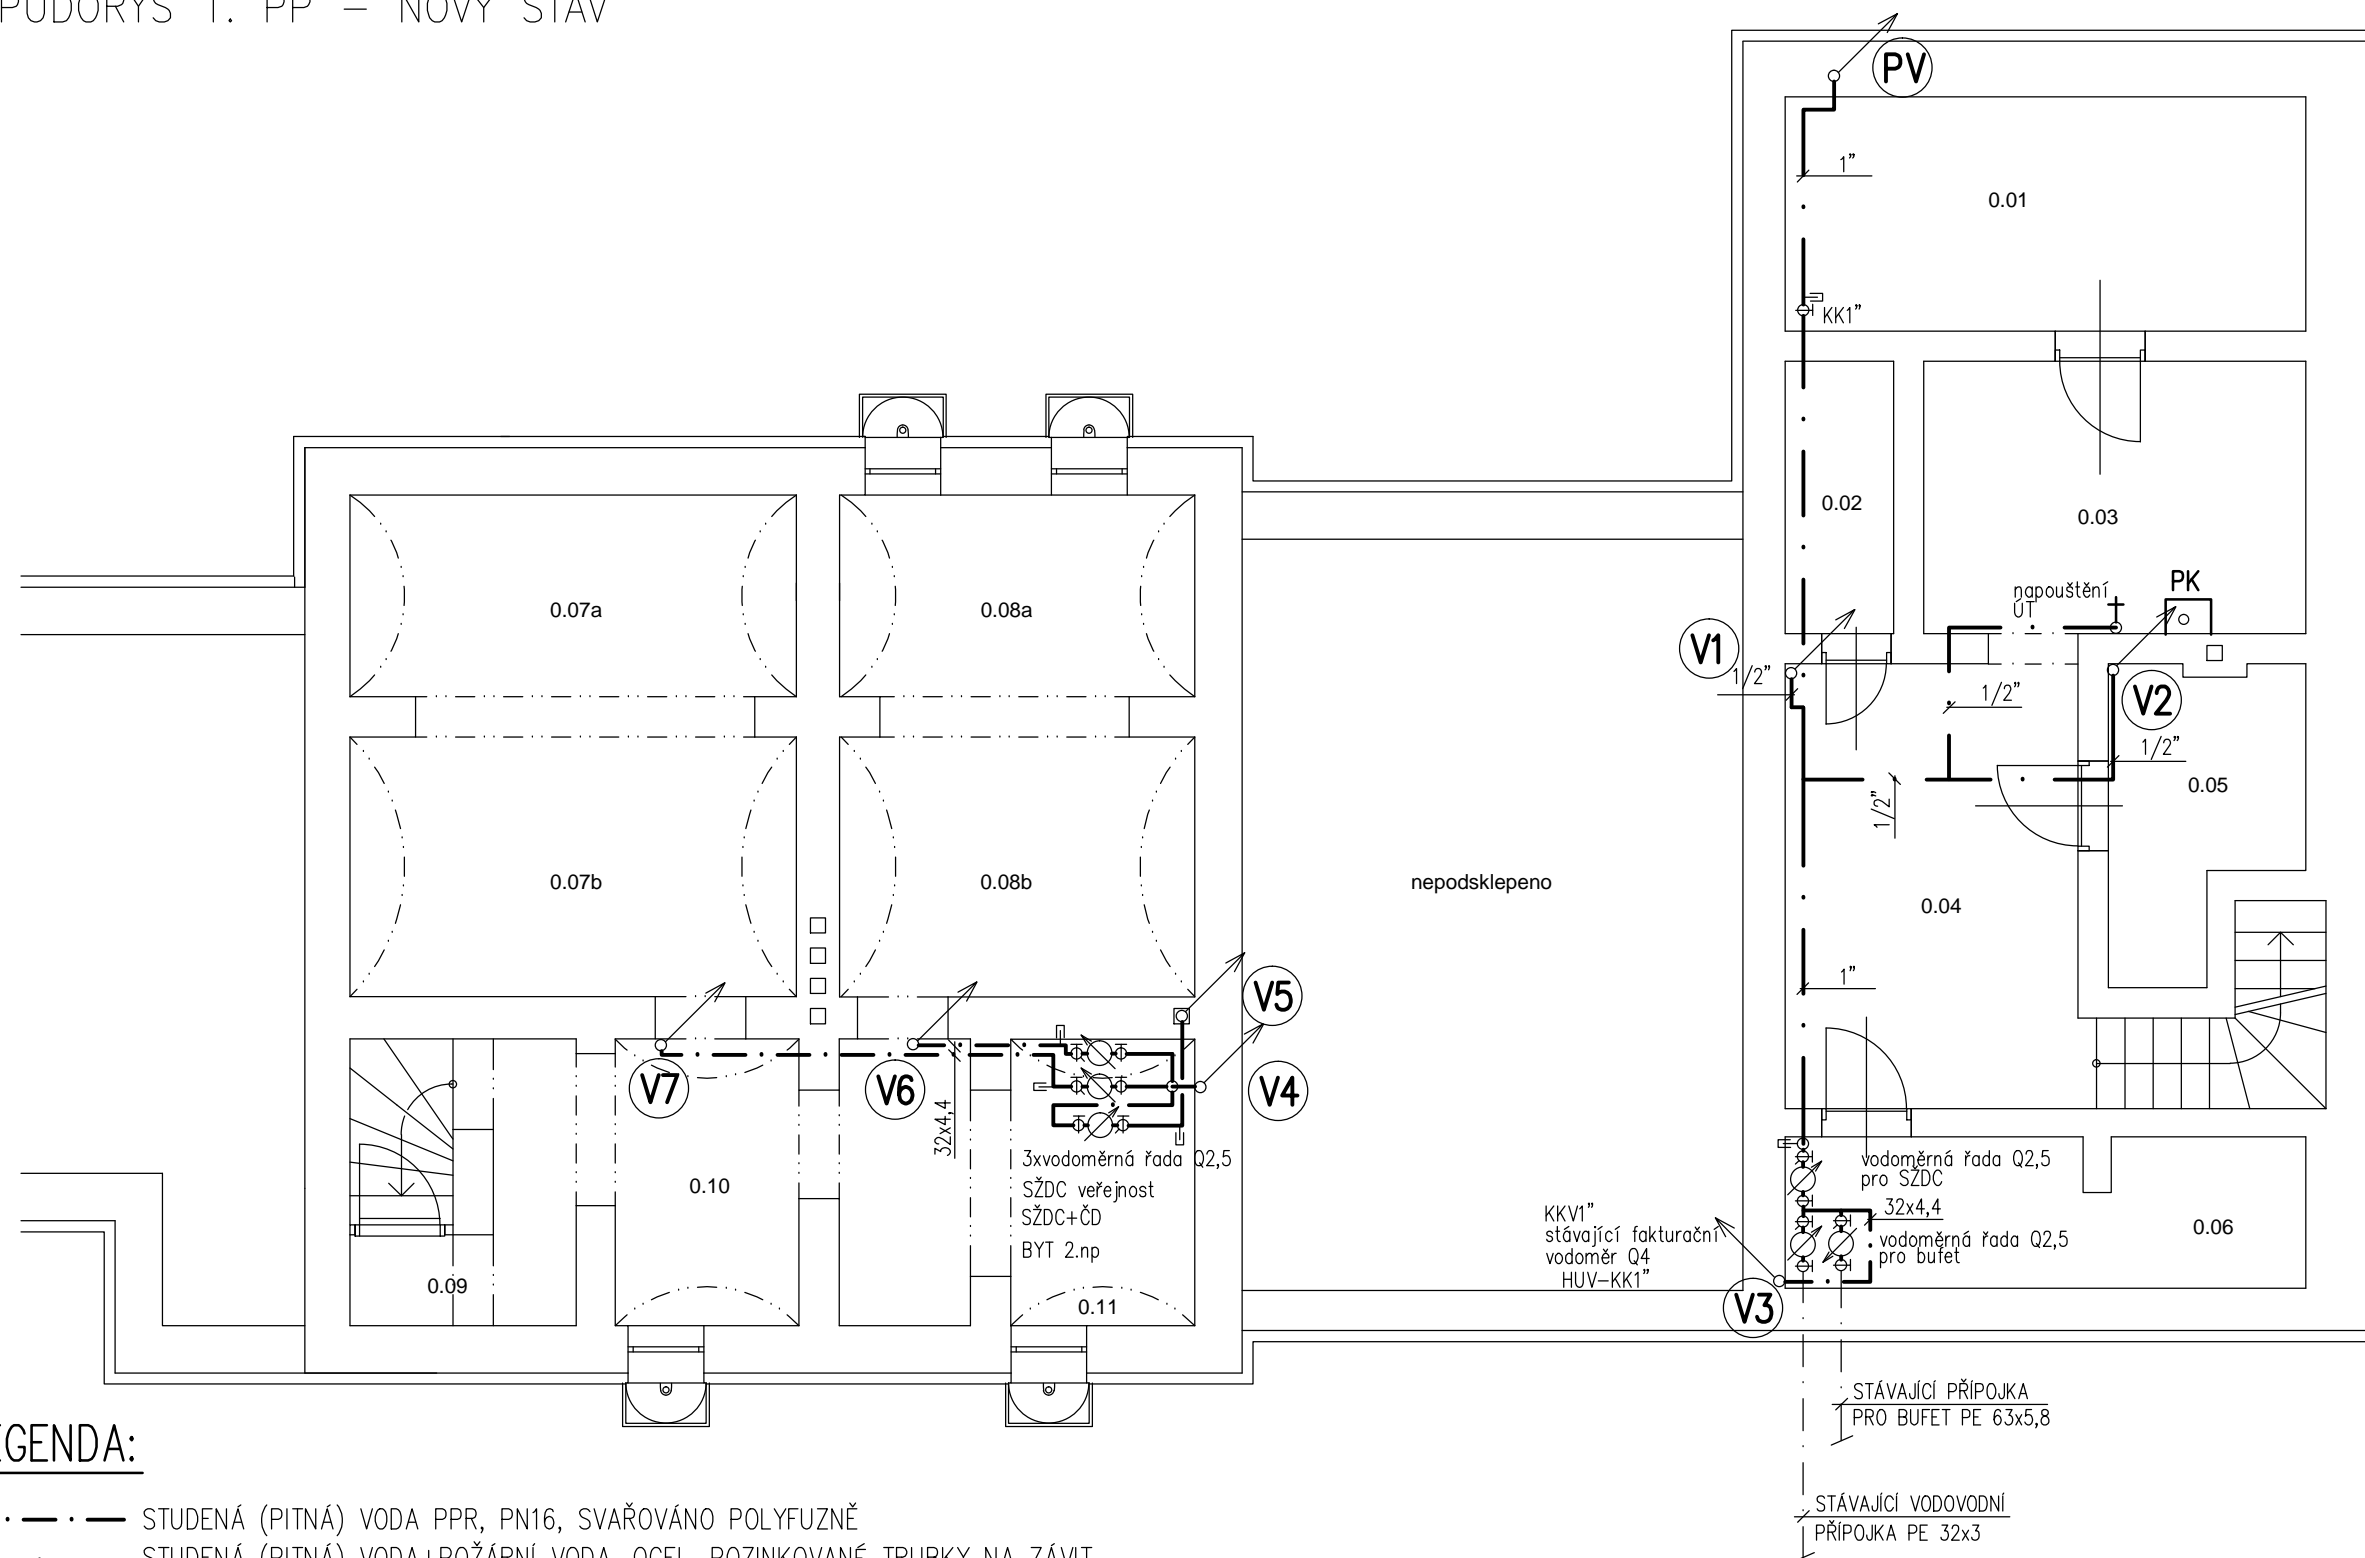


TABULKA MÍSTNOSTÍ		
OZN.	NÁZEV MÍSTNOSTI	PLOCHA [m <sup>2</sup> ]
0.01	SKLAD	24,61
0.02	SKLAD	20,80
0.03	KOTELNA	1,22
0.04	CHODBA	1,88
0.05	SKLAD	1,92
0.06	SKLAD	3,54
0.07	SKLAD	21,59
0.08	SKLAD	6,17
0.09	SCHODIŠŤE, CHODBA	10,48
0.10	SKLAD	6,37
0.11	SKLAD	37,10

LEGENDA:

- . — . — STUDENA (PITNÁ) VODA PPR, PN16, SVAŘOVÁNO POLYFUZNĚ  
 — . — STUDENÁ (PITNÁ) VODA+POŽÁRNÍ VODA, OCEL. POZINKOVANÉ TRUBKY NA ZÁVIT  
 — . . — . — TEPLÁ VODA PPR, PN16, SVAŘOVÁNO POLYFUZNĚ

POTRUBÍ IZOLOVÁNO POLYETYLÉNOVÝMI TRUBICEMI DLE VYHL.193/2007

VEDOUČÍ PROJEKTANT:		ZODP.PROJEKTANT:	VYPRACOVAL:	<div><div><b>YARD</b> service s.r.o.</div><div>Suderova 2024/8 709 00 Ostrava-Mar. Hory IČO: 28633202</div></div>	
Ing.Jana Marková		Ing.Tomáš Pacola	Ing. Petr Skála		
INVESTOR: Správa železnic, s.o., Dlážděná 1003/7, Praha 1, 110 00					
MÍSTO STAVBY: Nádražní 84, Kravaře, k.ú. Kravaře ve Slezsku, parc.č. 4435, 4432/11, 4432/29, 4432/31, 4436 A 551					
AKCE: <div>KRAVAŘE ON REKONSTRUKCE VÝPRAVNÍ BUDOVY ZDRAVOTECHNIKA</div>				DATUM	09/2019
				STUPEŇ	DSP
				ZAKÁZKOVÉ ČÍSLO	—
VÝKRES: <div>PŮDORYS 1.PP–VODOVOD</div>				MĚŘÍTKO 1:75	ČÍSLO VÝKRESU E.2.6.05