


PŪDORYS 1.PP

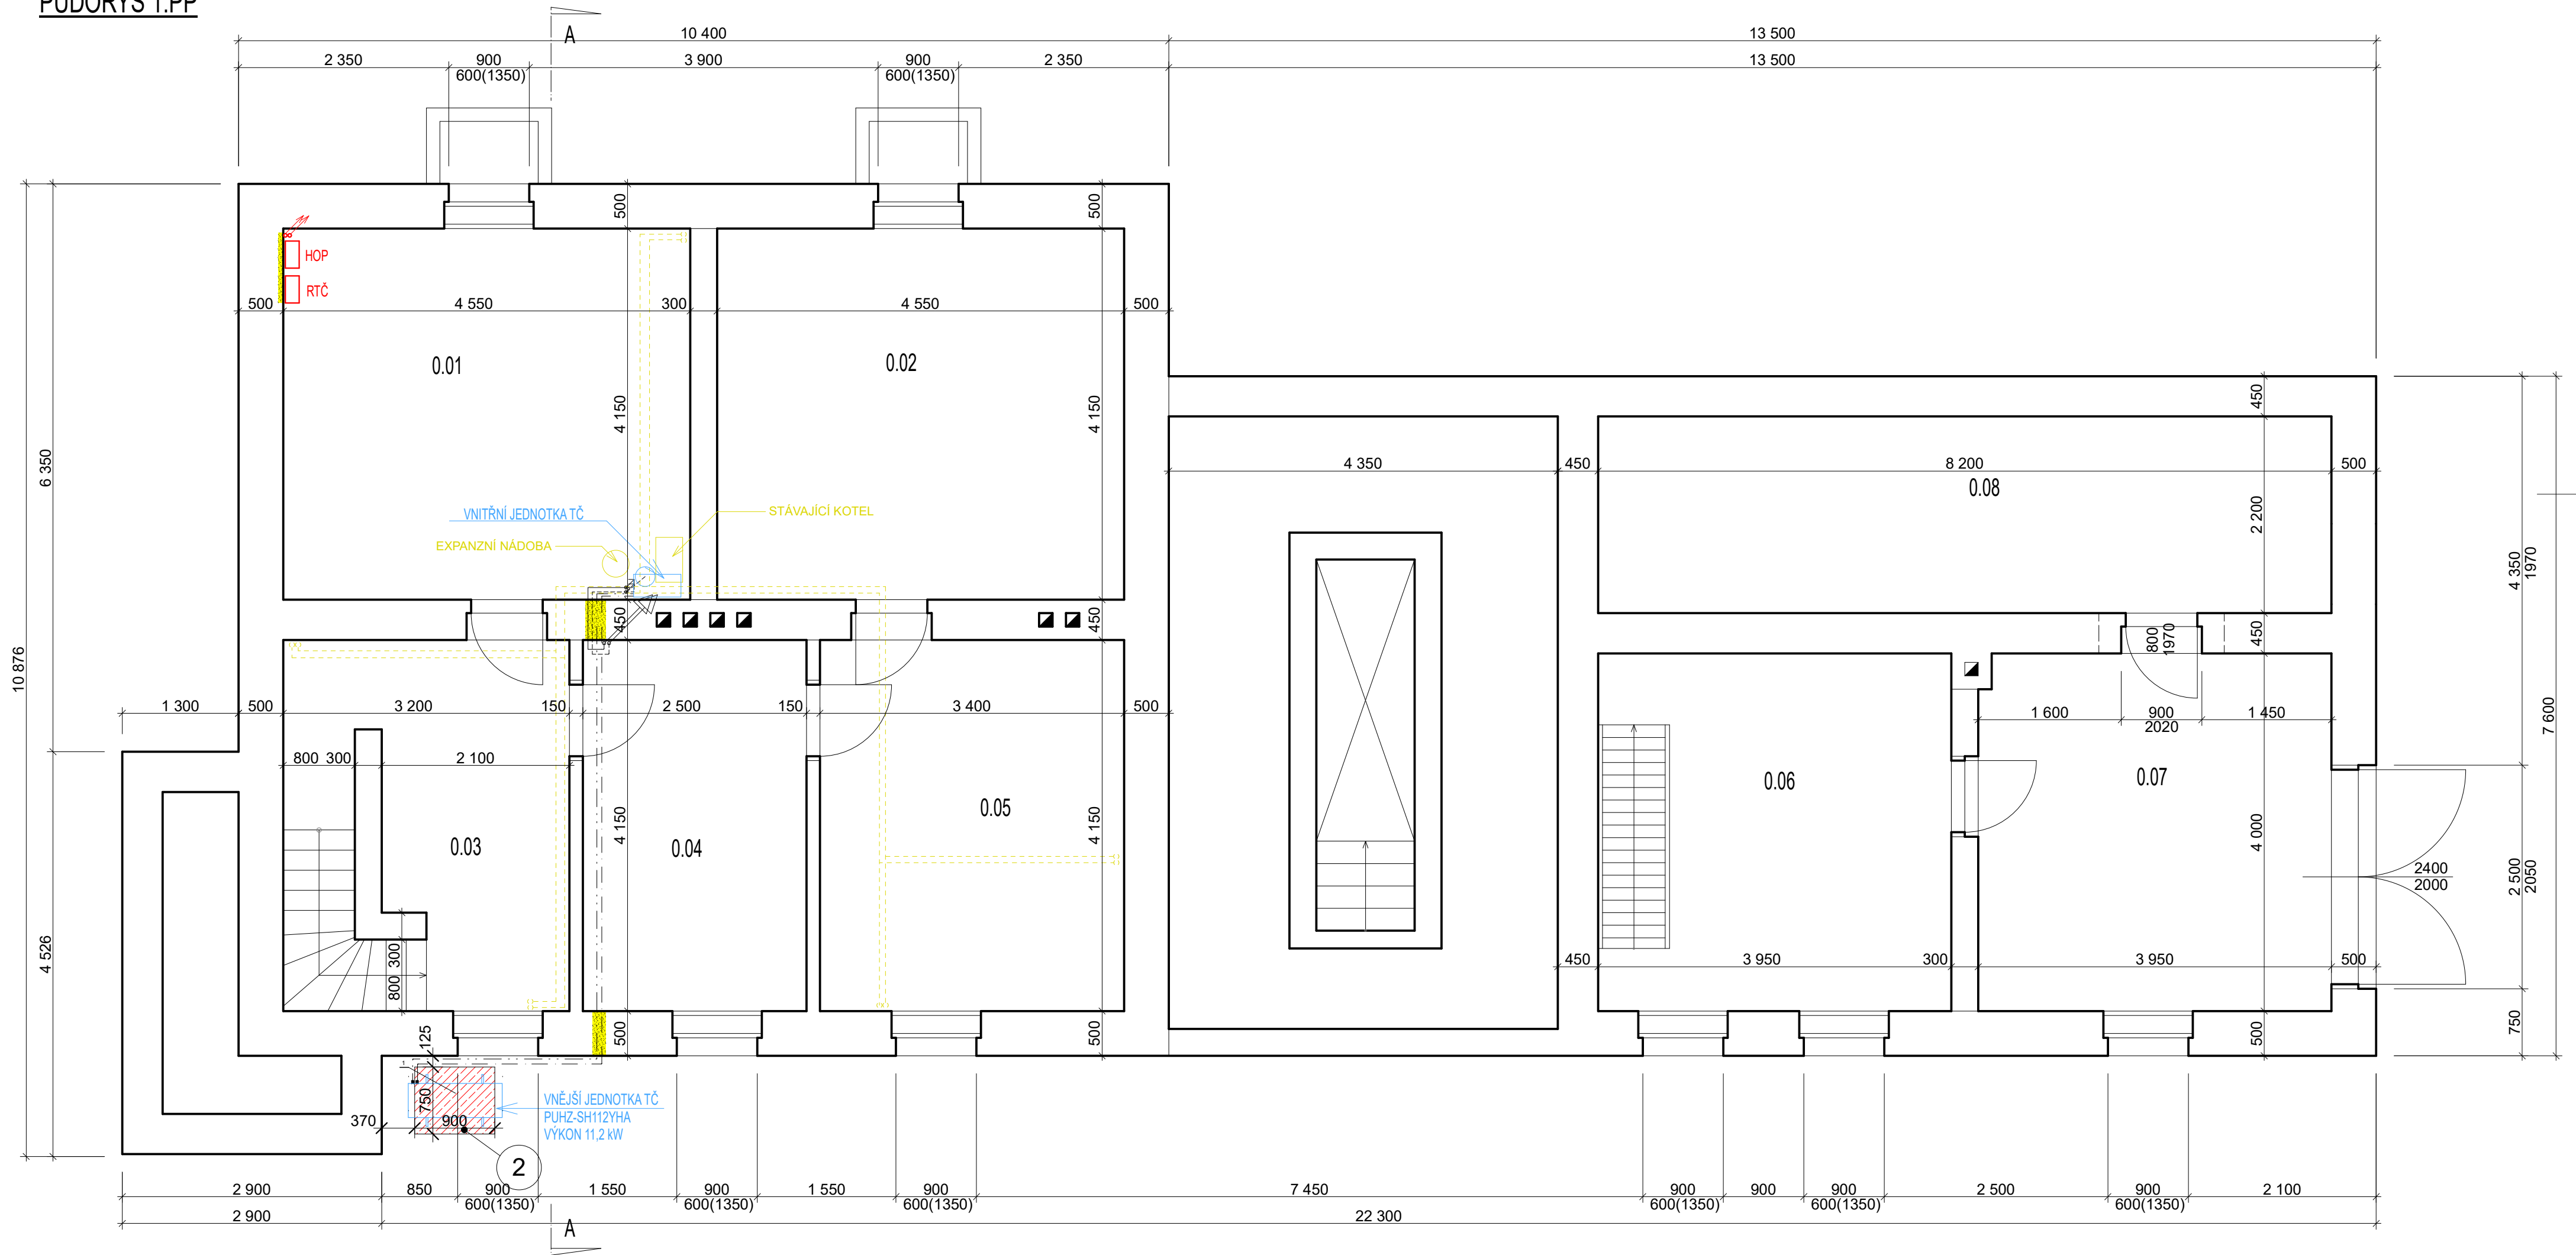


POZNÁMKY

2

VNĚJŠÍ JEDNOTKA TEPELNÉHO ČERPADLA BUDE
UMÍSTĚNÁ NA ŽELEZOBETONOVÉ DESCE S
VYPÁDOVÁNÍM A ODVODEM KONDENZÁTU - DLE
POŽADAVKŮ PROJEKTOVÉ DOKUMENTACE VYTÁPĚNÍ

ŘEZ - ŽB DESKA POD VNĚJŠÍ JEDNOTKOU ČERPADLA

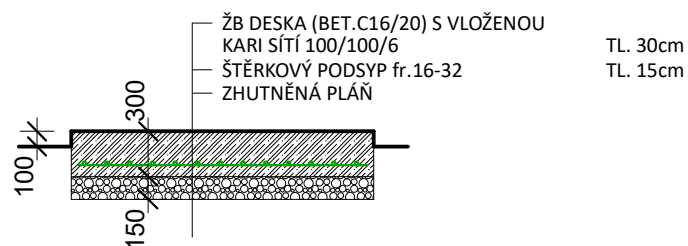

LEGENDA MÍSTNOSTÍ:

OZNAČENÍ MÍSTNOSTI	NÁZEV MÍSTNOSTI	PLOCHA [m ²]
0.01	SKLEP	18,90
0.02	SKLEP	18,90
0.03	CHODBA	13,28
0.04	SKLEP	10,40
0.05	KULTURNÍ MÍSTNOST TO	14,11
0.06	DÍLNA	15,20
0.07	GARAŽ	15,80
0.08	SKLAD POHONNÝCH HMOT	18,00

LEGENDA



STÁVAJÍCÍ KONSTRUKCE



BOURANÉ KONSTRUKCE - PROSTUPY PRO NOVÉ ROZVODY VYTÁPĚNÍ A
ELEKTROINSTALACÍ, DRÁŽKY PRO ELEKTROINSTALACE

DEMONTOVANÉ STÁVAJÍCÍ ROZVODY VYTÁPĚNÍ

POZNÁMKY - BOURACÍ PRÁCE

- BUDOU KOMPLETNĚ DEMONTOVÁNY STÁVAJÍCÍ ROZVODY VYTÁPĚNÍ.

- PROBĚHNE ČÁSTEČNÁ DEMONTÁŽ STVAJÍCÍCH ELEKTROINSTALACÍ V ROZSAHU URČENÉM V ČÁSTI DOKUMENTACE VNITŘNÍ ELEKTROINSTALACE.

- V RÁMCI PROVÁDĚNÍ NOVÝCH ROZVODŮ BUDOU PROVÁDĚNY PROSTUPY A DRÁŽKY V KONSTRUKCÍCH.

- PŘED ZAHÁJENÍM BOURACÍCH PRACÍ BUDOU ODPOJENA VEŠKERÁ MÉDIA

- BOURACÍ PRÁCE BUDOU PROBÍHAT DLE vyhl. BOZP 309/2006 Sb.



zodp. projektant: Vladimír Sedivý, ČKAIT 1003032		+ 0.000 =	
navrhli: Bc. Michal Kohout, tel. +420 603 173 912		paré:	razítko:
vypracoval: Tomáš Urban			
stavebník: Správa železnic, s.o. Oblastní ředitelství Plzeň, Sušická 1168/23, Plzeň, 326 00			
název stavby: ÚSTŘEDNÍ VYTÁPĚNÍ TO PRACHATICE č.p. 386		verze: 01	
katastrální území: Prachatice		formát: 4xA4	
parcelní číslo: st. 806		stupeň: DSP	
obsah výkresu:		datum: 05/2021	
PŮDORYS 1.PP		měřítko: 1:50	část: D.1.1
			č.výkresu: b) 1