


Tabulka místností:

Číslo míst.	Název místnosti	Plocha (m[2] )	Sv.výška (mm)
0P41	Rozvodna NN	7,35	2 600
0P42	SSZT	7,35	2 600
0P43	Sdělovací místnost	7,35	2 600
0P44	Prostor pro záložní zdroj	18,06	2 650
0P51	Stavědlová ústředna	31,90	3 150
0P52	Chodba	2,65	3 150
0P53	Sdělovací zařízení	6,15	3 150

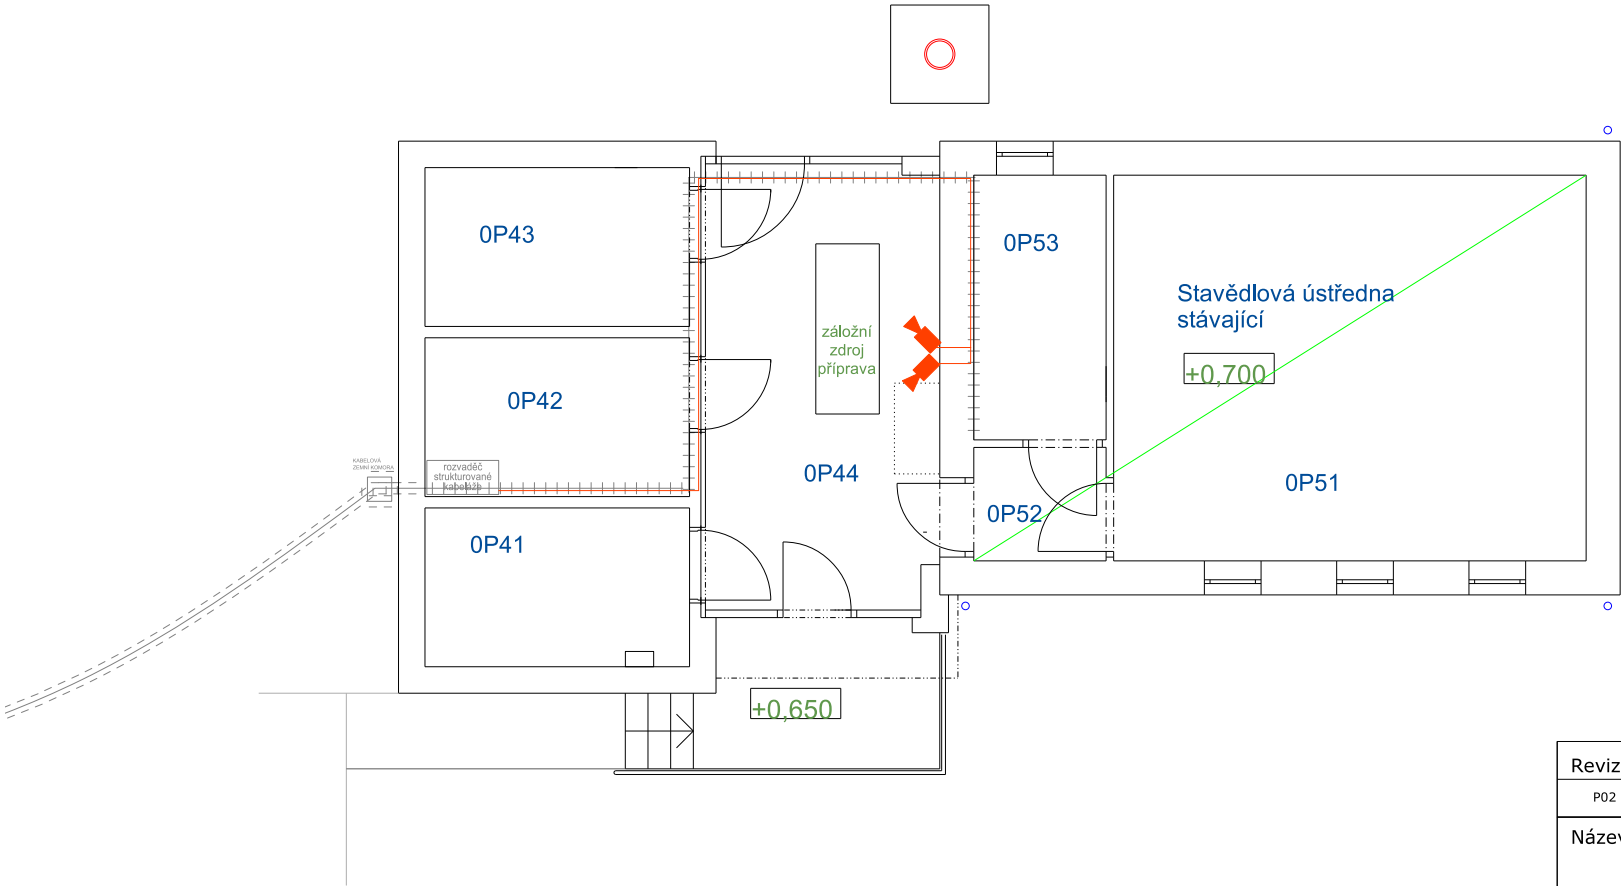

LEGENDA:

- pohybový detektor
- klávesnice EZS
- EZS magnet
- expandér se zdrojem
- ústředna rozhlas
- siréna PZTS
- reproduktor stropní
- reproduktor nástěnný
- kamerový systém VSS
- kamera vnitřní
- kamera vnější
- signalizace WC
- reset WC
- tlačítko WC
- čtečka vstupu
- tlačítko panic/security
- zásuvka STK 2xRJ45
- zásuvka STK 1xRJ45
- požární detektor LDP
- hodiny JČ, ANALOG
- panel ČD
- sdruž. kabelová trasa v podhledu
- sdruž. kabelová trasa v podlaze

Revize:	Datum:	Popis:	Kontroloval:
P02	23.4.2022	PDPS po zapracování připomínek	
Název části:	Technologická část		Označení části: D.1.2.7
Název objektu/dílčí části:	Rekonstrukce výpravní budovy v žst. Aš		Označení objektu/komplexu: PS 00-02-71
Název přílohy:	Dohledový videosystém Security		Číslo přílohy: 2.303
Název dílčí části přílohy:	Půdorys TO		
Odpovědný projektant:	Zpracovatel přílohy:	Měřítko: 1:100	Stupeň dokumentace:
Jan Beran	Jan Beran	Formáty: 2 x A4	PDPS
Kraj:	Katastrální území:	TUDU:	Smluvní datum zpracování:
Karlovarský	Aš [600521]	0221C1	23.4.2022
Označení investora::			
Stupeň dokumentace: Část: Objekt: Podobjekt: Příloha: Revize:			
S 6 1 1 7 0 0 1 4 4 _ P D P S _ D 2 2 0 1 _ S O 0 0 7 1 0 1 _ 0 4 _ 2 _ 1 0 4 _ P 0 2			
[Prostor pro další informace]			