



Osazení ORL – řez

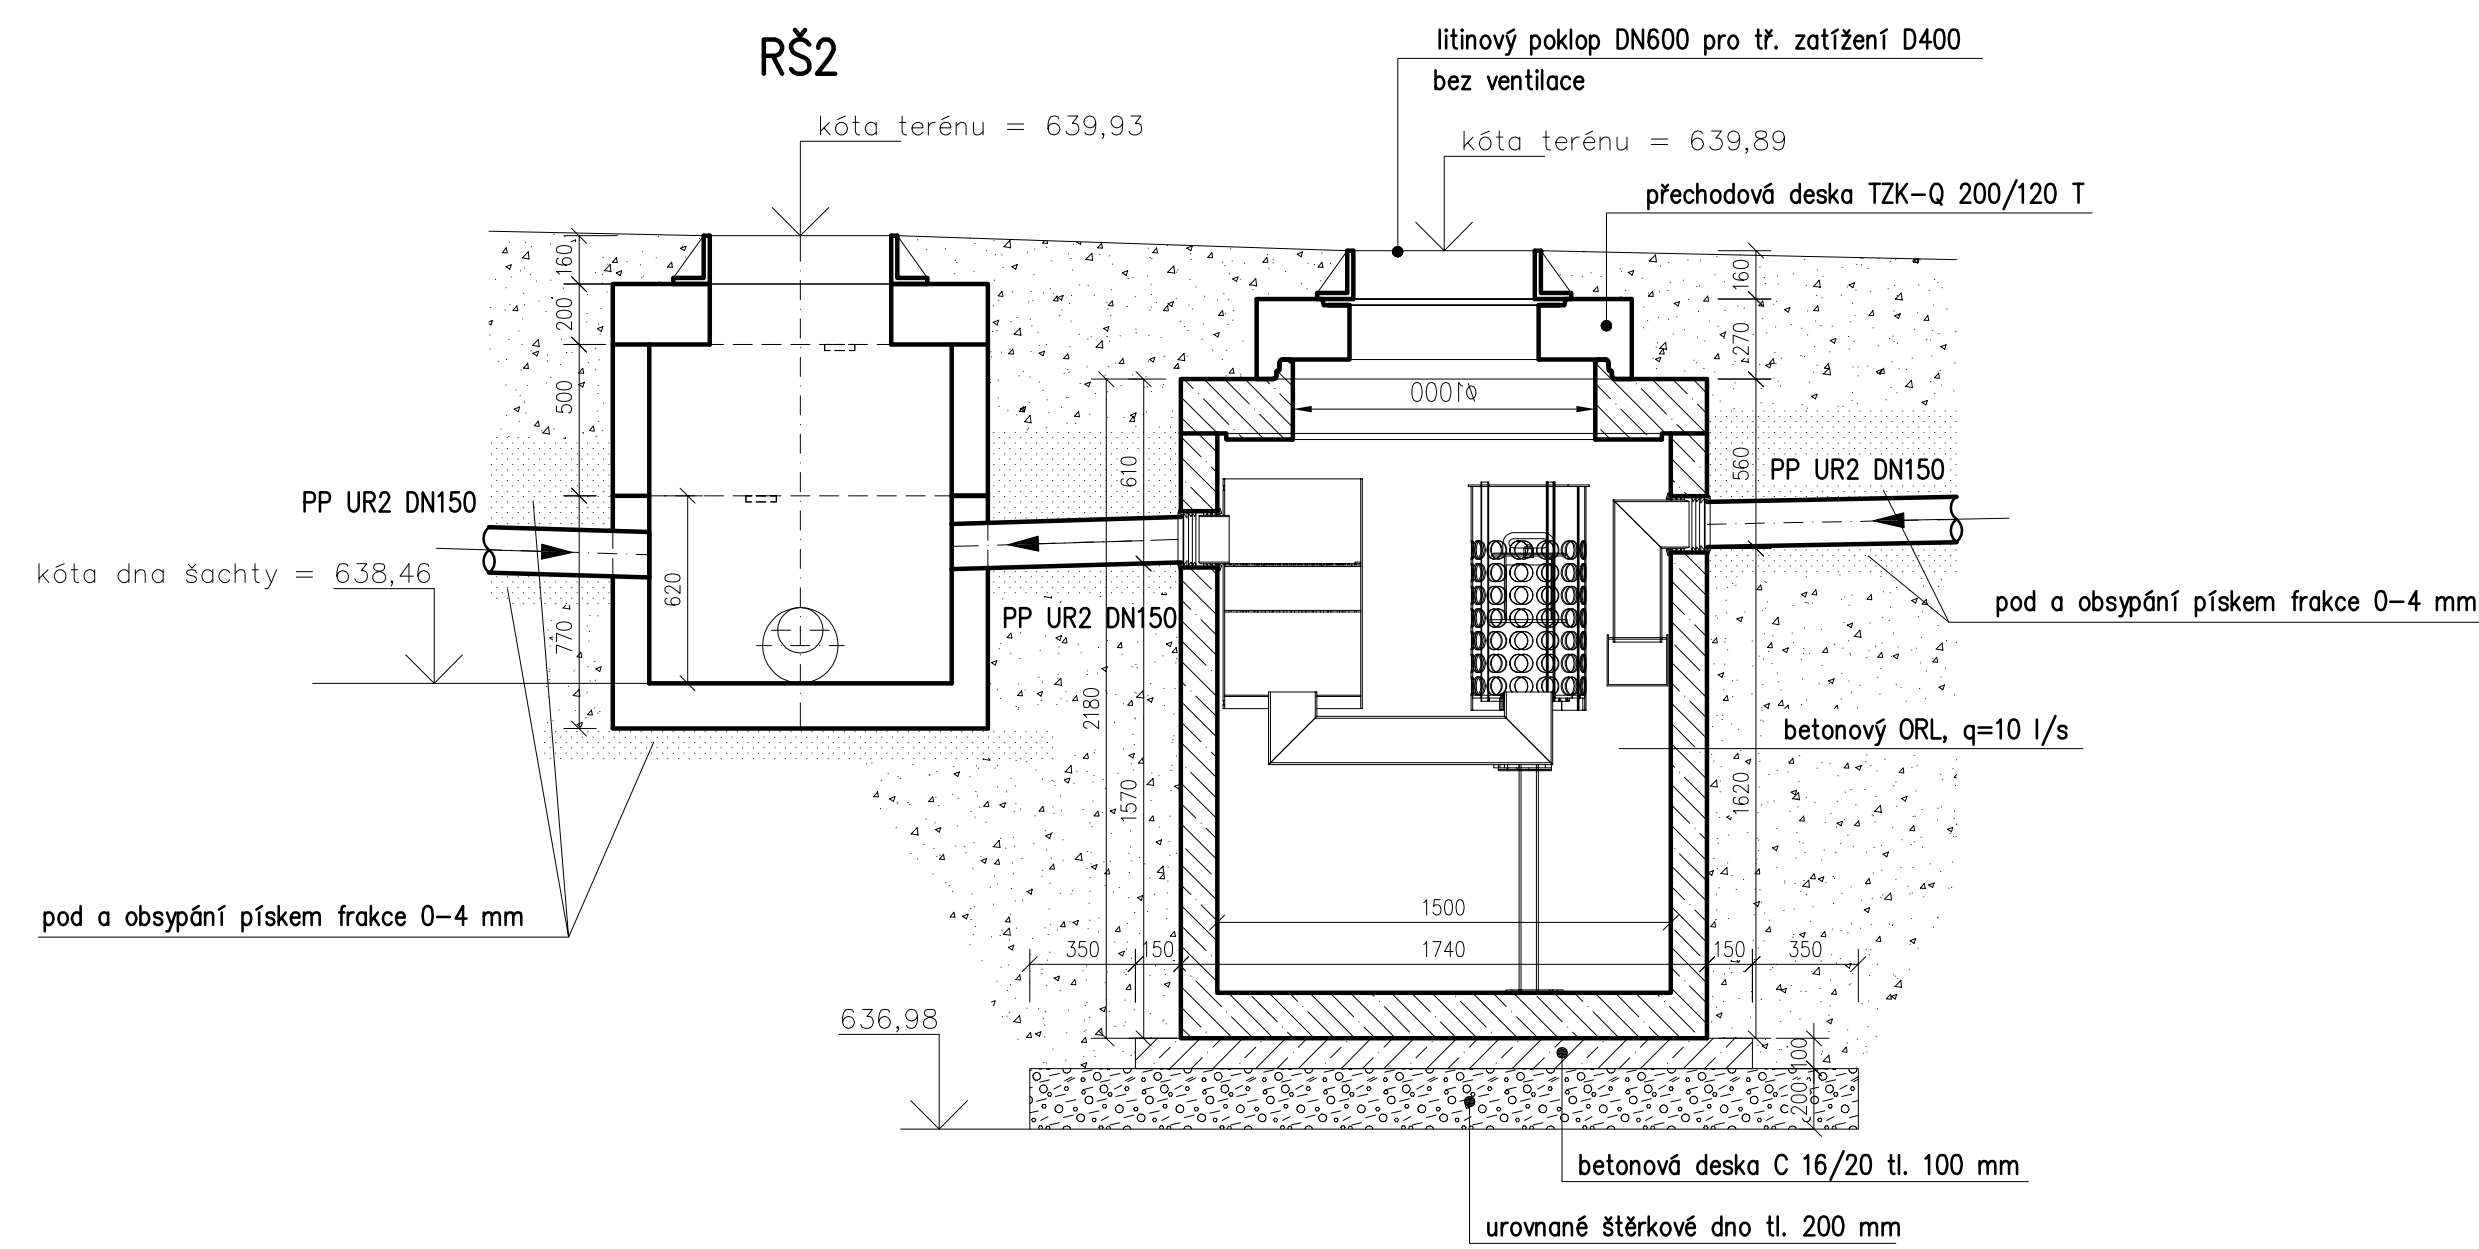

Osazení ORL – půdorys

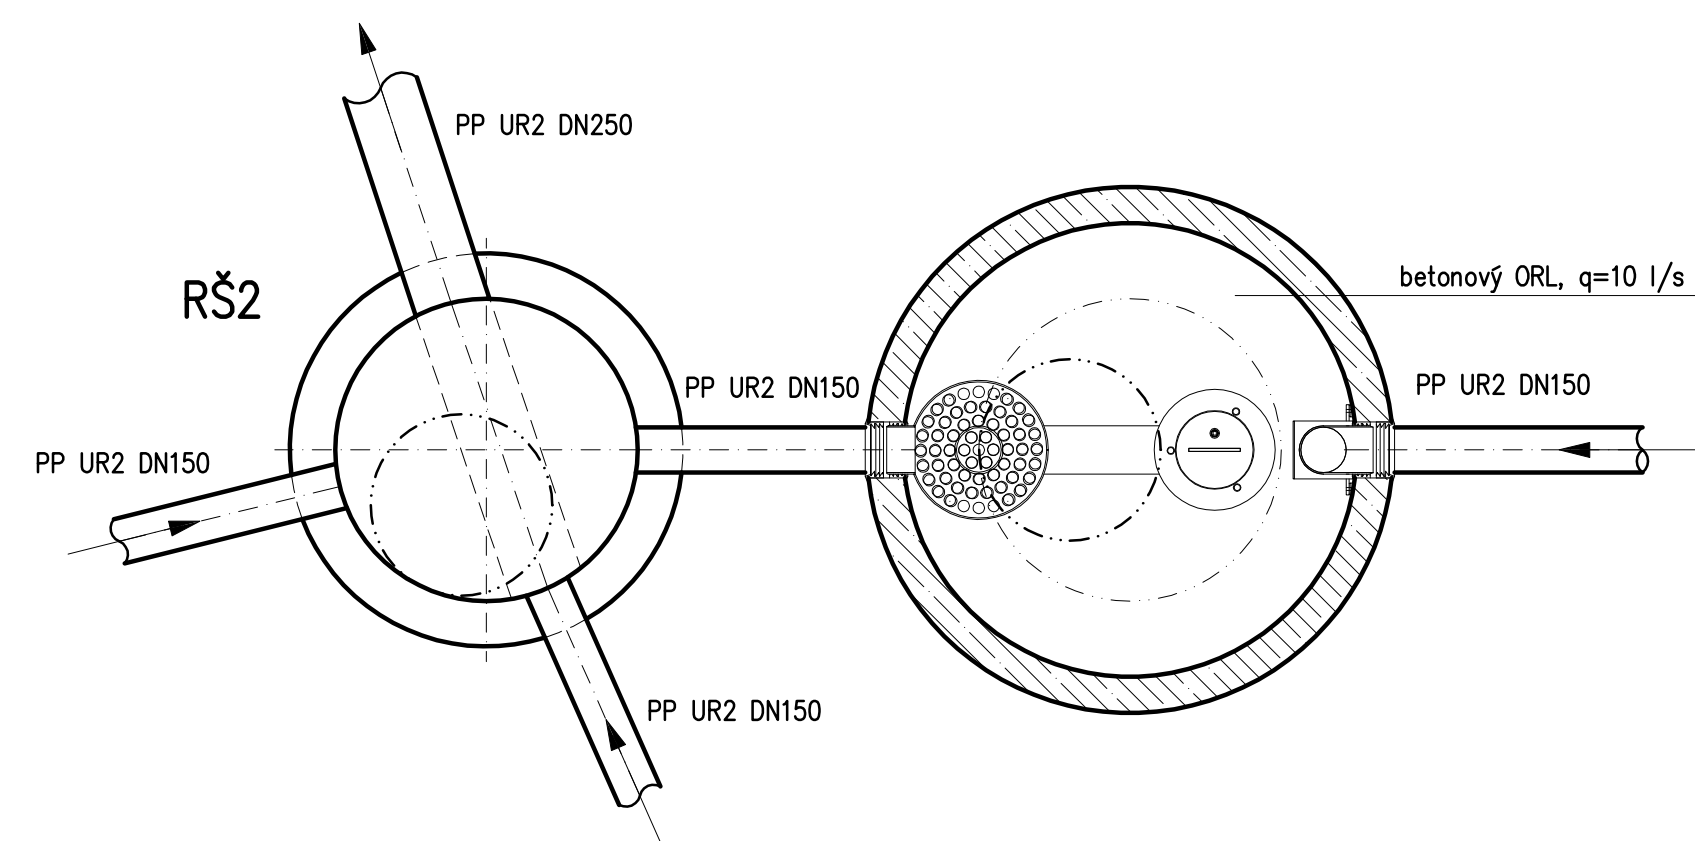

<div>Ministerstvo dopravy Státní fond dopravní infrastruktury</div>				
Jiná ověření:			Paré:	
Orientační schéma:			Razítko oprávněné osoby:	
			Datum:	
Revize:	Datum:	Popis:		Kontroloval:
Stavebník/Investor:		Správa železnic, státní organizace		 <div>SPRÁVA ŽELEZNIC</div>
Adresa:		Dlážděná 1003/7, 110 00 Praha 1		
Zástupce investora:		Stavební správa západ		
Adresa:		Sokolovská 1955/278, 190 00 Praha 9		
Zhotovitel díla:		Ing. arch. Břetislav Kubiček		
Adresa:		Raisova 2030/2, 360 01 Karlovy Vary		
Kontakt:		T: +420 603 854 595 E: kk3k@seznam.cz		
Zhotovitel objektu:		Ing. Michaela Pelikánová		
Adresa:		Botanická 256, 362 63 Dalovice		
Kontakt:		T: +420 604 207 652 E: drbohlavovam@centrum.cz		
Hlavní projektant (HIP):		Ing. arch. Břetislav Kubiček	Specialista:	
Název stavby/akce:		Rekonstrukce výpravní budovy v žst. Aš		Označení investora: S611700144
				Označení zhotovitele: 2006.04
Název části:		Inženýrské objekty		Označení části: D.2.1.1
Název objektu/díleč části:		POTRUBNÍ VEDENÍ KANALIZACE		Označení objektu/komplexu: SO 00-31-01.04
Název přílohy:		Zdravotně technické instalace		Číslo přílohy: 2. 105
Název díleč části přílohy:		Odlučovač ropných látek		
Odpovědný projektant:		Zpracovatel přílohy:	Měřítko: 1 : 25	Stupeň dokumentace:
Ing. M. Pelikánová		Ing. Michaela Pelikánová	Formáty: 4 x A4	PDPS
Kraj:		Katastrální území:	TUDU:	Smluvní datum zpracování:
Karlovarský		Aš [600521]	0221C1	23.04.2022
Označení investora: S 6 1 1 1 7 0 0 1 4 4		Stupeň dokumentace: P D P S	Část: D 2 1 0 1	Objekt: S 0 0 0 3 1 0 1
[Prostor pro další informace]				Podoba: 0 4
				Příloha: 2
				Revize: 1 0 5
				P 0 2