



Osazení retenční nádrže – řez

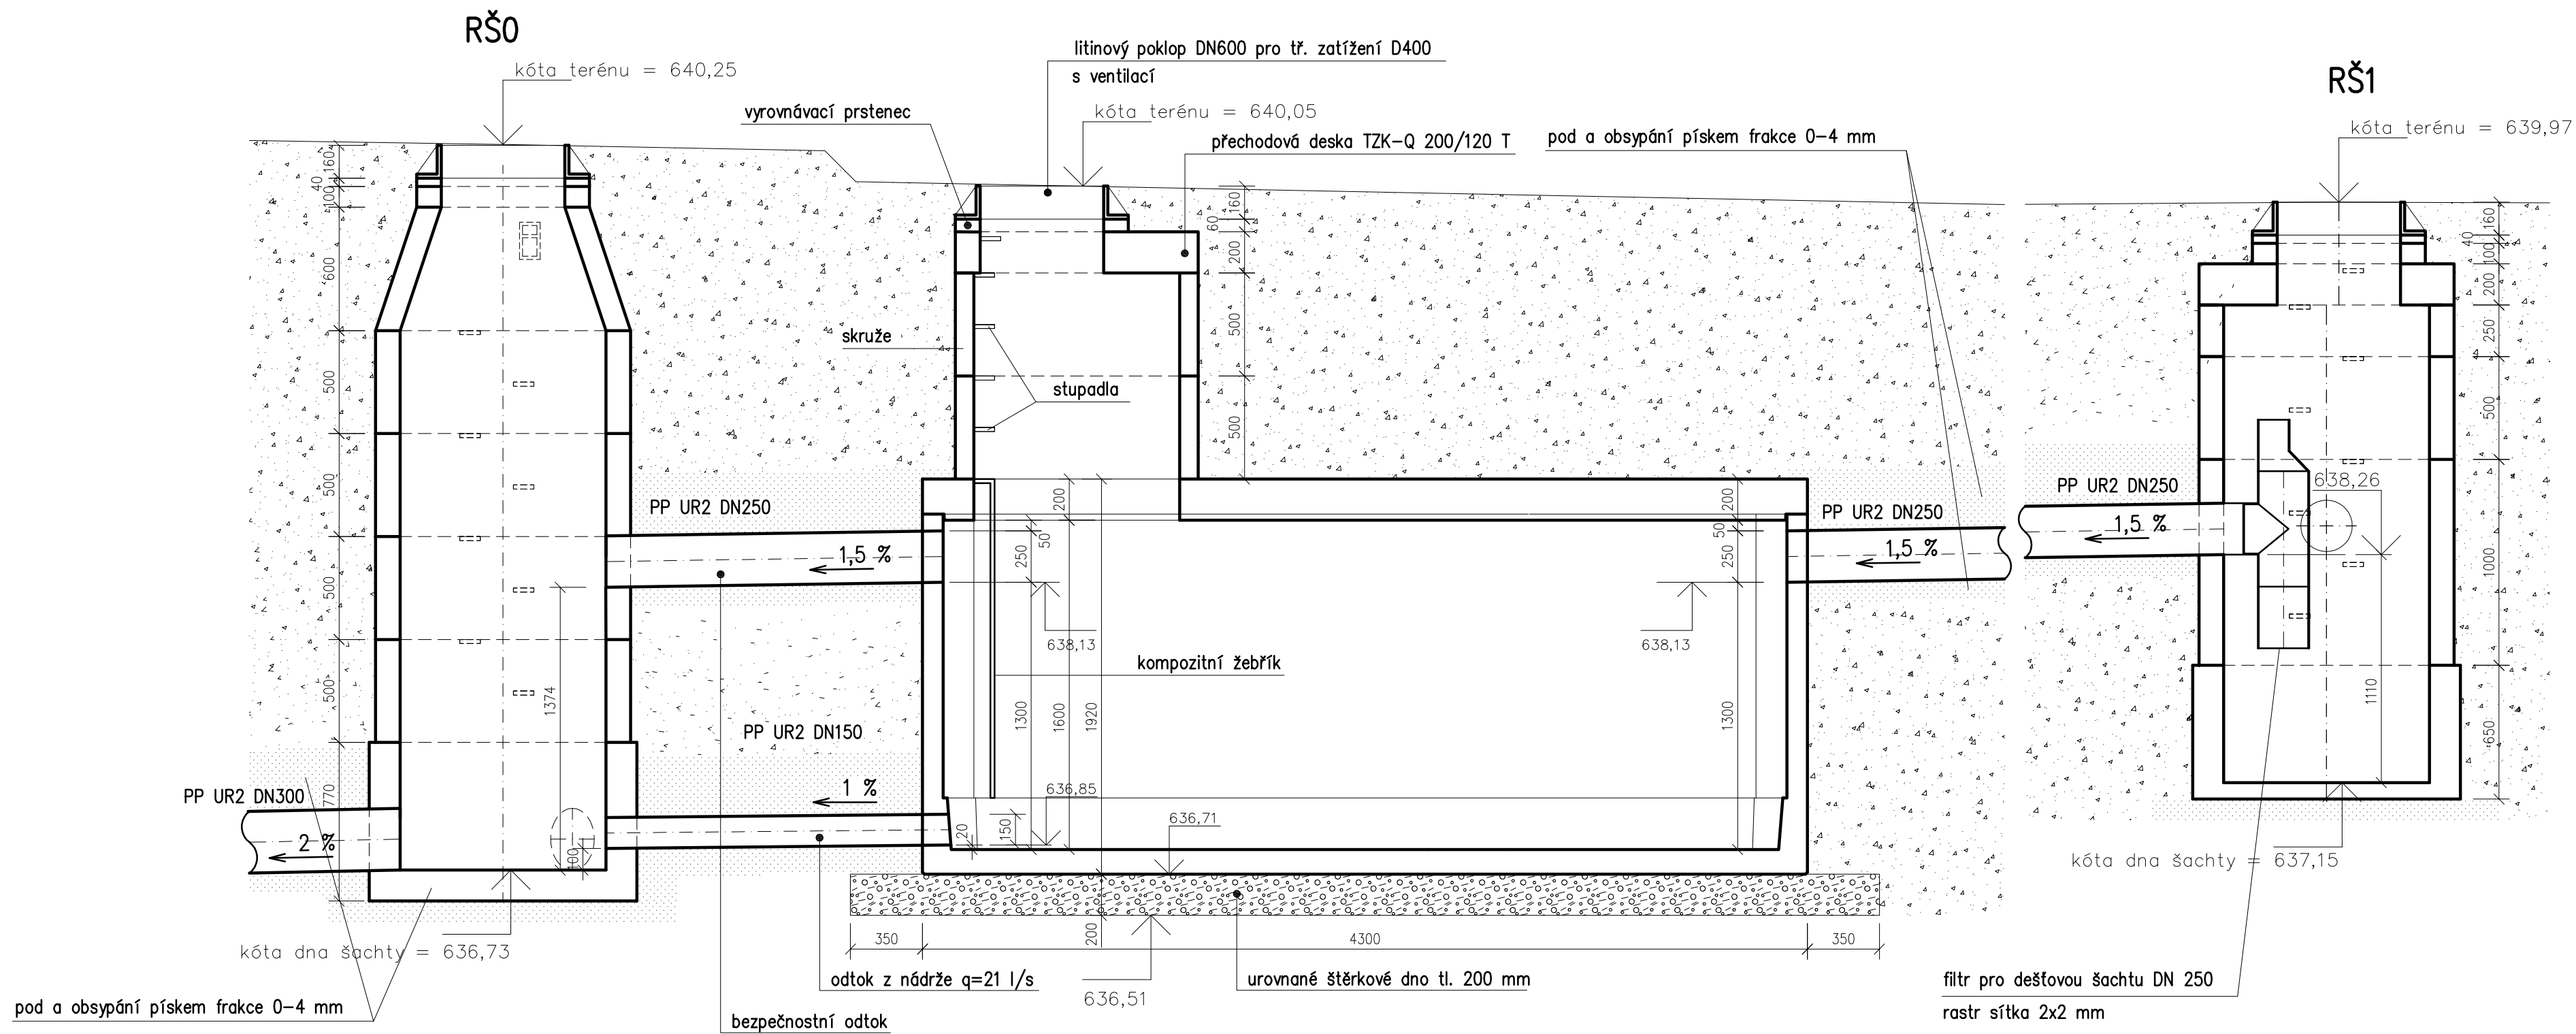

Osazení retenční nádrže – půdorys

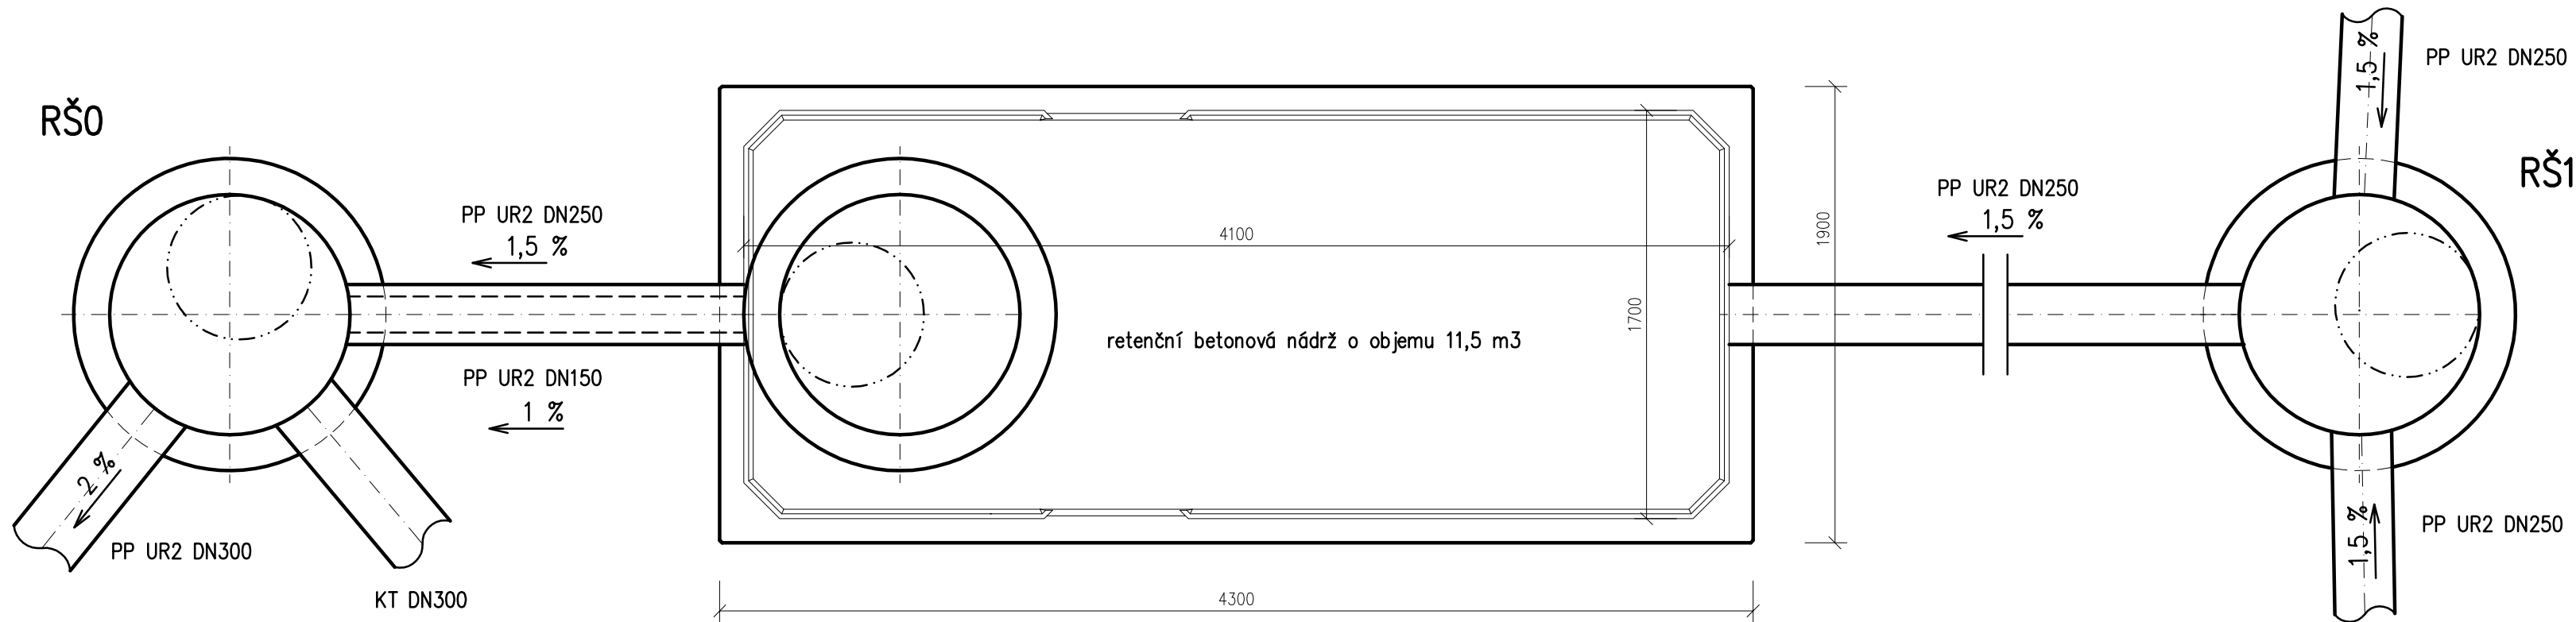

<div>Ministerstvo dopravy Státní fond dopravní infrastruktury</div> <div></div>			
Jiná ověření:	Paré:		
Orientační schéma:	Razítko oprávněné osoby:		
Revize:	Datum:		
Datum:	Popis:		
Kontroloval:			
Stavebník/Investor:	Správa železnic, státní organizace		SPRÁVA ŽELEZNIC
Adresa:	Dlážděná 1003/7, 110 00 Praha 1		
Zástupce investora:	Stavební správa západ		
Adresa:	Sokolovská 1955/278, 190 00 Praha 9		
Zhotovitel díla:	Ing. arch. Břetislav Kubiček		
Adresa:	Ralsova 2030/2, 360 01 Karlovy Vary		
Kontakt:	T: +420 603 854 595 E: kk3k@seznam.cz		
Zhotovitel objektu:	Ing. Michaela Pelikánová		
Adresa:	Botanická 256, 362 63 Dalovice		
Kontakt:	T: +420 604 207 652 E: drbohlavovam@centrum.cz		
Hlavní projektant (HIP):	Ing. arch. Břetislav Kubiček	Specialista:	
Název stavby/akce:	Rekonstrukce výpravní budovy v žst. Aš		Označení investora: S611700144
			Označení zhotovitele: 2006,04
Název části:	Inženýrské objekty		Označení části: D.2.1.1
Název objektu/díle části:	POTRUBNÍ VEDENÍ KANALIZACE		Označení objektu/komplexu: SO 00-31-01.04
Název přílohy:	Zdravotně technické instalace		Číslo přílohy: 2. 106
Název díle části přílohy:	Retenční nádrž		
Odpovědný projektant:	Zpracovatel přílohy: Ing. M. Pelikánová	Měřítko: 1 : 25 Formáty: 6 x A4	Stupeň dokumentace: PDPS
Kraj:	Katastrální území: Aš [600521]	TUDU: 0221C1	Smluvní datum zpracování: 23.04.2022
Karlovarský			
Označení investora:	Stupeň dokumentace:	Objekt:	Podoblast:
S 6 1 1 7 0 0 1 4 4	P D P S	D 2 1 0 1	S 0 0 0 3 1 0 1
[Prostor pro další informace]			
			Příloha:
			2 - 1 0 6 - P 0 2
			Revize: