


PŮDORYS 1.NP–NOVÝ STAV

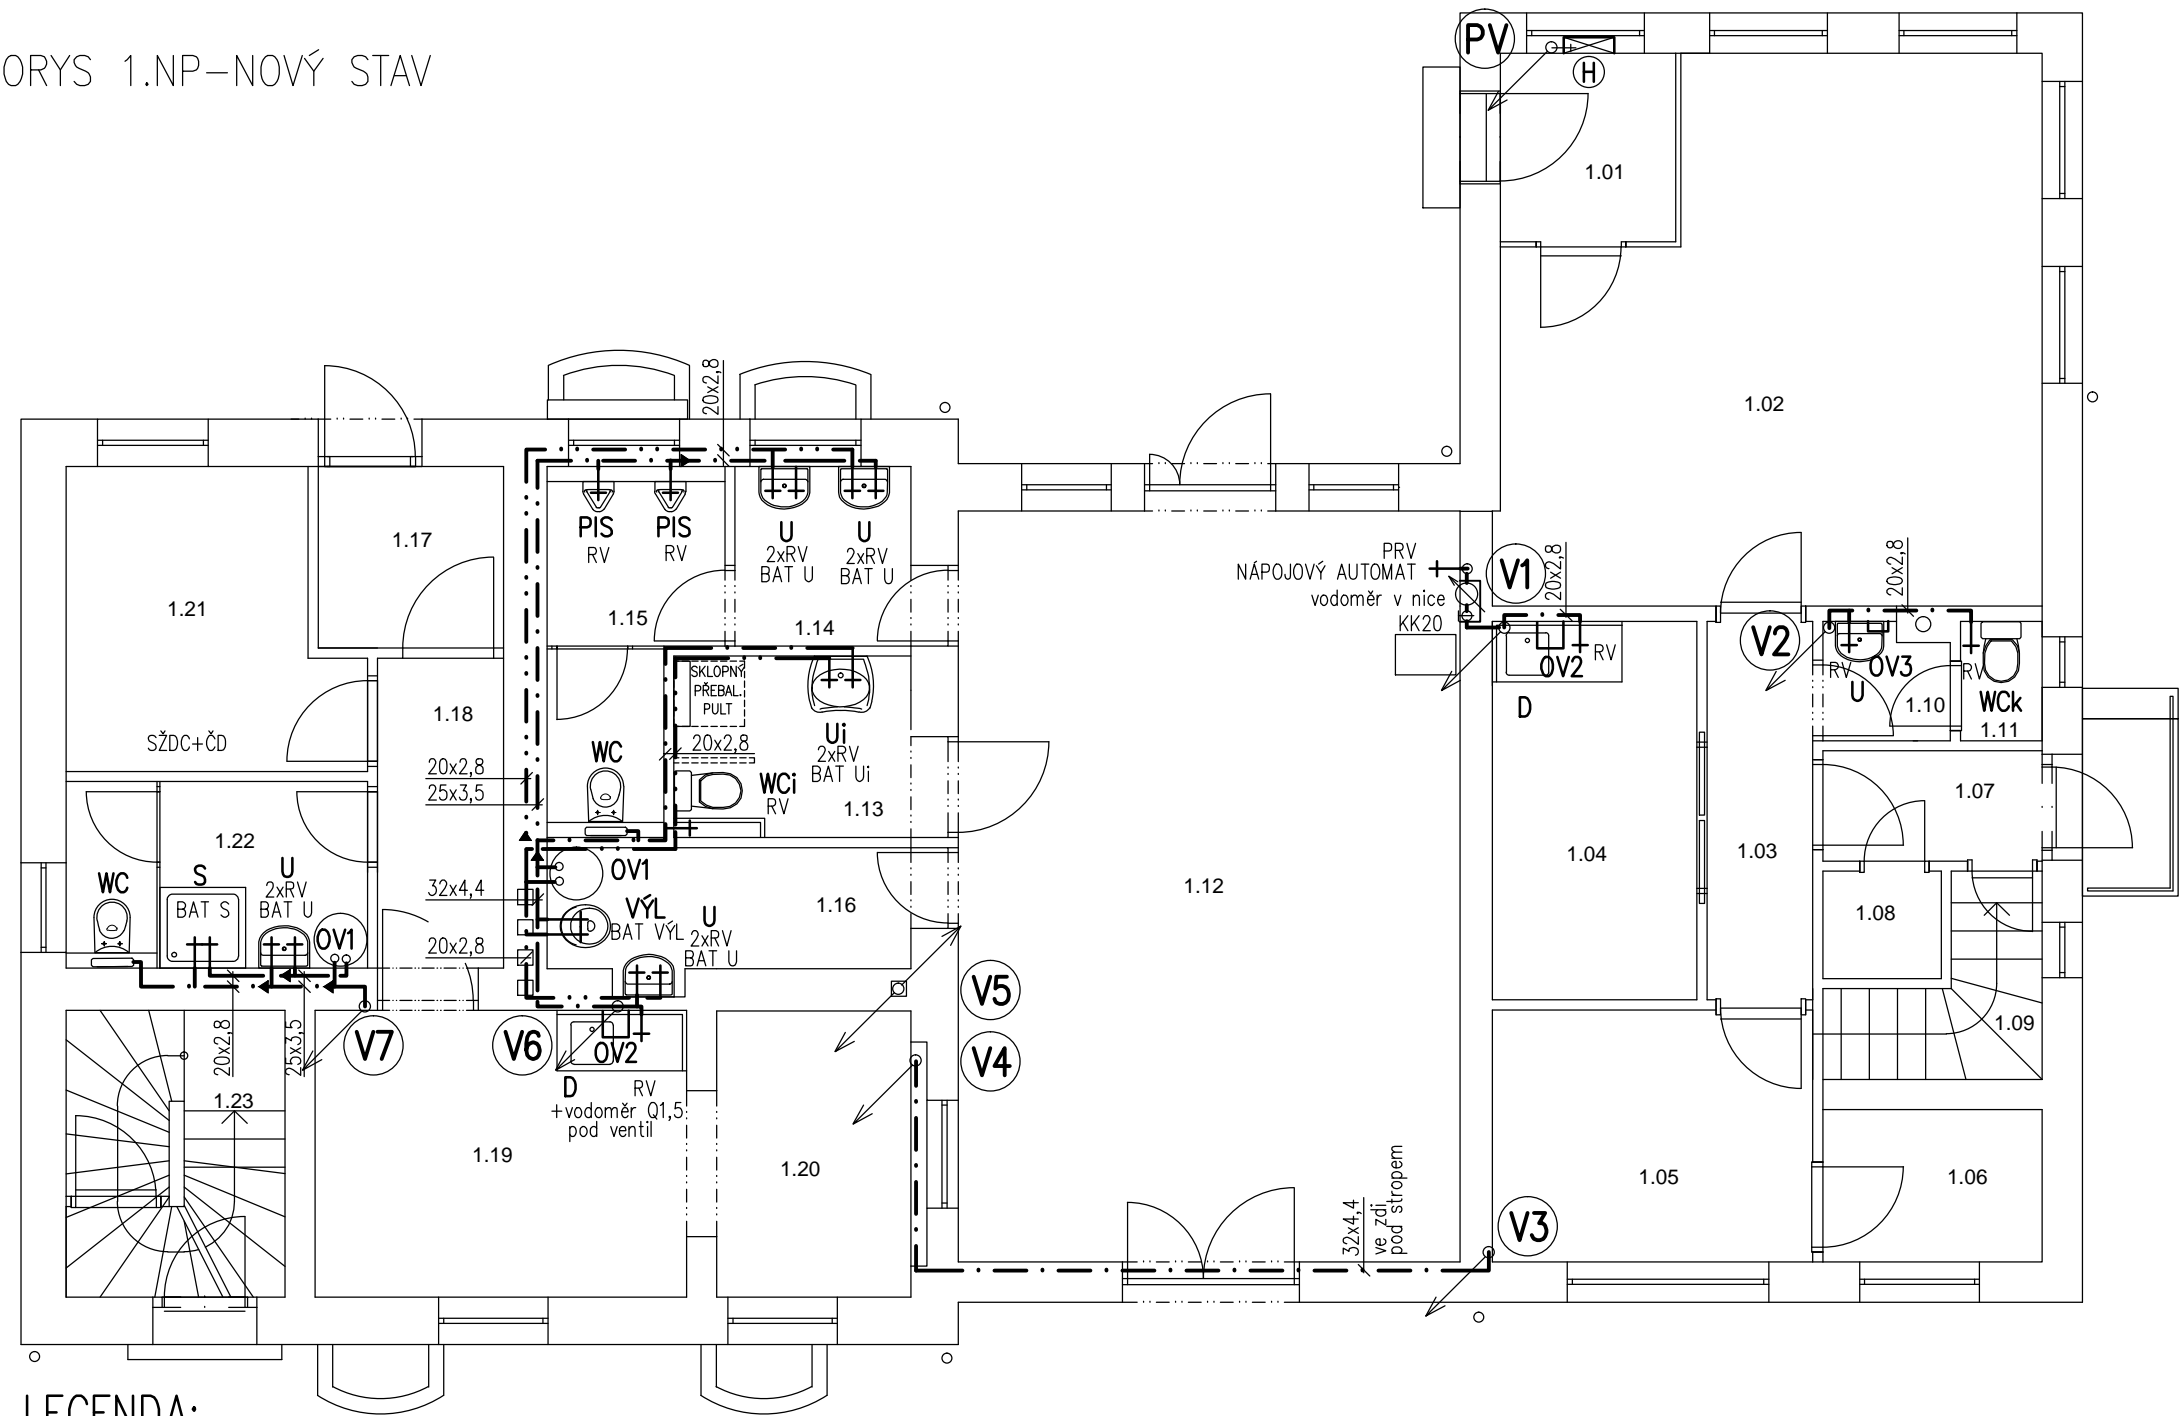

LEGENDA:

— · — · — STUDENÁ (PITNÁ) VODA PPR, PN16, SVAŘOVÁNO POLYFUZNĚ

— · · — · · — TEPLÁ VODA PPR, PN16, SVAŘOVÁNO POLYFUZNĚ

WC KLOZET ZÁVĚSNÝ, MONTÁŽNÍ RÁM S NÁDRŽÍ A TLAČÍTKEM, SEDÁTKO DUROPLASTOVÉ S POKLOPEM

WCk KLOZET KOMBINAČNÍ, ZADNÍ ŠIKMÝ ODPAD, SEDÁTKO DUROPLASTOVÉ S POKLOPEM

WCi KLOZET KOMBINAČNÍ ZVÝŠENÝ PRO INVALIDY, SEDÁTKO

U UMYVADLO KERAMICKÉ BÍLÉ 55cm, S OTVOREM PRO BATERII A KRYTEM NA SIFON

Ui UMYVADLO ZDRAVOTNÍ 64cm, S OTVOREM PRO BATERII

PIS PISOÁR S AUTOMATICKÝM SPLACHOVÁNÍM, MONTÁŽNÍ RÁM PRO PISOÁR

VYL VÝLEVKVA STOJNÁ S MŘÍŽKOU

S SPRCHOVÁ VANIČKA 90x90cm SE ZÁSTĚNOU

D DŘEZ NEREZOVÝ–dod.kuchyně

H POŽÁRNÍ HYDRANT DN25 VE SKŘÍNI, HADICE 25m

OV1 ELEKTRICKÝ ZÁSOBNÍKOVÝ OHŘÍVAČ VODY ZÁVĚSNÝ SVISLÝ, 80 l

OV2 ELEKTRICKÝ ZÁSOBNÍKOVÝ OHŘÍVAČ VODY BEZTLAKOVÝ POD DŘEZ, 5 l

OV3 ELEKTRICKÝ PRŮTOKOVÝ OHŘÍVAČ VODY POD UMYVADLO, 3,5 kW

RV .. ROHOVÝ VENTIL

PRV .. ROHOVÝ VENTIL SE ZPĚTNOU KLAPOUKOU

BAT VYL .. NÁSTĚNNÁ BATERIE K VÝLEVCE S PRODLOUŽENÝM VÝTOKEM


BAT U .. STOJÁNKOVÁ UMYVADLOVÁ BATERIE

BAT Ui .. STOJÁNKOVÁ UMYVADLOVÁ BATERIE S PRODLOUŽENOU PÁKOU

BAT D .. STOJÁNKOVÁ BEZTLAKOVÁ DŘEZOVÁ BATERIE

TABULKA MÍSTNOSTÍ

OZN.	NÁZEV MÍSTNOSTI	PLOCHA [m2]
1.01	ZÁDVEŘÍ	3,25
1.02	DOPRAVNÍ KANCELAŘ	26,12
1.03	CHODBA	3,94
1.04	DENNÍ MÍSTNOST SŽDC	7,62
1.05	SSZT RACK	7,95
1.06	SKLAD SŽDC	3,28
1.07	CHODBA	2,38
1.08	SKLAD	1,25
1.09	SCHODIŠTĚ	3,01
1.10	PŘEDSÍŇ WC SŽDC	1,39
1.11	WC SŽDC	0,96
1.12	ČEKÁRNA	37,10
1.13	WC ŽENY A IMOBILNÍ	4,23
1.14	PŘEDSÍŇ WC MUŽI	3,11
1.15	WC MUŽI	5,34
1.16	ÚKLIDOVÁ MÍSTNOST	4,33
1.17	ZÁDVEŘÍ	3,54
1.18	CHODBA	7,28
1.19	ŠATNA+DENNÍ MÍST ČD	10,48
1.20	POKLADNA ČD	5,47
1.21	ŠATNA SŽDC	7,28
1.22	WC+SPRCHA SŽDC	5,52
1.23	SCHODIŠTĚ	6,17

VEDOUCÍ PROJEKTANT:		ZODP.PROJEKTANT:	VYPRACOVAL:	<div>YARD service s.r.o. Suderova 2024/8 709 00 Ostrava-Mar. Hory IČO: 28633202</div>	
Ing.Jana Marková		Ing.Tomáš Pacola	Ing. Petr Skála		
INVESTOR: Správa železnic, s.o., Dílžďěná 1003/7, Praha 1, 110 00					
MÍSTO STAVBY: Nádražní 84, Kravaře, k.ú. Kravaře ve Slezsku, parc.č. 4435, 4432/11, 4432/29, 4432/31, 4436 A 551					
AKCE: KRAVAŘE ON REKONSTRUKCE VÝPRAVNÍ BUDOVY ZDRAVOTECHNIKA				DATUM	09/2019
				STUPEŇ	DSP
				ZAKÁZKOVÉ ČÍSLO	—
VÝKRES: PŮDORYS 1.NP—VODOVOD				MĚŘÍTKO 1: 75	ČÍSLO VÝKRESU E.2.6.06