



PŮDORYS 1.NP–NOVÝ STAV

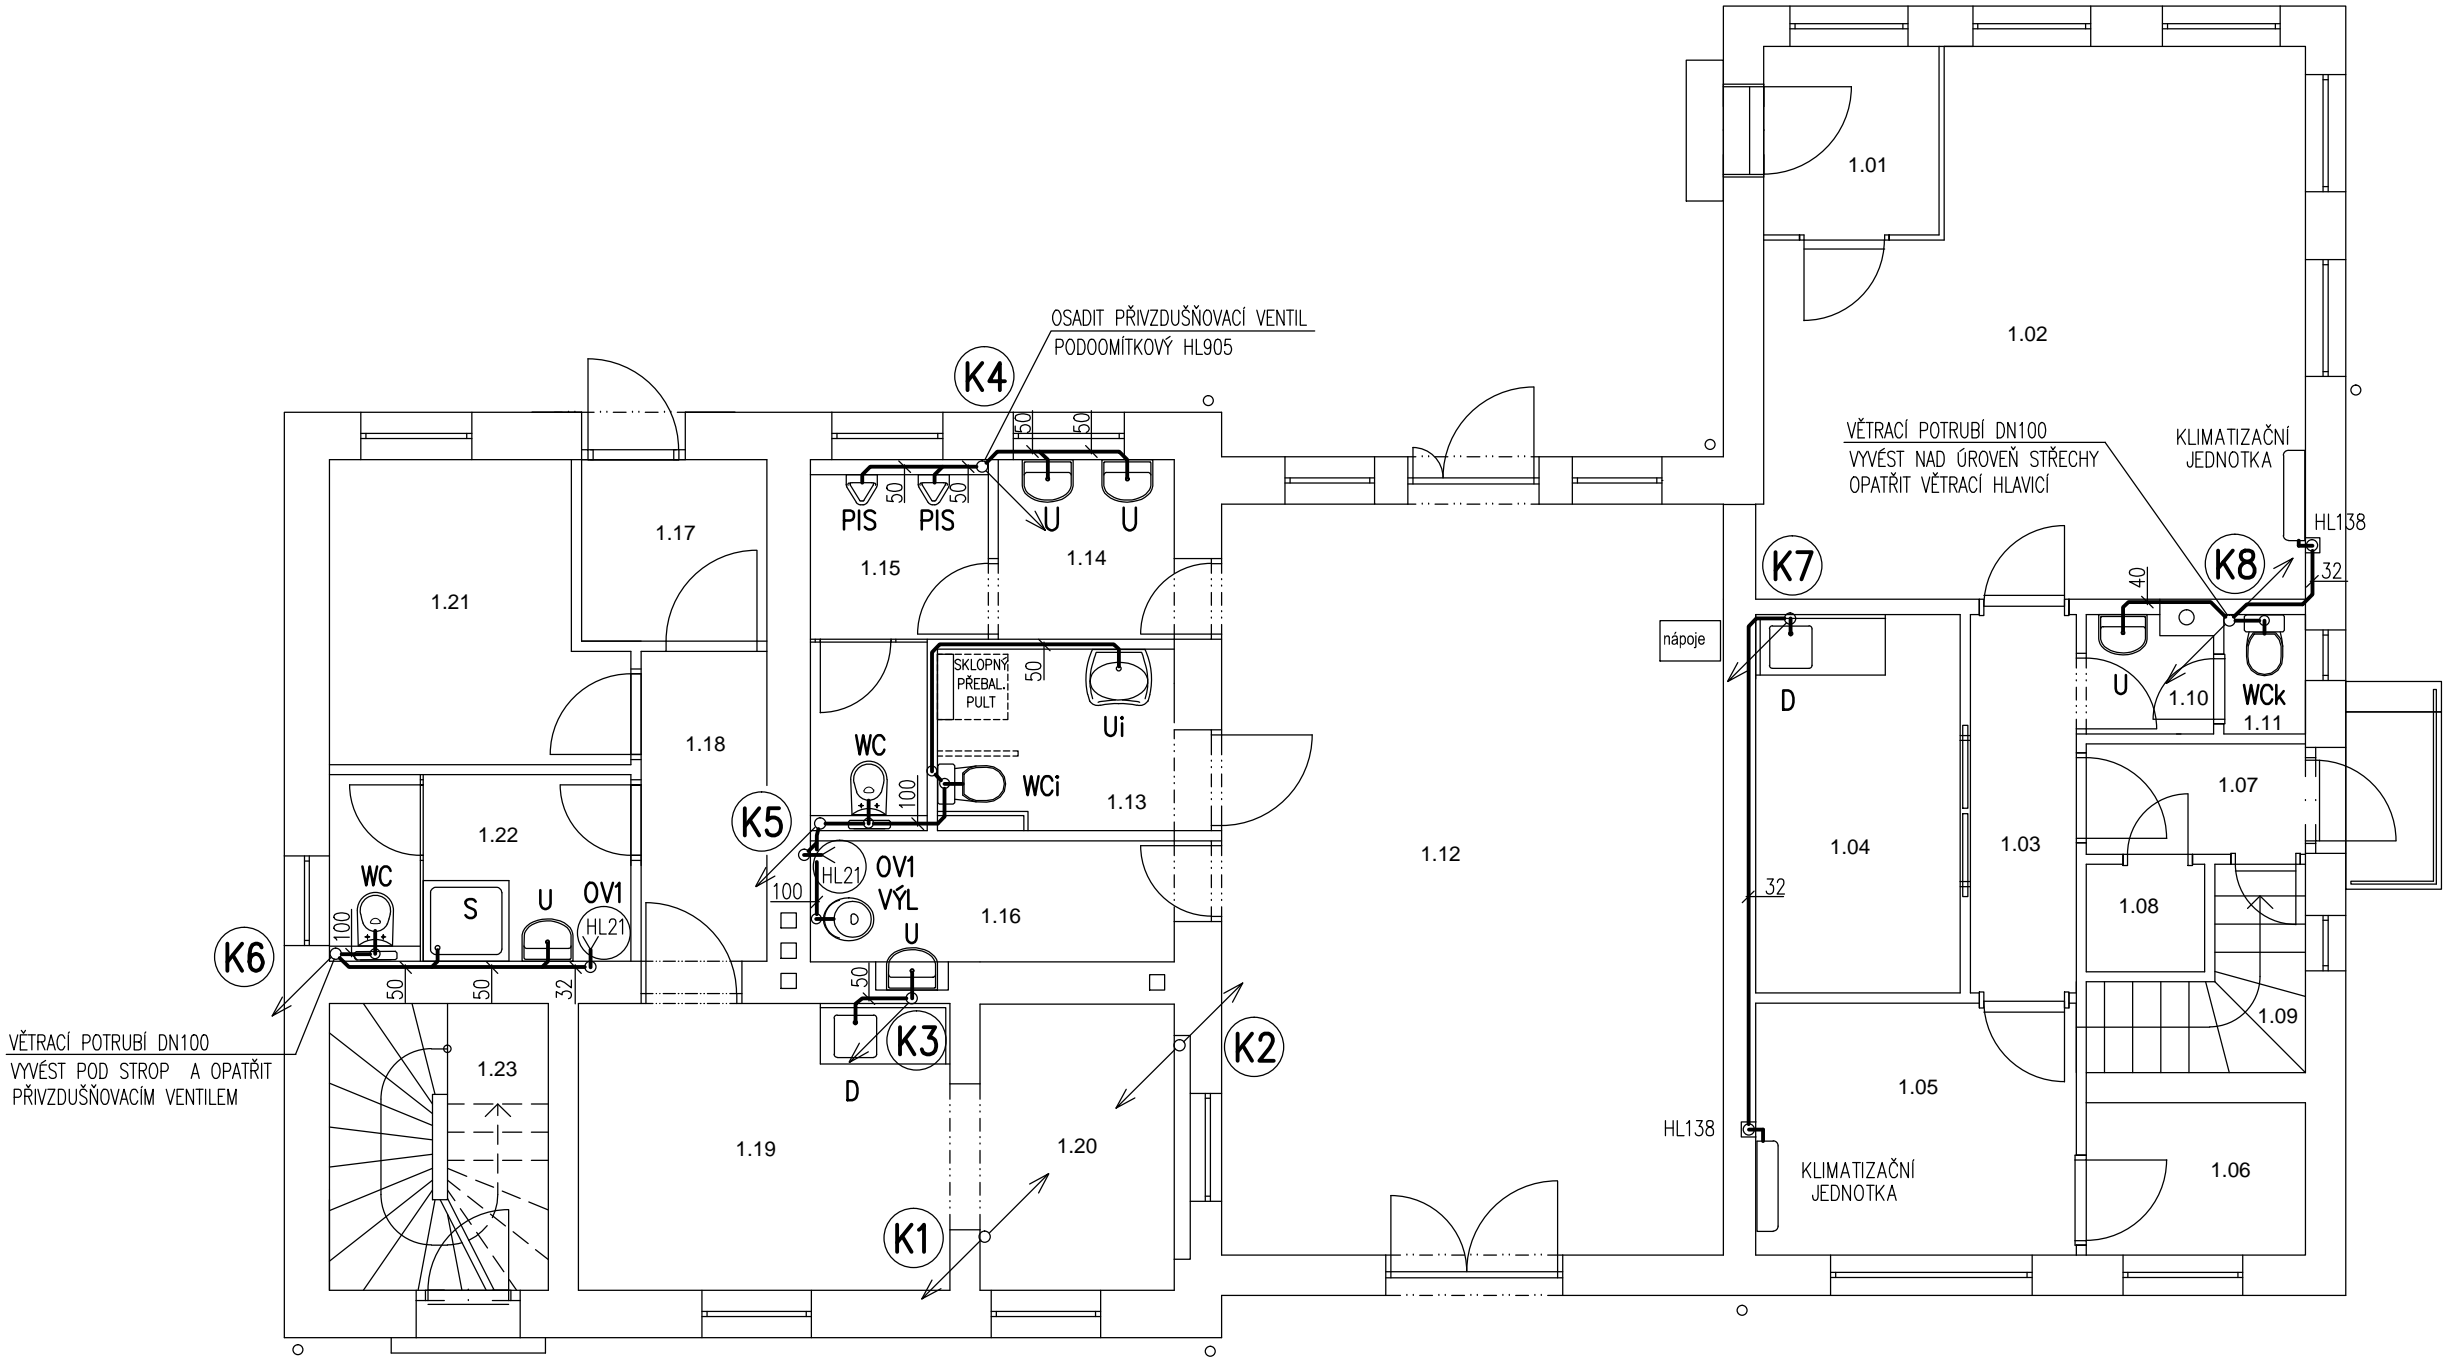

TABULKA MÍSTNOSTÍ		
OZN.	NÁZEV MÍSTNOSTI	PLOCHA [m2]
1.01	ZÁDVEŘÍ	3,25
1.02	DOPRAVNÍ KANCELÁŘ	26,12
1.03	CHODBA	3,94
1.04	DENNÍ MÍSTNOST SŽDC	7,62
1.05	SSZT RACK	7,95
1.06	SKLAD SŽDC	3,28
1.07	CHODBA	2,38
1.08	SKLAD	1,25
1.09	SCHODIŠTĚ	3,01
1.10	PŘEDSIŇ WC SŽDC	1,39
1.11	WC SŽDC	0,96
1.12	ČEKÁRNA	37,10
1.13	WC ŽENY A IMOBILNÍ	4,23
1.14	PŘEDSIŇ WC MUŽI	3,11
1.15	WC MUŽI	5,34
1.16	ÚKLIDOVÁ MÍSTNOST	4,33
1.17	ZÁDVEŘÍ	3,54
1.18	CHODBA	7,28
1.19	ŠATNA+DENNÍ MÍST ČD	10,48
1.20	POKLADNA ČD	5,47
1.21	ŠATNA SŽDC	7,28
1.22	WC+SPRCHA SŽDC	5,52
1.23	SCHODIŠTĚ	6,17

LEGENDA:

- SPLAŠKOVÁ KANALIZACE PŘIPOJOVACÍ – PP HT (šedá)  
VEDENO DRÁŽKÁCH VE ZDI SPÁD min.3%
- WC** KLOZET ZÁVĚSNÝ, MONTÁŽNÍ RÁM S NÁDRŽÍ A TLAČÍTKEM, SEDÁTKO DUROPLASTOVÉ S POKLOPEM
- WCK** KLOZET KOMBINAČNÍ, ZADNÍ ŠÍKMÝ ODPAD, SEDÁTKO DUROPLASTOVÉ S POKLOPEM
- WCi** KLOZET KOMBINAČNÍ ZVÝŠENÝ PRO INVALIDY, SEDÁTKO
- U** UMYVADLO KERAMICKÉ BÍLÉ 55cm, S OTVOREM PRO BATERII A KRYTEM NA SIFON
- Ui** UMYVADLO ZDRAVOTNÍ 64cm, S OTVOREM PRO BATERII
- PIS** PISOÁR S AUTOMATICKÝM SPLACHOVÁNÍM, MONTÁŽNÍ RÁM PRO PISOÁR
- VÝL** VÝLEVKKA STOJNÁ S MŘÍŽKOU
- S** SPRCHOVÁ VANIČKA 90x90cm SE ZÁSTĚNOU
- D** DŘEZ NEREZOVÝ–dod.kuchyně
- OV1** ELEKTRICKÝ ZASOBNÍKOVÝ OHŘÍVAČ VODY ZÁVĚSNÝ SVISLÝ, 80 l

VEDOUCÍ PROJEKTANT:	ZODP.PROJEKTANT:	VÝPRACOVAL:	<div><b>YARD service s.r.o.</b> Suderova 2024/8 709 00 Ostrava-Mar. Hory IČO: 28633202</div>	
Ing.Jana Marková	Ing.Tomáš Pacola	Ing. Petr Skála		
INVESTOR: Správa železnic, s.o., Dílžďěná 1003/7, Praha 1, 110 00				
MÍSTO STAVBY: Nádražní 84, Kravaře, k.ú. Kravaře ve Slezsku, parc.č. 4435, 4432/11, 4432/29, 4432/31, 4436 A 551				
AKCE: <div>KRAVAŘE ON REKONSTRUKCE VÝPRAVNÍ BUDOVY ZDRAVOTECHNIKA</div>			DATUM	09/2019
			STUPEŇ	DSP
			ZAKÁZKOVÉ ČÍSLO	—
VÝKRES: <div>PŮDORYS 1.NP–KANALIZACE</div>			MĚŘÍTKO 1: 75	ČÍSLO VÝKRESU E.2.6.03