


PŮDORYS 2. NP – BYT – NOVÝ STAV

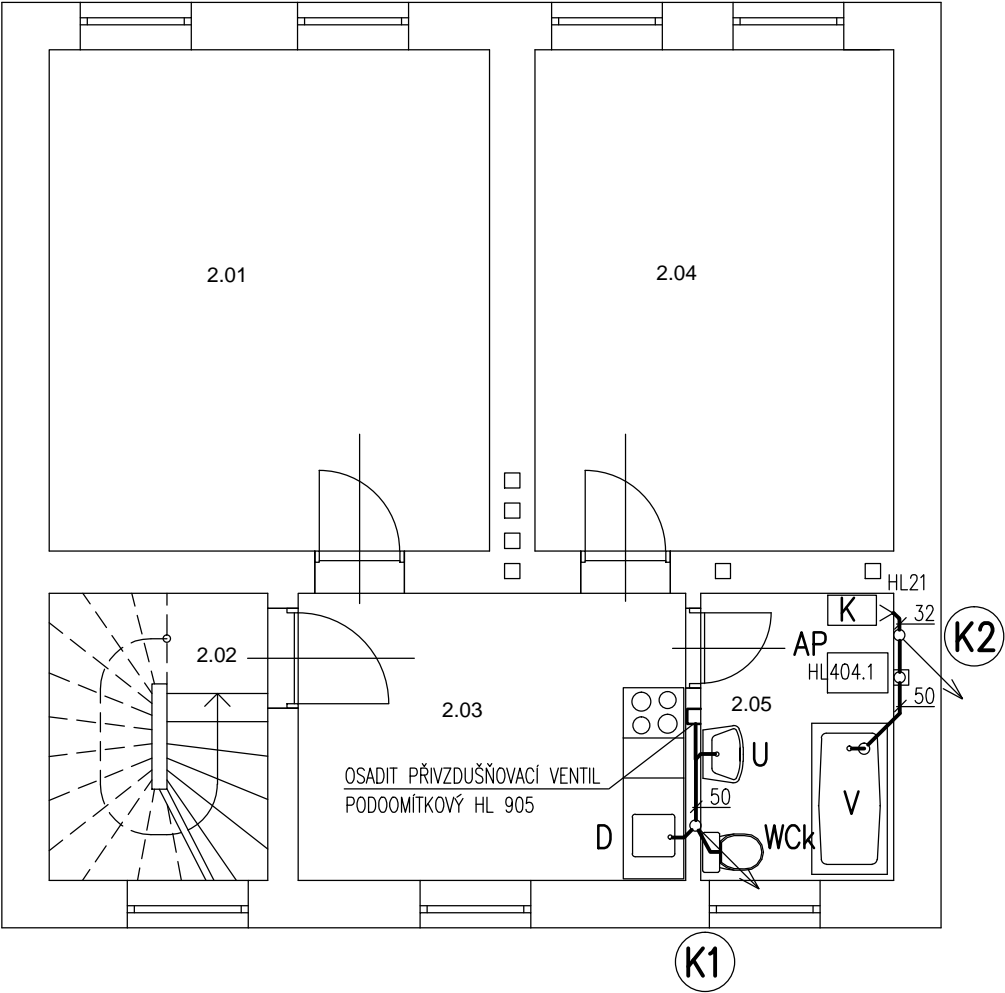

TABULKA MÍSTNOSTÍ		
OZN.	NÁZEV MÍSTNOSTI	PLOCHA [m2]
2.01	LOŽNICE	21,72
2.02	SCHODIŠTĚ	6,18
2.03	KUCHYŇ	10,98
2.04	OBÝVACÍ POKOJ	17,66
2.05	KOUPELNA	5,46

LEGENDA:

- SPLAŠKOVÁ KANALIZACE PŘIPOJOVACÍ – PP HT (šedá)
VEDENO DRÁŽKÁCH VE ZDI SPÁD min.3%
- U


UMYVADLO KERAMICKÉ BÍLÉ 55cm, S OTVOREM PRO BATERII A KRYTEM NA SIFON
- Wck

KLOZET KOMBINAČNÍ, ZADNÍ ŠIKMÝ ODPAD, SEDÁTKO DUROPLASTOVÉ S POKLOPEM
- V

VANA AKRYLÁTOVÁ BÍLÁ 170x70cm
- D

DŘEZ NEREZOVÝ stávající
- AP

AUTOMAT. PRAČKA–PODOMÍTKOVÁ ZÁPACHOVÁ UZÁVĚRA S PŘÍVZDUŠNOVACÍM VENTILEM

VEDOUcí PROJEKTANT:		ZODP.PROJEKTANT:	VYPRACOVAL:	<div>YARD service s.r.o. Suderova 2024/8 709 00 Ostrava-Mar. Hory IČO: 28633202</div>	
Ing.Jana Marková		Ing.Tomáš Pacola	Ing. Petr Skála		
INVESTOR: Správa železnic, s.o., Dílžďěná 1003/7, Praha 1, 110 00					
MÍSTO STAVBY:		Nádražní 84, Kravaře, k.ú. Kravaře ve Slezsku, parc.č. 4435, 4432/11, 4432/29, 4432/31, 4436 A 551			
AKCE: KRAVAŘE ON REKONSTRUKCE VÝPRAVNÍ BUDOVY ZDRAVOTECHNIKA				DATUM	09/2019
				STUPEŇ	DSP
				ZAKÁZKOVÉ ČÍSLO	—
VÝKRES: PŮDORYS 2.NP—KANALIZACE				MĚŘÍTKO 1: 75	ČÍSLO VÝKRESU E.2.6.04