

VEŠKERÉ PŘEDPOKLÁDANÉ POZICE A DIMENZE
STÁVAJÍCÍCH NÁPOJNÝCH BODŮ VODY A KANALIZACE
BUDOU OVĚŘENY PŘED ZAPOČETÍM STAVBY
SONDOU

LEGENDA:

LEGENDA ZAŘÍZOVACÍCH PŘEDMĚTŮ VIZ TECHNICKÁ ZPRÁVA.

- ←←← KANALIZACE SPLAŠKOVÁ
- - - - - STUDENÁ VODA
- ===== TEPLÁ VODA
- - - - - CÍRKULACE

- VEŠKERÉ ROZVODY BUDOU PROVEDENY V KOORDINACI S OSTATNÍMI PROFESEMI.
- ZAJISTIT PŘÍSTUP K ČISTICÍM KUSŮM KANALIZACE A ARMATURÁM VODY V PODHLEDECH


S ODPADNÍ POTRUBÍ SPLAŠKOVÉ KANALIZACE

V STOUPACÍ POTRUBÍ VODY

- KU– KULOVÝ UZÁVĚR
- KUv– KULOVÝ UZÁVĚR S VYPOUŠTĚNÍM
- ZV– ZPĚTNÝ VENTIL
- POJ.VENTIL– POJIŠŤOVACÍ VENTIL
- VPOD– VENTIL PODOMÍTKOVÝ
- VV– VÝTOKOVÝ VENTIL NA HADICI
- VP– PODLAHOVÁ VPUST PACHOTĚSNÁ
- ZU– VODNÍ ZÁPACHOVÁ UZÁVĚRKA S PŘIDAVNOU MECHANICKOU
- Vy+VT– MULTIFUNKČNÍ TERMOSTATICKÝ CÍRKULAČNÍ VENTIL
- PV– PŘIVĚTRÁVACÍ VENTIL
- MŘ.– MŘÍŽKA 150/150mm

POZN.1

ODPADNÍ POTRUBÍ UKONČIT 500mm
NAD STŘECHOU HLAVICÍ
min.3,0m OD TERAS A OKEN
NEBO 3,0m NAD ÚROVEŇ TERASY

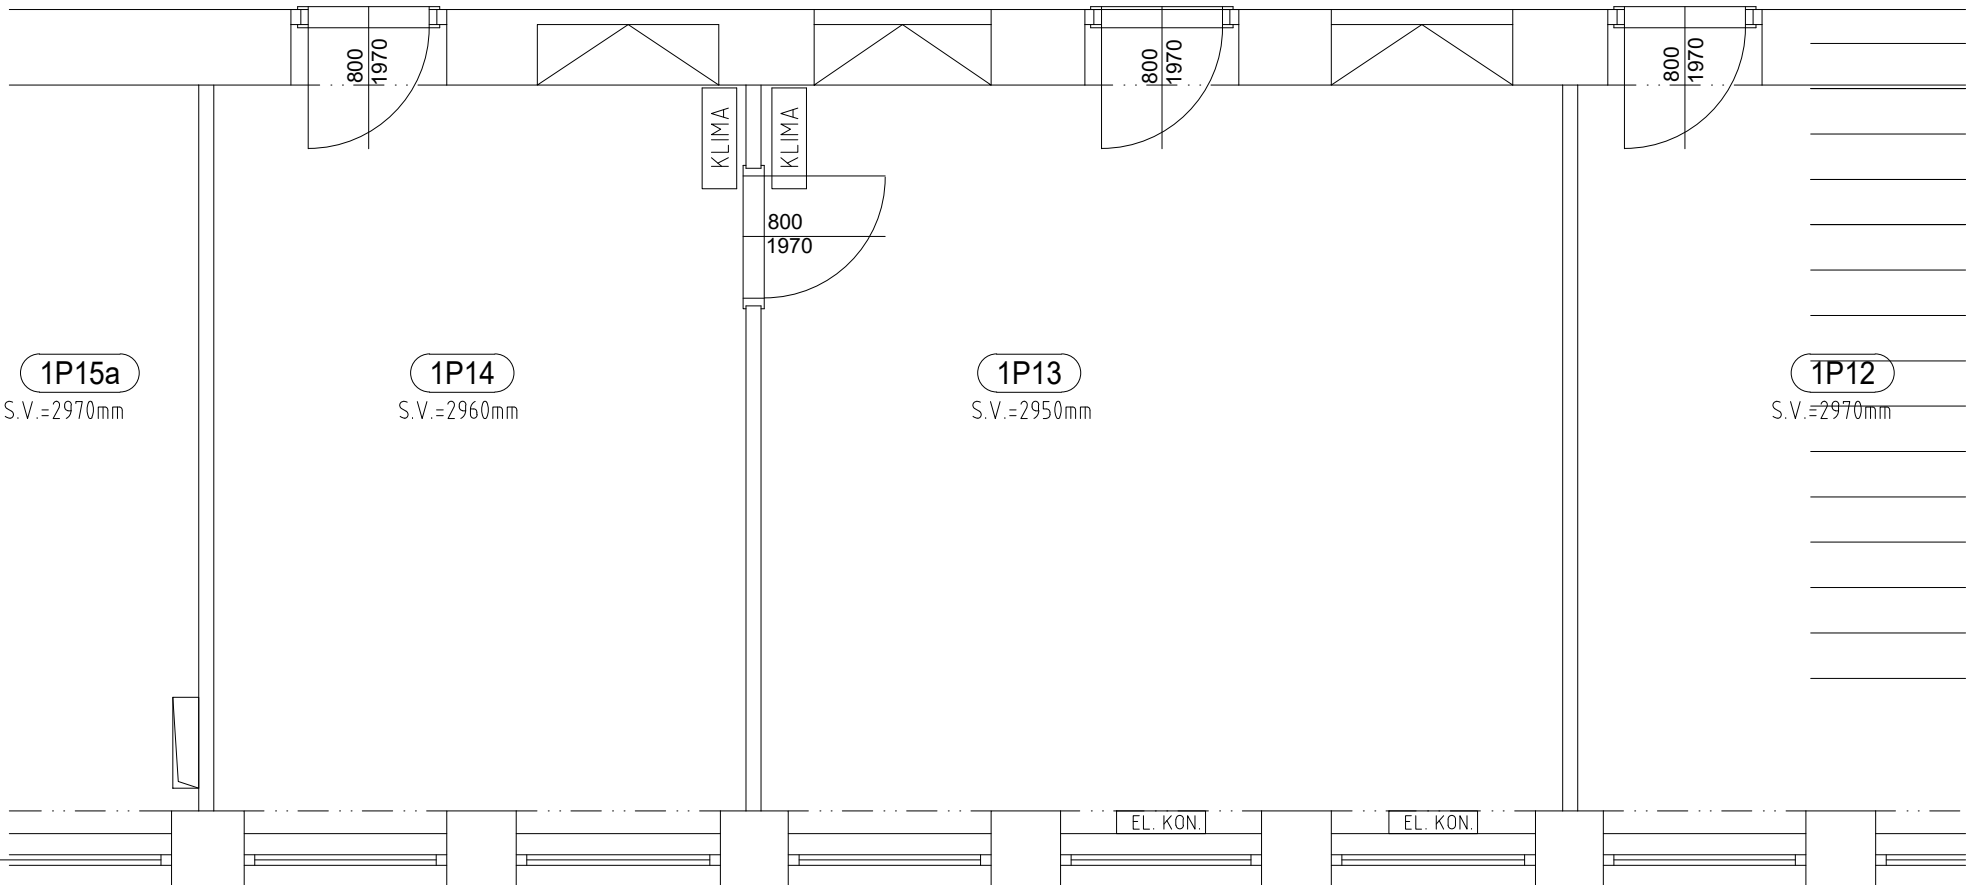

+/- 0,000=220,160 - STÁVAJÍCÍ-NEMĚNÍ SE

| | | | | | |
|---|--|--|--|---------------------|----------------------------------|
| GENERÁLNÍ PROJEKTANT PROJEKT 505, spol. s r.o. Jižní svahy 12, 621 00 Brno - Ivanovice Ing. Vladimír Res +420 608 966 283 Ing. arch. Dalibor Res +420 606 575 025 | | PROJEKTANT ČÁSTI PD PROJEKT 505, spol. s r.o. Jižní svahy 12, 621 00 Brno - Ivanovice Ing. Vladimír Res +420 608 966 283 Ing. arch. Dalibor Res +420 606 575 025 | | AUTORIZAČNÍ RAZÍTKO | |
| INVESTOR SPRÁVA ŽELEZNIČNÍ DOPRAVNÍ CESTY STÁTNÍ ORGANIZACE Dlážděná 1003/7 110 00 Praha 1 - Nové Město | | ZODPOVĚDNÝ PROJEKTANT Ing. Miriam Panicová, tel.737942578 e-mail: m.panicova@volny.cz | | | |
| | | VYPRACOVAL Ing. Miriam Panicová, tel.737942578 e-mail: m.panicova@volny.cz | | DATUM 2/2022 | |
| ČÁST PD D 1.4 ZDRAVOTNĚ TECHNICKÉ INSTALACE | | | | STUPEŇ PD DPS | |
| NÁZEV STAVBY VÝPRAVNÍ BUDOVA SEVER, STAVĚDLO Č.3 BRNO-MALOMĚŘICE PARC.Č. 1897/48, K.Ú. BRNO-MALOMĚŘICE INVENTÁRNÍ ČÍSLO:IC6000385606 | | | | FORMÁT 3*A4 | ČÍSLO ZAKÁZKY E639-S-927/2022 |
| OBJEKT VÝPRAVNÍ BUDOVA SEVER, STAVĚDLO Č.3, BRNO-MALOMĚŘICE PARC.Č. 1897/48, K.Ú. BRNO-MALOMĚŘICE INVENTÁRNÍ ČÍSLO:IC6000385606 | | | | MĚŘÍTKO 1:50 | |
| PŮDORYS 2.NP | | | | ČÍSLO PŘÍLOHY 05 | |