


LEGENDA MÍSTNOSTÍ:

Č.M.	NÁZEV MÍSTNOSTI	PLOCHA [m²]	S.V. [m]	PODLAHA	OZN.	ÚPRAVA POVRCHU	POZNÁMKA
101	MÍSTNOST PRO CYKLOBOXY	14,65	2,500	KERAMICKÁ	S19	EXTERIÉROVÁ OMÍTKA	ZAVĚŠENÝ PODHLED

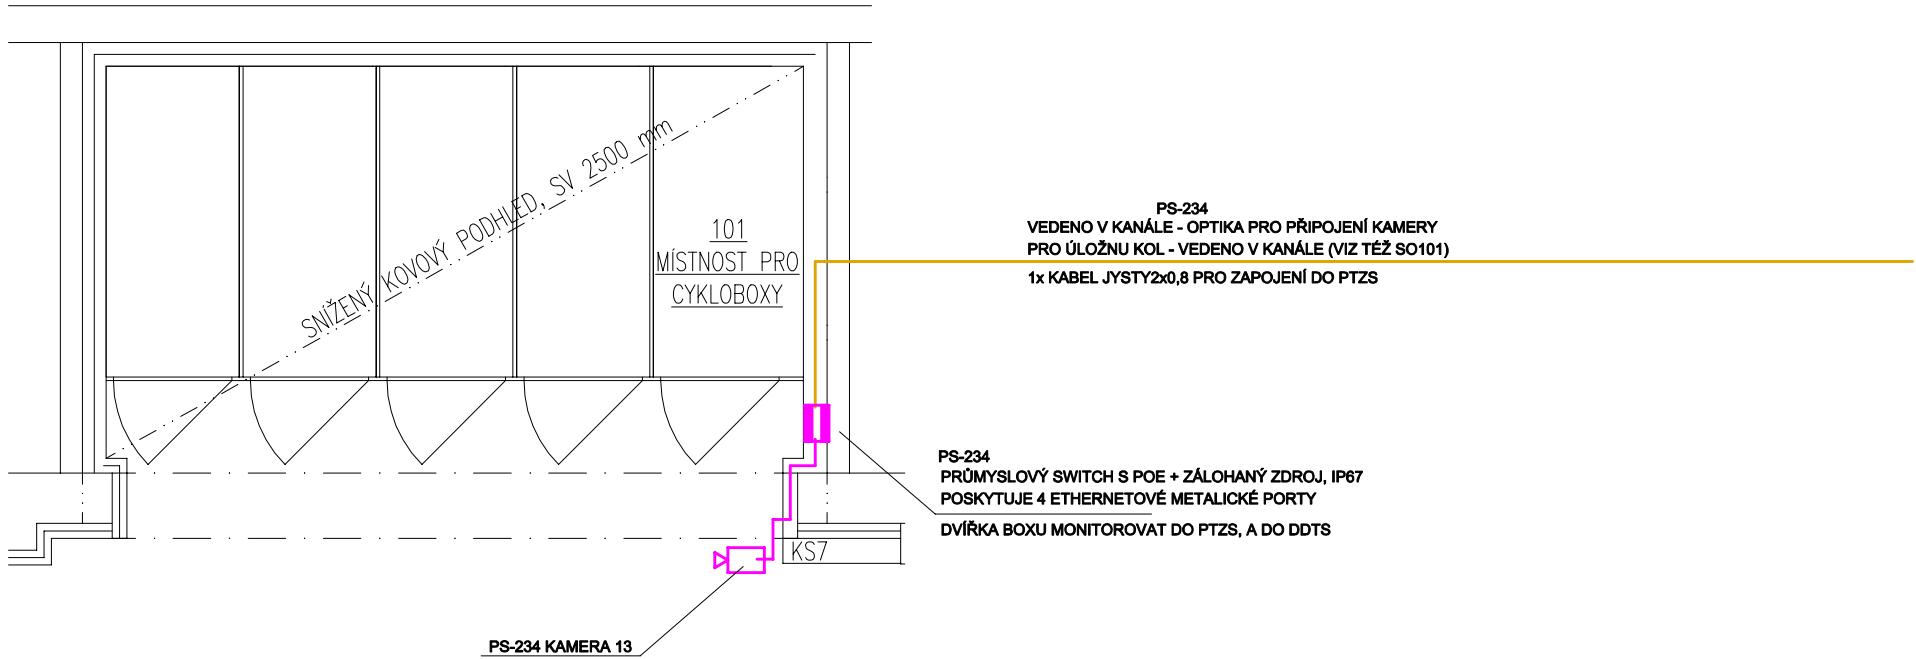



KAMERY - PS234
2xÚTP (V INSTALAČNÍ TRUBCE POD OMÍTKOU, ZAKONČIT U KAMERY V ZAVÍČKOVANÉ KRABICI)
AUTONOMNÍ KABELÁŽ ZE SAMOSTATNÉHO PANELU V RACKU

Název akce: SVĚTLÁ NAD SÁZAVOU ON - REKONSTRUKCE		Investor: Správa železnic, státní organizace Dlážděná 1003/7 110 00 Praha 1	
Dílčí část - profese: PS-231 Rozhlas pro cestující PS-232 Informační systém PS-233 Hlasový informační majáček PS-234 Kamerový systém včetně kabeláže PS-235 Strukturovaná kabeláž PS-236 Signalizace z hygienického zařízení pro OSPO		HIP: LD projekt s.r.o. Ing. Lukáš Daněk, Ph.D. Leskauerova 2356/6, 628 00 Brno email: danek@ldprojekt.cz	
Odpovědný projektant:	Ing. Karel Alexa	Datum:	10/2020
Vypracoval:	Ing. Karel Alexa	Zakázka č.:	
Stupeň dokumentace:		Formát:	
DSP + PDPS			
Obsah výkresu: PŮDORYS ÚSCHOVNY KOL		Měřítko 1:50	Č. výkresu: PS 231-236.04