


PŮDORYS WC – NOVÝ STAV
M1:50

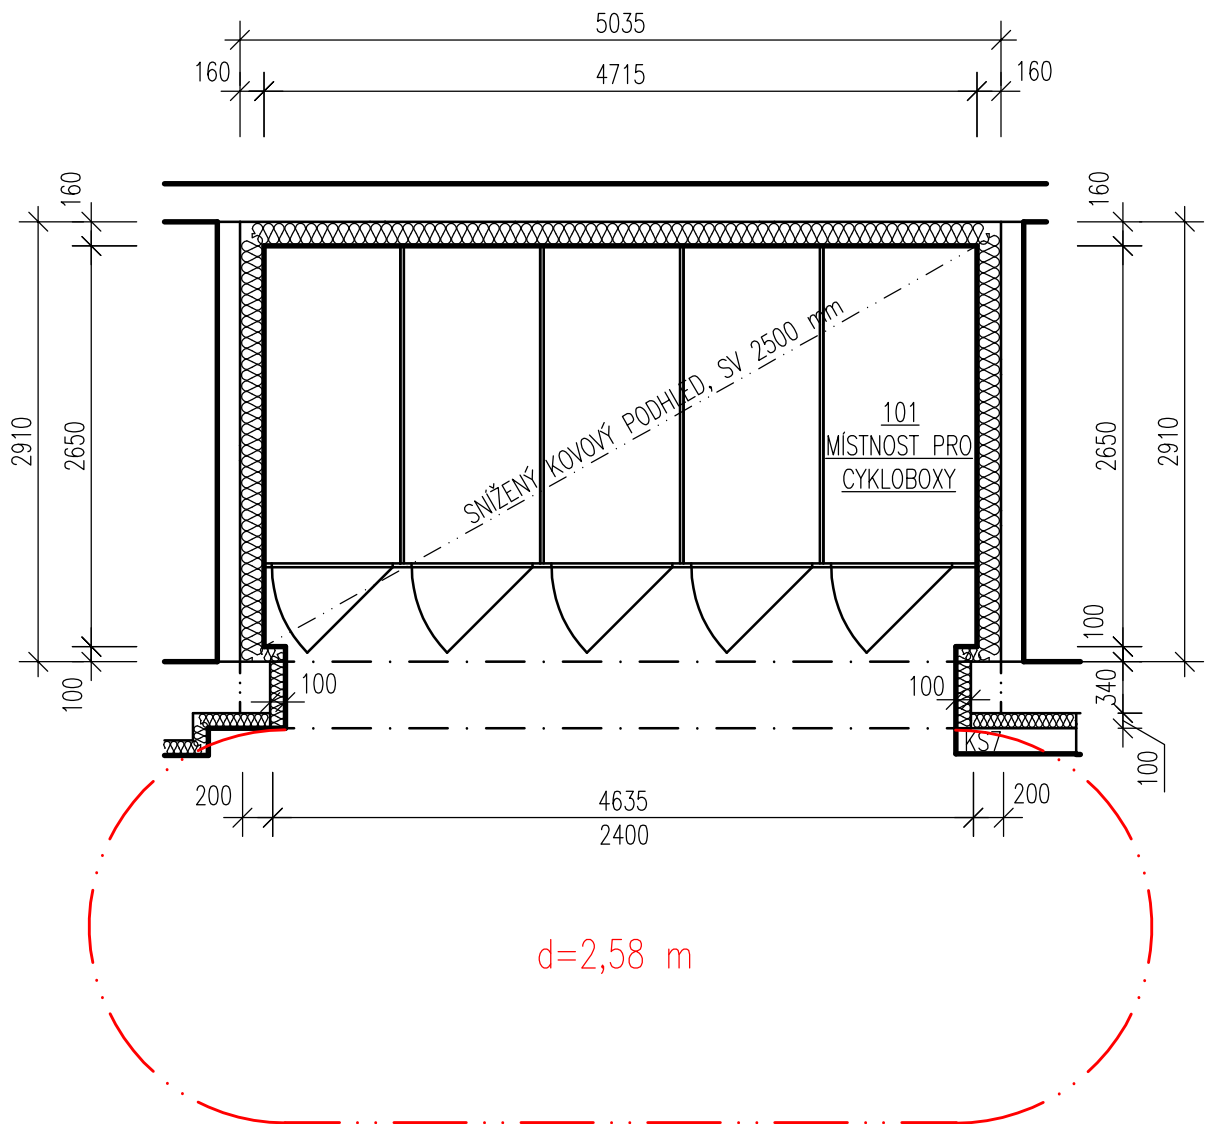

LEGENDA MÍSTNOSTÍ:

| Č.M. | NÁZEV MÍSTNOSTI | PLOCHA [m ²] | S.V. [m] | PODLAHA | OZN. | ÚPRAVA POVRCHU | POZNÁMKA |
|------|------------------------|--------------------------|----------|-----------|------|--------------------|------------------|
| 101 | MÍSTNOST PRO CYKLOBOXY | 14,65 | 2,500 | KERAMICKÁ | S19 | EXTERIÉROVÁ OMÍTKA | ZAVĚŠENÝ PODHLED |

LEGENDA – BAREVNÉ ZNAČENÍ

 KONSTRUKCE NOVÉ


LEGENDA ZNAČEK PO

 VYMEZENÍ POŽÁRNĚ NEBEZPEČNÉHO PROSTORU

POZNÁMKY:

- MÍSTNOST BUDE ZATEPLENÁ FASÁDNÍM SYSTÉMEM ETICS Z POLYSTYRENU TL. 160 mm
- BUDE PROVEDEN ZAVĚŠENÝ KOVOVÝ PODHLED
- STROP MÍSTNOSTI BUDE ZATEPLEN TEPELNOU IZOLACÍ TL. 160 mm, ŠÍŘKY 1000 mm (OD TŘÍ VNITŘNÍCH STRAN MÍSTNOSTI)
- PŘEKLAD V OBVODOVÉ ZDI BUDE PROVEDEN DLE NÁVRHU STATIKA

SCHÉMA OBJEKTU

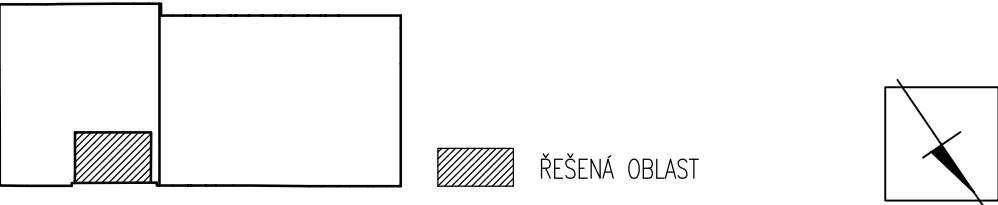

| | | | |
|--|----------------------|---|--------------------------|
| Název akce: SVĚTLÁ NAD SÁZAVOU ON - REKONSTRUKCE | | Investor: Správa železniční dopravní cesty Dlážděná 1003/7 110 00 Praha 1 | |
| Dílní část - profese: SO-102 PŘESTAVBA HYGIENICKÉHO ZAŘÍZENÍ NA BOXY PRO KOLA D.1.3 - POŽÁRNĚ BEZPEČNOSTNÍ ŘEŠENÍ | | HIP: LD projekt s.r.o. Ing. Lukáš Daněk, Ph.D. Leskauerova 2856/6, 628 00 Brno email: danek@ldprojekt.cz | |
| Odpovědný projektant: | Ing. Táňa Švecová | Datum: | 07/2020 |
| Vypracoval: | Ing. Romana Benešová | Zakázka č.: | |
| Stupeň dokumentace: | | Formát: | |
| Dokumentace pro stavební povolení | | | |
| Obsah výkresu: NOVÝ STAV - PŮDORYS - ODSTUPY | | Měřítko: 1:50 | Č. výkresu: 04 |