

Poznámka :
Vnitřní elektroinstalace bude řešena silovými celoplastovými kabely typové řady CYKY a vodiči CYA zelenožluté barvy , jenž budou uloženy pevně pod omítkou a v podhledech.
Svítlidla označená N.O. budou opatřena nouzovým invertérem (nutno přivést nespínanou fázi).

Napěťová soustava : 3 NPE stř. 50 Hz , 400 V / 230 V / TN - S
Ochrana automatickým odpojením vadné části v síti TN od zdroje a pospojováním v souladu s ČSN 33 20 00 - 4 - 41 ed.3 .


LEGENDA ZNAČEK

- VYPÍNAČ JEDNOPÓLOVÝ
- PŘEPÍNAČ STŘÍDAVÝ
- STROPNÍ ČIDLO POHYBU
- DVOJNÁSOBNÁ ZÁSUVKA 16A/230V
- VENTILÁTOR
- VENTILÁTOROVÉ RELÉ
- SIGNALIZAČNÍ SVĚTLO
- VOLACÍ/POTVRZOVACÍ TLAČÍTKO
- VOLACÍ TLAČÍTKO
- VOLACÍ TLAČÍTKO S TÁHLEM

SPECIFIKACE MÍSTNOSTÍ

OZN.	POPIS MÍSTNOSTI	PLOCHA M2	OSVĚTLENOST
1J.16	WC IMOBILNÍ	7,20	200 lx
1J.20	WC PŘEDSÍŇ ŽENY	11,30	200 lx
1J.21	ÚKLID	3,20	200 lx
1J.22	WC ŽENY	1,90	200 lx
1J.23	WC ŽENY	2,00	200 lx
1J.24	WC ŽENY	2,00	200 lx
1J.25	WC MUŽI	2,00	200 lx
1J.26	WC MUŽI	2,00	200 lx
1J.27	WC PŘEDSÍŇ MUŽI	7,20	200 lx
1J.28	PISOÁRY	8,60	200 lx
1J.29	ÚKLID	3,20	200 lx

SCHEMA OBJEKTU

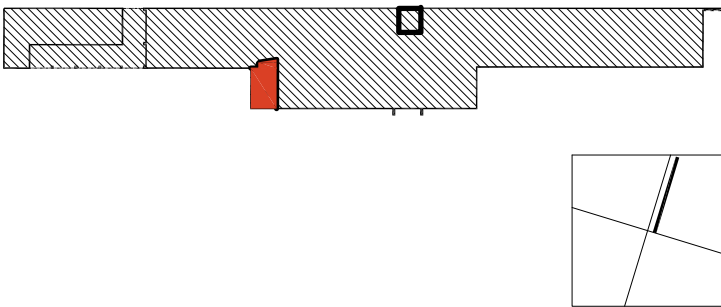

KOHL

ARCHITEKTI



28. ŘÍJNA 960/178, 70900 OSTRAVA 1
WWW.KOHLARCHITEKTI.CZ TEL.1: 777-334088
labuzik@kohlarchitekti.cz TEL.2: 774-334088

Stavba: **KARVINÁ ON - REKONSTRUKCE ČÁSTI VÝPRAVNÍ BUDOVY**

Objekt: **SEVERNÍ ČÁST VÝPRAVNÍ BUDOVY**

Část: **D2.2_POZEMNÍ STAVEBNÍ OBJEKTY 600_ELEKTROINSTALACE**

Výkres: **ELEKTROINSTALACE 1.NP - WC**

Místo stavby: **ŽELEZNIČNÍ STANICE KARVINÁ NÁDRAŽNÍ 695/7, 73301 KARVINÁ - FRYŠTÁT**

Objednatel stavby: **SPRÁVA ŽELEZNIC, STÁTNÍ ORGANIZACE DLÁŽDĚNÁ 1003/7, 110 00 PRAHA 1 - NOVÉ MĚSTO**

Autor: **ING.ARCH.DANIEL LABUZÍK**

Odpov.proj: **MAREK SEIFERT**

Kreslil: **ING.LUKÁŠ SEIFERT**

Formát: 2 x A 4 Číslo kopie: Číslo výkresu:

Datum: 06/2021

Měřítko: 1:50

Zakázka: 1167_4846

Stupeň: **DOKUMENTACE PRO POVOLENÍ A PROVEDENÍ STAVBY**

SO 01
605