

SPECIFIKACE MÍSTNOSTÍ

OZN.	POPIS MÍSTNOSTI	PLOCHA M2	UŽIVATEL	PODLAHA
OSCO.01	HL. UZÁVĚR VODY	10,48	SŽ Ōř Ostrava	STÁVAJÍCÍ POTĚR
OSCO.02	CHODBA	11,11	SŽ Ōř Ostrava	STÁVAJÍCÍ POTĚR
OSCO.03	VÝMĚNÍK	34,90	SŽ Ōř Ostrava	STÁVAJÍCÍ POTĚR
OSCO.04	KRYT ČO VSTUP NEVYUŽITO	2,70	SŽ Ōř Ostrava	STÁVAJÍCÍ POTĚR
OSCO.05	KRYT ČO VSTUP NEVYUŽITO	2,35	SŽ Ōř Ostrava	STÁVAJÍCÍ POTĚR
OSCO.06	SPRCHA ČO NEVYUŽITO	1,52	SŽ Ōř Ostrava	STÁVAJÍCÍ POTĚR
OSCO.07	SPRCHA ČO NEVYUŽITO	2,99	SŽ Ōř Ostrava	STÁVAJÍCÍ POTĚR
OSCO.08	FILTR VZDUCH ČO NEVYUŽITO	8,79	SŽ Ōř Ostrava	STÁVAJÍCÍ POTĚR
OSCO.09	SKLAD ČO NEVYUŽITO	8,55	SŽ Ōř Ostrava	STÁVAJÍCÍ POTĚR
OSCO.10	CHODBA ČO NEVYUŽITO	13,39	SŽ Ōř Ostrava	STÁVAJÍCÍ POTĚR
OSCO.11	WC ČO NEVYUŽITO	1,03	SŽ Ōř Ostrava	STÁVAJÍCÍ POTĚR
OSCO.12	WC ČO NEVYUŽITO	1,03	SŽ Ōř Ostrava	STÁVAJÍCÍ POTĚR
OSCO.13	WC ČO NEVYUŽITO	1,03	SŽ Ōř Ostrava	STÁVAJÍCÍ POTĚR
OSCO.14	FILTR VSTUPU NEVYUŽITO	2,14	SŽ Ōř Ostrava	STÁVAJÍCÍ POTĚR
OSCO.15	FILTR VSTUPU NEVYUŽITO	2,30	SŽ Ōř Ostrava	STÁVAJÍCÍ POTĚR
OSCO.16	FILTR VSTUPU NEVYUŽITO	2,75	SŽ Ōř Ostrava	STÁVAJÍCÍ POTĚR
OSCO.17	FILTR VSTUPU NEVYUŽITO	2,34	SŽ Ōř Ostrava	STÁVAJÍCÍ POTĚR
OSCO.18	RADIOKOMUNIKACE ČO NEVYUŽITO	20,90	SŽ Ōř Ostrava	STÁVAJÍCÍ POTĚR
OSCO.19	NOCLEHARNA ČO NEVYUŽITO	40,49	SŽ Ōř Ostrava	STÁVAJÍCÍ POTĚR
OSCO.20	NOCLEHARNA ČO NEVYUŽITO	41,87	SŽ Ōř Ostrava	STÁVAJÍCÍ POTĚR
OSCO.21	NOCLEHARNA ČO NEVYUŽITO	27,32	SŽ Ōř Ostrava	STÁVAJÍCÍ POTĚR
OSCO.22	SKLAD ČO NEVYUŽITO	12,99	SŽ Ōř Ostrava	STÁVAJÍCÍ POTĚR
OS.01	VSTUP	18,21	SŽ Ōř Ostrava	STÁVAJÍCÍ POTĚR
OS.02	HL. UZÁVĚR VODY	8,77	SŽ Ōř Ostrava	STÁVAJÍCÍ POTĚR
OS.03	NEVYUŽITO	1,50	SŽ Ōř Ostrava	STÁVAJÍCÍ POTĚR
OS.04	ROZVADĚČ	16,77	SŽ Ōř Ostrava	STÁVAJÍCÍ POTĚR
OS.05	NEVYUŽITO	22,40	SŽ Ōř Ostrava	STÁVAJÍCÍ POTĚR
OS.06	NEVYUŽITO	22,40	SŽ Ōř Ostrava	STÁVAJÍCÍ POTĚR
OS.07	KABELOVNA	25,42	SŽ Ōř Ostrava	STÁVAJÍCÍ POTĚR
OS.08	KABELY	19,25	SŽ Ōř Ostrava	STÁVAJÍCÍ POTĚR
OS.09	KABELY	33,17	SŽ Ōř Ostrava	STÁVAJÍCÍ POTĚR
OS.10	OPTICKÉ KABELY	28,30	SŽ Ōř Ostrava	STÁVAJÍCÍ POTĚR
OS.11	DESTILERNA	6,09	SŽ Ōř Ostrava	STÁVAJÍCÍ POTĚR
OS.12	NEVYUŽITO	3,06	SŽ Ōř Ostrava	STÁVAJÍCÍ POTĚR

TABULKA ZAŘÍZOVACÍCH PŘEDMĚTŮ


 
WC	KLOZET ZÁVESNÝ KERAMICKÝ, SPLACHOVACÍ NÁDRŽKA VESTAVĚNÁ, OVLÁDACÍ DESČKA S TLAČÍTKEM, ROHOVÝ VENTIL 1/2"SOUČÁSTI NÁDRŽKY
U	UMÝVADLO KERAMICKÉ, SIFON UMÝVADOVÝ DN 40
D	BATERIE UMÝVACÍHO STÓJÁNKOVÁ, 2x ROHOVÝ VENTIL 1/2" - 3/8"
	DŘEZ - NENÍ DODÁVÁN, SIFON DN 50
SK	BATERIE DŘEZOVÁ STÓJÁNKOVÁ, 2x ROHOVÝ VENTIL 1/2" - 3/8"
	SIFON SPRCHOVÝ DN 50, SHORA ČISTITELNÝ

LEGENDA ČAR

- PŘÍPOJOVACÍ POTRUBÍ SPLAŠKOVÉ KANALIZACE
- POTRUBÍ SPLAŠKOVÉ KANALIZACE POD STROPEM
- POTRUBÍ SPLAŠKOVÉ KANALIZACE V PODLAZE (V ZEMI)

- S1 SVISLÝ ODPAD KANALIZACE SPLAŠKOVÉ
- D1 SVISLÝ ODPAD KANALIZACE DEŠŤOVÉ

SCHEMA OBJEKTU

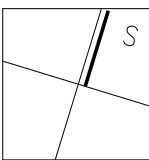

±0,000=226.85 m.n.m=1.MP

KOHL

ARCHITEKT

28. ŘÍJNA 960178, 709 00 OSTRAVA 1  
WWW.KOHLARCHITEKT.CZ  
labuzik@kohlarhitekti.cz

TEL. 1: 777 - 334 088  
TEL. 2: 774 - 334 088

Stavba: KARVINÁ ON - REKONSTRUKCE ČÁSTI VÝPRVNÍ BUDOVY

Objekt: SEVERNÍ ČÁST VÝPRVNÍ BUDOVY

Část: D.2.2 POZEMNÍ STAVEBNÍ OBJEKTY 400\_ZDRAVOTECHNIKA

Výkres: PŮDORYS 1.PP - KANALIZACE

Místo stavby: ŽELEZNIČNÍ STANICE KARVINÁ NÁDRAŽNÍ 695/7, 73301 KARVINÁ - FRÝŠTÁT

Objednatel stavby: SPRÁVA ŽELEZNIČNÍ DOPRAVNÍ CESTY, STÁTNÍ ORGANIZACE DLÁŽDĚNÁ 103/7, 110 00 PRAHA 1 - NOVÉ MĚSTO

Autor: ING. ARCH. DANIEL LABUZIK

Odpov.proj: JAN HÁNA

Kreslil: ALENA PISTOVÁ

Formát: 1150 x 297

Datum: 06/2021

Měřítko: 1 : 75

Zakázka: 116\_NÁDRAŽÍ KARVINÁ

Stupeň: DOKUMENTACE PRO POVOLENÍ A PŘÍPRAVU STAVBY

Číslo kopie: Číslo výkresu:  
SO 01  
402