
 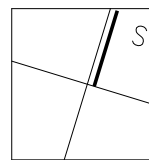


LEGENDA ČAR

- PŘIPOJOVACÍ POTRUBÍ SPLAŠKOVÉ KANALIZACE
- POTRUBÍ SPLAŠKOVÉ KANALIZACE POD STŘEPEM
- POTRUBÍ SPLAŠKOVÉ KANALIZACE V PODLAŽE (V ZEMI)
- S1 SVISLÝ ODPAD KANALIZACE SPLAŠKOVÉ
- D1 SVISLÝ ODPAD KANALIZACE DEŠŤOVÉ

SCHEMA OBJEKTU



±0,000=226.85 m.n.m=1.NP

KOHL

28. ŘÍJNA 960178, 709 00 OSTRAVA 1  
WWW.KOHLARCHITEKTI.CZ  
labuzik@kohlarchitekti.cz

TEL. 1: 777 - 334 088  
TEL. 2: 774 - 334 088

Stavba: KARVINÁ ON - REKONSTRUKCE  
ČÁSTI VÝPRAVNÍ BUDOVY

Objekt: SEVERNÍ ČÁST VÝPRAVNÍ BUDOVY

Část: D.2.2 POZEMNÍ STAVEBNÍ OBJEKTY  
400\_ZDRAVOTECHNIKA

Výkres: PŮDORYS STŘECHY - KANALIZACE

Místo: ŽELEZNIČNÍ STANICE KARVINÁ  
stavby: NÁDRAŽNÍ 695/7, 73301 KARVINÁ - FRÝŠTÁT

Objednatel: SPRÁVA ŽELEZNIČNÍ DOPRAVNÍ CESTY, STÁTNÍ ORGANIZACE  
stavby: DLÁŽDĚNÁ 103/7, 110 00 PRAHA 1 - NOVÉ MĚSTO

Autor: ING. ARCH. DANIEL LABUZIK

Odpov.proj: JAN HÁNA

Kreslil: ALENA PISTOVÁ

Formát: 1150 x 297

Datum: 06/2021

Měřítko: 1 : 75

Zakázka: 116\_NÁDRAŽÍ KARVINÁ

Stupeň: DOKUMENTACE PRO POVOLENÍ A PŘEDÁNÍ STAVBY

Číslo kopie: Číslo výkresu:  
SO 01  
405