


I. NP – NOVÝ STAV
VB POCINOVICE

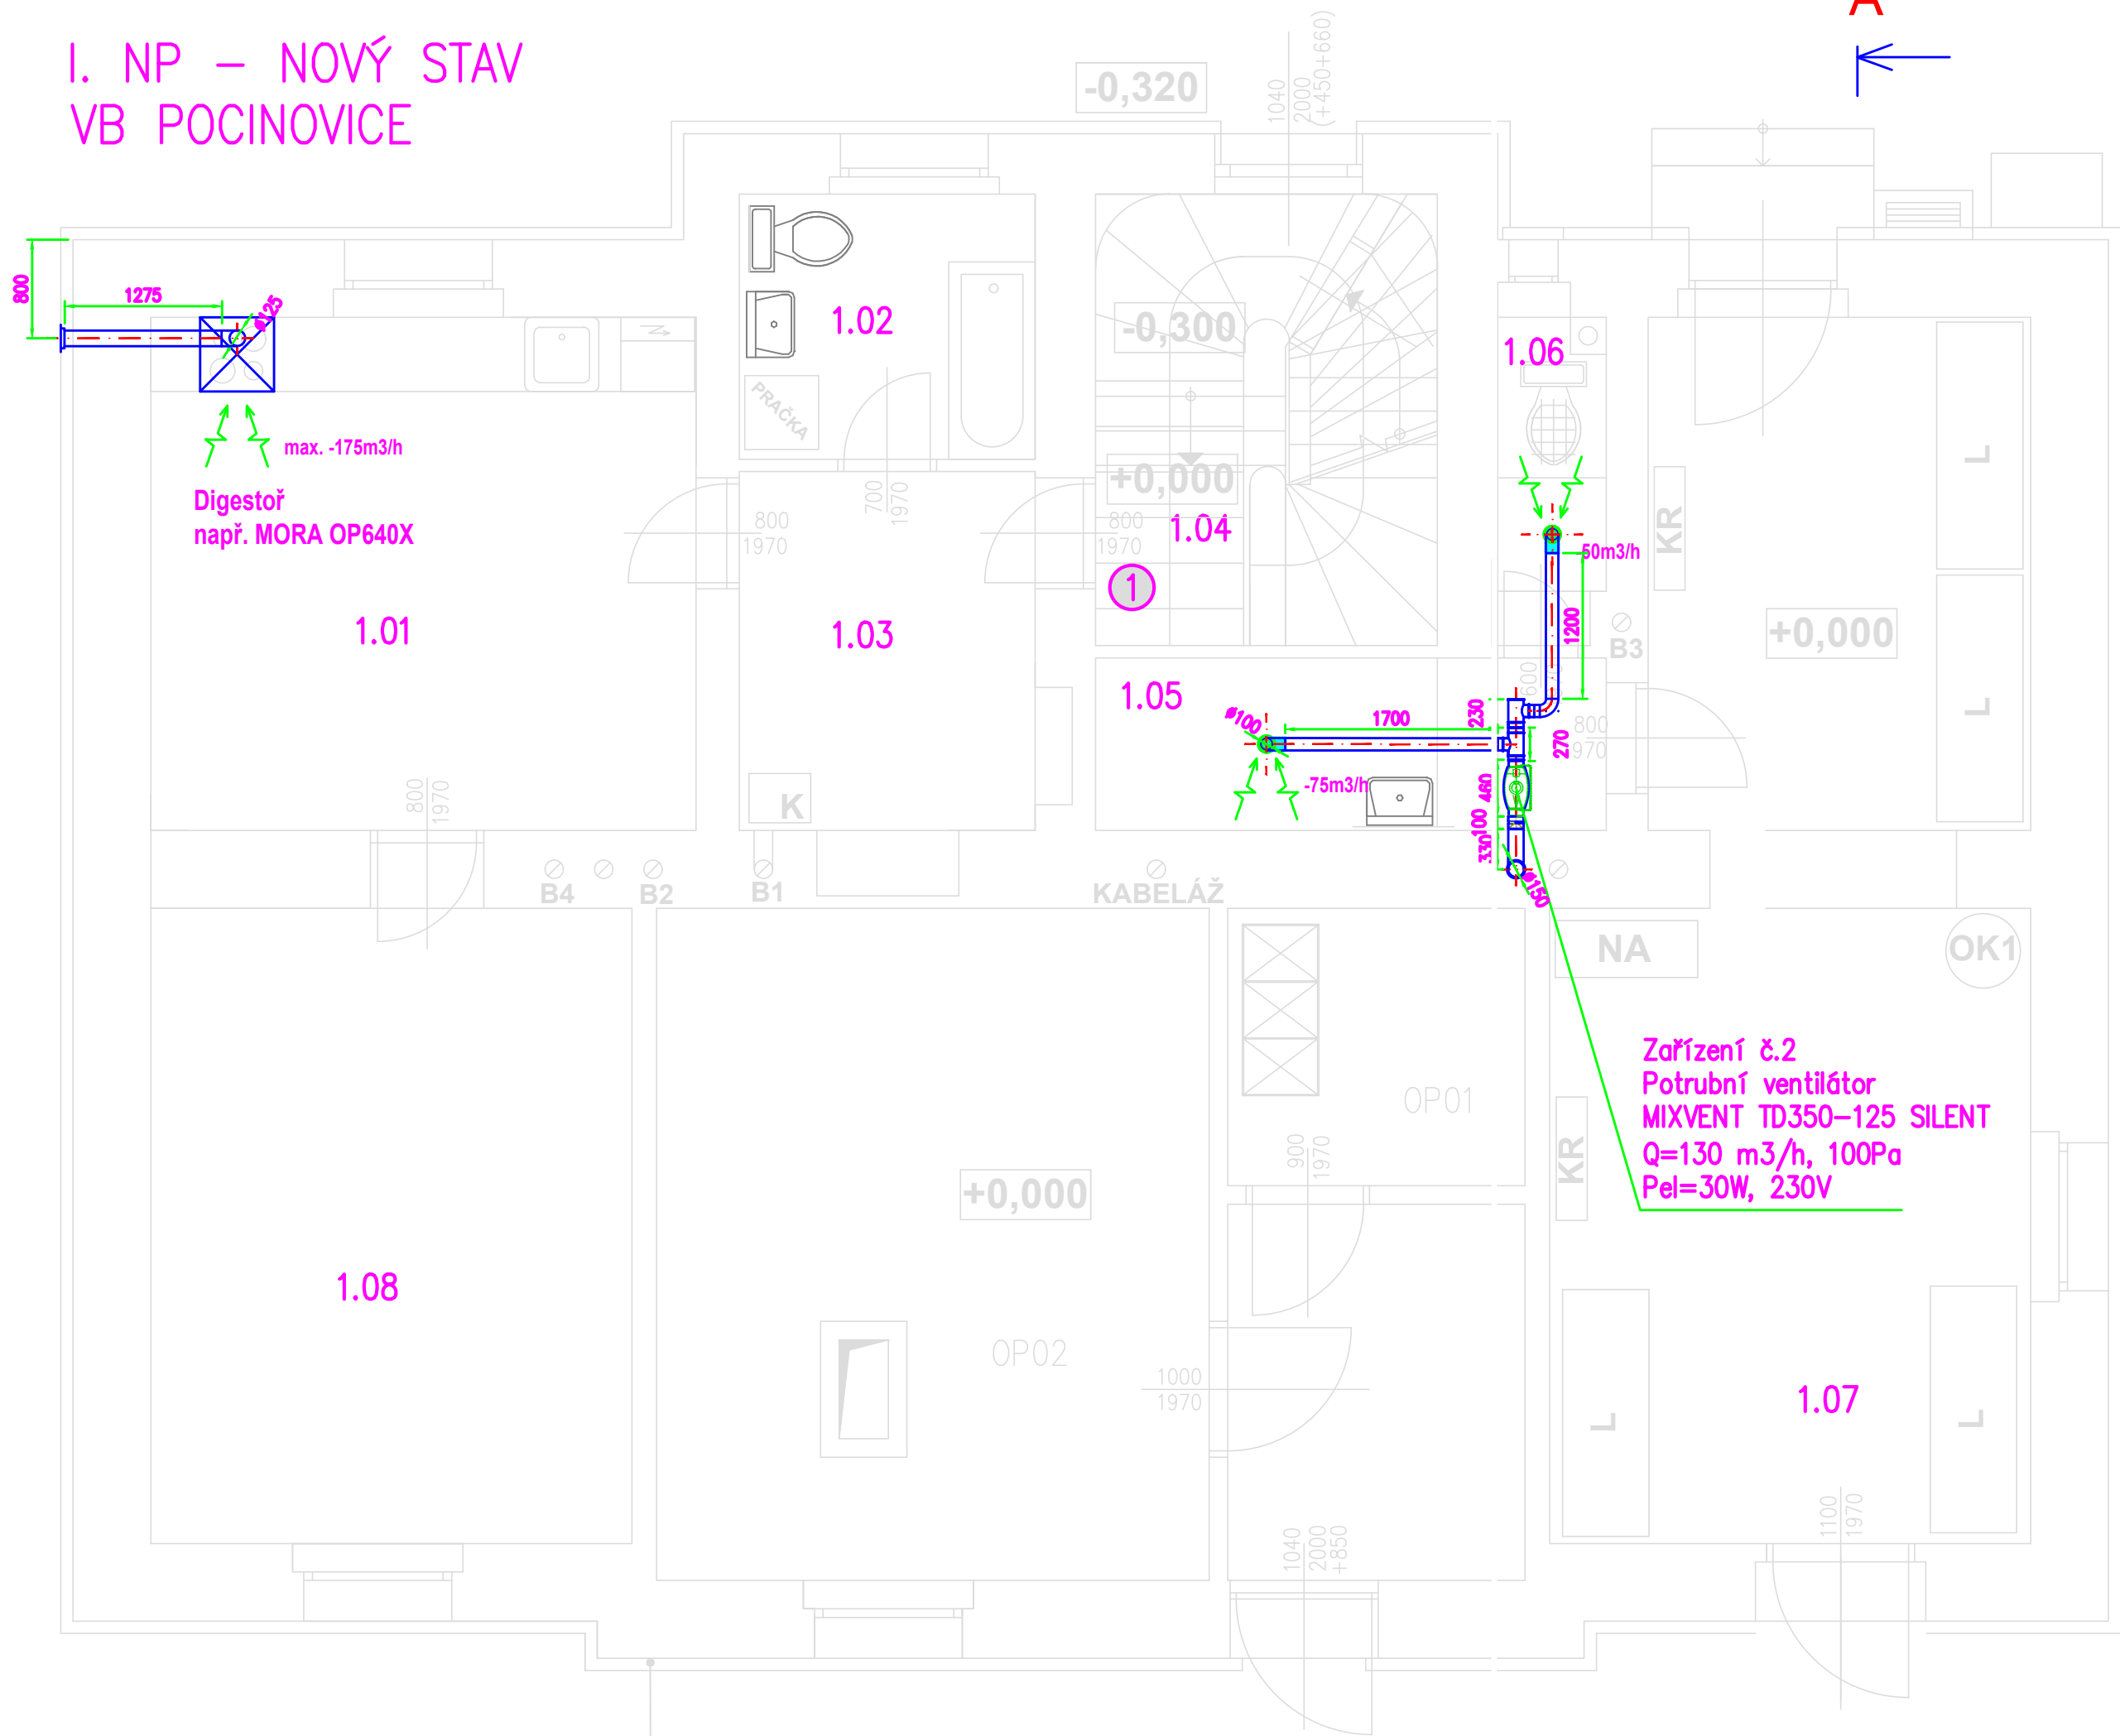

TABULKA MÍSTNOSTÍ

Č.M.	NÁZEV MÍSTNOSTI	M ²	PODLAHA
1.01	POKOJ + KUCH. KOUT	18,61	VINYL
1.02	KOUPELNA	5,16	KERAM.DL.
1.03	PŘEDSÍŇ	7,94	VINYL
1.04	CHODBA + SCHODIŠTĚ	6,94	KERAMICKÁ DL. + KÁMEN
1.05	ÚKLIDOVÁ MÍSTNOST	5,80	KERAM.DL.
1.06	VÝLEVKA	2,23	KERAM.DL.
1.07	ČEKÁRNA	3,20	VINYL
1.08	LOŽNICE	17,68	VINYL

BYT 1 2 + KK 49,39 M2
KAMENNÝ SOKL

B1, B2..... BYTY - OBSAZENÍ SOPOUCHŮ

SDK PODHLED 2,900 MM
SDK PODHLED V PROSTORU ČEKÁRNY 1.07 KAZETOVÝ 3,100 MM



LEGENDA:

+100m3/h množství vzduchu přívod
-100m3/h množství vzduchu odvod

PŘÍVOD VZDUCHU DO VĚTRANÝCH PROSTORŮ JE ŘEŠENO PŘES DVEŘNÍ MŘÍŽKY

UTĚSNĚNÍ STŘEŠNÍCH PROSTUPŮ ZAJIŠTUJE STAVBA
STOUPAČKY VEDENÉ NAD STŘECHU BUDOU V NENÍŽŠÍM MÍSTĚ ODVODNĚNÝ
POTRUBÍ VEDENÉ V INTERIÉRU KUCHYNĚ BUDE ZAKRYTO SÁDROKARTONEM
(DODÁVKA STAVBY)

Při montáži rozvodů dodržovat montážní pokyny pro omezení přenosu hluku do konstrukce.
Prostupy rozvodů konstrukcemi - pružný průchod stavební konstrukcí, otvor větší o 25 mm, spára vyplněna pružným materiálem s dotěsněním trvale pružným tmelem.
Utěsnění prostupů mezi jednotlivými požárními úseky bude provedeno např. výrobky Hilti, odolnost dle PBŘ.
Polohy prostupů nutno koordinovat s projekty specialistů.
Nedílnou součástí je technická zpráva a PBŘ.

Index	Datum	Popis změny		Zprac.
Objednatel: <div> SPRÁVA ŽELEZNIC</div> <div>Správa železnic, s.o. Dlážděná 1003/7, 110 00 Praha 1</div> <div>Oblastní ředitelství Plzeň Sušická 1168/23, 326 00 Plzeň</div>				
HIP	Ing. Miroslav Vejskal		<div>SileticZ s.r.o. Novovysočanská 2746/1 130 00 Praha</div>	Kopie číslo:
Odpovědný projektant	V. Šatra			
Vypracoval	K. Kubínek			
Datum	07/2022			Stupeň PD DSP+DPS
Místo stavby	Pocinovice		Číslo zakázky 21Zak00007	Měřítko: 1:50
Investor	SŽ - Oblastní ředitelství Plzeň, Sušická 1168/23, 326 00 Plzeň			
STAVBA: Pocinovice ON - Oprava VB - projektová dokumentace Dokumentace objektů a technických a technologických zařízení			D.SO01.6	
ČÁST DOKUM.: SO 01 Stavební úpravy v objektu VB VZDUCHOTECHNIKA				
OBSAH VÝKRESU: Půdorys 1.np - nový stav			02	