


Zajištění bezbariérového přístupu na nástupiště v ŽST Kolín
Situace - železniční spodek, M 1:500

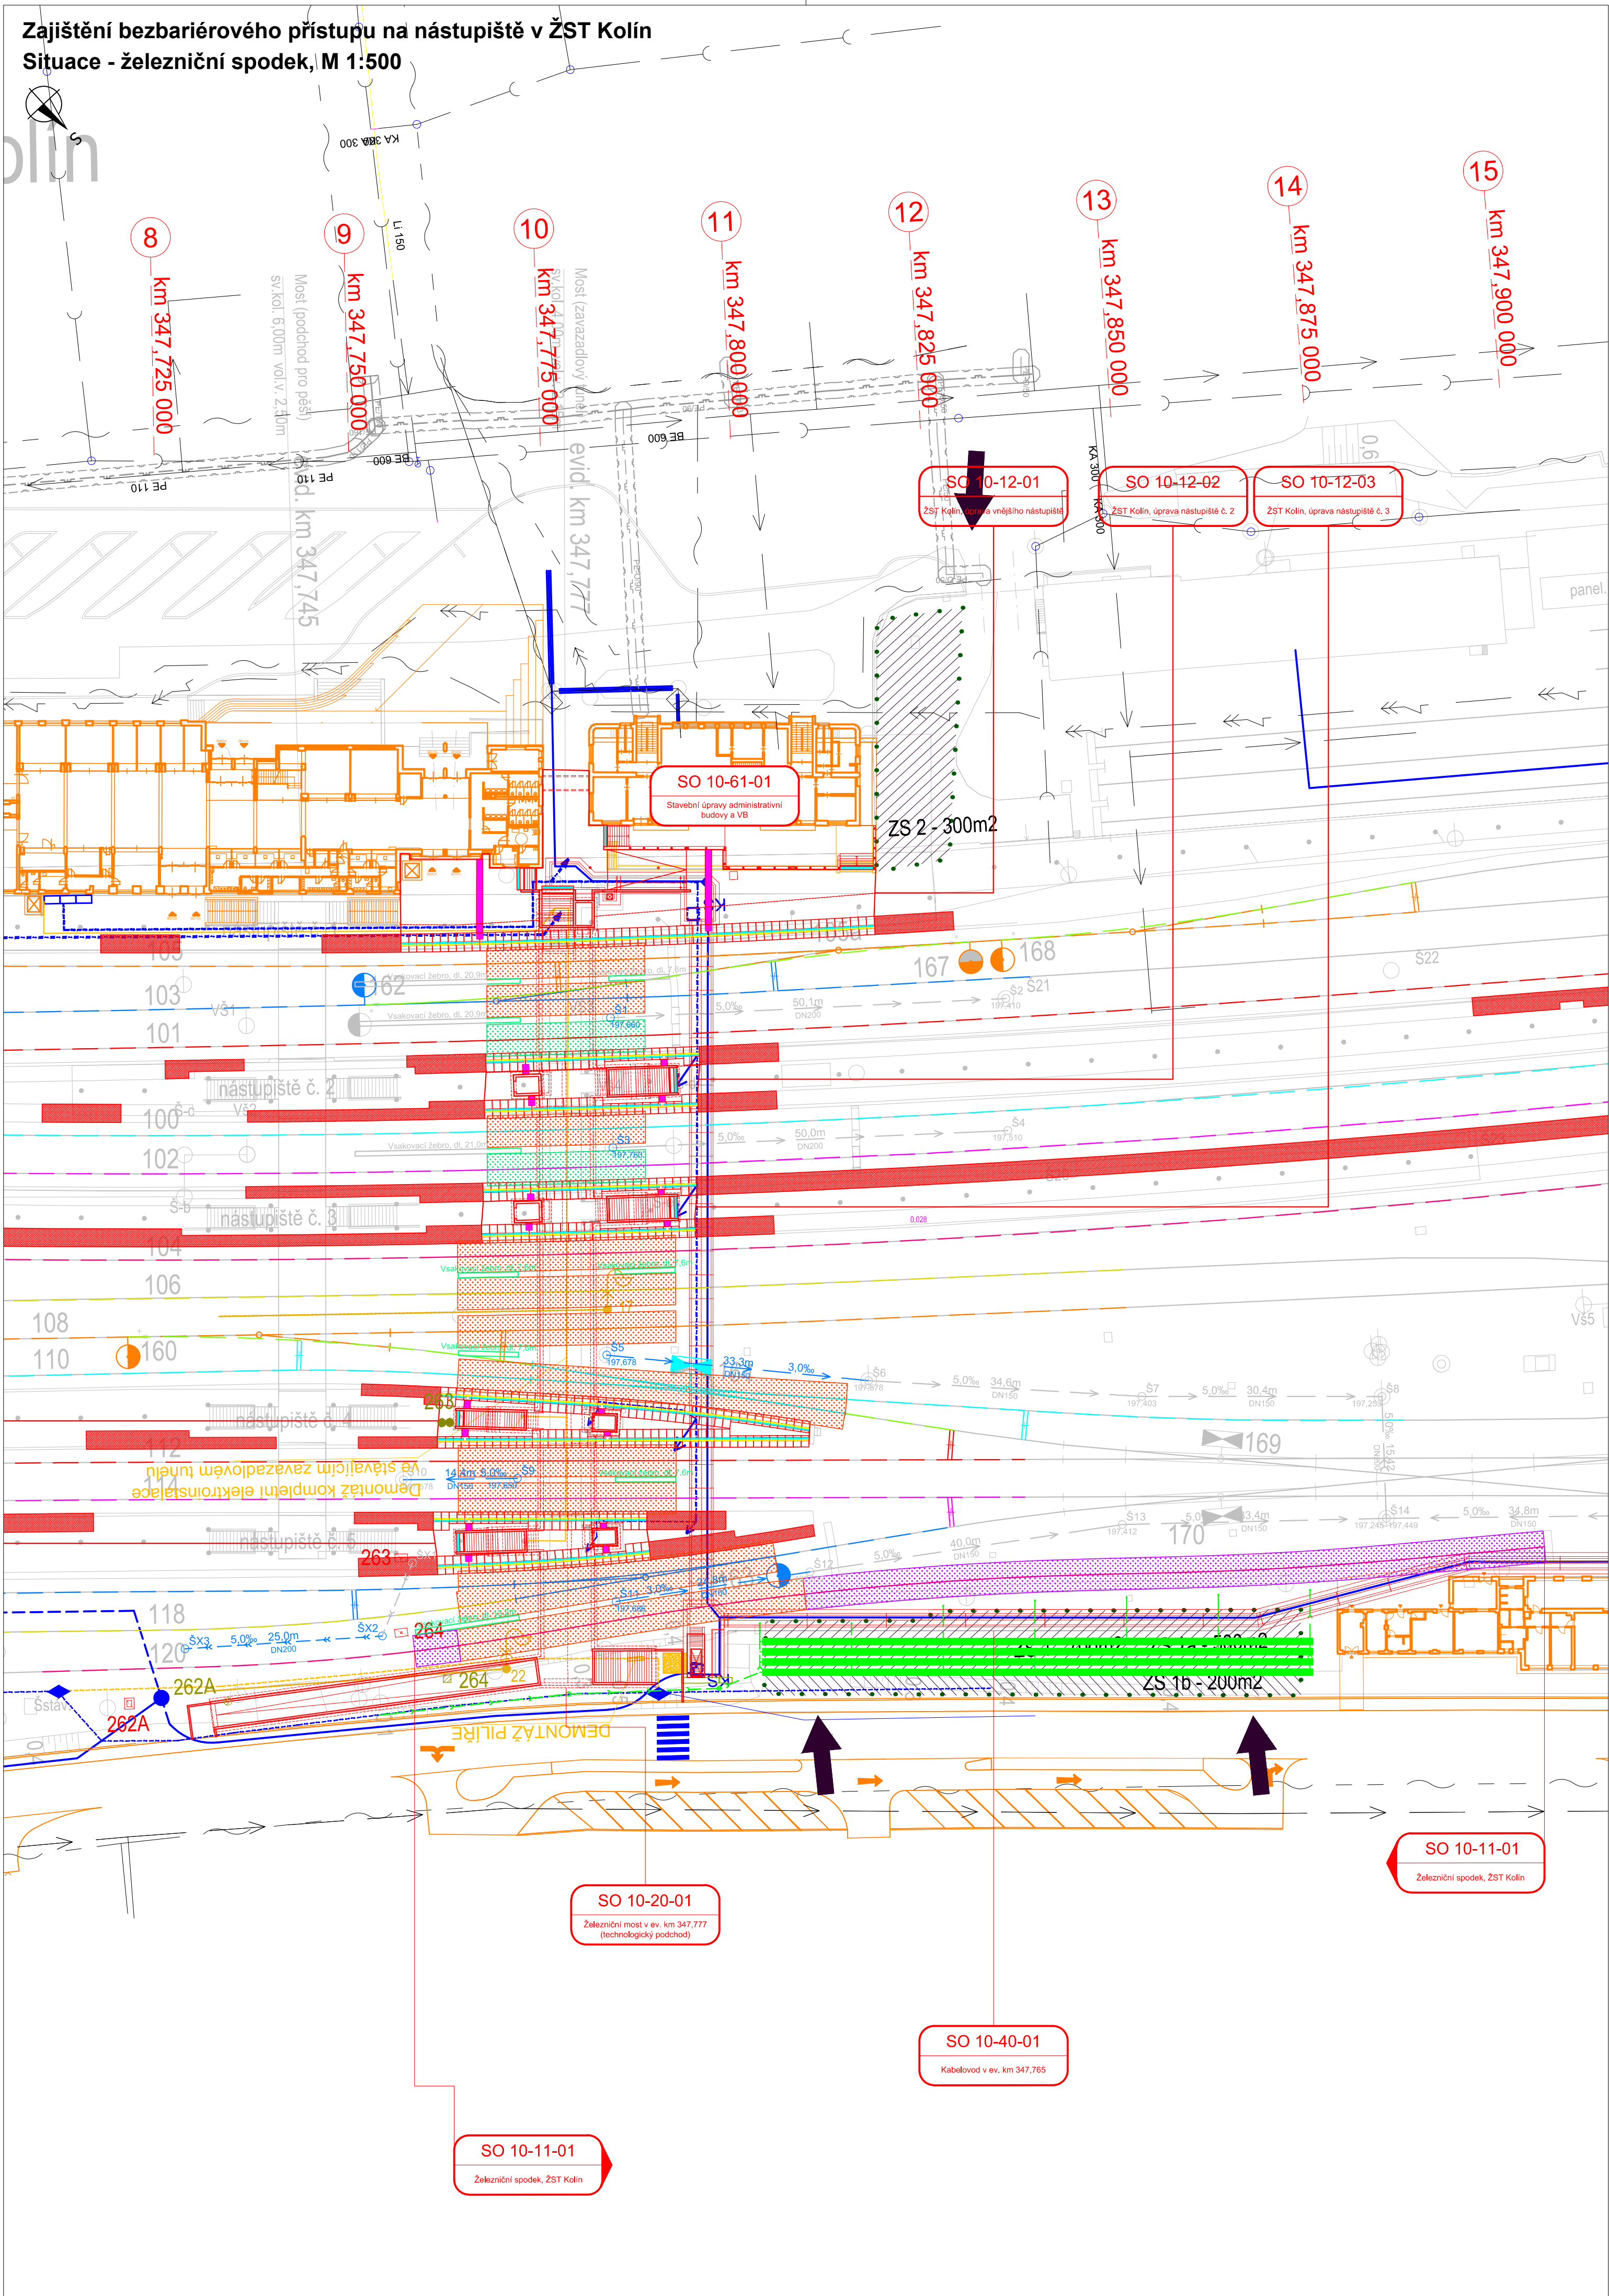

LEGENDA:

- nový železniční svršek a spodek, nástupiště, komunikace, objekty
- směrová a výšková úprava koleje
- rušené koleje / demolice
- související stavby
- zastřešení
- trakční a energetická zařízení
- posuny kolejí (vč. bodů ze zaměření)
- osová vzdálenost stávajících nástupišť (vč. bodů ze zaměření)
- zabezpečovací zařízení
- přístupy na staveniště

LEGENDA STÁVAJÍCÍ SÍTÍ:

- vodovod
- kanalizace
- zabezpečovací kabel - podzemní
- zabezpečovací kabel - nadzemní
- sídlovací kabel - TELCO
- sídlovací kabel - CETIN
- silnoproudý kabel vn - podzemní
- silnoproudý kabel vn - nadzemní
- silnoproudý kabel vn - nadzemní
- slaboproudý kabel nn - podzemní
- slaboproudý kabel nn - nadzemní
- ohřev výhybek
- NTL plynovod
- STL plynovod
- VTL plynovod

LEGENDA STÁVAJÍCÍ SITUACE:

- stávající koleje
- stávající (stav) situace
- hranice drážního pozemku
- hranice parcel/parcel. číslo
- 193/1
- hranice budov
- hranice katastrálního území

LEGENDA PLOCH:

- zařízení staveniště
- demolice

LEGENDA KPP A ZKPP:

- KPP - ŠD 0/32, tl. 0,2m
- ZKPP - ŠD 0/32, tl. 0,5m + výztužná geomříž + separační geotextilie
- ZKPP - ŠD 0/32, tl. 0,5m + separační geotextilie

TABULKA DOČASNÉ VYJMUTÝCH VÝHYBEK: (červeně nová výhybka)

Číslo výhybky	Staničení [km]	Číslo koleje	Označení výhybky	Vzdálenost námezničníku
162	347,750 451	103	J49-1:9-300-zlp-L-I-b-ČZ-KS-SK	52,0m
163	298,371 390	116/118	J60-1:9-300-P-I-b-ČZP-KS-ZPT	53,0m
164	298,361 141	110	C60-1:11-300-zl-I-b-ČZP-KS-ZPT-JPP	43,0/49,5m

TABULKA VÝHYBEK S ÚPRAVOU GPK:

Číslo výhybky	Staničení [km]	Číslo koleje	Označení výhybky	Vzdálenost námezničníku
160	298,289 950	108	JR65-1:9-300-P-p-d-ČZ-K-ZPN	47,5m
167	347,827 422	105	Obl-oS49-1:9-300(1750/362,259)-L-I-d	52,0m
168	347,831 441	105	JS49-1:9-300-L-p-d	52,5m

Souřadnicový systém: S-JTSK
Výškový systém: Bpv

Přehled verzí přílohy

Číslo	Datum	Popis změny	Jméno	Podpis
02	30.11.2019	DUSP a PDPS se zapracovanými připomínkami	Ing. Martin Peterka	
01	20.4.2019	Dokumentace k připomínkám SZDC	Ing. Martin Peterka	

Zadavatel:

Správa železniční dopravní cesty, státní organizace
Dlážděná 1003/7, Praha 1 - Nové Město 110 00

SŽDC s.o., Stavební správa západ
Sokolovská 278/1955, Praha 9 190 00

Zhotovitel:

PROJEKT servis spol. s r.o.
U Elektry 830/2b, Praha 9 - Hloubětín 198 00
IČ: 49823141
tel.: 281 090 860
www.projekt-servis.cz firma@projekt-servis.cz

Hlavní inženýr projektu:
Ing. Bc. Martin Verner

Zástupce hlavního inženýra projektu:
Ing. Michaela Kopalová

Zpracovatel částí:

PROJEKT servis spol. s r.o.
U Elektry 830/2b, Praha 9 - Hloubětín 198 00
IČ: 49823141
tel.: 281 090 860
www.projekt-servis.cz firma@projekt-servis.cz

Vypracoval:
Ing. Martin Peterka

Kontroloval:
Ing. Bc. Martin Verner

Odpovědný projektant:
Ing. Bc. Martin Verner

KRAJ: Středočeský OKRES: Kolín OÚ: Kolín

Název akce:

Zajištění bezbariérového přístupu na nástupiště v ŽST Kolín

Část:
D.2.1.1 KOLEJOVÝ SVRŠEK A SPODEK

Číslo zakázky: **ZAK-2018-47**

Stupeň: DUSP a PDPS

Datum: 11/2019

Měřítko: 1:500

Formát: 6 x A4

Verze: Část: Č. přílohy:
02 D.2.1.1.1 2.2

SITUACE - ŽELEZNIČNÍ SPODEK