


Koordinální situační výkres
Měřítko 1:1000

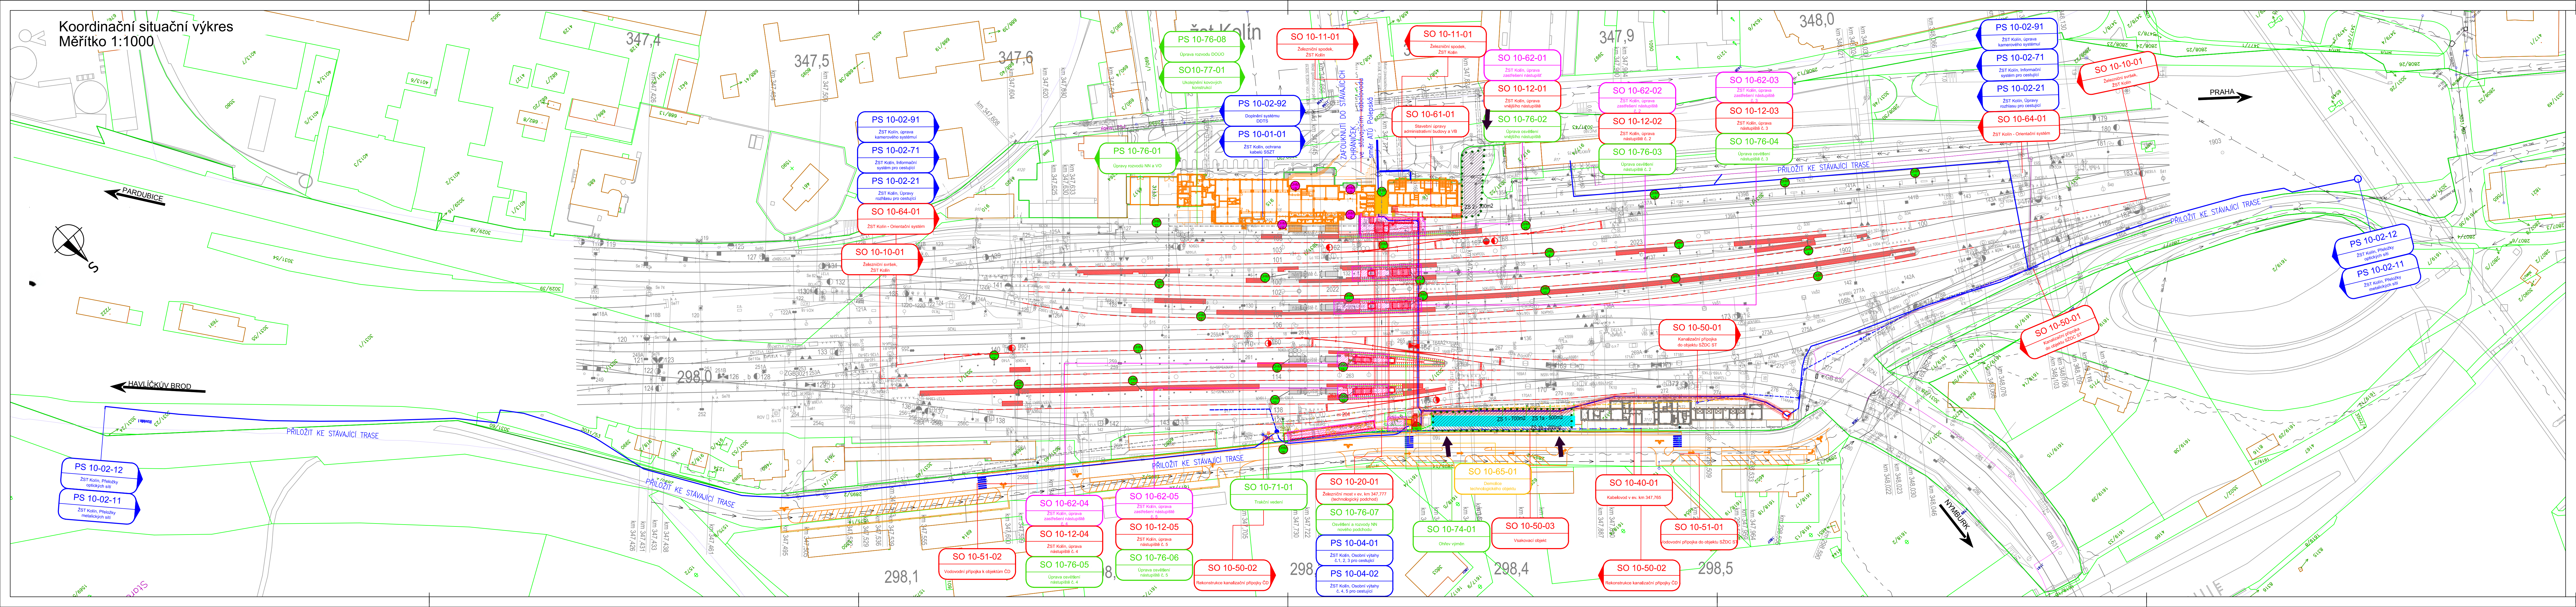

- LEGENDA:**
- nový železniční svršek a spoděk, nástupiště, komunikace, objekty
 - směrová a výšková úprava koleje
 - rušené koleje / demolice
 - související stavby
 - zastřešení
 - trakční a energetická zařízení
 - zabezpečovací zařízení
 - přístupy na staveništi
 - OHM
- LEGENDA STÁVAJÍCÍ SITUACE:**
- stávající koleje
 - stávající (stav) situace
 - hranice drážního pozemku
 - hranice parcel/parcel, číslo
 - hranice budov
 - hranice katastrálního území
- LEGENDA PLOCH:**
- zařízení staveništi
 - demolice

- LEGENDA STÁVAJÍCÍCH SÍTÍ:**
- vodovod
 - kanalizace
 - zabezpečovací kabel - podzemní
 - zabezpečovací kabel - nadzemní
 - sčítací kabel - TELCO
 - sčítací kabel - CETIN
 - silnoproudý kabel vn - podzemní
 - silnoproudý kabel vn - nadzemní
 - silnoproudý kabel vn - nadzemní
 - slaboproudý kabel nn - podzemní
 - slaboproudý kabel nn - nadzemní
 - ohřev výhybek
 - NTL plynovod
 - STL plynovod
 - VTL plynovod

Souřadnicový systém: S-JTSK

Výškový systém: Bpv

Přehled verzí příloh

Číslo	Datum	Popis změny	Jméno	
02	30.11.2019	DUSP a PDPS se zpracovanými připomínkami	Verner	
01	20.4.2019	Dokumentace k připomínkám SZDC	Verner	

Zadavatel:

Správa železniční dopravní cesty, státní organizace
Dlážděná 1003/7, Praha 1 - Nové Město 110 00
SZDC s.o., Stavební správa západ
Sokolovská 278/1955, Praha 9 190 00

Zhotovitel:

PROJEKT servis spol. s r.o.
U Elektry 830/2b, Praha 9 - Hloubětín 198 00
IČ: 49823141
tel.: 281 090 860
www.projekt-servis.cz firma@projekt-servis.cz

Hlavní inženýr projektu:

Ing. Bc. Martin Verner

Zástupce hlavního inženýra projektu

Ing. Michaela Kopálová

Zpracovatel částí:

PROJEKT servis spol. s r.o.
U Elektry 830/2b, Praha 9 - Hloubětín 198 00
IČ: 49823141
tel.: 281 090 860
www.projekt-servis.cz firma@projekt-servis.cz

Vypracoval:

Ing. Bc. Martin Verner

Kontroloval:

Ing. Michaela Kopálová

Odpovědný projektant:

Ing. Bc. Martin Verner

KRAJ: Středočeský

OKRES: Kolín

OÚ: Kolín

Název akce:

Zajištění bezbariérového přístupu na nástupiště v ŽST K

Část:

C. SITUACNÍ VÝKRESY

Číslo zakázky:

ZAK-2018-47

Stupeň:

DUSP + PDPS

Datum:

11/2019

Měřítko:

1:1000

Formát:

8 x A4

Verze:

Část

Č. přílohy:

3

Příloha:

02

C