

PŮDORYS - ŠACHTA Č. 4 A HLOUBENÝ KABELOVOD U ULICE STAROKOLÍNSKÁ
M 1:50


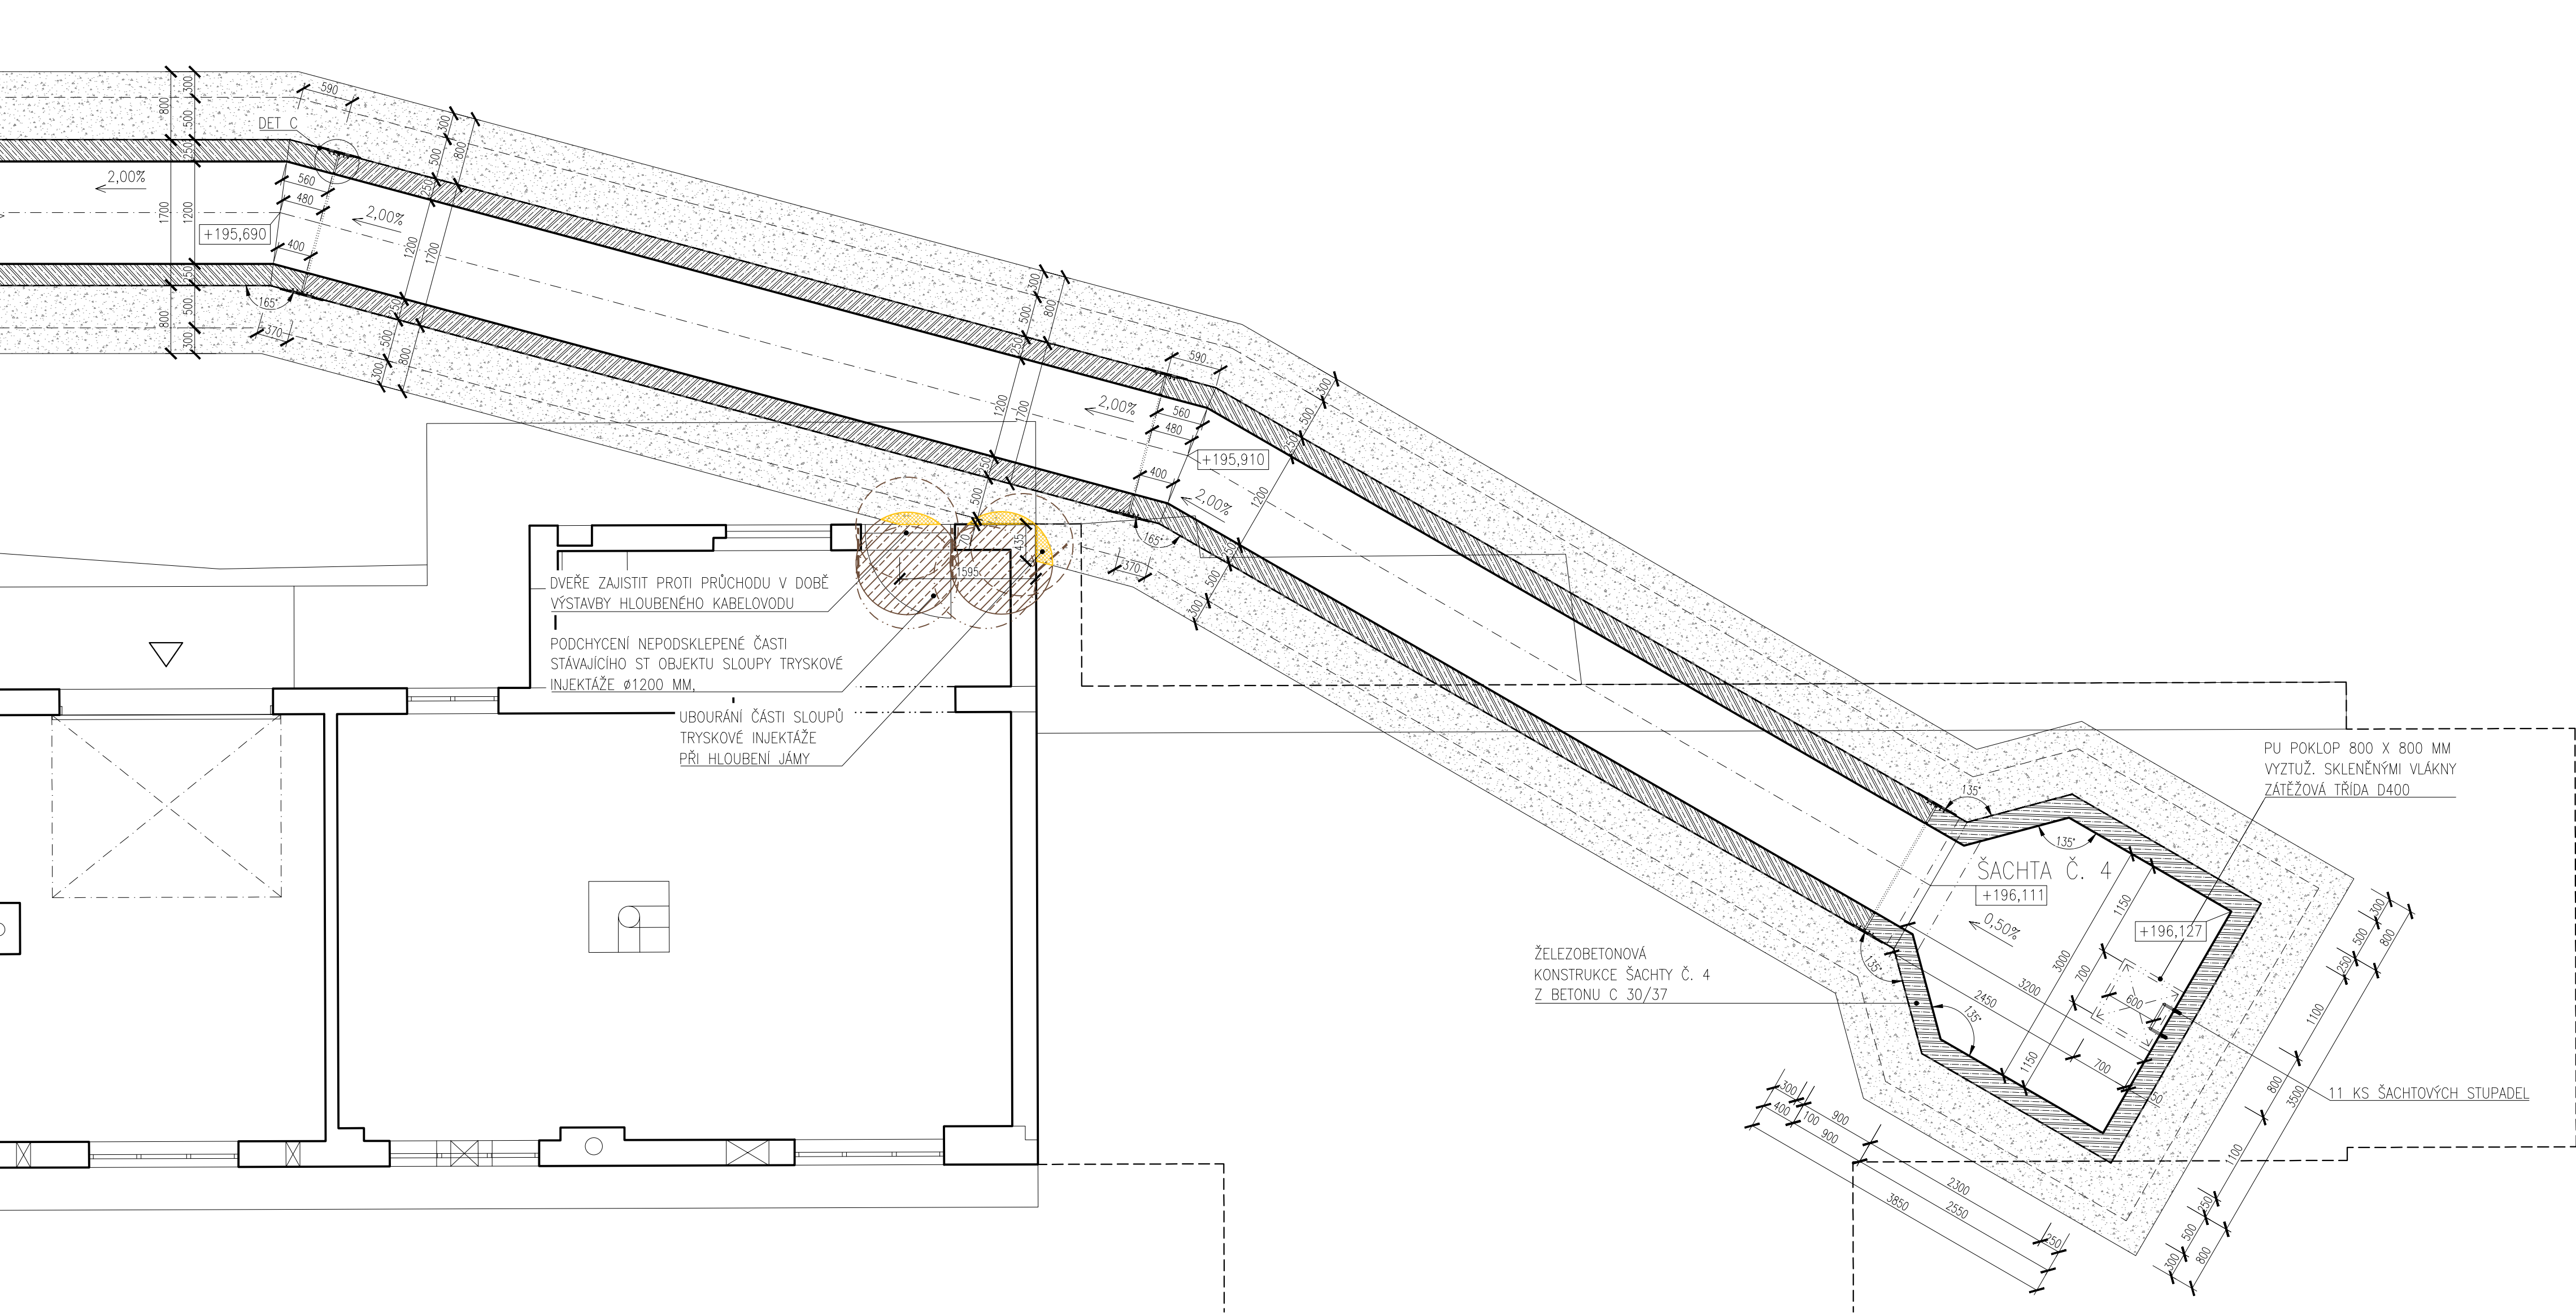


SCHÉMA
M 1:1000

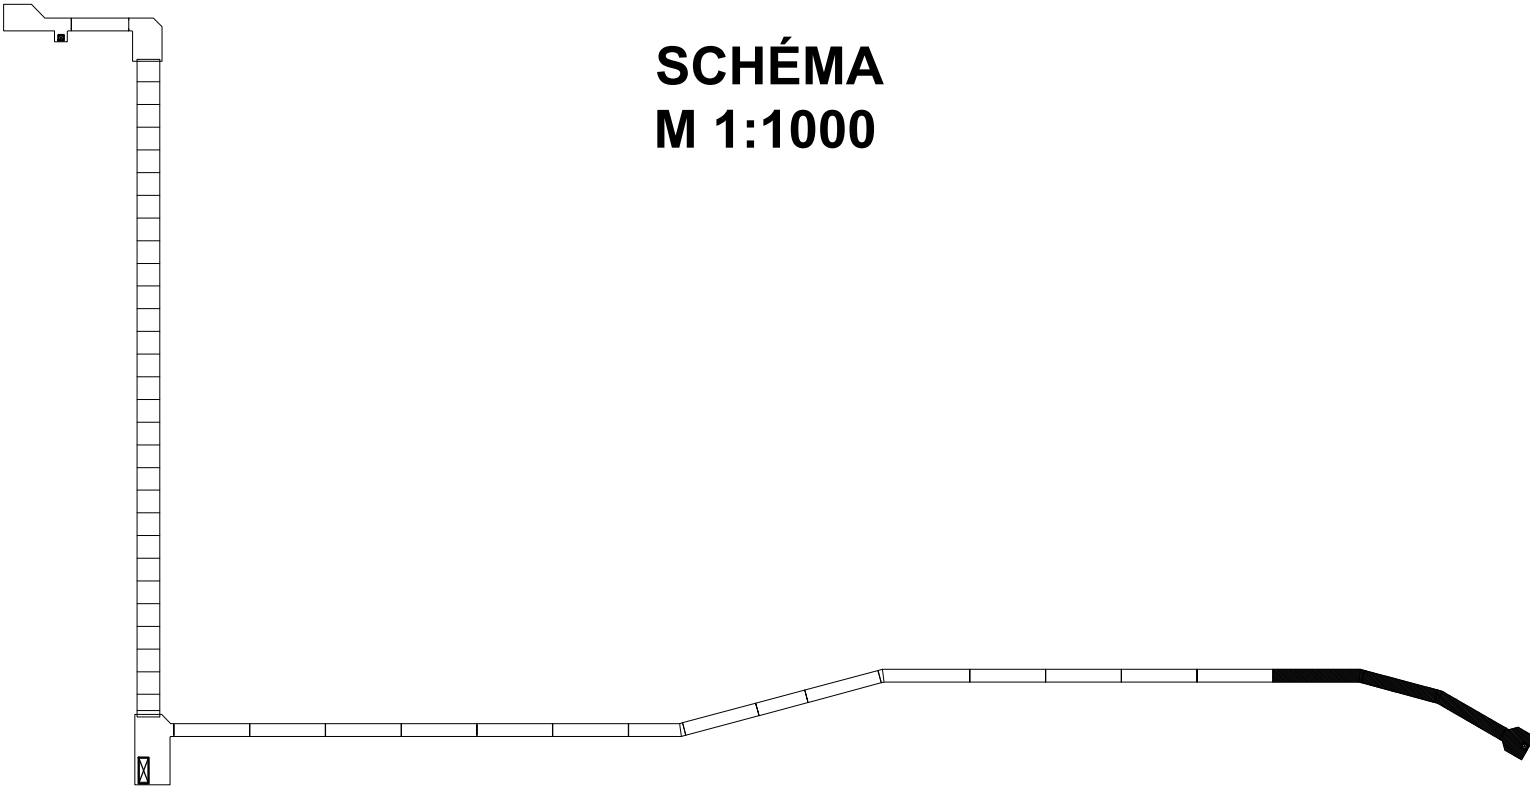

Souřadnicový systém: S-JTSK

Výškový systém: Bpv

Přehled verzí přílohy				
Číslo	Datum	Popis změny	Jméno	Podpis
02	30.11.2019	DUSP a PDPS se zpracovávajími připomínkami	Ing. Marie Jančíčková	
01	20.4.2019	Dokumentace k připomínkám SŽDC	Ing. Marie Jančíčková	
Zadavatel: Správa železniční dopravní cesty, státní organizace Dlážděná 1003/7, Praha 1 - Nové Město 110 00 SŽDC s.o., Stavební správa západ Sokolovská 278/1955, Praha 9 190 00				
Zhotovitel: PROJEKT servis spol. s r.o. U Elektry 830/2b, Praha 9 - Hloubětín 198 00 IČ: 49823141 tel.: 281 090 860 www.projekt-servis.cz firma@projekt-servis.cz				
Hlavní inženýr projektu:			Zástupce hlavního inženýra projektu 	
		Ing. Bc. Martin Verner	Ing. Michaela Kopálová	
Zpracovatel částí: PROJEKT servis spol. s r.o. U Elektry 830/2b, Praha 9 - Hloubětín 198 00 IČ: 49823141 tel.: 281 090 860 www.projekt-servis.cz firma@projekt-servis.cz				
Vypracoval:			Kontroloval:	
		Ing. Marie Jančíčková		Ing. Martin Koudelka
KRAJ: Středočeský		OKRES: Kolín		OÚ: Kolín
Název akce:				
Zajištění bezbariérového přístupu na nástupiště v ŽST Kolín				
Část:			Číslo zakázky: ZAK-2018-47	
D.2.1.9 KABELOVODY, KOLEKTORY			Stupeň: DUSP a PDPS	
SO 10-40-01 Kabelovod v ev. km 347,765			Datum: 11/2019	
			Měřítko: 1:50; 1:1000	
Příloha:			Formát: 8 x A4	
PŮDORYS U ULICE			Verze: Část: Č. přílohy:	
STAROKOLÍNSKÁ - ČÁST 3/3			02 D.2.1.9.1 3.5	