

NOVÝ STAV

OZN.	NÁZEV	SV.VÝŠKA [mm]	PLOCHA [m²]
2P12	předsíň	2600	5,72
2P13	šatna	2600	4,23
2P14	koupelna	2400	6,00
2P15	obývací pokoj+kk	2600	30,37
2P16	ložnice	2600	16,79
2P17	ložnice	2600	19,29
	CELKOVÁ PLOCHA=		82,39


LEGENDA :

SPLAŠKOVÁ KANALIZACE Z TRUB PVC
 PŘIPOJOVACÍ POTRUBÍ

ZAŘIZOVACÍ PŘEDMĚTY

- U
WC
SK
AP
DŘ
PK
MN
- UMYVADLO S OTVOREM PRO BATERII - 1 KS
ODPADNÍ VENTIL A ZÁPACHOVÁ UZÁVĚRKA 6/4"
ZÁCHODOVÁ MÍSA ZÁVĚSNÁ - 1 KS
KOLENO PRO PŘIPOJENÍ ZÁVĚSNÉHO WC
SPRCHOVÝ KOUT - 1 KS
ODPADNÍ VENTIL A ZÁPACHOVÁ UZÁVĚRKA 6/4"
AUTOMATICKÁ PRAČKA - 1 KS
PODOMÍTKOVÁ ODTOKOVÁ SOUPRAVA HL 440 6/4"
DŘEZ NEREZ DO LINKY - 1 KS
ODPADNÍ VENTIL A ZÁPACHOVÁ UZÁVĚRKA 6/4"
PLYNOVÝ KOTEL - 1 KS
PODOMÍTKOVÁ ODTOKOVÁ SOUPRAVA HL 440 6/4"
AUTOMATICKÁ MYČKA NÁDOBÍ - 1 KS
NAPOJIT DO SIFONU OD DŘEZU

SCHÉMA BUDOVY

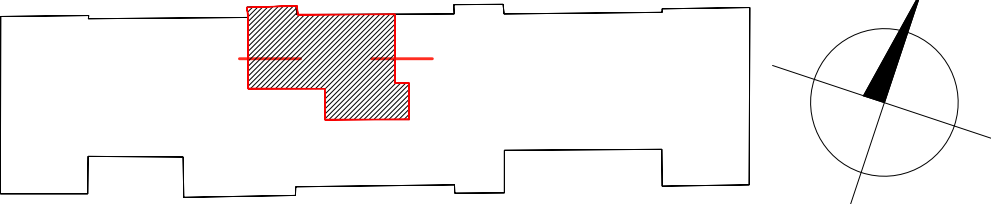

generální dodavatel projektu
ENEX GROUP s.r.o.,
Thunovská 179/12, 118 00 Praha - Malá Strana, SCHRÁNKA: sd839kg
IČ:27223663

stavebník SPRÁVA ŽELEZNIC, STÁTNÍ ORGANIZACE, Dlážděná 1003/7, Nové Město (Praha 1), 110 00 Praha IČO:70994234, datová schránka: uccchjrm			autor Ing. Petr Legner Ing. arch. Lukáš Střiteský
akce Bytové jednotky OŘ Brno - PD oprava (byty Ivanovice na Hané) Ivanovice na Hané č.p. 67, okres Vyškov, Jihomoravský kraj parcelní číslo: 1982 Katastrální území: Ivanovice na Hané			zodpovědný projektant Jaroslav Bilský
výkres BJ ZDC/64/60380 Ivanovice na Hané - PŮDORYS KANALIZACE			HIP Ing. arch. Lukáš Střiteský
měřítko 1:75	dokumentace část D.2.2.a - ZTI	paré	číslo výkresu <div>01</div>
datum 01/2021	dokumentace stupeň		
formát A3	PDPS		