


LEGENDA :

 SPLAŠKOVÁ KANALIZACE Z TRUB PVC
 PŘIPOJOVACÍ POTRUBÍ

ZAŘIZOVACÍ PŘEDMĚTY

- U UMYVADLO S OTVOREM PRO BATERII - 1 KS
UM UMYVATKO S OTVOREM PRO BATERII - 1 KS
WC ODPADNÍ VENTIL A ZÁPACHOVÁ UZÁVĚRKA 6/4"
SK ODPADNÍ VENTIL A ZÁPACHOVÁ UZÁVĚRKA 6/4"
AP ZÁCHODOVÁ MÍSA ZÁVĚSNÁ - 1 KS
DŘ KOLENO PRO PŘIPOJENÍ ZÁVĚSNÉHO WC
PK SPRCHOVÝ KOUT - 1 KS
MN ODPADNÍ VENTIL A ZÁPACHOVÁ UZÁVĚRKA 6/4"
AP AUTOMATICKÁ PRAČKA - 1 KS
DŘ PODOMÍTKOVÁ ODTOKOVÁ SOUPRAVA HL 440 6/4"
PK ODPADNÍ VENTIL A ZÁPACHOVÁ UZÁVĚRKA 6/4"
MN PLYNOVÝ KOTEL - 1 KS
DŘ PODOMÍTKOVÁ ODTOKOVÁ SOUPRAVA HL 440 6/4"
AP AUTOMATICKÁ MYČKA NÁDOBÍ - 1 KS
MN NAPOJIT DO SIFONU OD DŘEZU

SCHÉMA BUDOVY

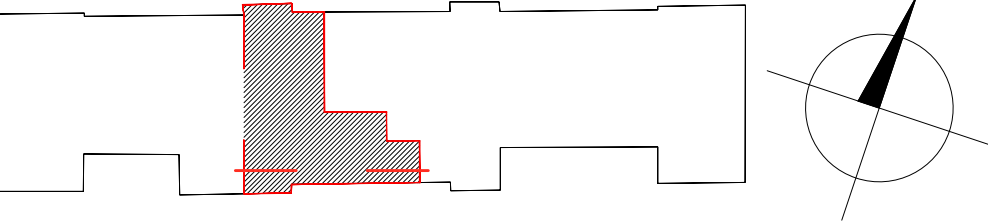

generální dodavatel projektu
ENEX GROUP s.r.o.,
Thunovská 179/12, 118 00 Praha - Malá Strana, SCHRÁNKA: sd839kg
IČ:27223663

stavebník SPRAVA ŽELEZNIC, STÁTNÍ ORGANIZACE, Dlážděná 1003/7, Nové Město (Praha 1), 110 00 Praha IČO:70994234, datová schránka:uccchjm akce OPRAVY BYTOVÝCH JEDNOTEK OŘ BRNO - VB žst. IVANOVICE NA HANÉ č.p. 67, okres Vyškov, Jihomoravský kraj parcelní číslo: 1982 Katastrální území: Ivanovice na Hané výkres BJ ZDC/64/60380 Ivanovice na Hané - PŮDORYS KANALIZACE	autor Ing. Petr Legner Ing. arch. Lukáš Střiteský
	zodpovědný projektant Jaroslav Bílský
	HIP Ing. arch. Lukáš Střiteský
	vypracoval Jaroslav Bílský

měřítko 1:75	dokumentace část ZTI	paré	číslo výkresu 01
datum srpen 20	dokumentace stupeň DPS		
formát A3			