


SpS Vojkovice nad Ohří

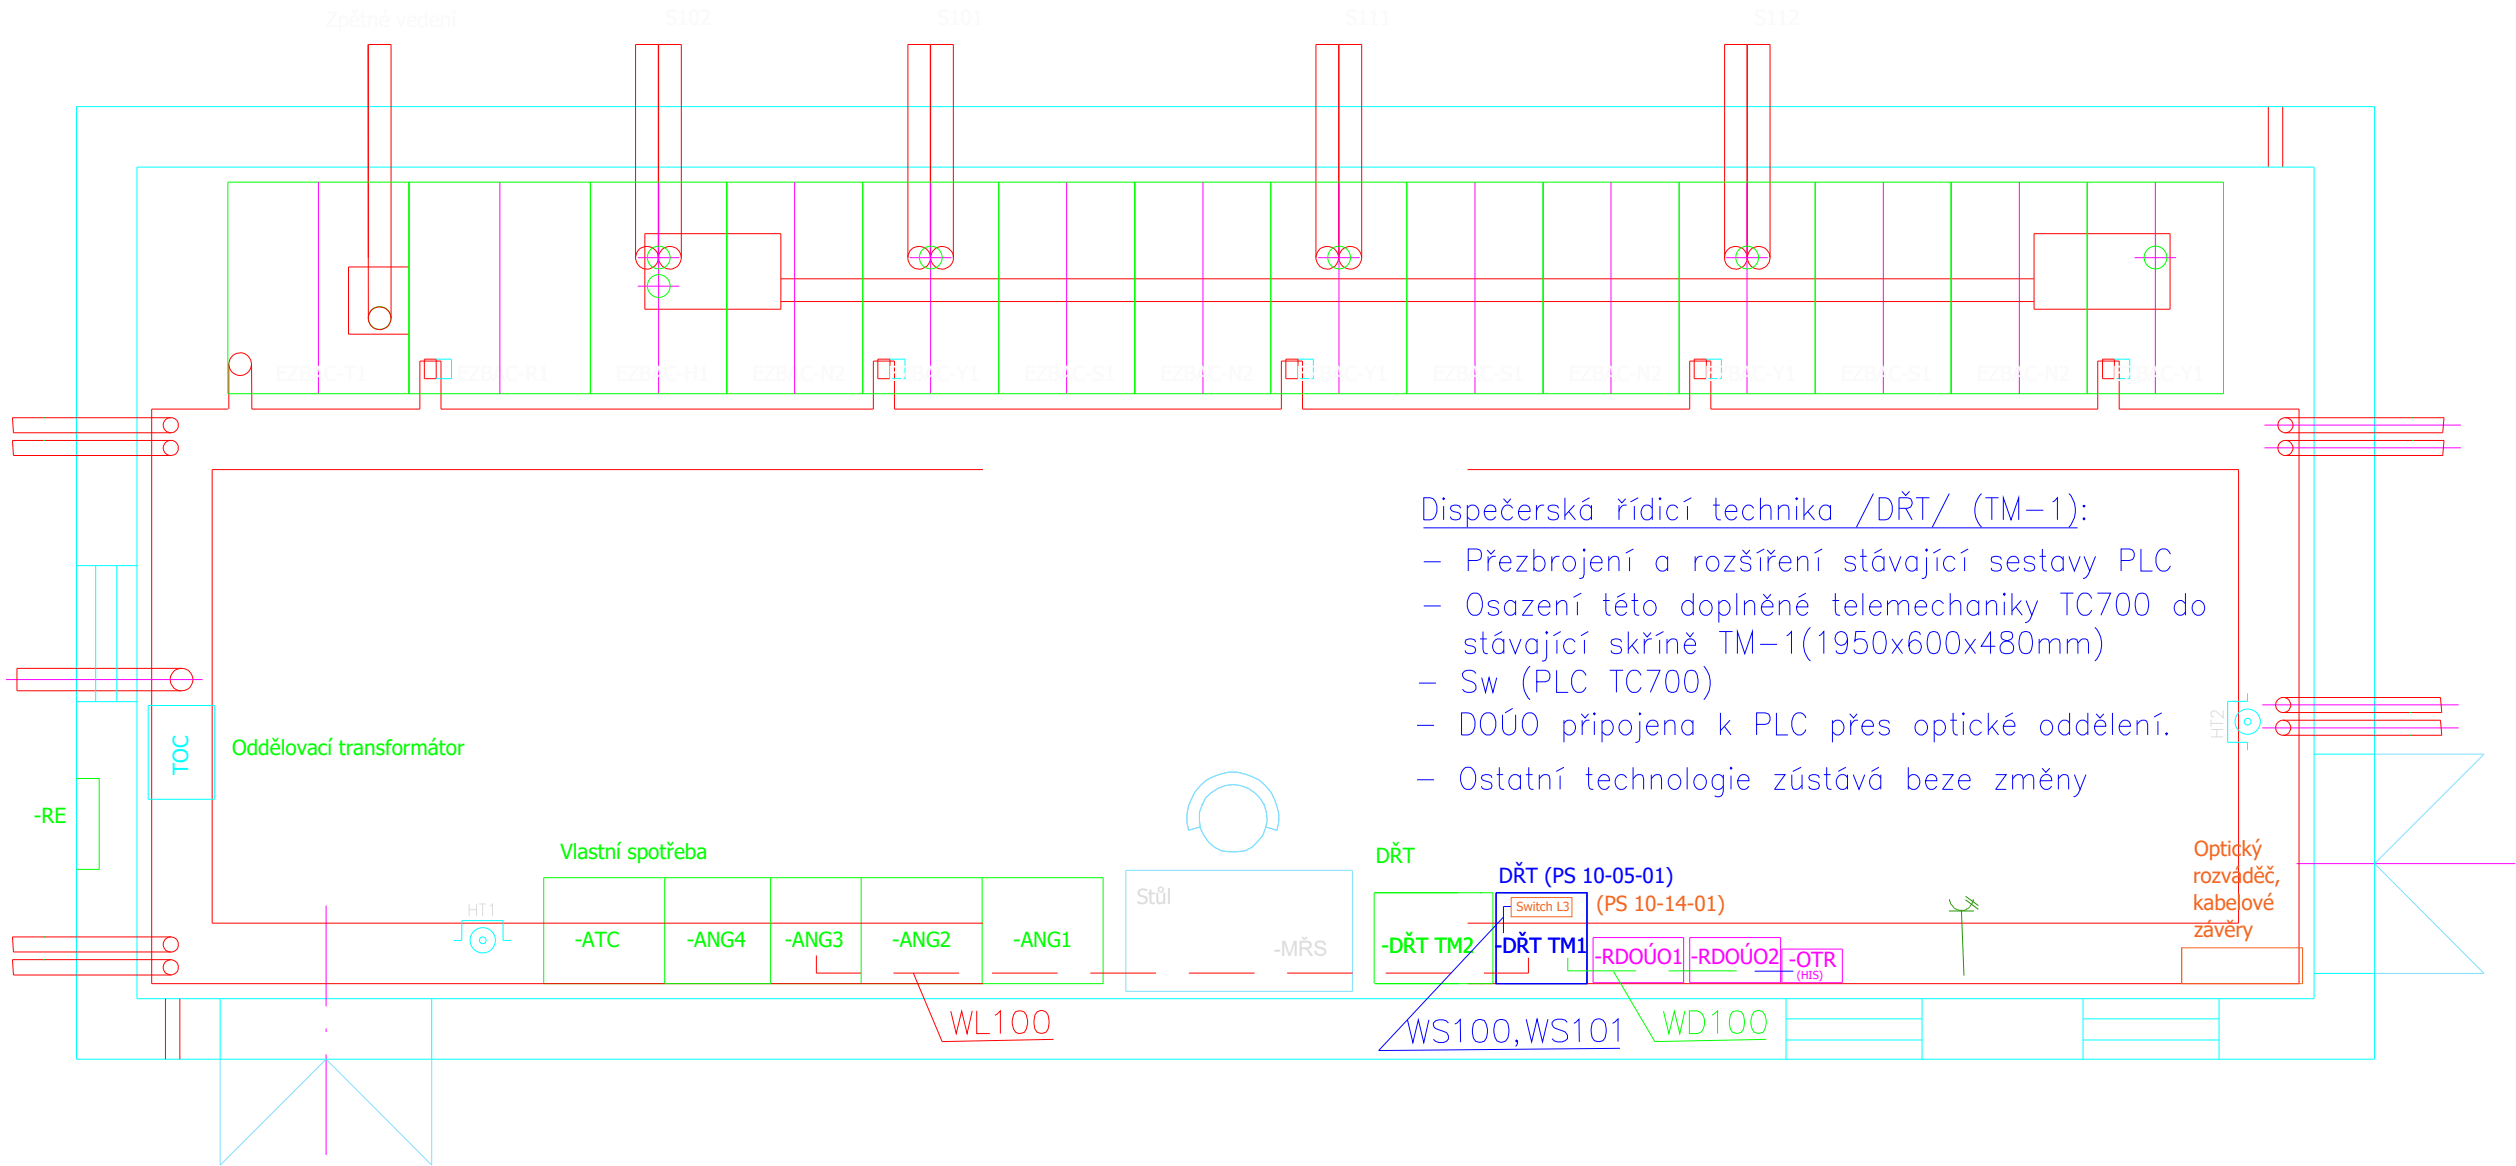

- Vysvětlivky:
- Trasa sdělovacích kabelů
 - Trasa optických kabelů
 - Trasa napájecích kabelů

Většina kabelů uložena v kabelovém kanále a v kabelovém prostoru pod skříněmi.
Pokud budou kabely uloženy na stěně, budou instalovány do vkladacích lišt, přes stěnu projdou kabelovými průchody v ochranné korugované (elektroinstalační) trubce.

Při instalačních pracích je nutno respektovat rozvody po (a ve) ve stěnách. Manipulace na sděl.zařízení musí být prováděny pouze se souhlasem příslušné správy železničních telekomunikací .

- Při montáži vnitřních rozvodů je nutné dále respektovat:
- * ČSN 34 2300 Předpisy pro vnitřní rozvody sděl. zařízení
 - * ČSN 33 2000-4-41 ed.2 Ochrana před úrazem elektrickým proudem



			ČÍSLO SOUPRAVY:
		PO PŘIPOMÍNKOVÉM ŘÍZENÍ	
REVIZE Č.	DATUM	ZMĚNA	








EXPROJEKT s.r.o.
Heršpická 758/13
619 00 Brno

tel. : +420 533 312 000
E-mail: info@exprojekt.cz
ID: dh84e85



**Elektrizace
Železnic
Praha a.s.**

EŽ Praha a.s.
nám. Hrdinů 1693/4a
140 00 Praha 4 - Nusle
E-mail: marketing@elzel.cz, www.elzel.cz

OBJEDNATEL:		 Správa železnic, státní organizace Stavební správa západ, Sokolovská 1955/278, 190 00 Praha 9			
HLAVNÍ INŽENÝR PROJEKTU Ing. Pavel Odehnal Ing. Tomáš Pospíšil 		ODPOVĚDNÝ PROJ. PS, SO Jindřich Lukašik 	VYPRACOVAL Jindřich Lukašik 	KONTROLOVAL Hynek Máče 	
KRAJ: Karlovarský		POVĚŘENÝ MŮ: Kyselka / k.ú. Vojkovice nad Ohří		STUPEŇ: DUSP	
„Rekonstrukce neutrálního úseku SpS Vojkovice nad Ohří“ PS 10-05-01 SpS Vojkovice nad Ohří, úprava DŘT vč.doplnění řídicího systému na ED Ústí n/L.				ZAK. ČÍSLO 2020-036	
				MĚŘÍTKO 1:50	POČET FORMÁTŮ 3x A4
				DATUM: 02/2021	
Dispozice SpS Vojkovice nad Ohří				ČÁST DOKUM. D.1.3.1.1	PŘÍLOHA 3