



PŮDORYS 2.NP

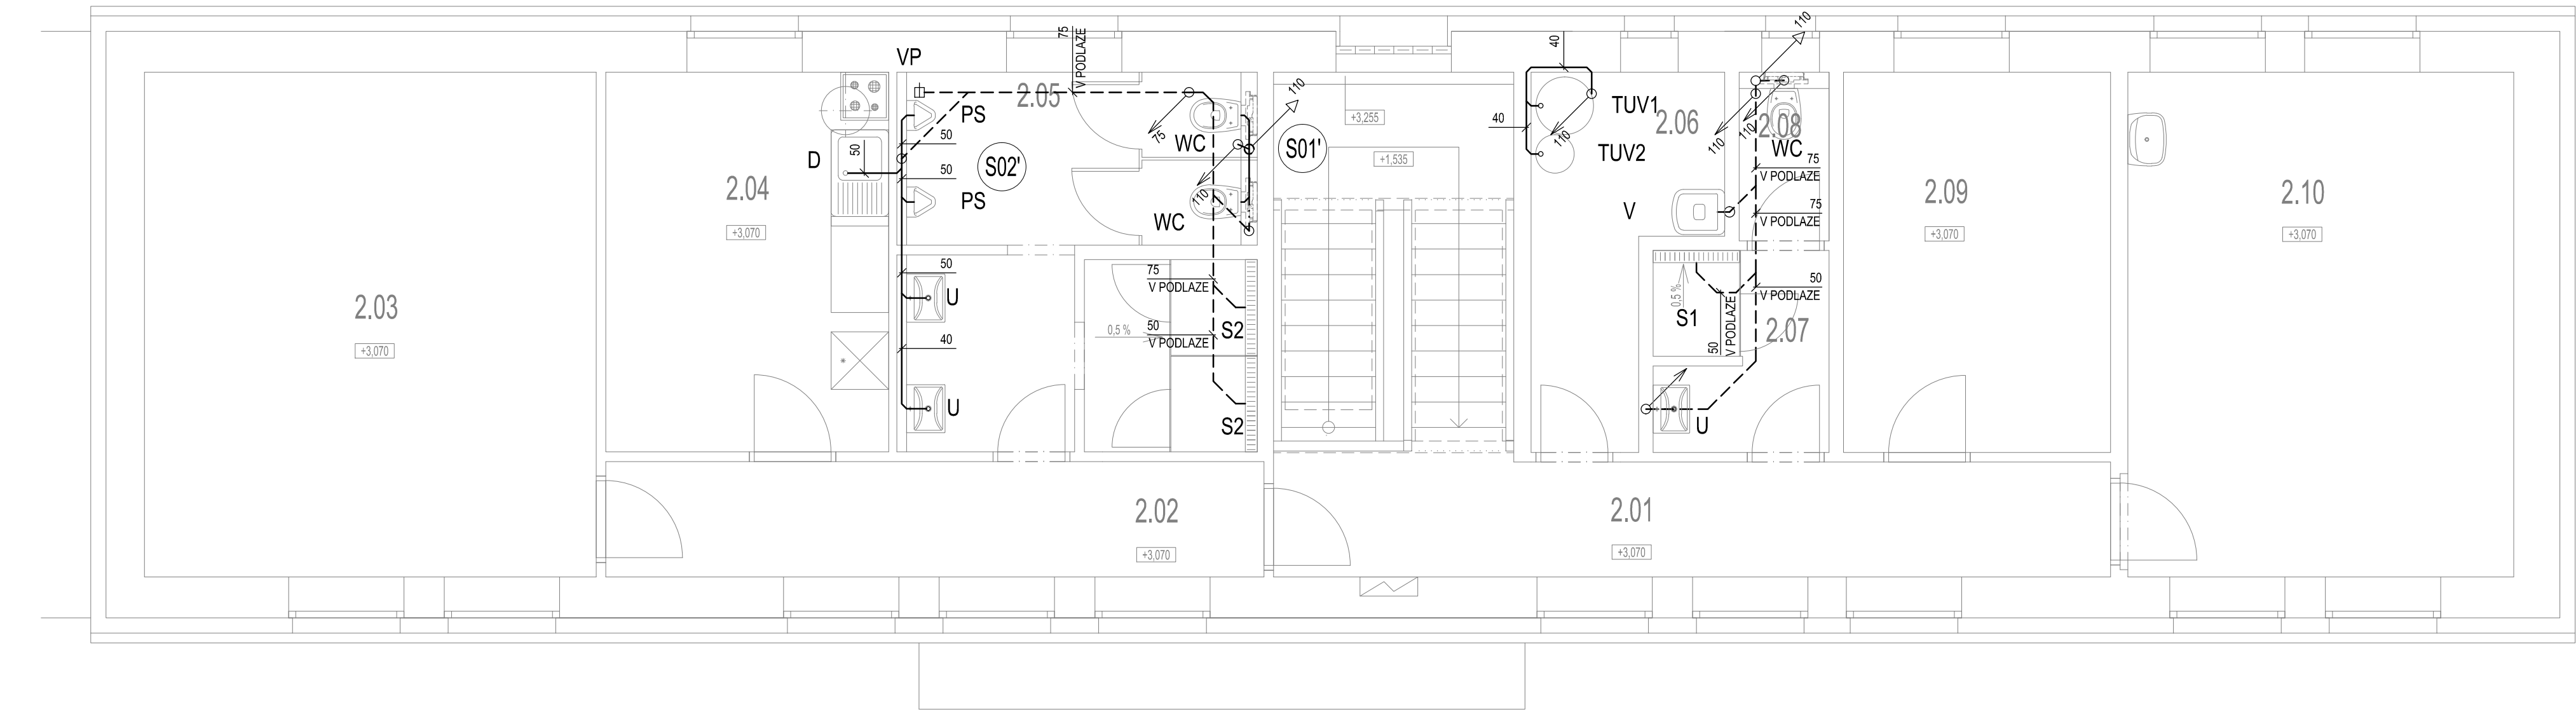

TABULKA MÍSTNOSTÍ

Č. M.	NÁZEV / ÚČEL MÍSTNOSTI	PLOCHA [m²]
2.01	SCHODIŠTĚ + CHDOBA	15.51
2.02	CHDOBA	7.72
2.03	KANCELÁŘ	24.67
2.04	KUCHYŇE	11.63
2.05	UMÝVÁRNA + WC - MUŽI	14.28
2.06	UKLID + TECH. MÍSTNOST	5.96
2.07	UMÝVÁRNA - ŽENY	3.82
2.08	WC - ŽENY	1.64
2.09	KANCELÁŘ	10.99
2.10	KANCELÁŘ	21.16

PŮDORYS 1.NP

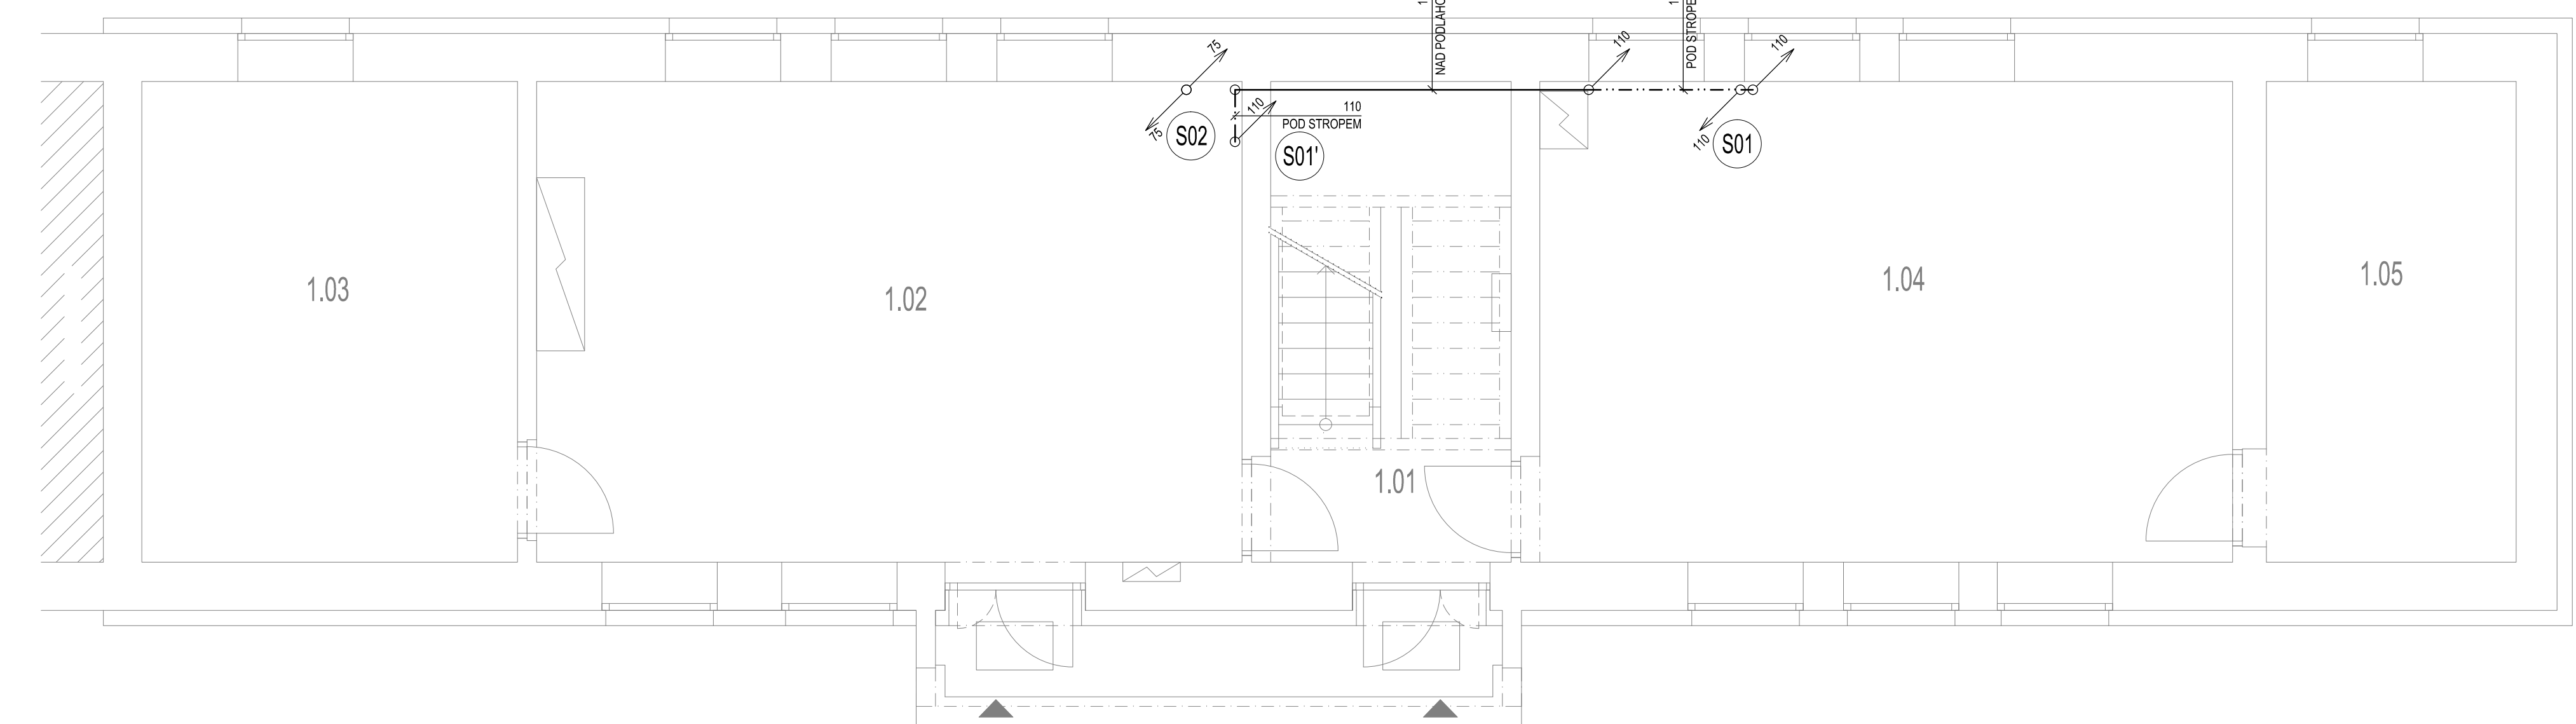

TABULKA MÍSTNOSTÍ

Č. M.	NÁZEV / ÚČEL MÍSTNOSTI	PLOCHA [m²]
1.01	SCHODIŠTĚ	8.17
1.02	HLAVNÍ MÍSTNOST	36.88
1.03	SKLAD	20.00
1.04	OLNA	36.27
1.05	SKLAD	13.26

LEGENDA:

- PS AUTOMATICKÝ ODSÁVACÍ PISOÁŘ NAPÁJENÍ 230V AC, NAPŘ.:SANELA SLP 19RZ
S1 PODLAHOVÁ LINIOVÁ VPUST KE ZDIVU NAPŘ. ALCAPLAST APZ16 Wall-750 + NEREZ, ROŠT APZ10-744M Simple
S2 PODLAHOVÁ LINIOVÁ VPUST KE ZDIVU NAPŘ. ALCAPLAST APZ16 Wall-650 + NEREZ, ROŠT APZ10-644M Simple
TUV1 STÁVAJÍCÍ, PŘEMÍSTĚNÝ ŽASOBNIK TUV -200l
TUV2 STÁVAJÍCÍ, PŘEMÍSTĚNÝ ŽASOBNIK TUV -125l
U UMYVADLO KERAMICKÉ š. 500mm, ZÁPACHOVÁ UZÁVĚRA
V VÝLEVKY ZÁVĚSNÁ -NEREZ, NAPŘ.: SANELA SLVN 01
WC ZÁVĚSNÝ KLOZET KERAMICKÝ, PODOMITKOVÝ SPLACHOVACÍ SYSTÉM PRO NOSNÉ SYSTÉMY
VP VPUST PODLAHOVÝ SE SUCHOU Klapkou

- NOVÉ POTRUBÍ PP-HT
--- STÁVAJÍCÍ POTRUBÍ PVC

TRATĚ Č. 582 00; Havlíčkův Brod - Pardubice-Rosice nad Labem
±0.000 = PODLAHA V 1.NP
MAXIMÁLNÍ VÝŠKA OBJEKTU 6,865 m OD ±0.000

STAVEBNÍK: Správa železniční dopravní cesty, s. o.	GENERÁLNÍ PROJEKTANT: A 3 PROJEKT, s.r.o.
PROJEKTANT ČÁSTI/PROFESE: IČO: 70994234, Dišněná 1003/7, Nové Město, 110 00 Praha 1	A 3 PROJEKT, s.r.o. J. V. Šlikova 699 391 81 Veselí nad Lužnicí IČO: 26046200 tel.: +420 777 061 820 e-mail: a3projekt@a3projekt.cz

PROJEKT: "VÝSTAVBA HALY PRO MECHANIZACI V ŽST TÁBOR"	
STUPEŇ: DOKUMENTACE PRO STAVEBNÍ POVOLENÍ (DSP)	ČÁST/PROFESE: ZTI
OBSAH/VÝKRES:	

ZTI-KANALIZACE

KOD/ČÍSLO VÝKRESU/PŘÍLOHY: D.1.4.b.1.			
VYPRACOVAL: ing. Petr Studený	DATUM AKTUALIZACE: 31.08.2018	MĚŘÍTKO: 1:50	ZODPOVĚDNÝ PROJEKTANT: ING. ARCH. TOMÁŠ LEPIER
SOUBOR: 19_DPS_SZDC_OR_Brno_HB_SEE_TO_D.1.4.b.ZTI.dwg	ZAKÁZKA: 19/2018	VÝTIŠK:	