

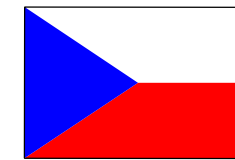


# PŮDORYS PROVIZORNÍ HALY

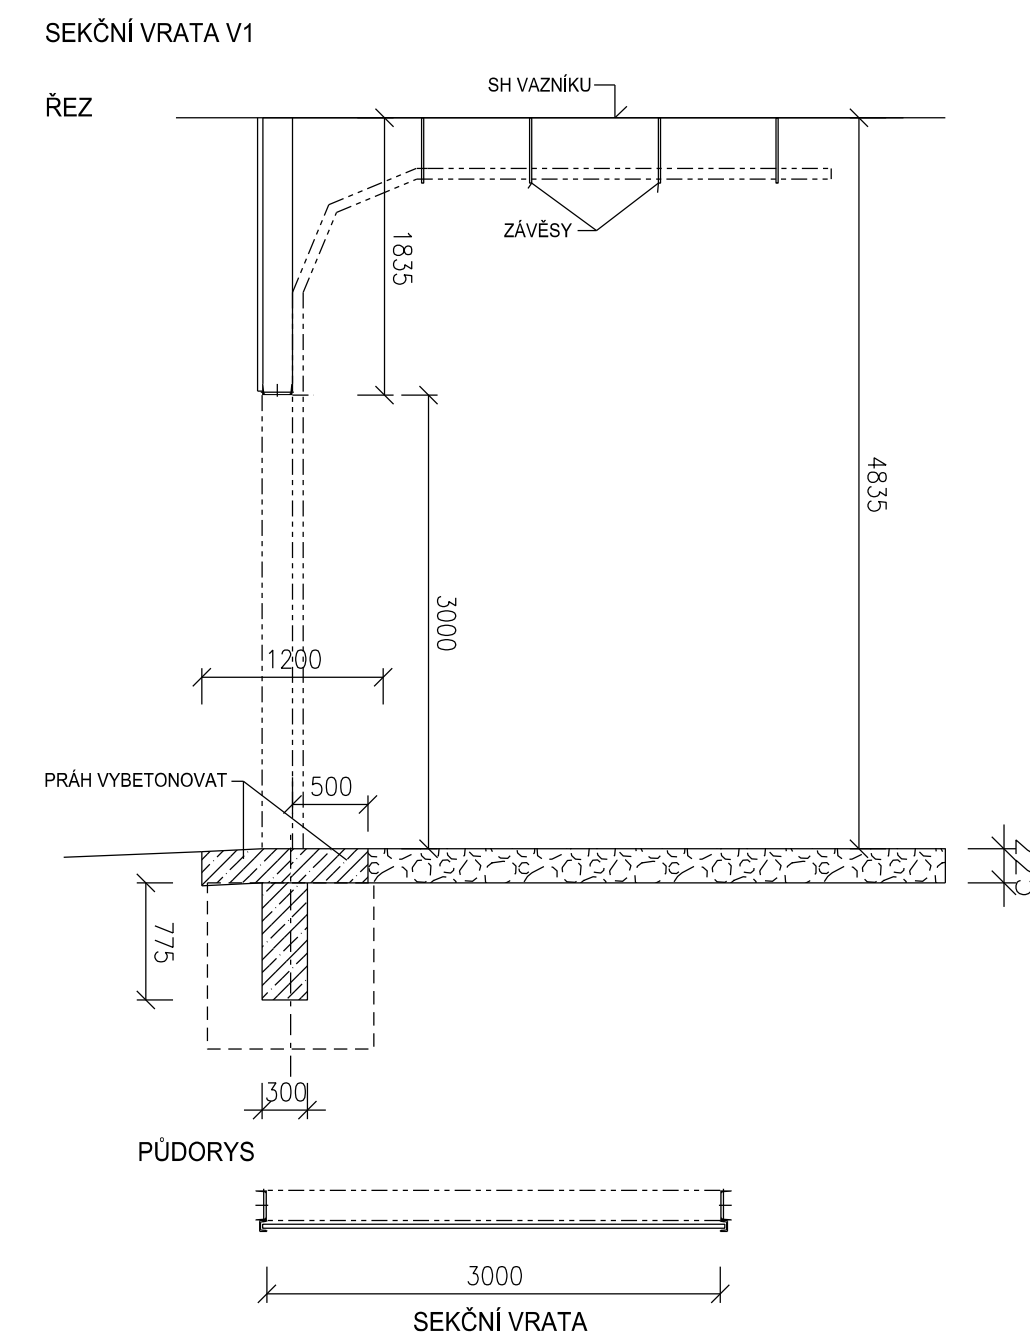

Stavba „Prodloužení podchodů v žst. Praha hl.n. “ je spolufinancováno  
Evropskou unií z programu OPD 2

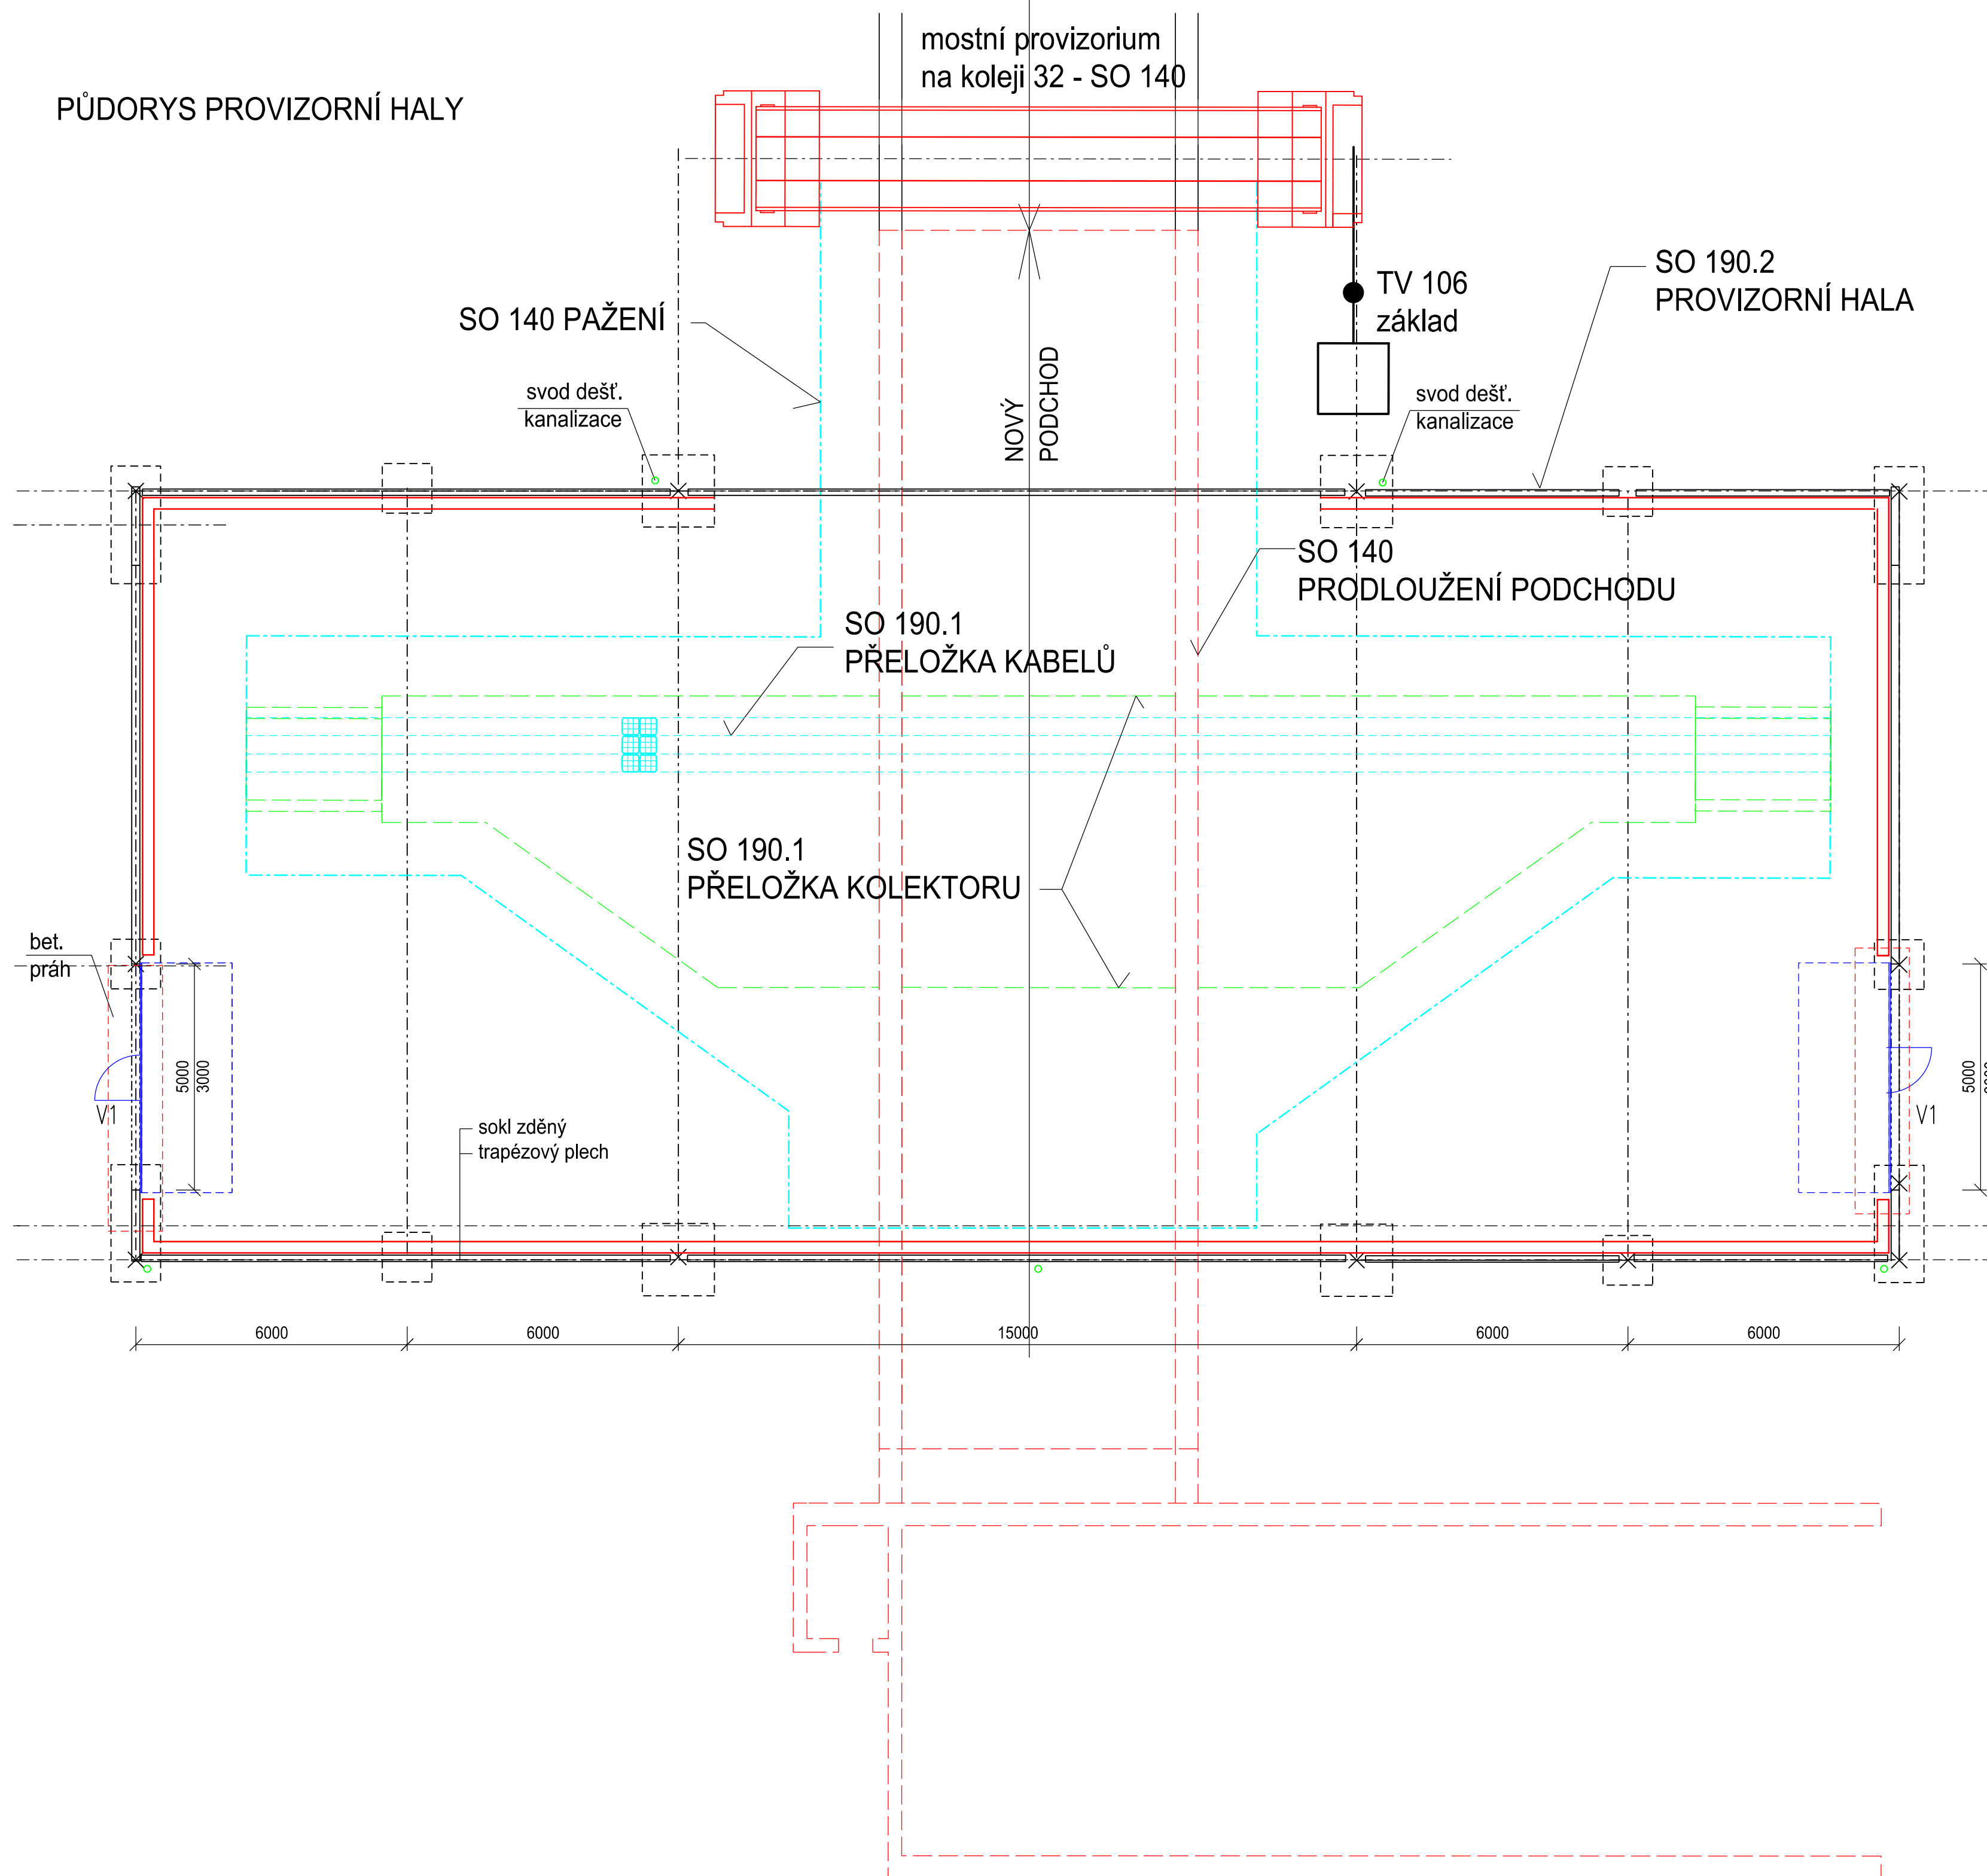

## DOKUMENTACE PRO VÝBĚR ZHOTOVITELE

## VÝŠKOVÝ SYSTÉM Bpv

SOUŘADNICOVÝ SYSTÉM S-JTSK

Číslo změny:	Obsah změny:	Datum změny:
01	-	-
02	-	-
03	-	-

**Objednatel:**



Správa železniční dopravní cesty, s.o.  
Sokolovská 278/1955  
190 00 Praha 9 - Libeň

Generální projektant:



<p>SUDOP PRAHA a.s.          Olšanská 1a, 130 80 Praha 3          tel.: +420 267 094 111          fax: +420 224 230 316          e-mail: praha@sudop.cz</p>	<p><i>Hlavní inženýr projektu:</i>          ING. JAROSLAVA ŠUDOVÁ</p> <p><i>Architekt projektu:</i>          ING. ARCH. TOMÁŠ PECHMAN</p>
---	---

**Středisko:**

ARCHITEKTURY A POZEMNÍCH STAVEB

Vedoucí střediska:	Odpovědný projektant SO, IO, PS:	Vypracoval:	Kontroloval:
ING. ONDŘEJ KAFKA	ING. JAROSLAVA ŠUDOVÁ	ING. JAROSLAVA ŠUDOVÁ	JAN ČAPEK

Název akce:

<b>PRODLOUŽENÍ PODCHODŮ V ŽST. PRAHA HL.N.</b> <b>ETAPA 1</b>	Pr
--	----

Část:

### E.1.9 KABELOVODY A KOLEKTORY

SO 190.2 PROVIZORNÍ HALA PO DOBU VÝSTAVBY PŘELOŽKY KOLEKTORU

Název přílohy:

Číslo smlouvy:	16 412 206
----------------	------------

Projektový stupeň: DVZ

Datum:	11/2018
--------	---------

Číslo části: E.1.9

Měřítko: 1:100	Počet formátů: 8 A4
-------------------	------------------------

Číslo přílohy:	5
----------------	---

PUDORYS

DOKUMENT LZE UŽÍVAT POUZE VE SMYSLU PŘÍSLUŠNÉ SMLOUVY O DÍLO. ŽÁDNÁ JEHO ČÁST NEMŮŽE BÝT DLE ZÁKONA č. 121/2000 Sb., KOPÍROVÁNA NEBO JINÝM ZPŮSOBEM ROZŠÍŘOVÁNA BEZ SOUHLASU SUDOP PRAHA a.s.