


"Zvýšení bezpečnosti na přejezdu v km 23,340 Tábor - Písek
a rekonstrukce zastávky Sepekov"
Situace, M 1:500

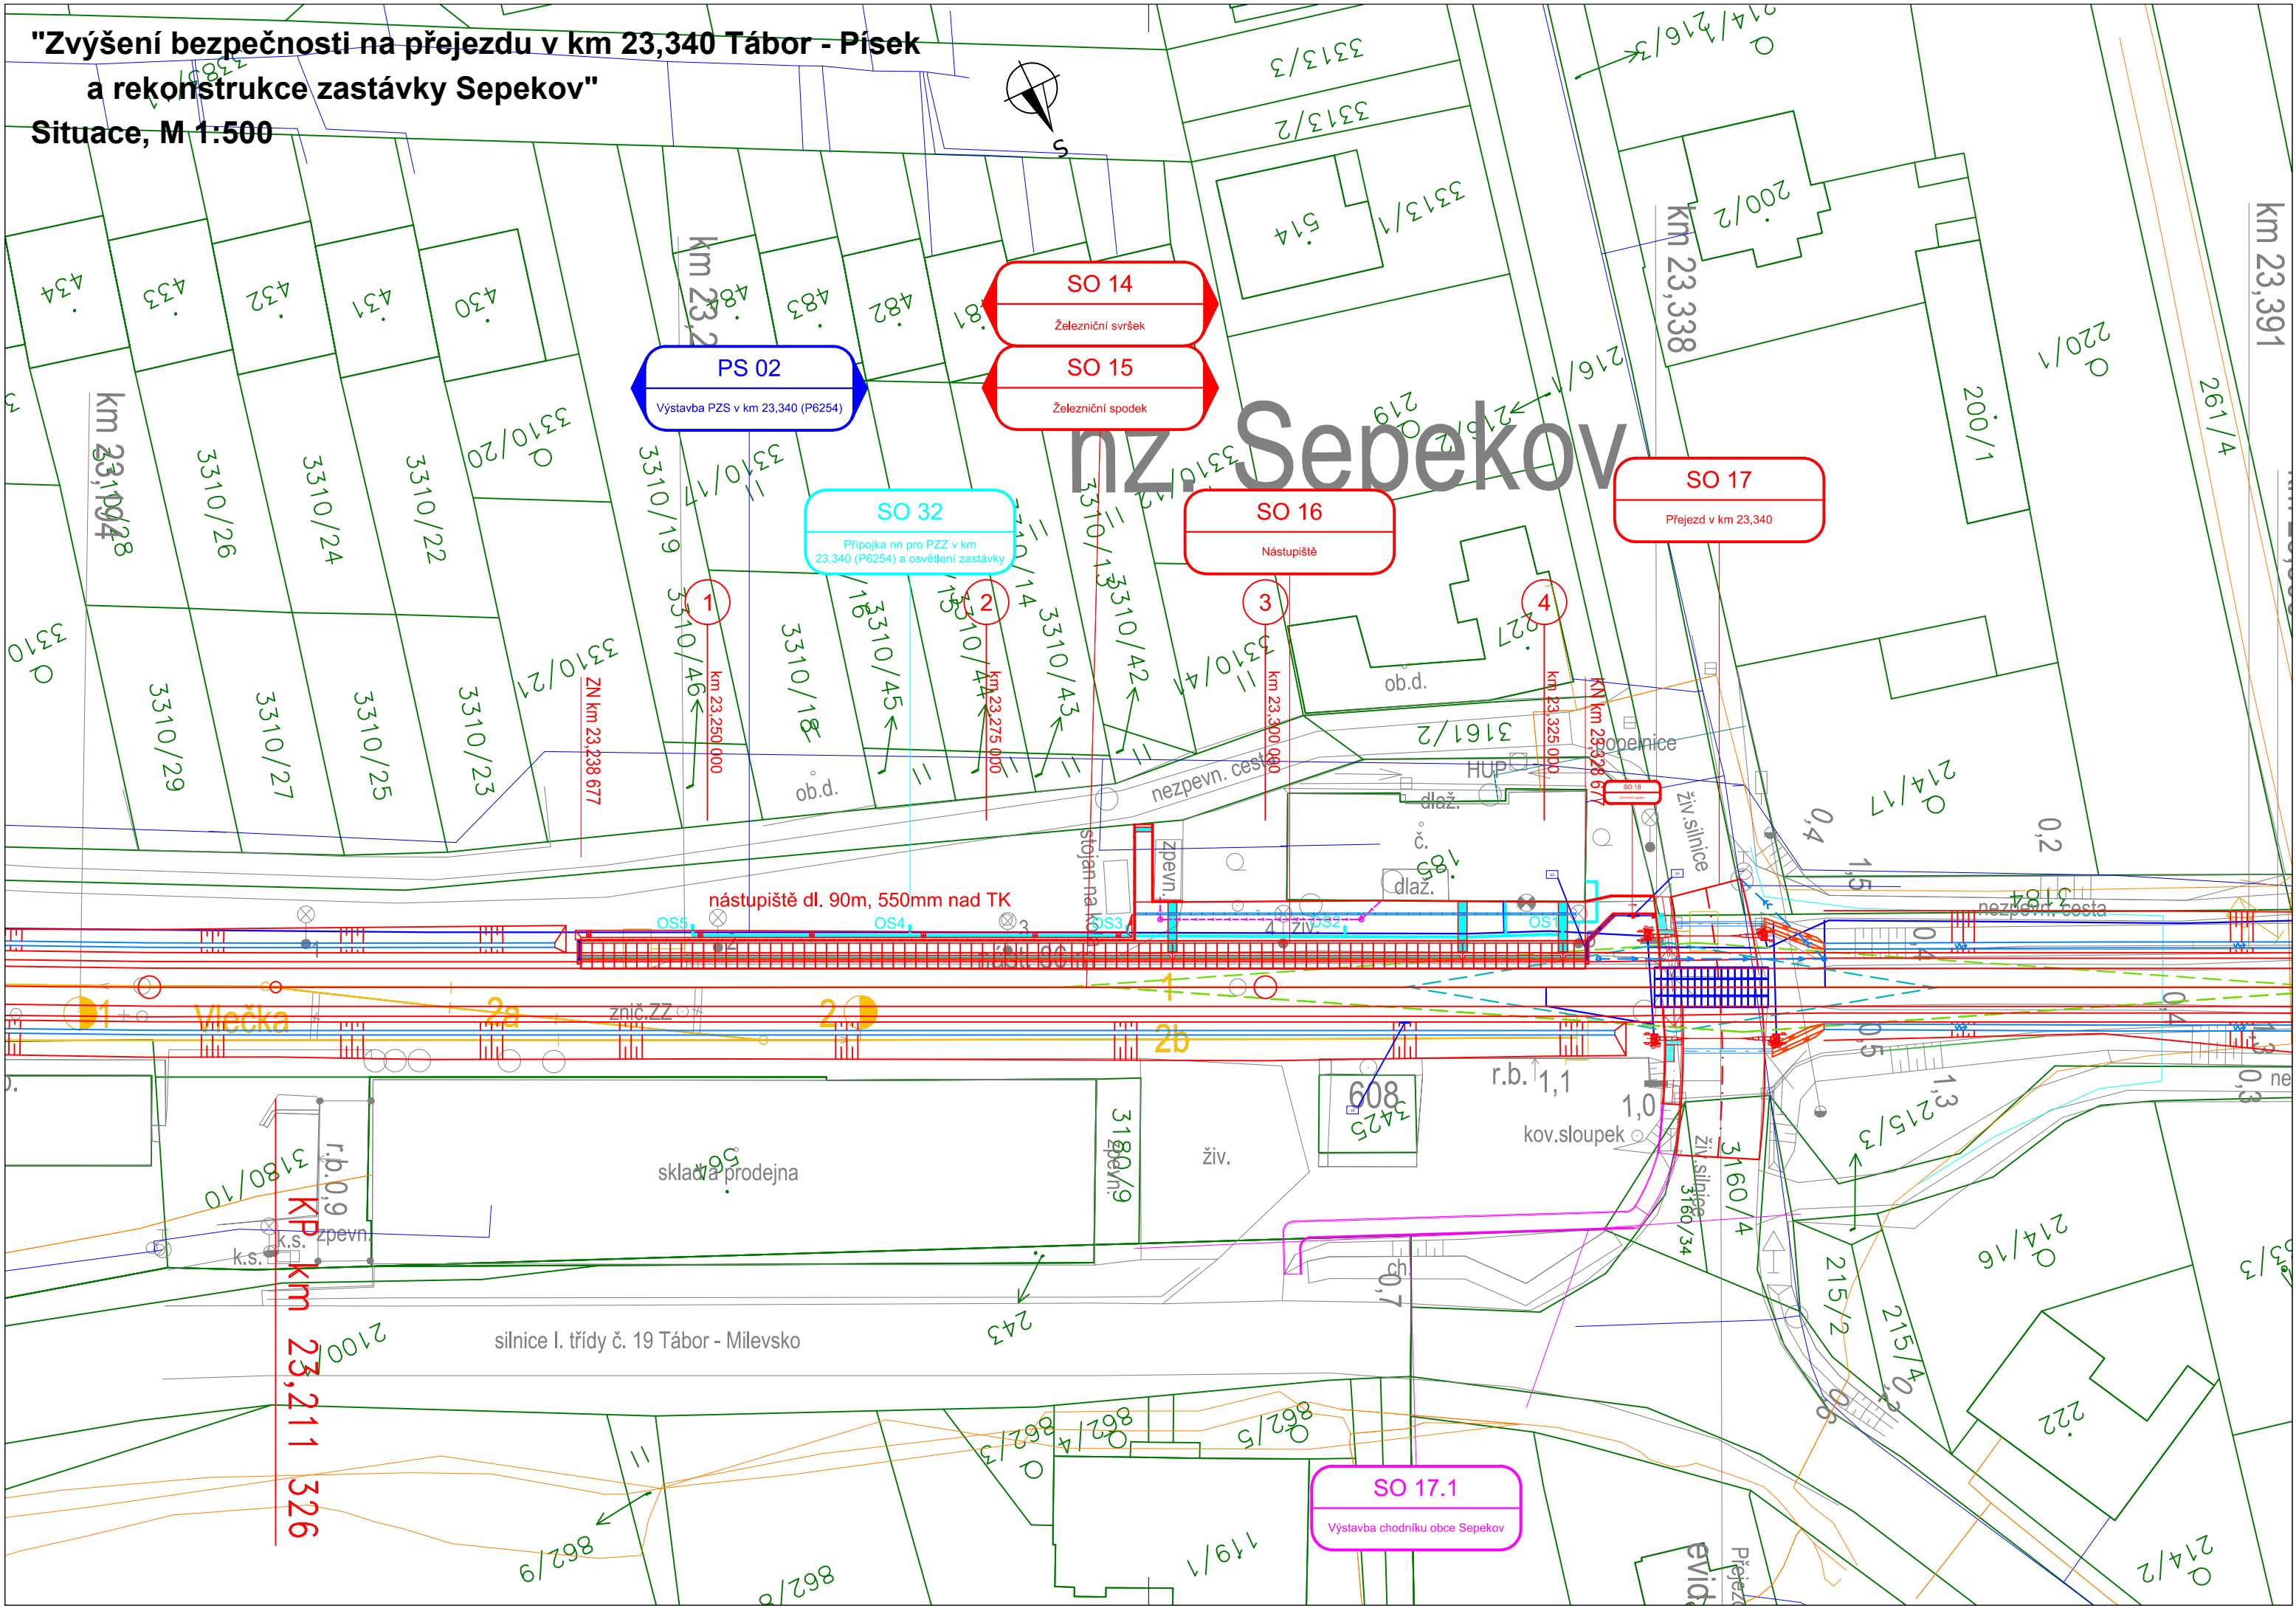

LEGENDA:

- nový železniční svršek a spodek
- směrová a výšková úprava koleje
- provizorní stav koleje
- rušené koleje / demolice
- nový železniční spodek-sanace
- sousední stavby nebo stavby jiného investora
- trativody
- příčné a podélné svody
- trativod nad svodem
- vodovod
- kanalizace
- zabezpečovací kabel - podzemní
- zabezpečovací kabel - nadzemní
- sdělovací kabel - podzemní
- sdělovací kabel - nadzemní
- vn kabel - podzemní
- vn kabel - nadzemní
- nn kabel - podzemní
- nn kabel - nadzemní
- EOV kabel
- NTL plynovod
- STL plynovod
- VTL plynovod
- kabelové přechody

LEGENDA PLOCH NÁSTUPIŠTĚ

- vodící linie s funkcí varovného pásu
- povrch tvořený podélnými drážkami
- signální a varovný pás z reliéfní dlažby (nekontrastní)
- sílepeká dlažba s pukulatami výstupky)
- optické značení varovného pásu
- (žlutý pruh - odstín RAL 6200)

LEGENDA STÁVAJÍCÍCH SÍTÍ:

- SŽDC SEE
- CETIN
- ČEVAK vodovod
- EON - plyn
- EON - elektrická síť
- ČD-Telematika
- SŽDC - OR Plzeň - vodovod

LEGENDA STÁVAJÍCÍ SITUACE:

- stávající koleje
- stávající (stav) situace
- hranice drážního pozemku
- hranice katastrálního území/hranice parcel/parcel. číslo
- 193/1
- stávající hranice ochranného pásma dráhy
- nově navržená hranice ochr. pásma dráhy


LEGENDA PLOCH:

- kommunikace
- chodník
- demolice
- zpevněné plochy
- zelená plocha
- zařízení staveniště
- pozemní objekty
- nástupiště
- přejezdy
- přechody
- hmatové prvky


 
SO 16 Nástupiště

Souřadnicový systém: S-JTSK
Výškový systém: Bpv

Přehled verzí přílohy				
Číslo	Datum	Popis změny	Jméno	Podpis

Zadavatel:	Správa železniční dopravní cesty, státní organizace Dlážděná 1003/7, Praha 1 - Nové Město 110 00 SŽDC s.o., Stavební správa západ Sokolovská 278/1955, Praha 9 190 00	
------------	--	---

Zhotovitel:	PROJEKT servis spol. s r.o. U Elektry 830/2b, Praha 9 - Hloubětín 198 00 IČ: 49823141 tel.: 281 090 860 www.projekt-servis.cz firma@projekt-servis.cz	
-------------	--	---

Wypracoval:	 Ing. Martin Peterka	Kontroloval:	 Ing. Bc. Martin Verner	Odpovědný projektant:	 Bc. Martin Juga	Hlavní inženýr projektu:	 Ing. Miroslava Rollingarová
-------------	--	--------------	--	-----------------------	---	--------------------------	---

KRAJ: JIHOČESKÝ		OKRES: PÍSEK	MěÚ: SEPEKOV
-----------------	--	--------------	--------------

Název akce:	Zvýšení bezpečnosti na přejezdu v km 23,340 Tábor - Písek a rekonstrukce zastávky Sepekov
-------------	--

Obsah:	D.2	STAVEBNÍ ČÁST	Číslo zakázky: ZAK-2018-62		
	D.2.1	Inženýrské objekty		Stupeň: DUSP	
	D.2.1.2	Nástupiště		Datum: 11/2019	
	SO 16	Nástupiště		Měřítko: 1:500	
Příloha:	SITUACE		Formát: 4 x A4		
			Verze: -	Část: D.2.1.2	Č. přílohy: 2.