



REKONSTRUKCE NÁSTUPIŠŤ A ZŘÍZENÍ BEZBARIÉROVÝCH PŘÍSTUPŮ V ŽST. POŘÍČANY  
SO 12-01 NÁSTUPIŠTĚ  
SITUACE - VÝŠKOVÁ ÚPRAVA POKLOPŮ 1:500

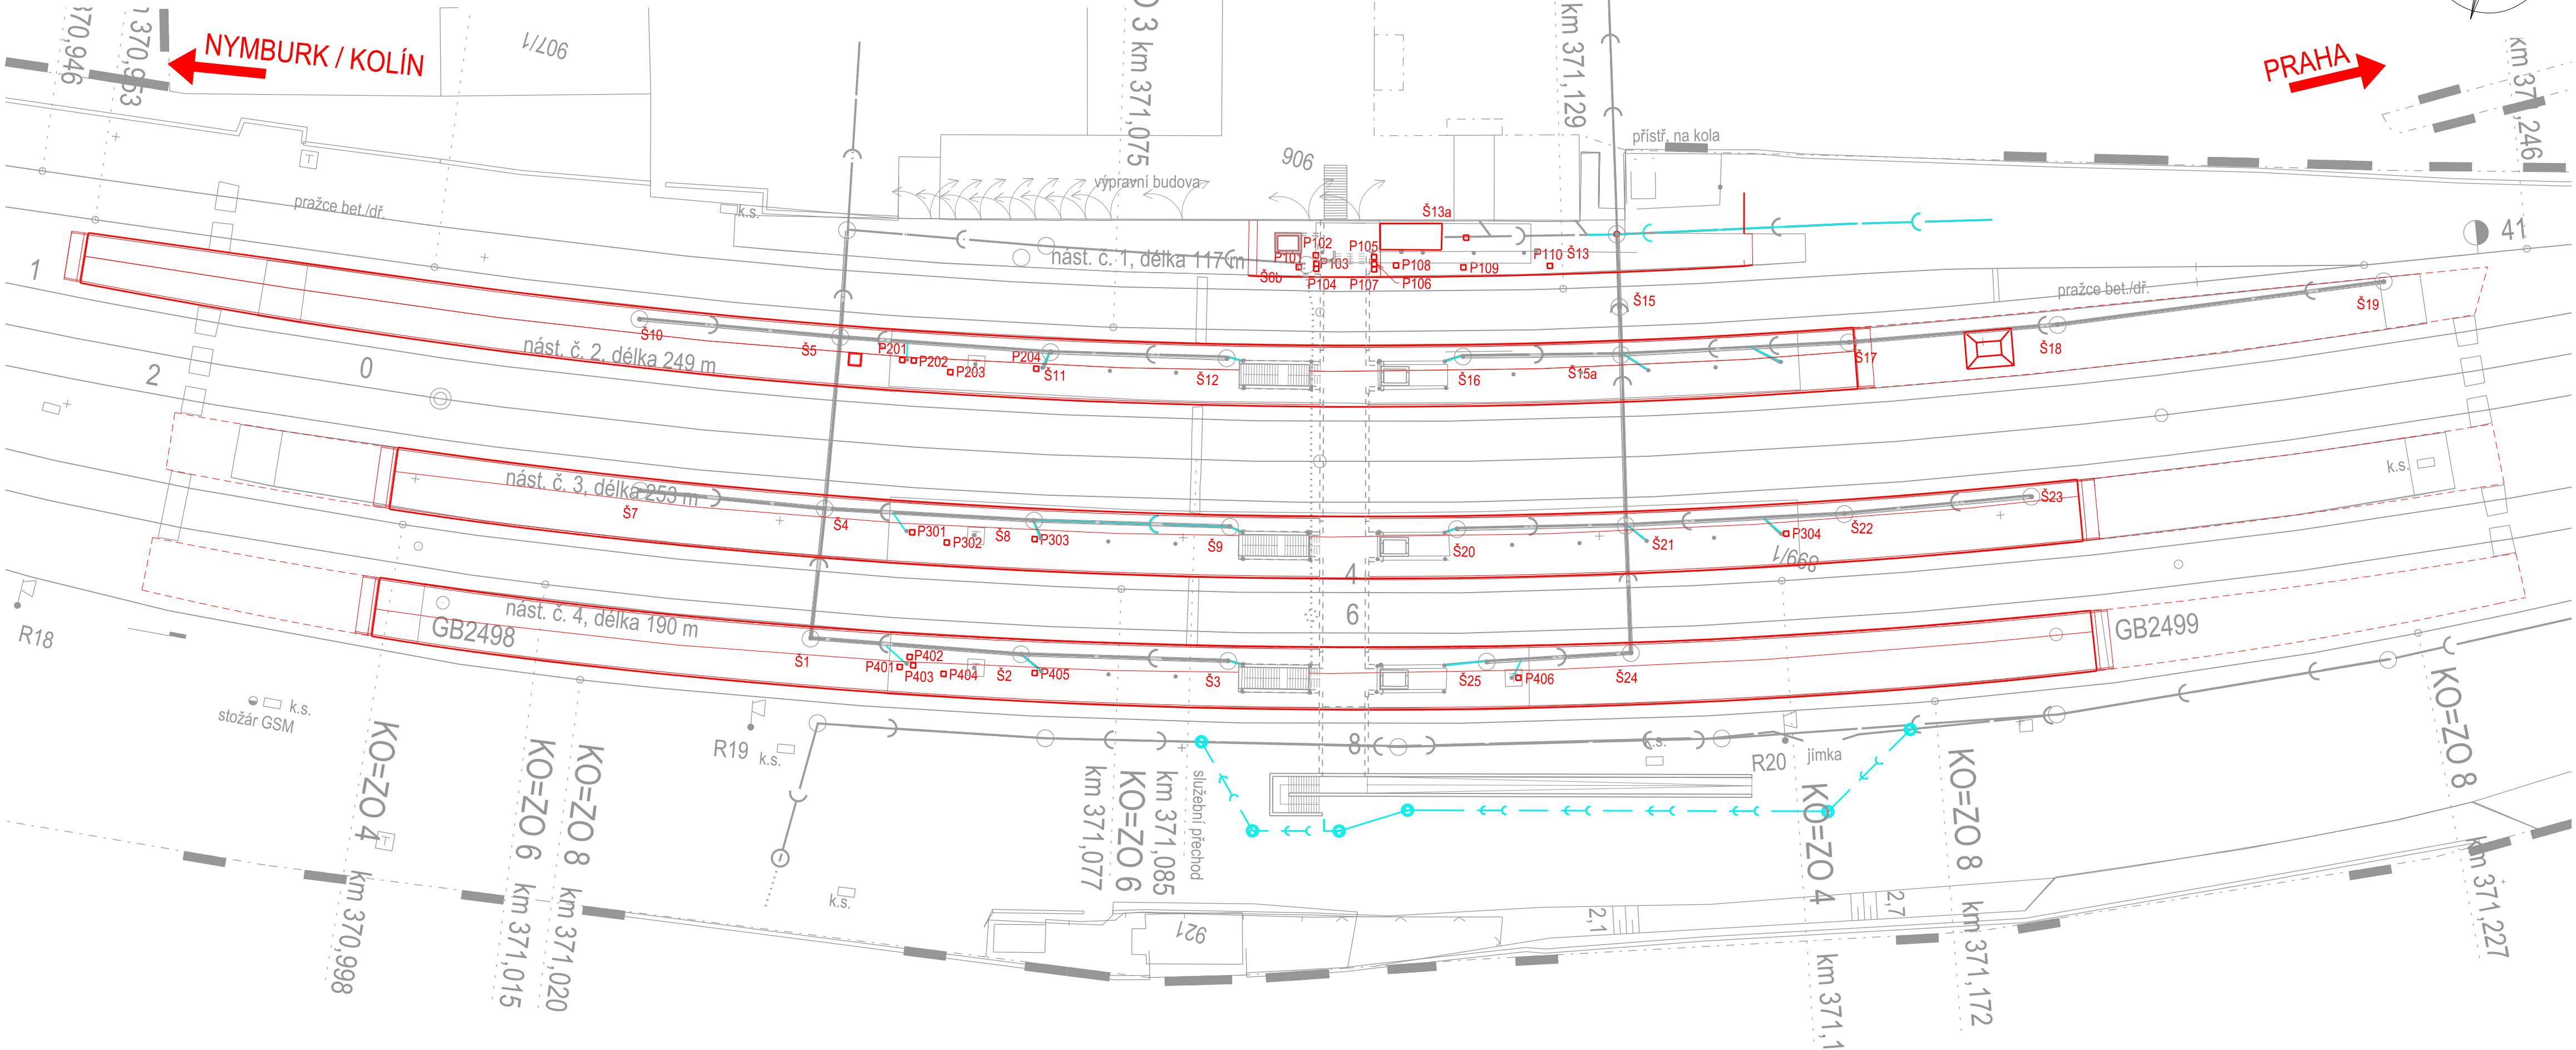

Šachta č.	Stávající výška poklopu	Nová výška poklopu	Zdvih
Š1	206,854	207,045	0,191
Š2	206,923	207,131	0,208
Š3	206,977	207,201	0,224
Š4	206,948	207,109	0,161
Š5	206,825	206,946	0,121
Š6b	206,992	206,965	-0,027
Š7	206,868	207,050	0,182
Š8	207,011	207,169	0,158
Š9	207,087	207,226	0,139
Š10	206,770	206,879	0,109
Š11	206,881	207,023	0,142
Š12	206,947	207,086	0,139
Š13	207,041	207,041	0,000
Š13a	207,021	207,021	0,000
Š15	207,067	206,707	-0,360
Š15a	207,450	207,219	-0,231
Š16	207,014	207,159	0,145
Š17	207,137	207,297	0,160
Š18	207,183	206,542	-0,641
Š19	207,219	206,577	-0,642
Š20	207,146	207,300	0,154
Š21	207,191	207,351	0,160
Š22	207,255	207,416	0,161
Š23	207,298	207,471	0,173
Š24	207,093	207,336	0,243
Š25	207,072	207,294	0,222
Š36	206,838	206,838	0,000

VÝKRES ZADLAŽĎOVACÍHO POKLOPU - JEDNÁ SE O VŠECHNY POKLOPY  
S VÝJÍMKOU Š18 A Š19

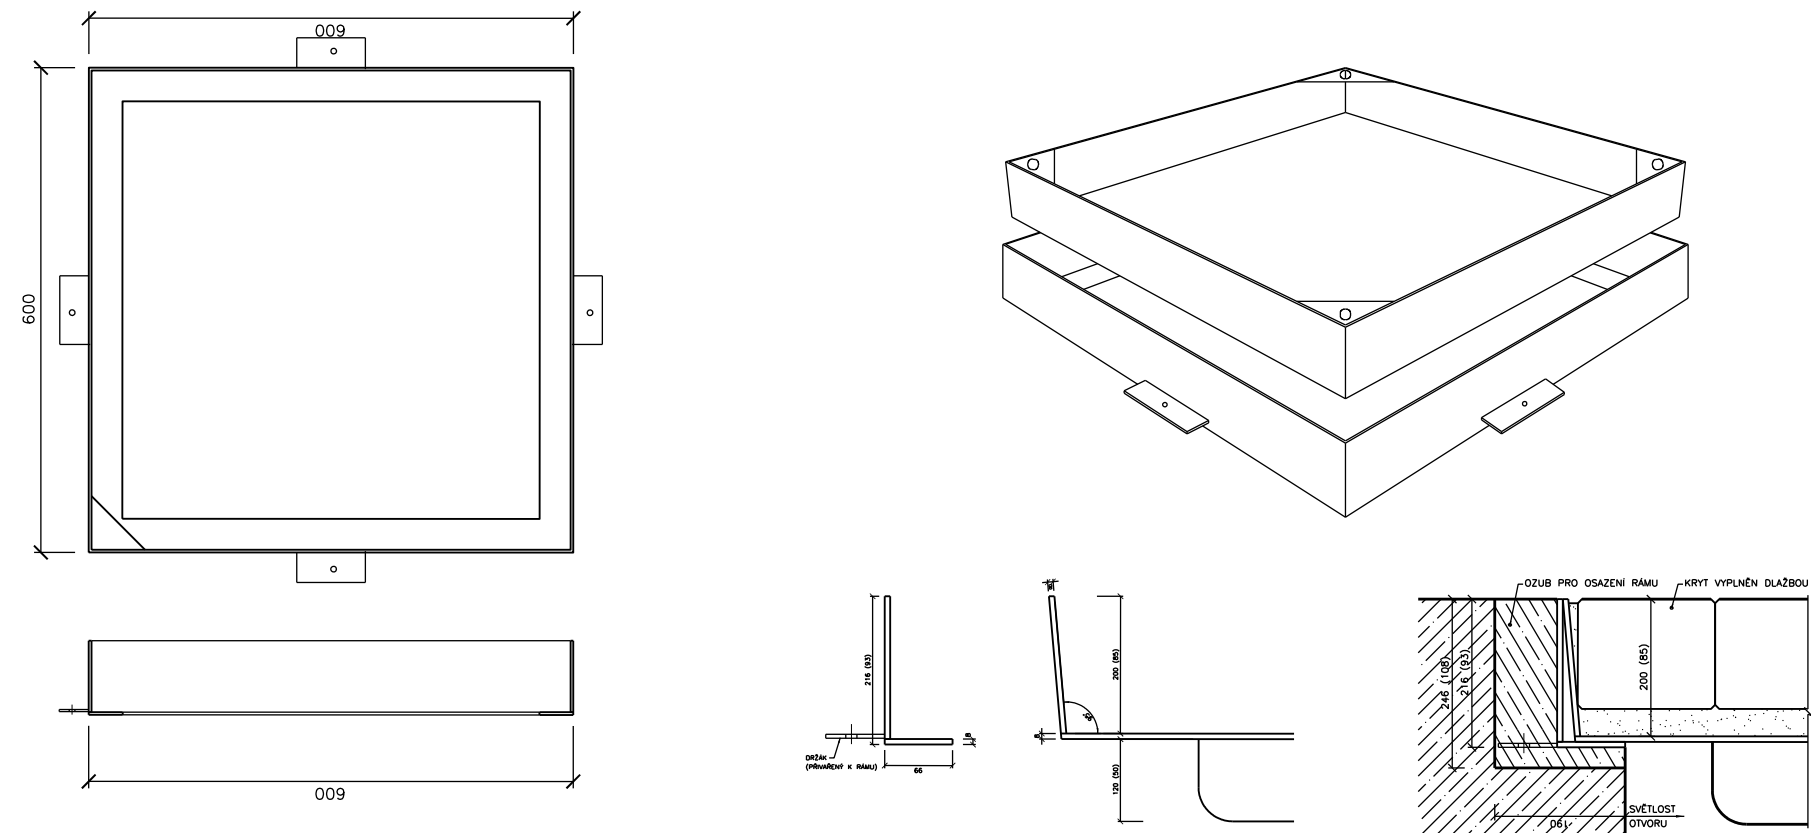

Poklop č.	Stávající výška poklopu	Nová výška poklopu	Zdvih	Poklop č.	Stávající výška poklopu	Nová výška poklopu	Zdvih
P101	206,966	206,971	0,005	P201	206,862	206,997	0,135
P102	206,988	206,950	-0,038	P202	206,850	207,000	0,150
P103	206,980	206,968	-0,012	P203	206,891	206,991	0,100
P104	207,010	206,981	-0,029	P204	206,874	207,039	0,165
P105	206,993	206,974	-0,019	P301	206,945	207,136	0,191
P106	206,998	206,990	-0,008	P302	206,985	207,127	0,142
P107	206,994	207,000	0,006	P303	206,980	207,170	0,190
P108	206,990	207,002	0,012	P304	207,194	207,384	0,190
P109	207,023	207,035	0,012	P401	206,896	207,104	0,208
P110	207,047	207,068	0,021	P402	206,947	207,108	0,161
				P403	206,927	207,112	0,185
				P404	206,955	207,108	0,153
				P405	206,927	207,152	0,225
				P406	207,149	207,313	0,164

PO PŘIPOMÍNKÁCH 11/2016

VÝŠKOVÝ SYSTÉM BpV SOUŘADNICOVÝ SYSTÉM S-JTSK

Číslo změny:	Obsah změny:	Datum změny:
01	-	-
02	-	-
03	-	-

Objednatel:	Správa železniční dopravní cesty, státní organizace Dlážděná 1003/7, 110 00 Praha 1
	Stavební správa západ Sokolovská 278/1955, 190 00 Praha 9

Generální projektant:	SUDOP PRAHA a.s. Olšanská 1a, 130 80 Praha 3 tel.: +420 267 094 111 e-mail: praha@sudop.cz	Hlavní inženýr projektu: JAROSLAV SOUMAR Garant profese: -
-----------------------	---	---

Středisko: PROJEKTOVÉ STŘEDISKO PLZEŇ	Vedoucí střediska: ING. OTA HELLER	Opovědný projektant SO, JO, PS: ING. JAN VOŽECH	Vypracoval: ING. JAN VOŽECH	Kontroloval: ING. LUKÁŠ PÁŇÍK
--	---------------------------------------	--	--------------------------------	----------------------------------

Název akce: <b>REKONSTRUKCE NÁSTUPIŠŤ A ZŘÍZENÍ BEZBARIÉROVÝCH PŘÍSTUPŮ V ŽST. POŘÍČANY</b>	Číslo smlouvy: 16-155.230
Část: NÁSTUPIŠTĚ	Projektový stupeň: PROJEKT
SO 12-01 NÁSTUPIŠTĚ	Datum: 10/2016
Název přílohy:	Číslo části: E.1.2.1
	Měřítko: 1:500
	Počet formátů: 6 x A4
	Číslo přílohy: 9