



PŮDORYS 1.NP

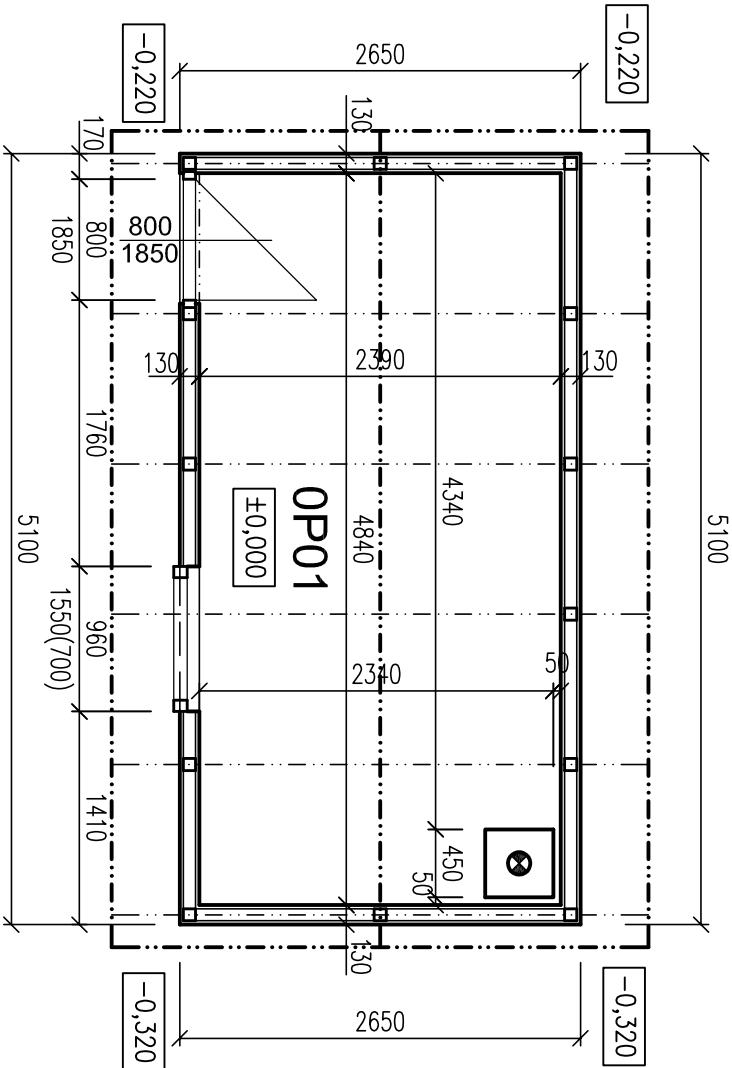


ŘEZ A - A

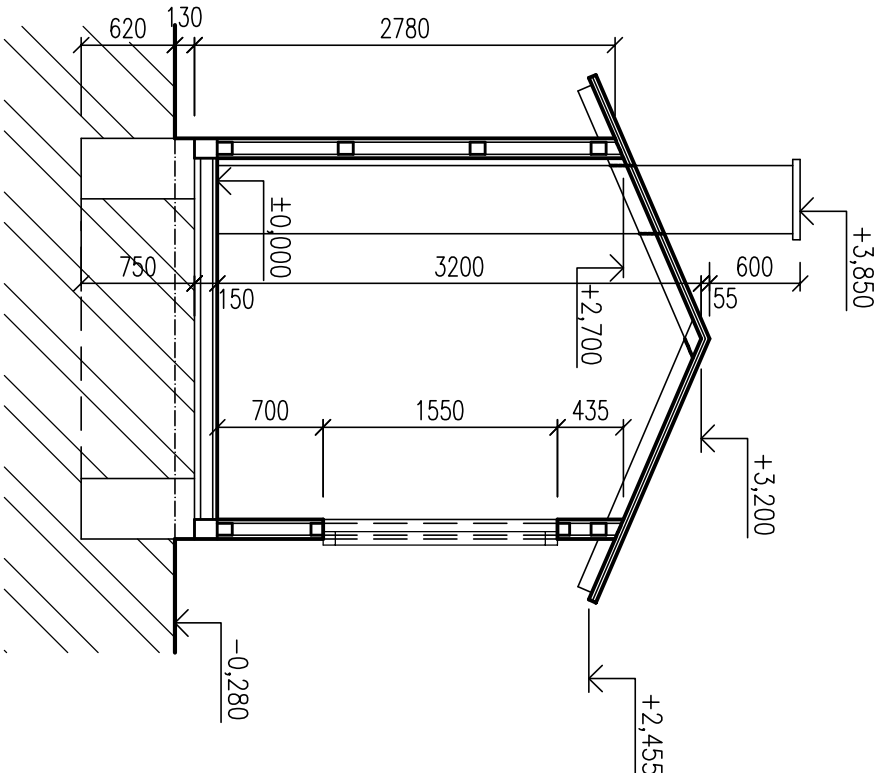

LEGENDA HMOT

STÁVAJÍCÍ KONSTRUKCE

ODPOVĚDNÝ PROJ. Ing. Vladimír MUSIL		VYPRACOVAL Ing. Vladimír MUSIL	KONTROLOVAL Ing. Ivo Vašulka	<div></div> <div>Správa železniční dopravní cesty</div>
SPRÁVA ŽELEZNIČNÍ DOPRAVNÍ CESTY STATNÍ ORGANIZACE				
Oblastní ředitelství Brno, Kounicova 26, 611 43 BRNO				
ÚTULKY NEDVĚDICE, JABLOŇOV				
k.ú. Věžná na Moravě (781380), par.č. 1911				
ÚTULEK JABLOŇOV - PŮDORYS 1.NP, ŘEZ A - A				
MĚŘÍTKO: 1:50		VÝKRES ČÍSLO: 101		