




PŮDORYS
MĚŘÍTKO 1:50

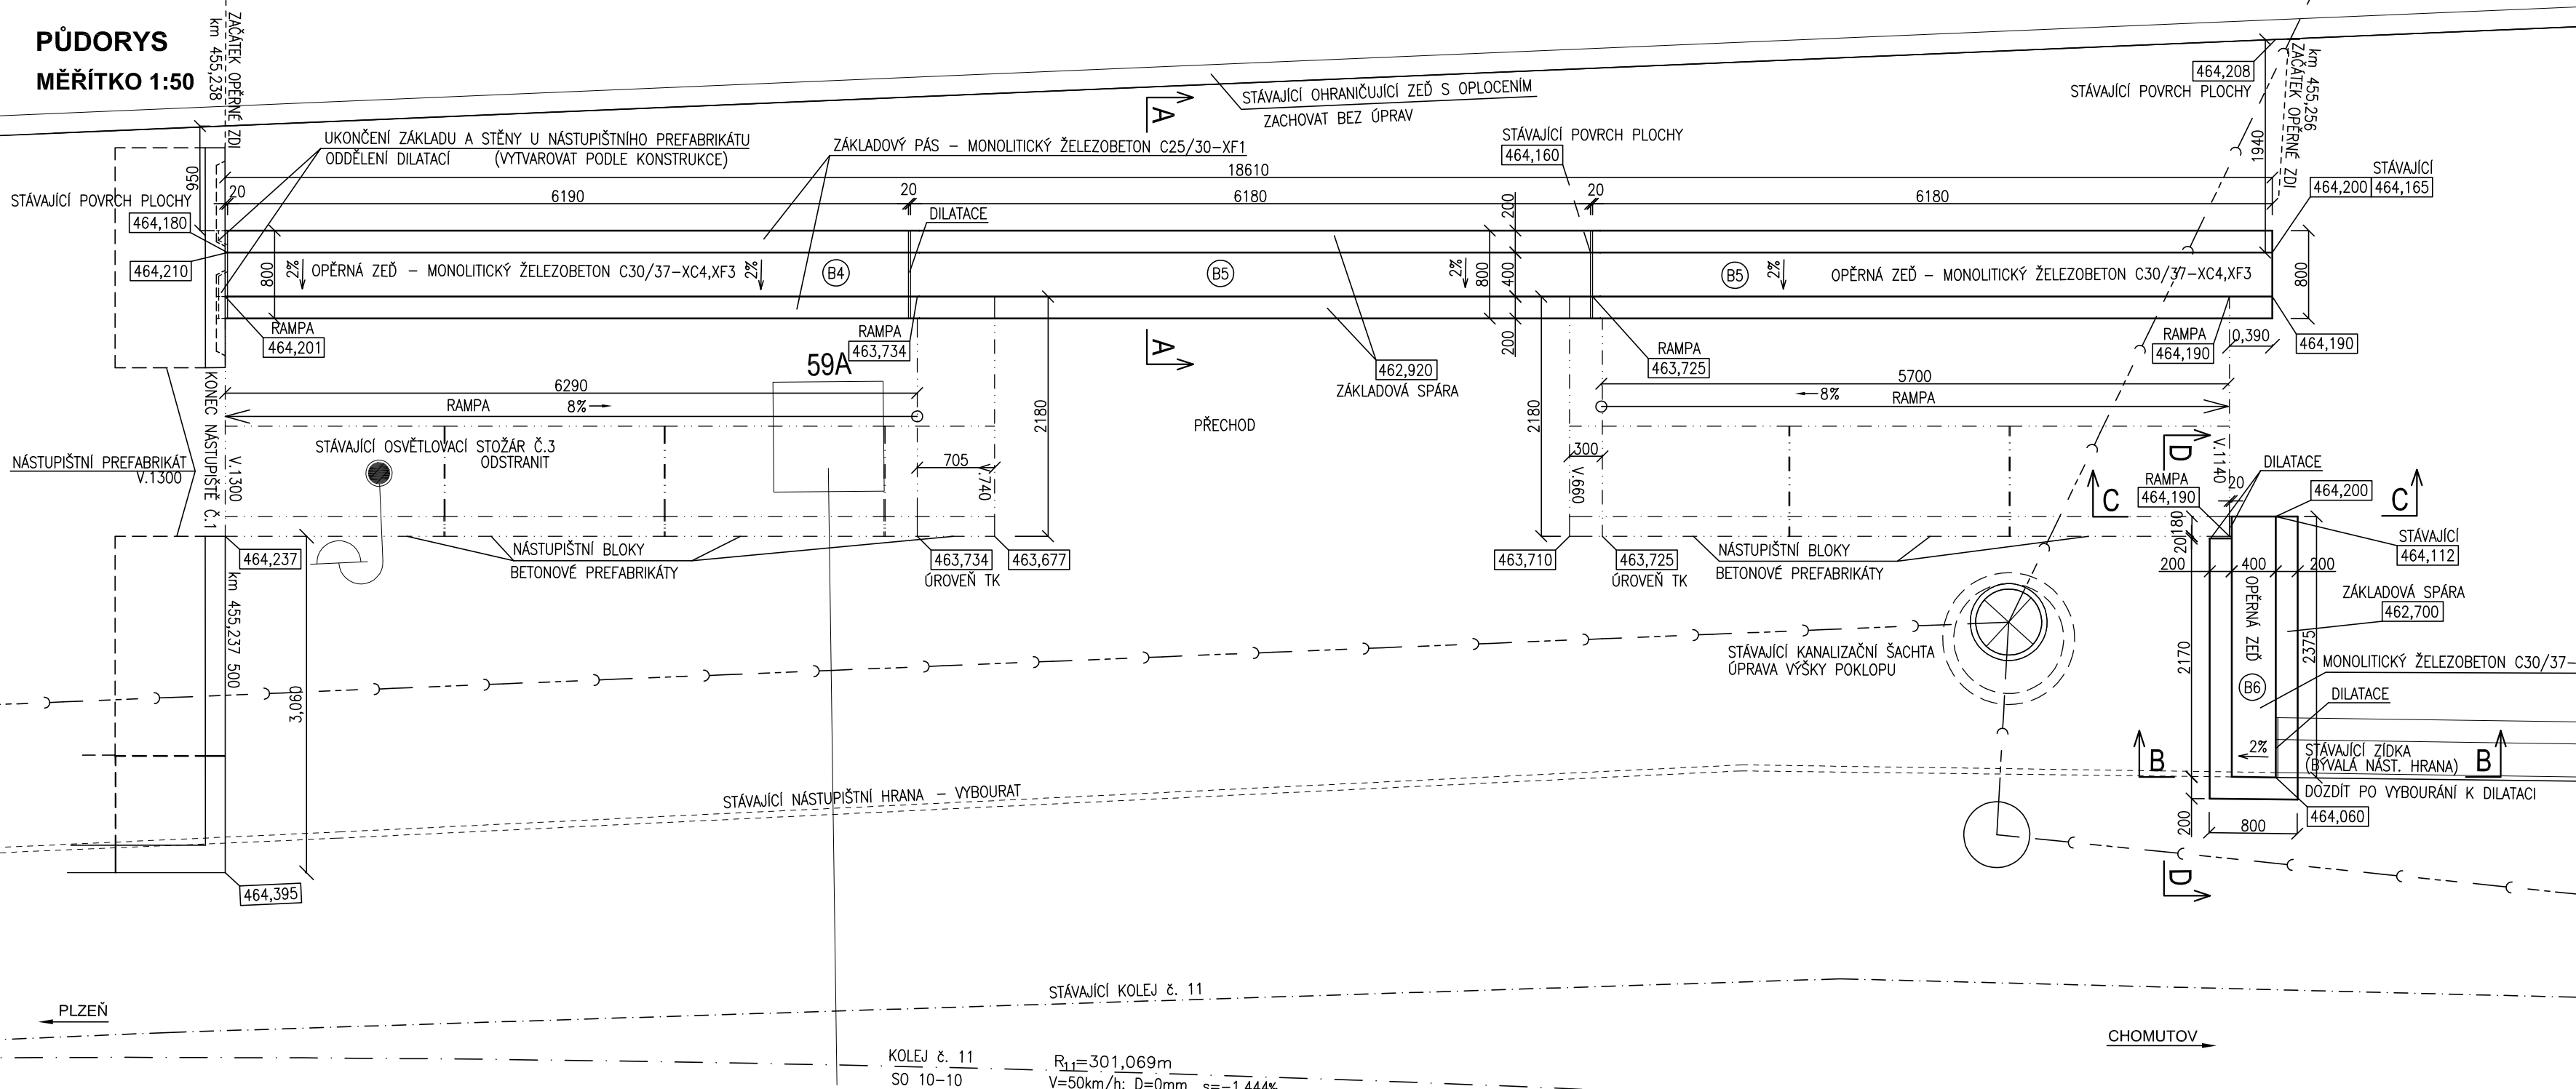


POHLED OD KOLEJE Č.11
MĚŘÍTKO 1:50

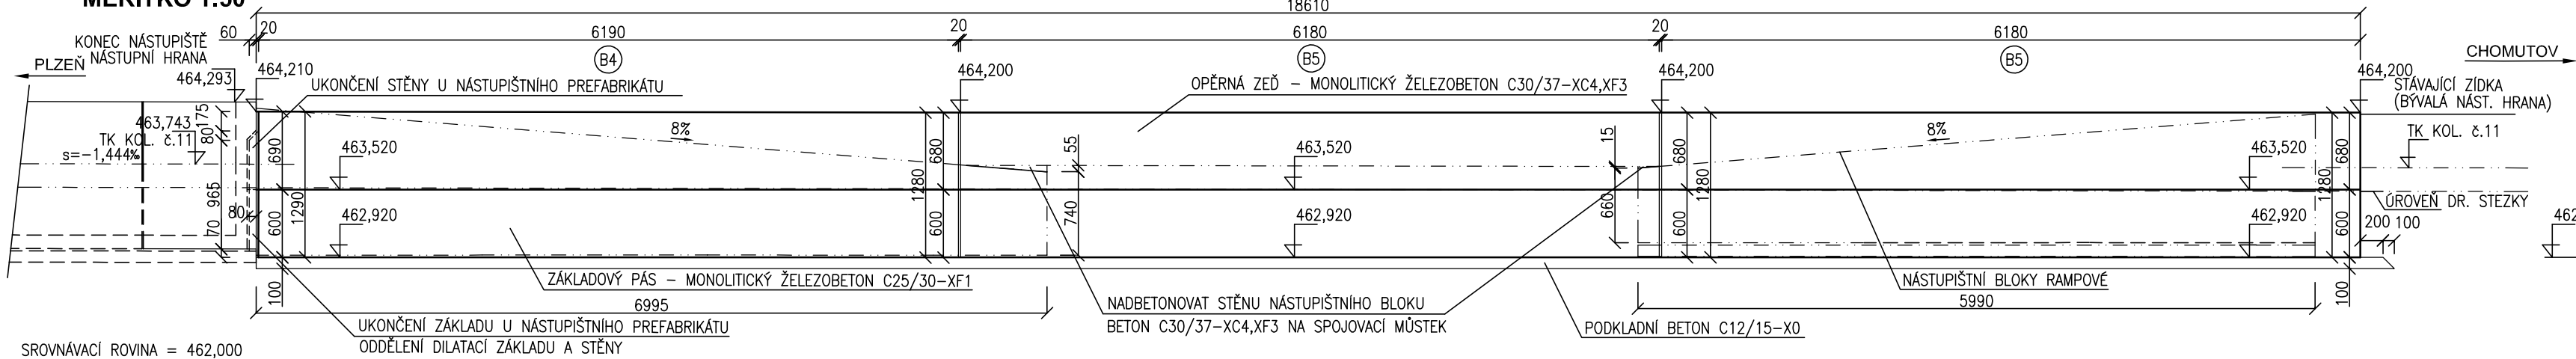


PŘÍČNÝ ŘEZ A-A
MĚŘÍTKO 1:50

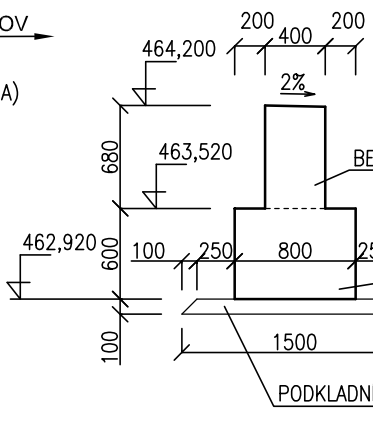


PŘÍČNÝ ŘEZ B-B
MĚŘÍTKO 1:50

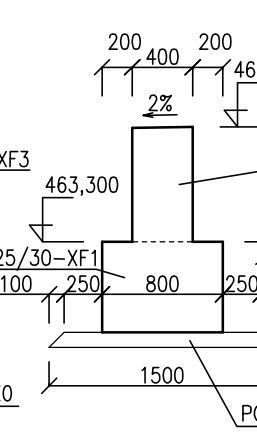

PŘÍČNÝ ŘEZ C-C
MĚŘÍTKO 1:50

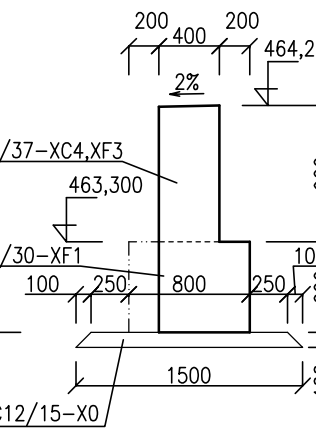

POHLED D-D
MĚŘÍTKO 1:50

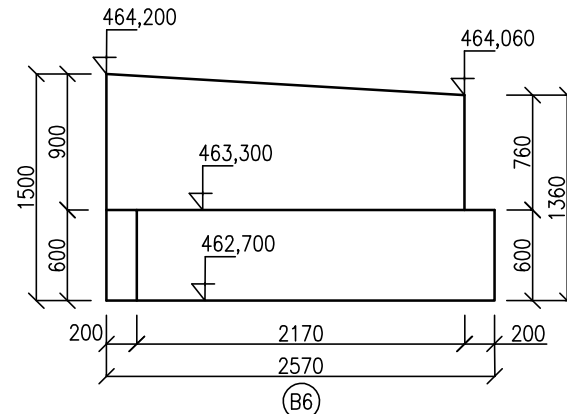

SO 10-20 Nástupiště č. 1

Odpovědný projektant:	Ing. Miroslav Novák	
Vypracoval:	Ing. Zdeněk Zeman	
Kontroloval:	Ing. Miroslav Novák	
Objednatel:	Správa železniční dopravní cesty, státní organizace Dlážděná 1003/7, 110 00 Praha 1	
Stavba:	Modernizace ŽST Cheb	
Číslo projektu:		
Datum:		
Stupeň:		
Měřítko:	1 : 50	
Část:	E.1.2	Číslo výkresu: 8.2
TVAR OPĚRNÝCH ZÍDEK - SMĚR CHOMUTOV		