



PŮDORYS 1.NP
M1:50

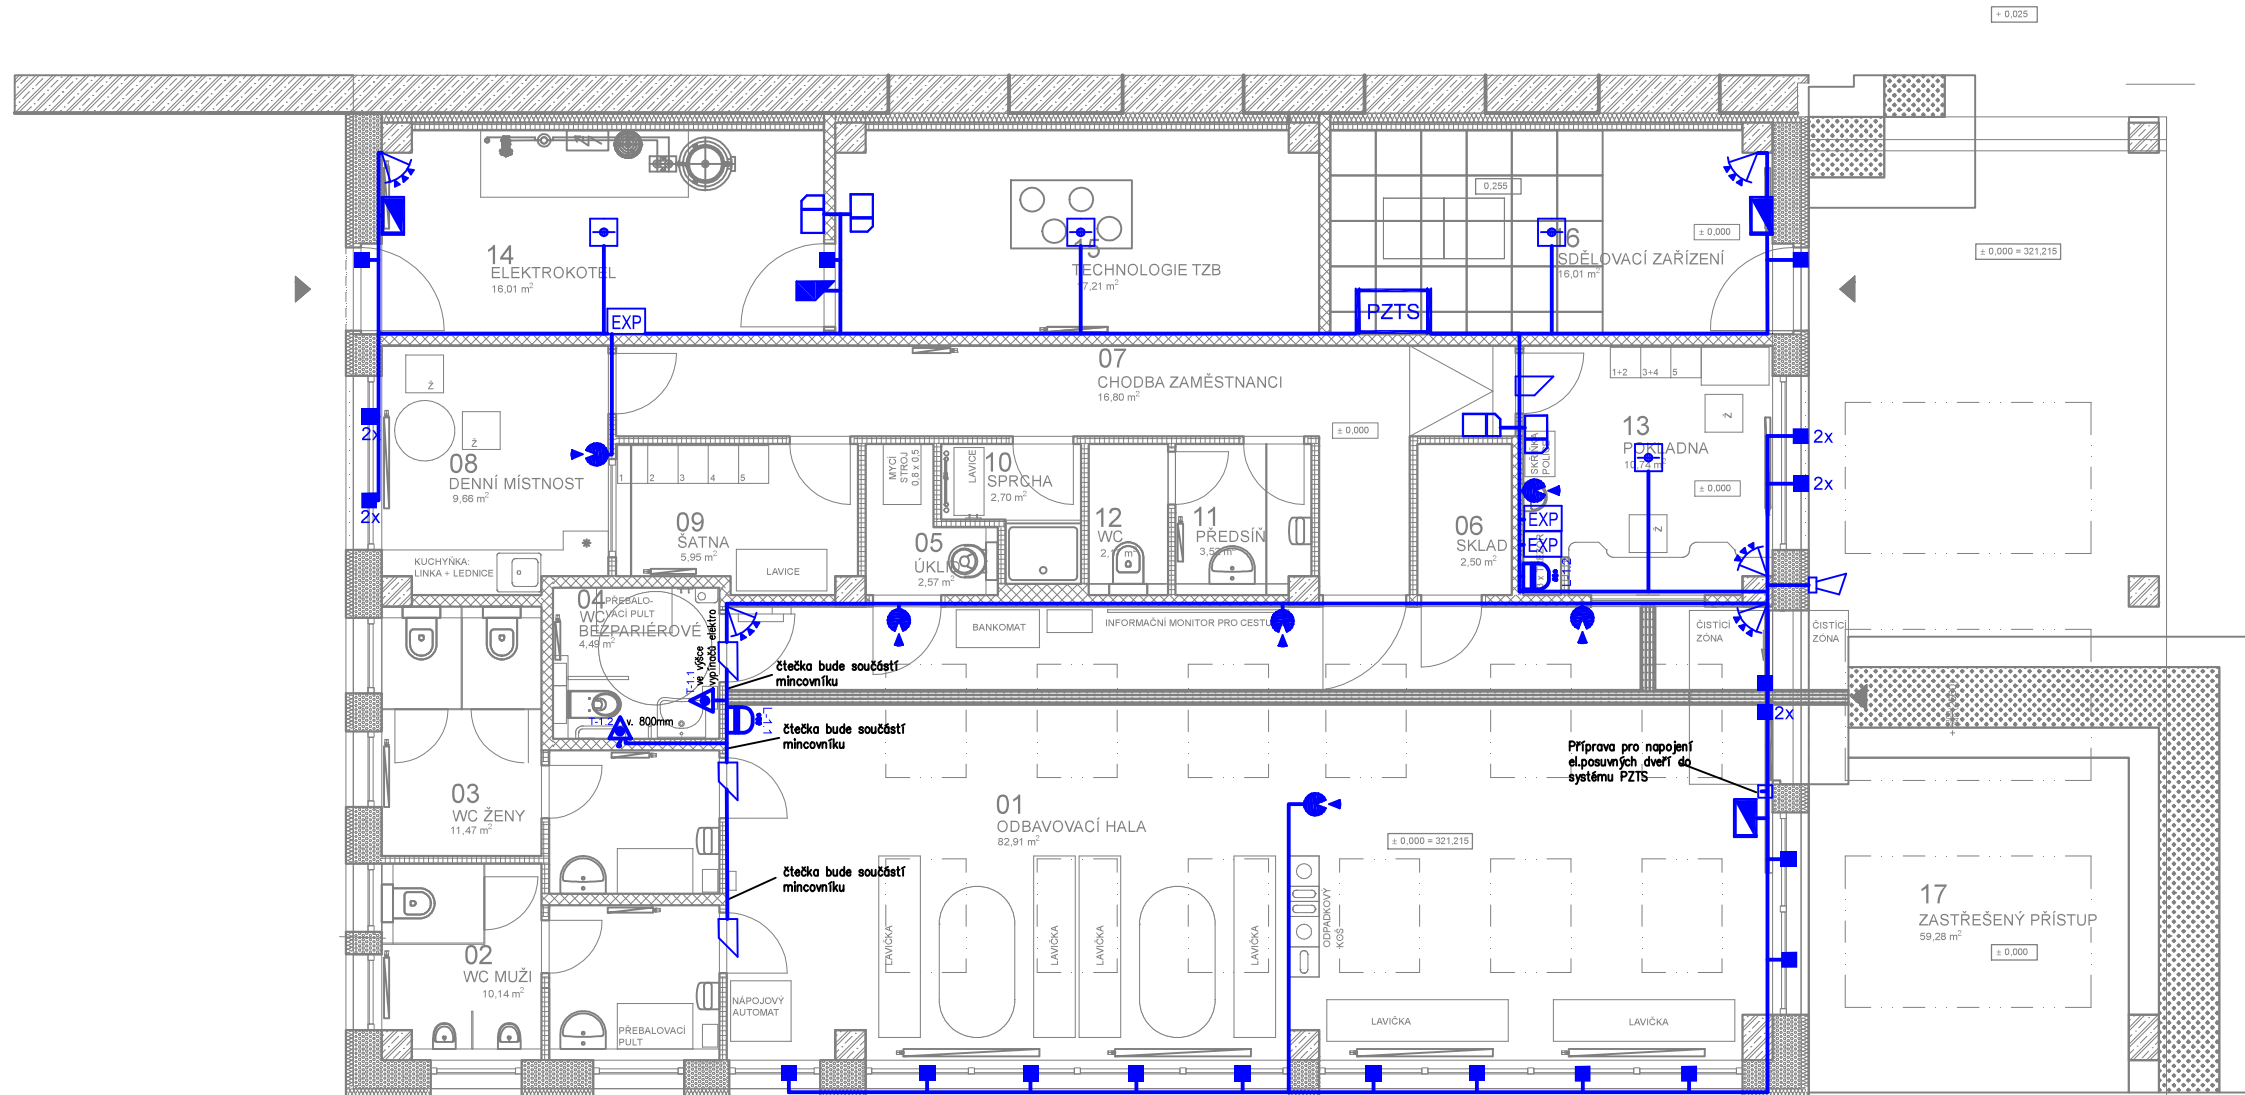

LEGENDA ZNAČEK			
Značka	Popis značky	Značka	Popis značky
	ústředna PZTS s příslušenstvím		magnetický kontakt
	ovládací klávesnice se čtecí hlavou		prostorový detektor
	bezkontaktní čtečka		detektor tříštění skla
	elektromechanický zámek		expander (8 zón)
	elektrický dveřní otvírač		požární detektor
	venkovní siréna		resetovací tlačítko
	opticko – akustická signalizace		tísňové přivolávací tlačítko tahové

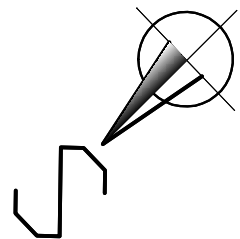

EVROPSKÁ UNIE
Evropské strukturální a investiční fondy
Operační program doprava

Ministerstvo dopravy
Státní fond dopravní
infrastruktury



PS 24-04

Číslo změny:	Obsah změny:	Datum změny:
01	-	-
02	-	-
03	-	-

Objednatel:	Správa železnic, státní organizace Dlážděná 1003/7, 110 00 Praha 1
	Stavební správa západ Sokolovská 278/1955, 190 00 Praha 9

Sdružení: „SEU + SP+PROJS_Kyjice-Chomutov_DSP“			
--	--	--	--

Zpracovatel části:		Hlavní inženýr projektu: ING. IVAN GRISA
	SUDOP EU a.s. Olšanská 1a, 130 80 Praha Tel.: +420 267 094 305 E-mail: info@sudopeu.cz	Garant profese: -

Středisko:	STOSMOL, s.r.o. U Cukrovaru 809/4, 400 07 Ústí nad Labem IČ: 286 95 097 tel.: 725 881 561 www.stosmol.cz	
------------	--	--

Vedoucí střediska: ING. VLADIMÍR HADRABA	Odpovědný projektant SO, IO, PS: ONDŘEJ TACLÍK	Vypracoval: ONDŘEJ TACLÍK	Kontroloval: ING. VLADIMÍR HADRABA
---	---	------------------------------	---------------------------------------

Název akce:	Číslo smlouvy: 19-010.640
REKONSTRUKCE TRATI V ÚSEKU KYJICE - CHOMUTOV	Projektový stupeň: DSP
Název PS/SO: D.1.2 Železniční sdělovací zařízení D.1.2.4 Elektrická požární a zabezpeč. signalizace (EPS,EZS) PS 24-04 Zast. Jirkov zastávka, EZS	Datum: 10 / 2019
Název přílohy:	Číslo části: D.1.2.4
	Měřítko: 1:100
	Počet formátů: 3xA4
Půdorys 1.NP (Zast. Jirkov zastávka)	Číslo přílohy: 02